




IMPLANTACIÓN BLOQUE BL-12M A
ESC. 1 : 500

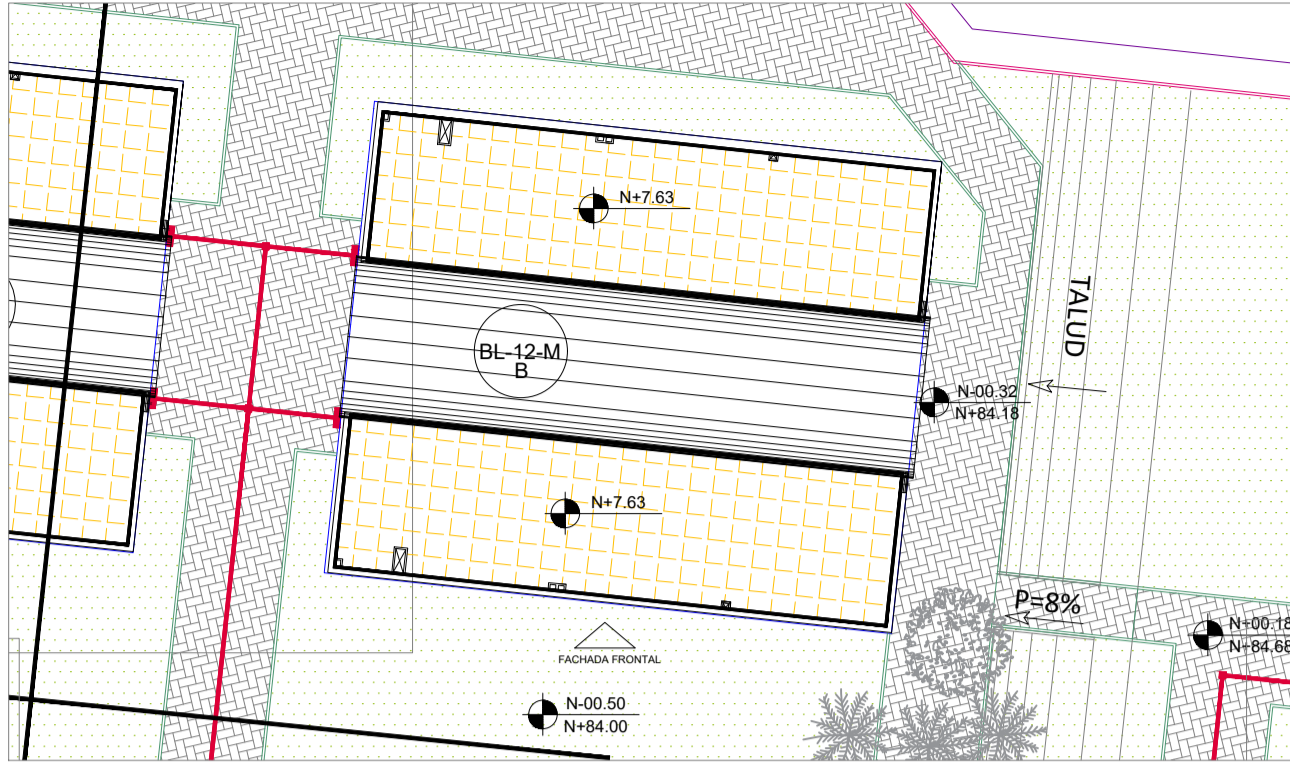

IMPLANTACIÓN BLOQUE BL-12M B
ESC. 1 : 500

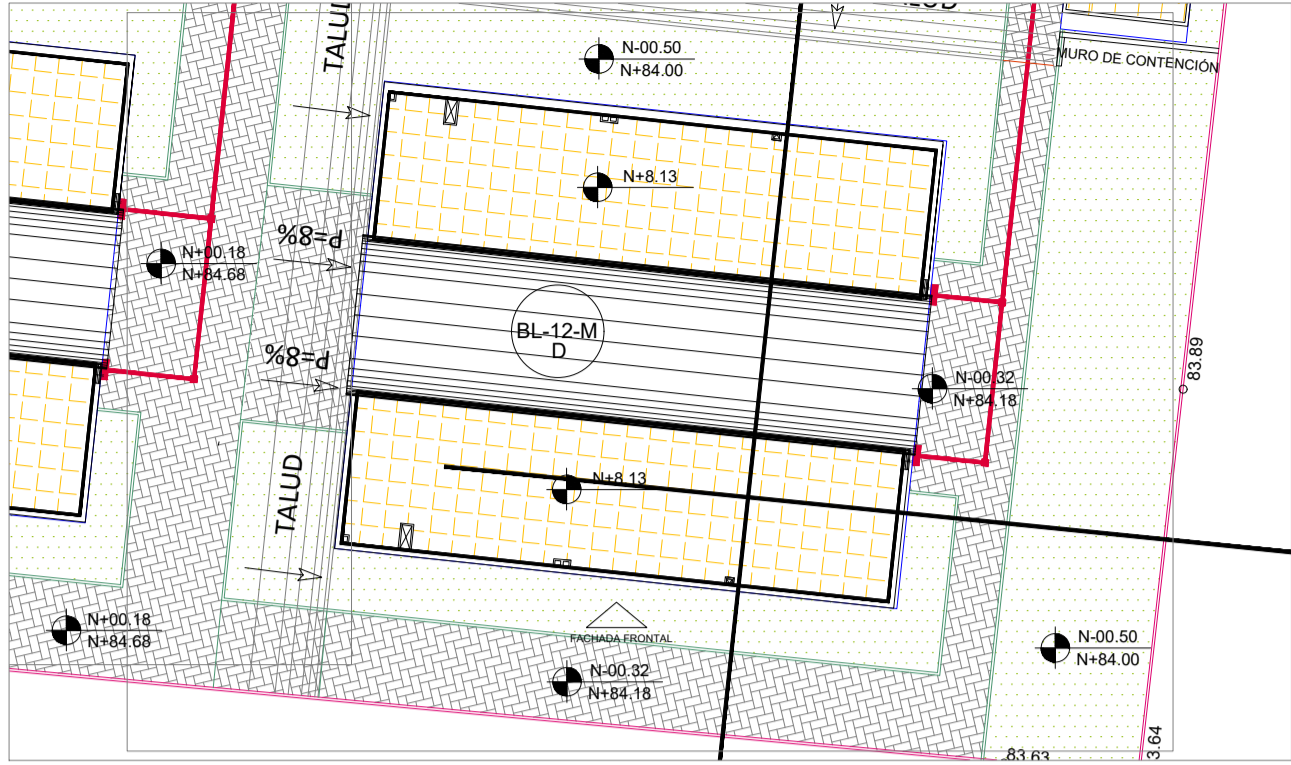

IMPLANTACIÓN BLOQUE BL-12M C
ESC. 1 : 500

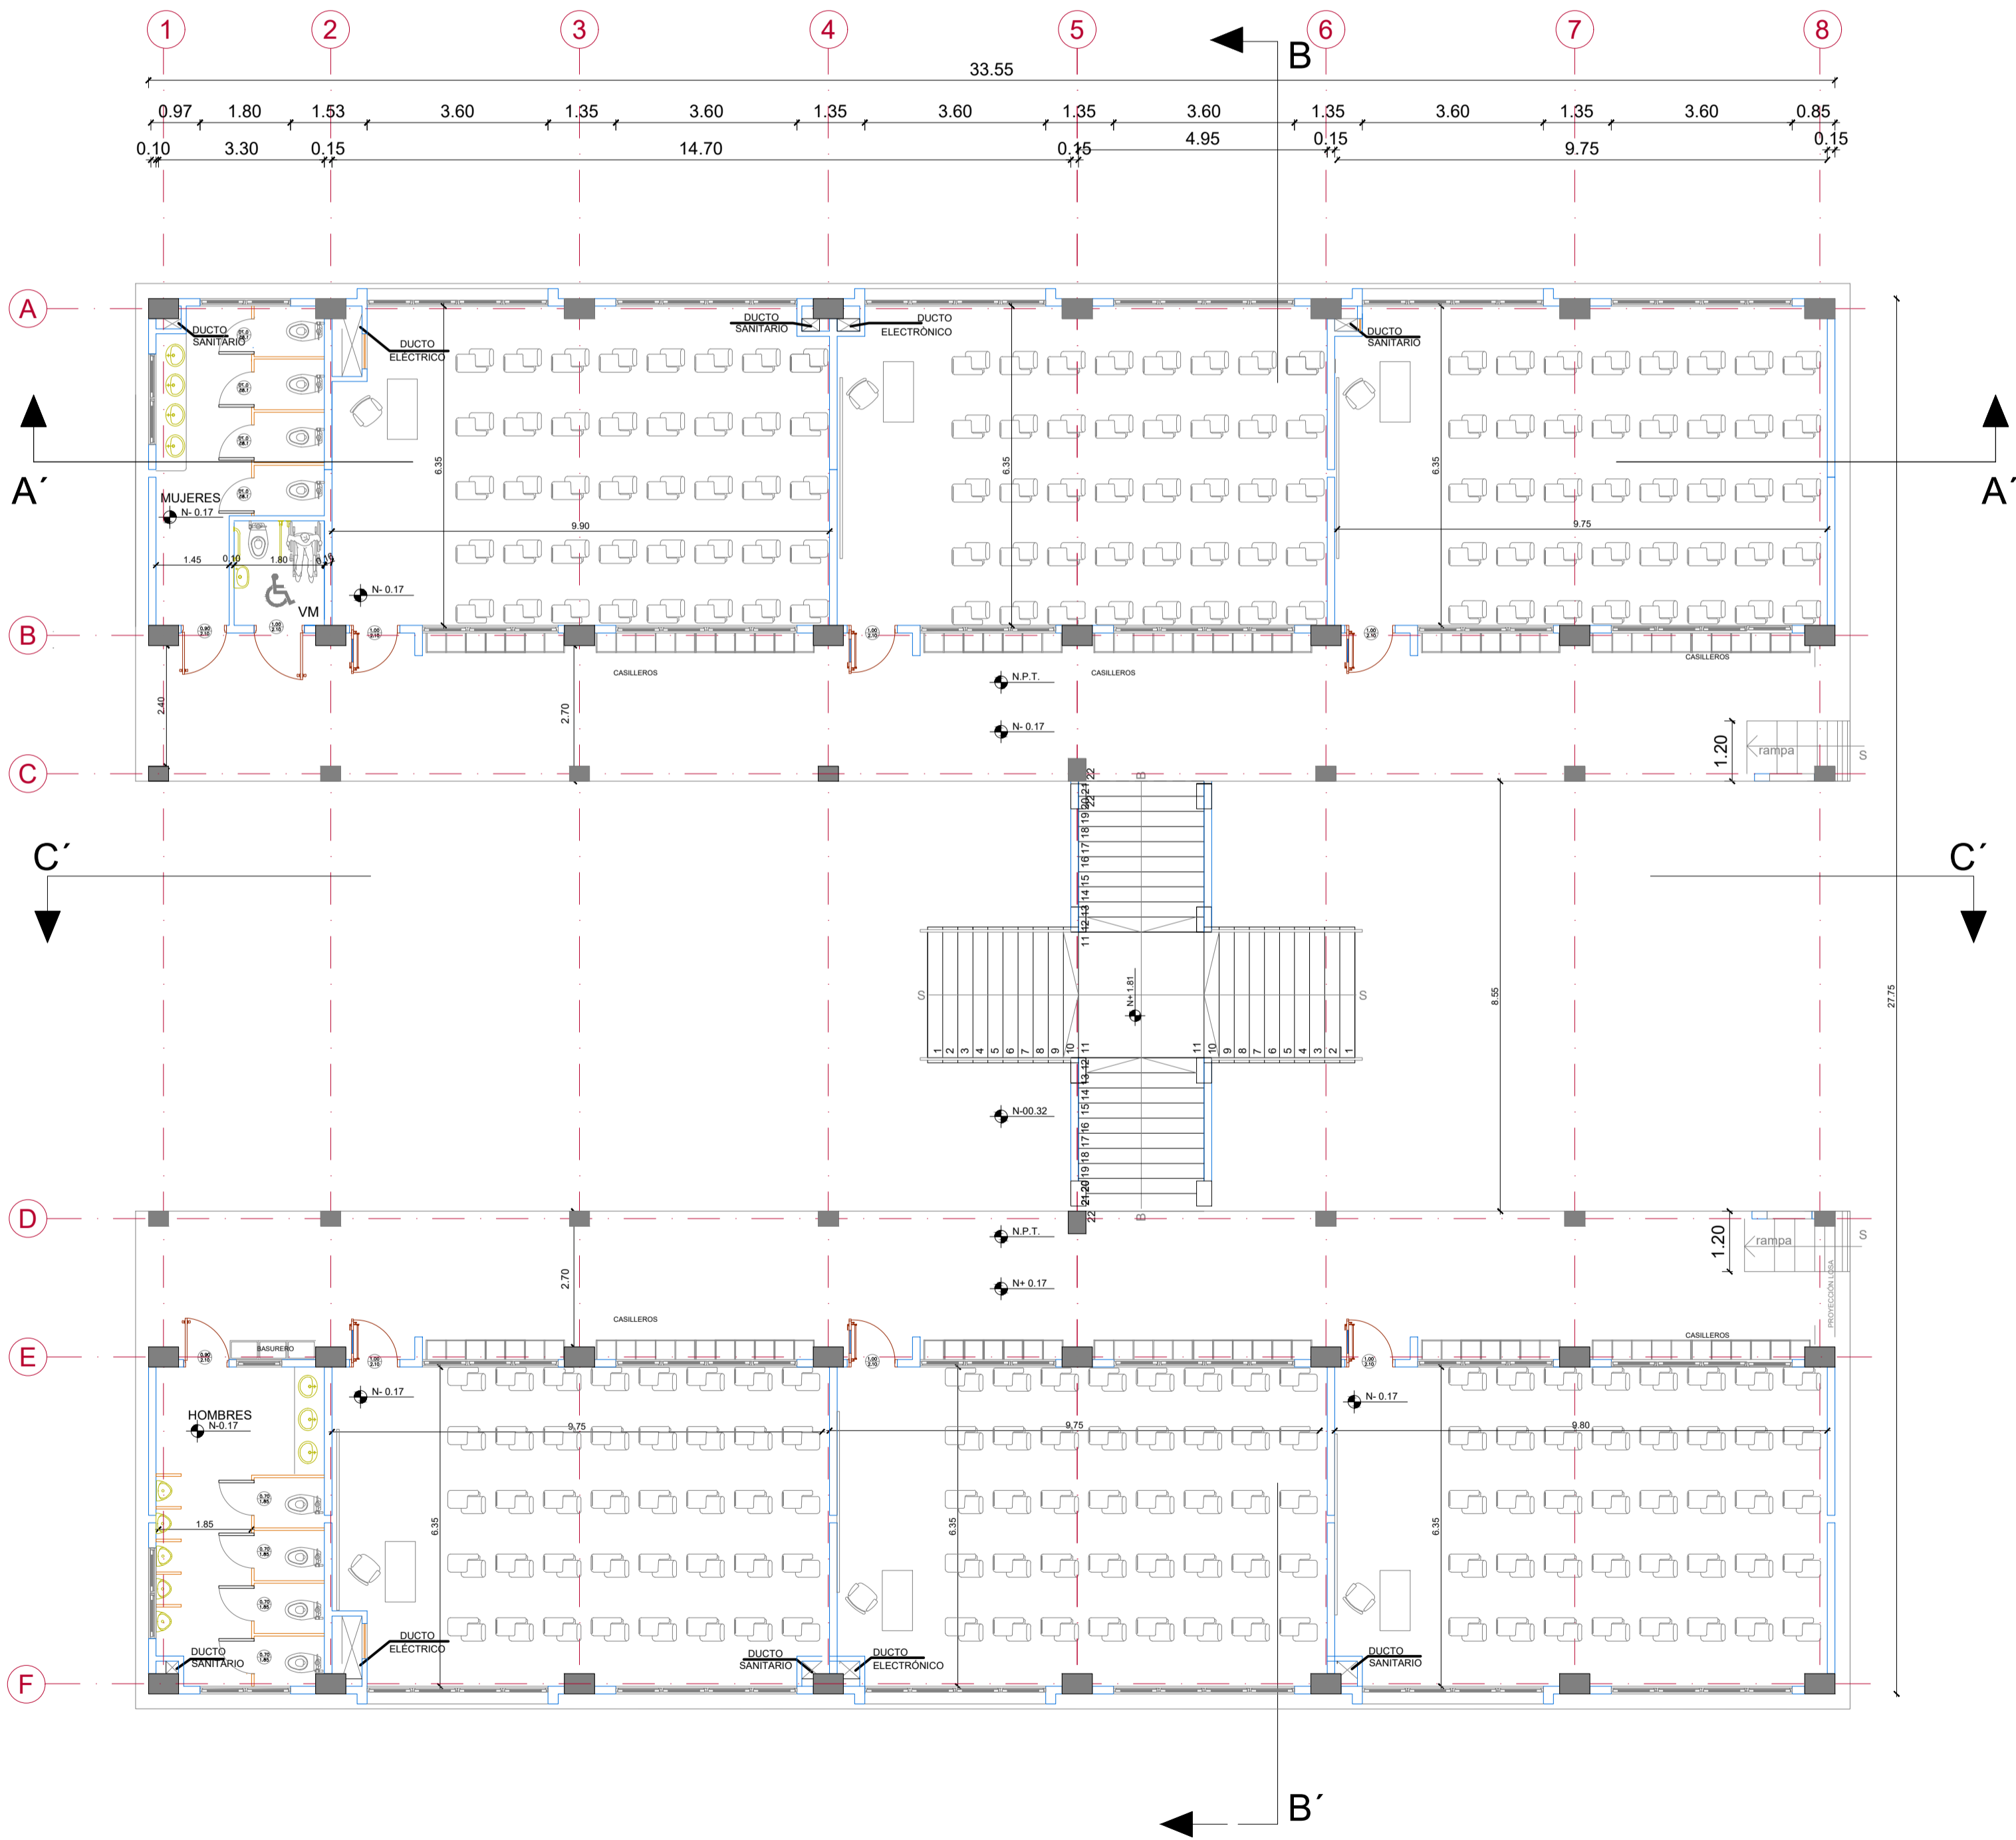

PLANTA BAJA
ESCALA 1:100

MINISTERIO DE EDUCACIÓN




RESPONSABLES:

ARQ. NELSON CAMPOS VINUEZA
DIRECTOR DE PROYECTO
TÉCNICAS CBB S.A.

ING. HERNÁN ERAZO
ADMINISTRADOR DE CONTRATO
#BIRF-8542-SBCC-CF-2018-030

ARQ. JAVIER ROMERO
ARQUITECTO DISEÑADOR
TÉCNICAS CBB S.A.

ARQ. MAURICIO NIETO
ESPECIALISTA ARQUITECTÓNICO
MINEDUC

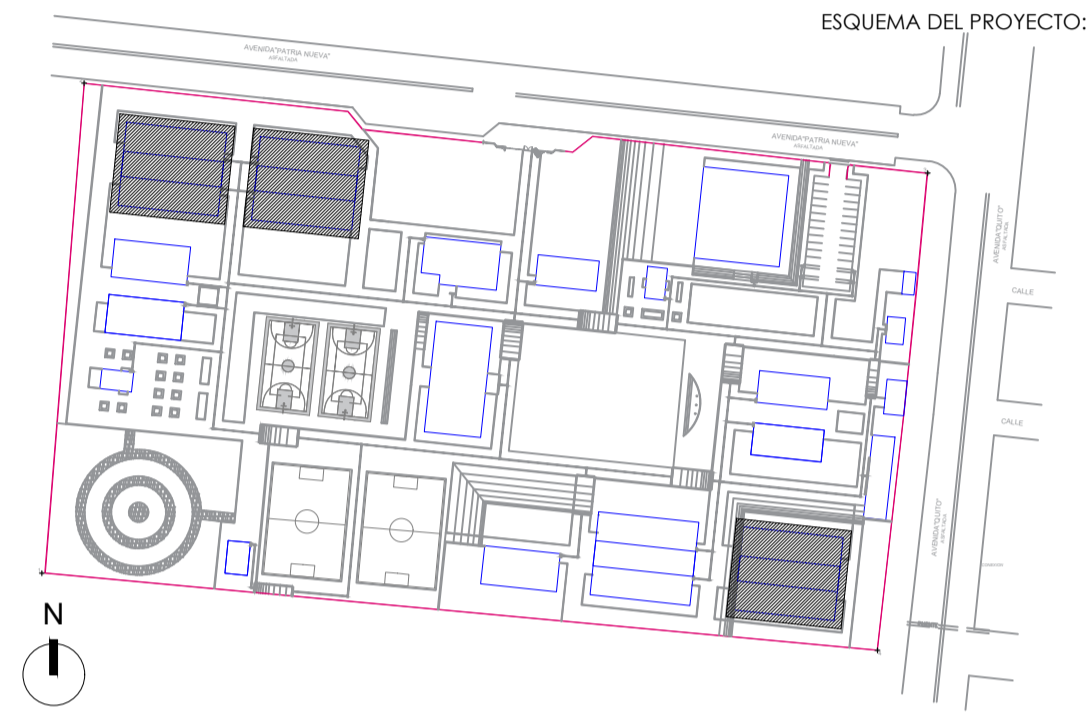

PROYECTO: BIRF-8542-SBCC-CF-2018-030

CONSULTORÍA "INTERVENCIÓN EN LA INFRAESTRUCTURA EXISTENTE Y PROPUESTA PARA LA REPOTENCIACIÓN DE LA UNIDAD EDUCATIVA NICOLÁS INFANTE DÍAZ, UBICADA EN EL CANTÓN QUEVEDO PROVINCIA DE LOS RÍOS Y UNIDAD EDUCATIVA QUEVEDO UBICADA EN EL CANTÓN QUEVEDO PROVINCIA DE LOS RÍOS."

UNIDAD EDUCATIVA: UNIDAD EDUCATIVA QUEVEDO

CANTÓN: QUEVEDO	PROVINCIA: LOS RÍOS
-----------------	---------------------

CONTIENE: FASE IV PROYECTO ARQUITECTÓNICO PLANOS ARQUITECTÓNICOS

BLOQUE 12 AULAS
PLANTA ARQUITECTÓNICA BLOQUE BL-12M A, B Y D

ESCALA: INDICADAS	FECHA: 2019	LÁMINA N.º AR-31
-------------------	-------------	------------------

SELLOS MUNICIPALES: