


PLANTA ALTA
ESCALA 1:100



RESPONSABLES:

ARQ. NELSON CAMPOS VINUEZA DIRECTOR DE PROYECTO TÉCNICAS CBB S.A.	ING. HERNÁN ERAZO ADMINISTRADOR DE CONTRATO #BIRF-8542-SBCC-CF-2018-030
ARQ. JAVIER ROMERO ARQUITECTO DISEÑADOR TÉCNICAS CBB S.A.	ARQ. MAURICIO NIETO ESPECIALISTA ARQUITECTÓNICO MINEDUC

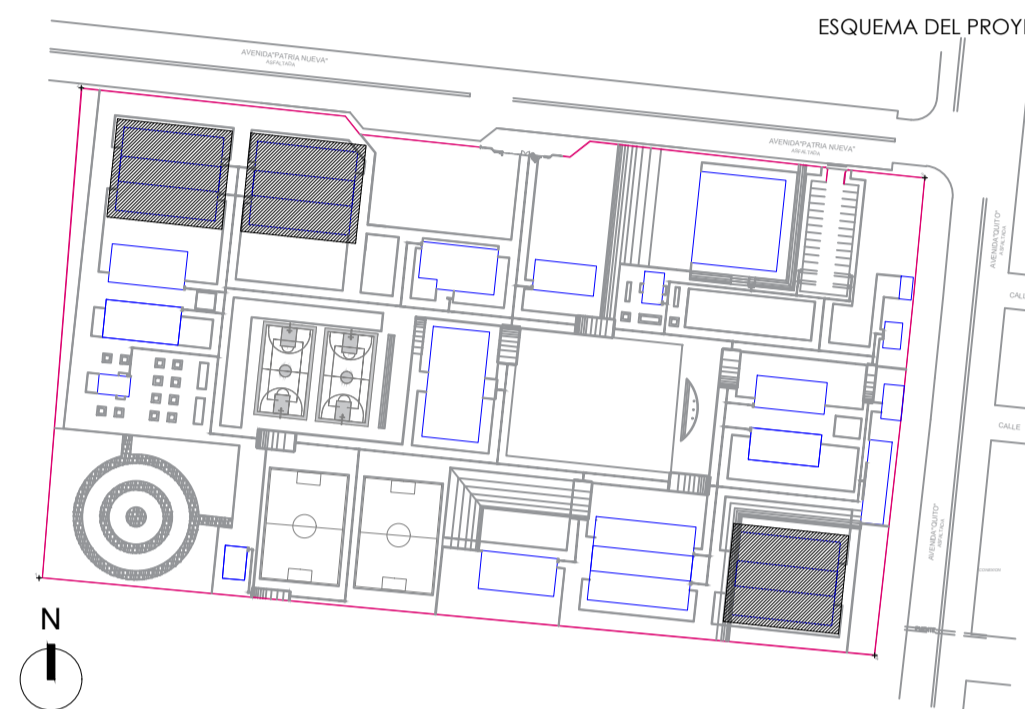

PROYECTO: BIRF-8542-SBCC-CF-2018-030

CONSULTORÍA "INTERVENCIÓN EN LA INFRAESTRUCTURA EXISTENTE Y PROPUESTA PARA LA REPOTENCIACIÓN DE LA UNIDAD EDUCATIVA NICOLÁS INFANTE DÍAZ, UBICADA EN EL CANTÓN QUEVEDO PROVINCIA DE LOS RÍOS Y UNIDAD EDUCATIVA QUEVEDO UBICADA EN EL CANTÓN QUEVEDO PROVINCIA DE LOS RÍOS."

UNIDAD EDUCATIVA: UNIDAD EDUCATIVA QUEVEDO

CANTÓN: QUEVEDO	PROVINCIA: LOS RÍOS
-----------------	---------------------

CONTIENE: FASE IV PROYECTO ARQUITECTÓNICO
PLANOS ARQUITECTÓNICOS

BLOQUE 12 AULAS
PLANTA ARQUITECTÓNICA BLOQUE BL-12M A, B Y D

ESCALA: INDICADAS	FECHA: 2019	LÁMINA N.º AR-32
-------------------	-------------	------------------

SELLOS MUNICIPALES: