


RESPONSABLES:

ARQ. NELSON CAMPOS VINUEZA
DIRECTOR DE PROYECTO
TÉCNICAS CBB S.A.

ING. HERNÁN ERAZO
ADMINISTRADOR DE CONTRATO
#BIRF-8542-SBCC-CF-2018-030

ARQ. JAVIER ROMERO
ARQUITECTO DISEÑADOR
TÉCNICAS CBB S.A.

ARQ. MAURICIO NIETO
ESPECIALISTA ARQUITECTÓNICO
MINEDUC

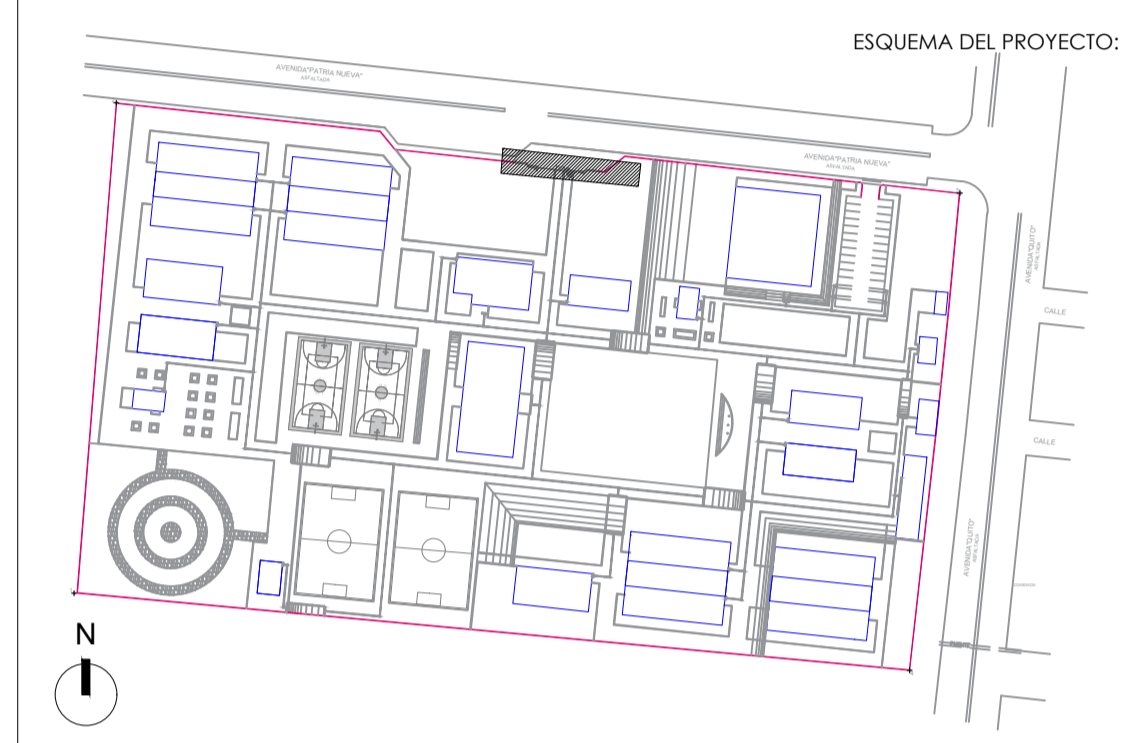

PROYECTO: BIRF-8542-SBCC-CF-2018-030

CONSULTORÍA "INTERVENCIÓN EN LA INFRAESTRUCTURA EXISTENTE Y PROPUESTA PARA LA REPOTENCIACIÓN DE LA UNIDAD EDUCATIVA NICOLÁS INFANTE DÍAZ, UBICADA EN EL CANTÓN QUEVEDO PROVINCIA DE LOS RÍOS Y UNIDAD EDUCATIVA QUEVEDO UBICADA EN EL CANTÓN QUEVEDO PROVINCIA DE LOS RÍOS."

UNIDAD EDUCATIVA:

UNIDAD EDUCATIVA QUEVEDO

CANTÓN:	QUEVEDO	PROVINCIA:	LOS RÍOS
---------	---------	------------	----------

CONTIENE:

FASE IV PROYECTO ARQUITECTÓNICO


PLANOS ARQUITECTÓNICOS

BLOQUE PORTON DE INGRESO


PLANTA ARQUITECTÓNICA Y FACHADA BLOQUE BL-PI

ESCALA:	FECHA:	LÁMINA N.º
INDICADAS	2019	AR-52

SELLOS MUNICIPALES:

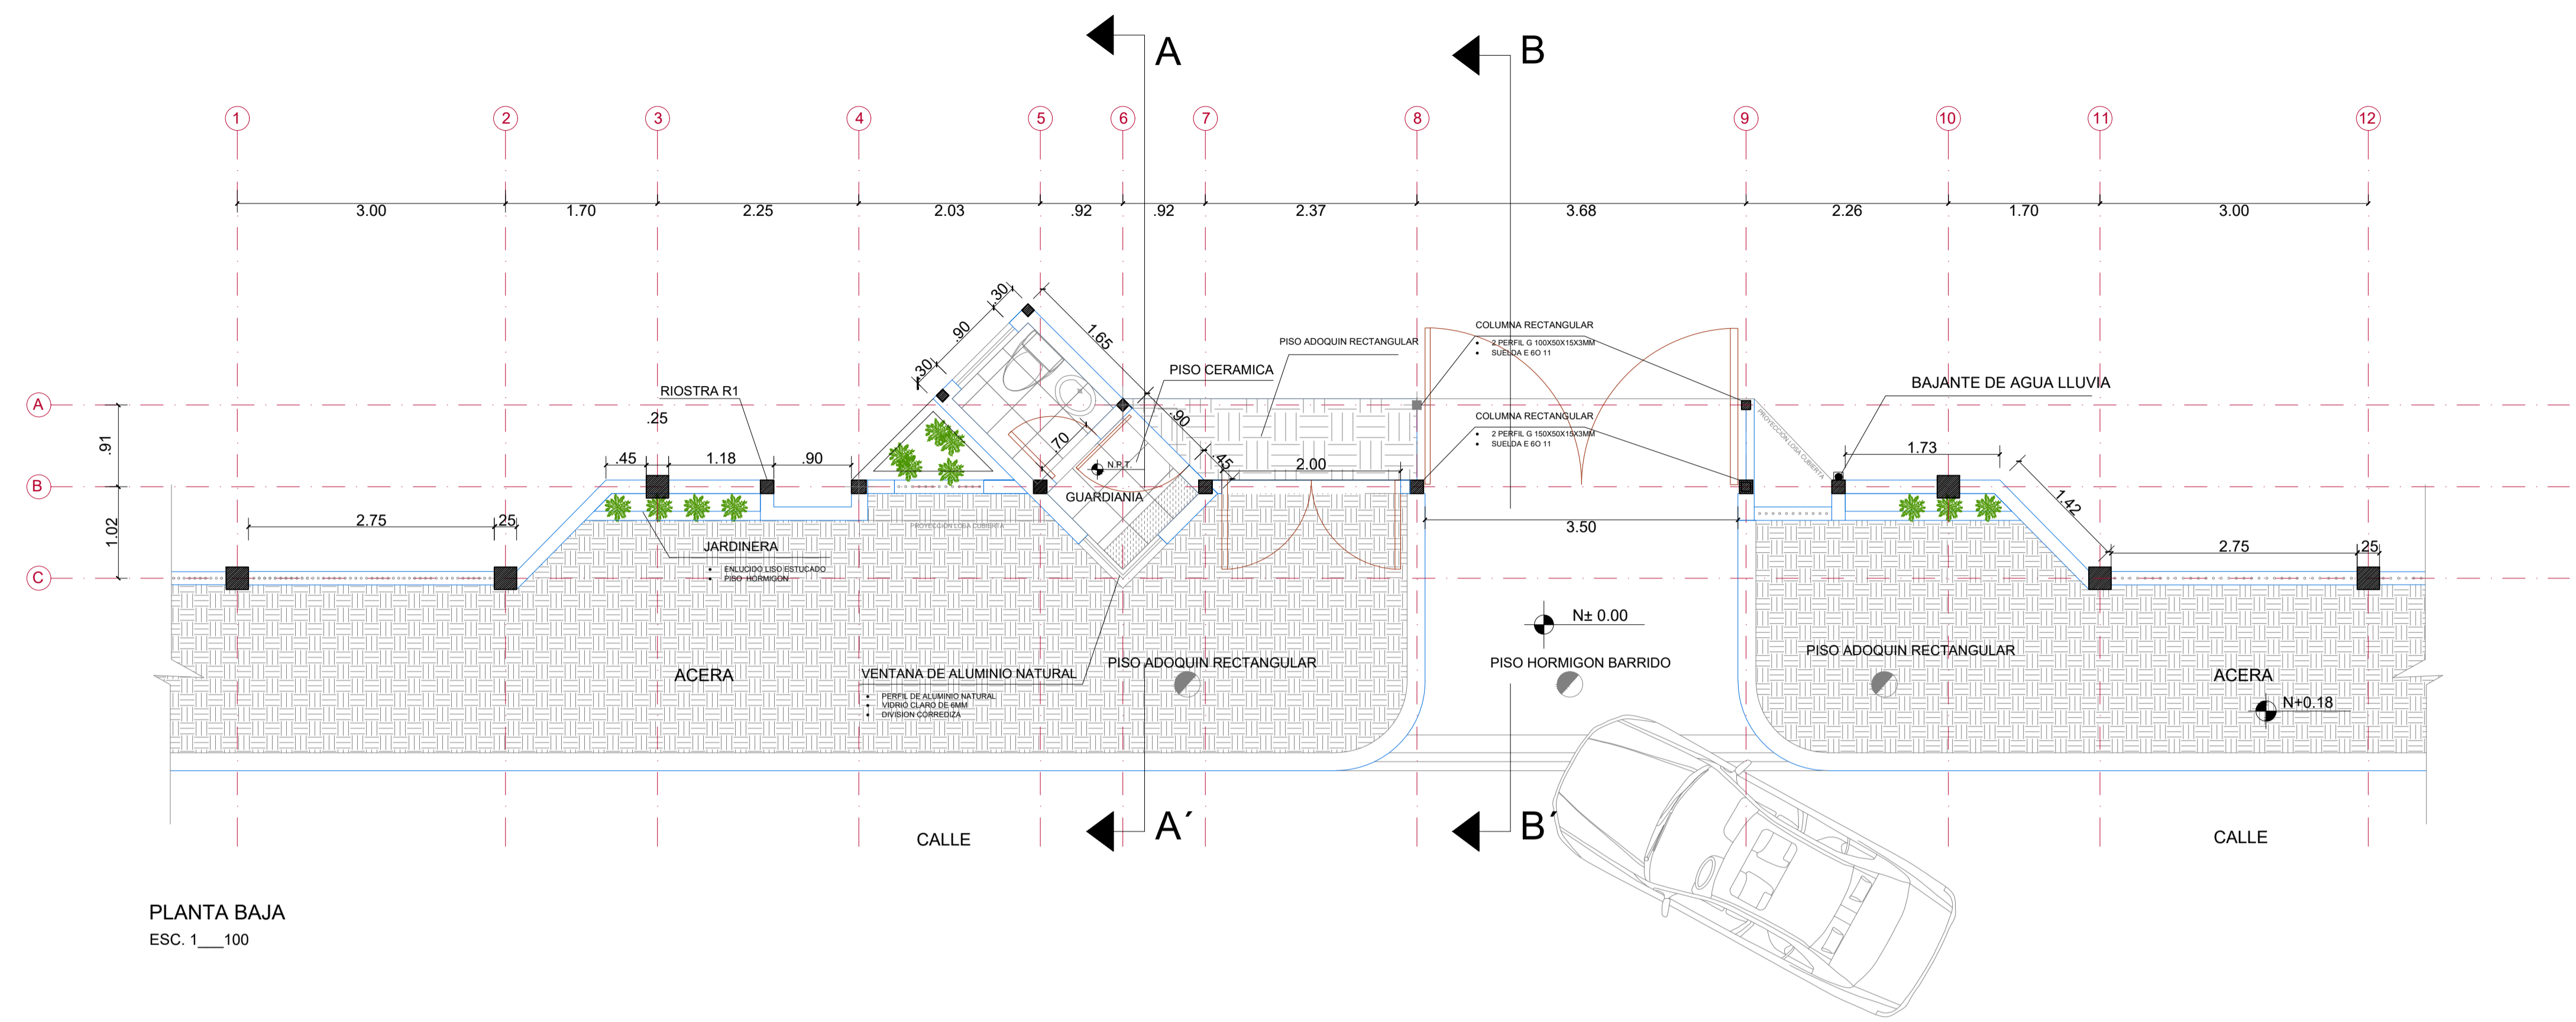

PLANTA BAJA
ESC. 1/100

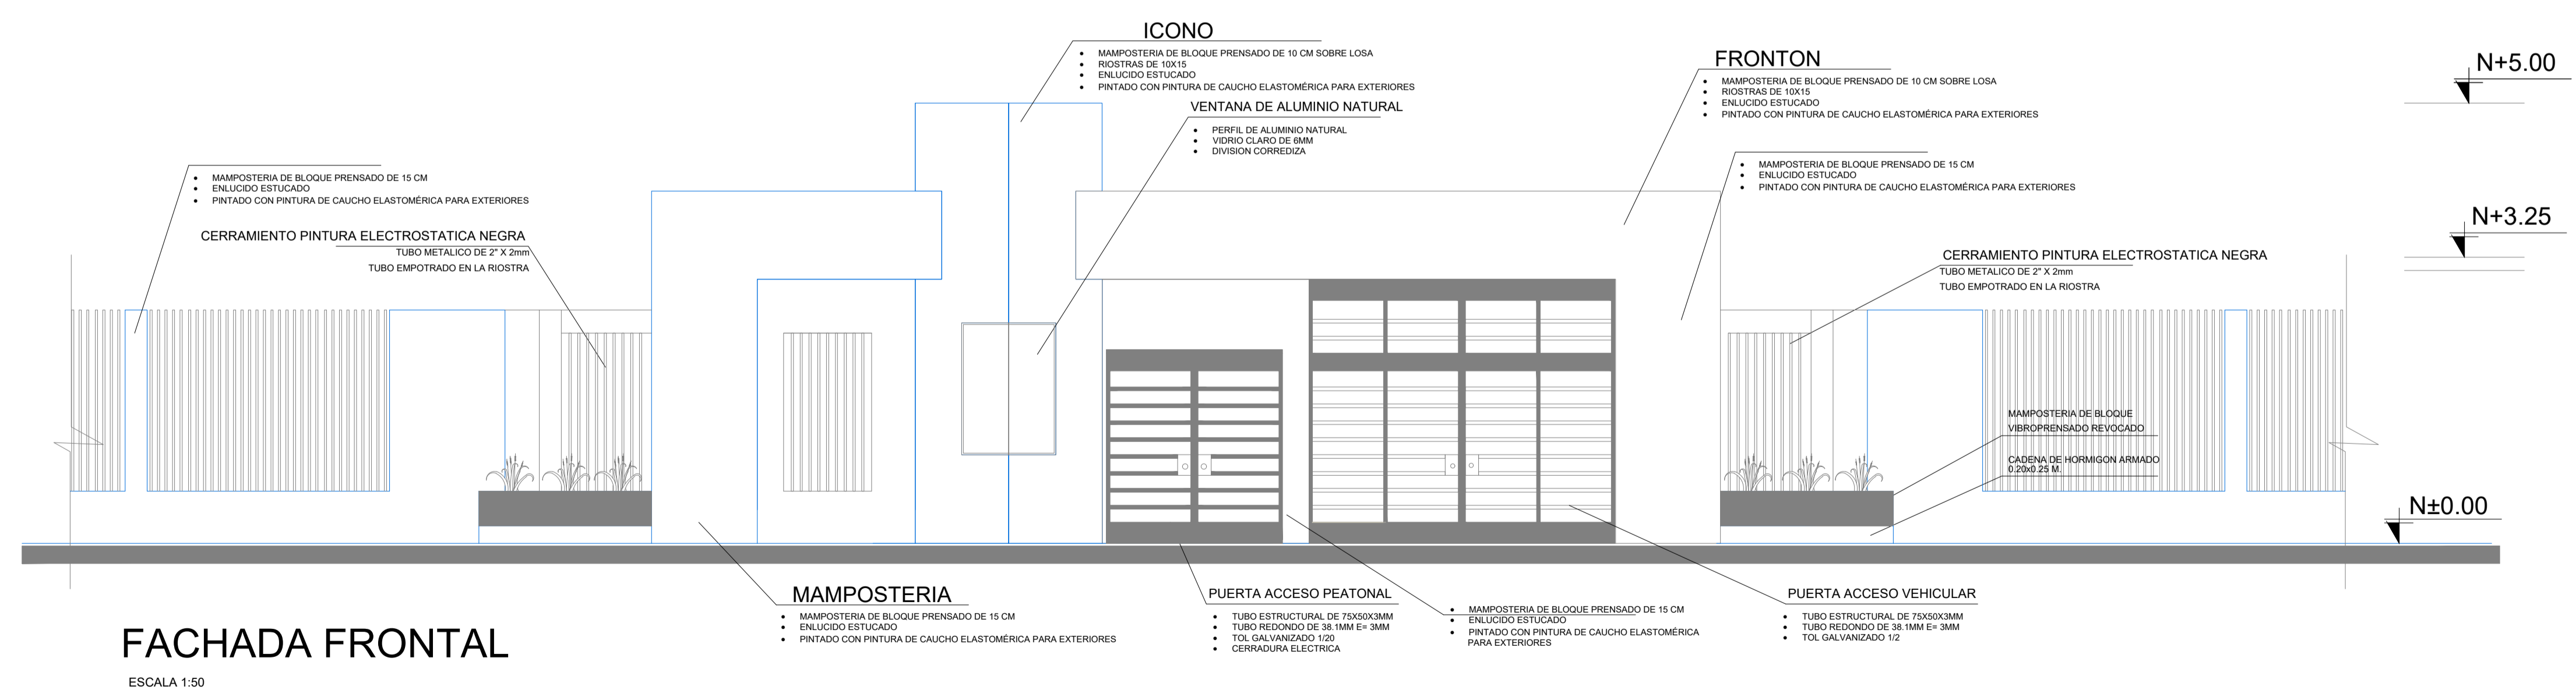

FACHADA FRONTAL
ESCALA 1:50