


BLOQUE 1 DE 12 - PLANTA ALTA SISTEMA DE FUERZA

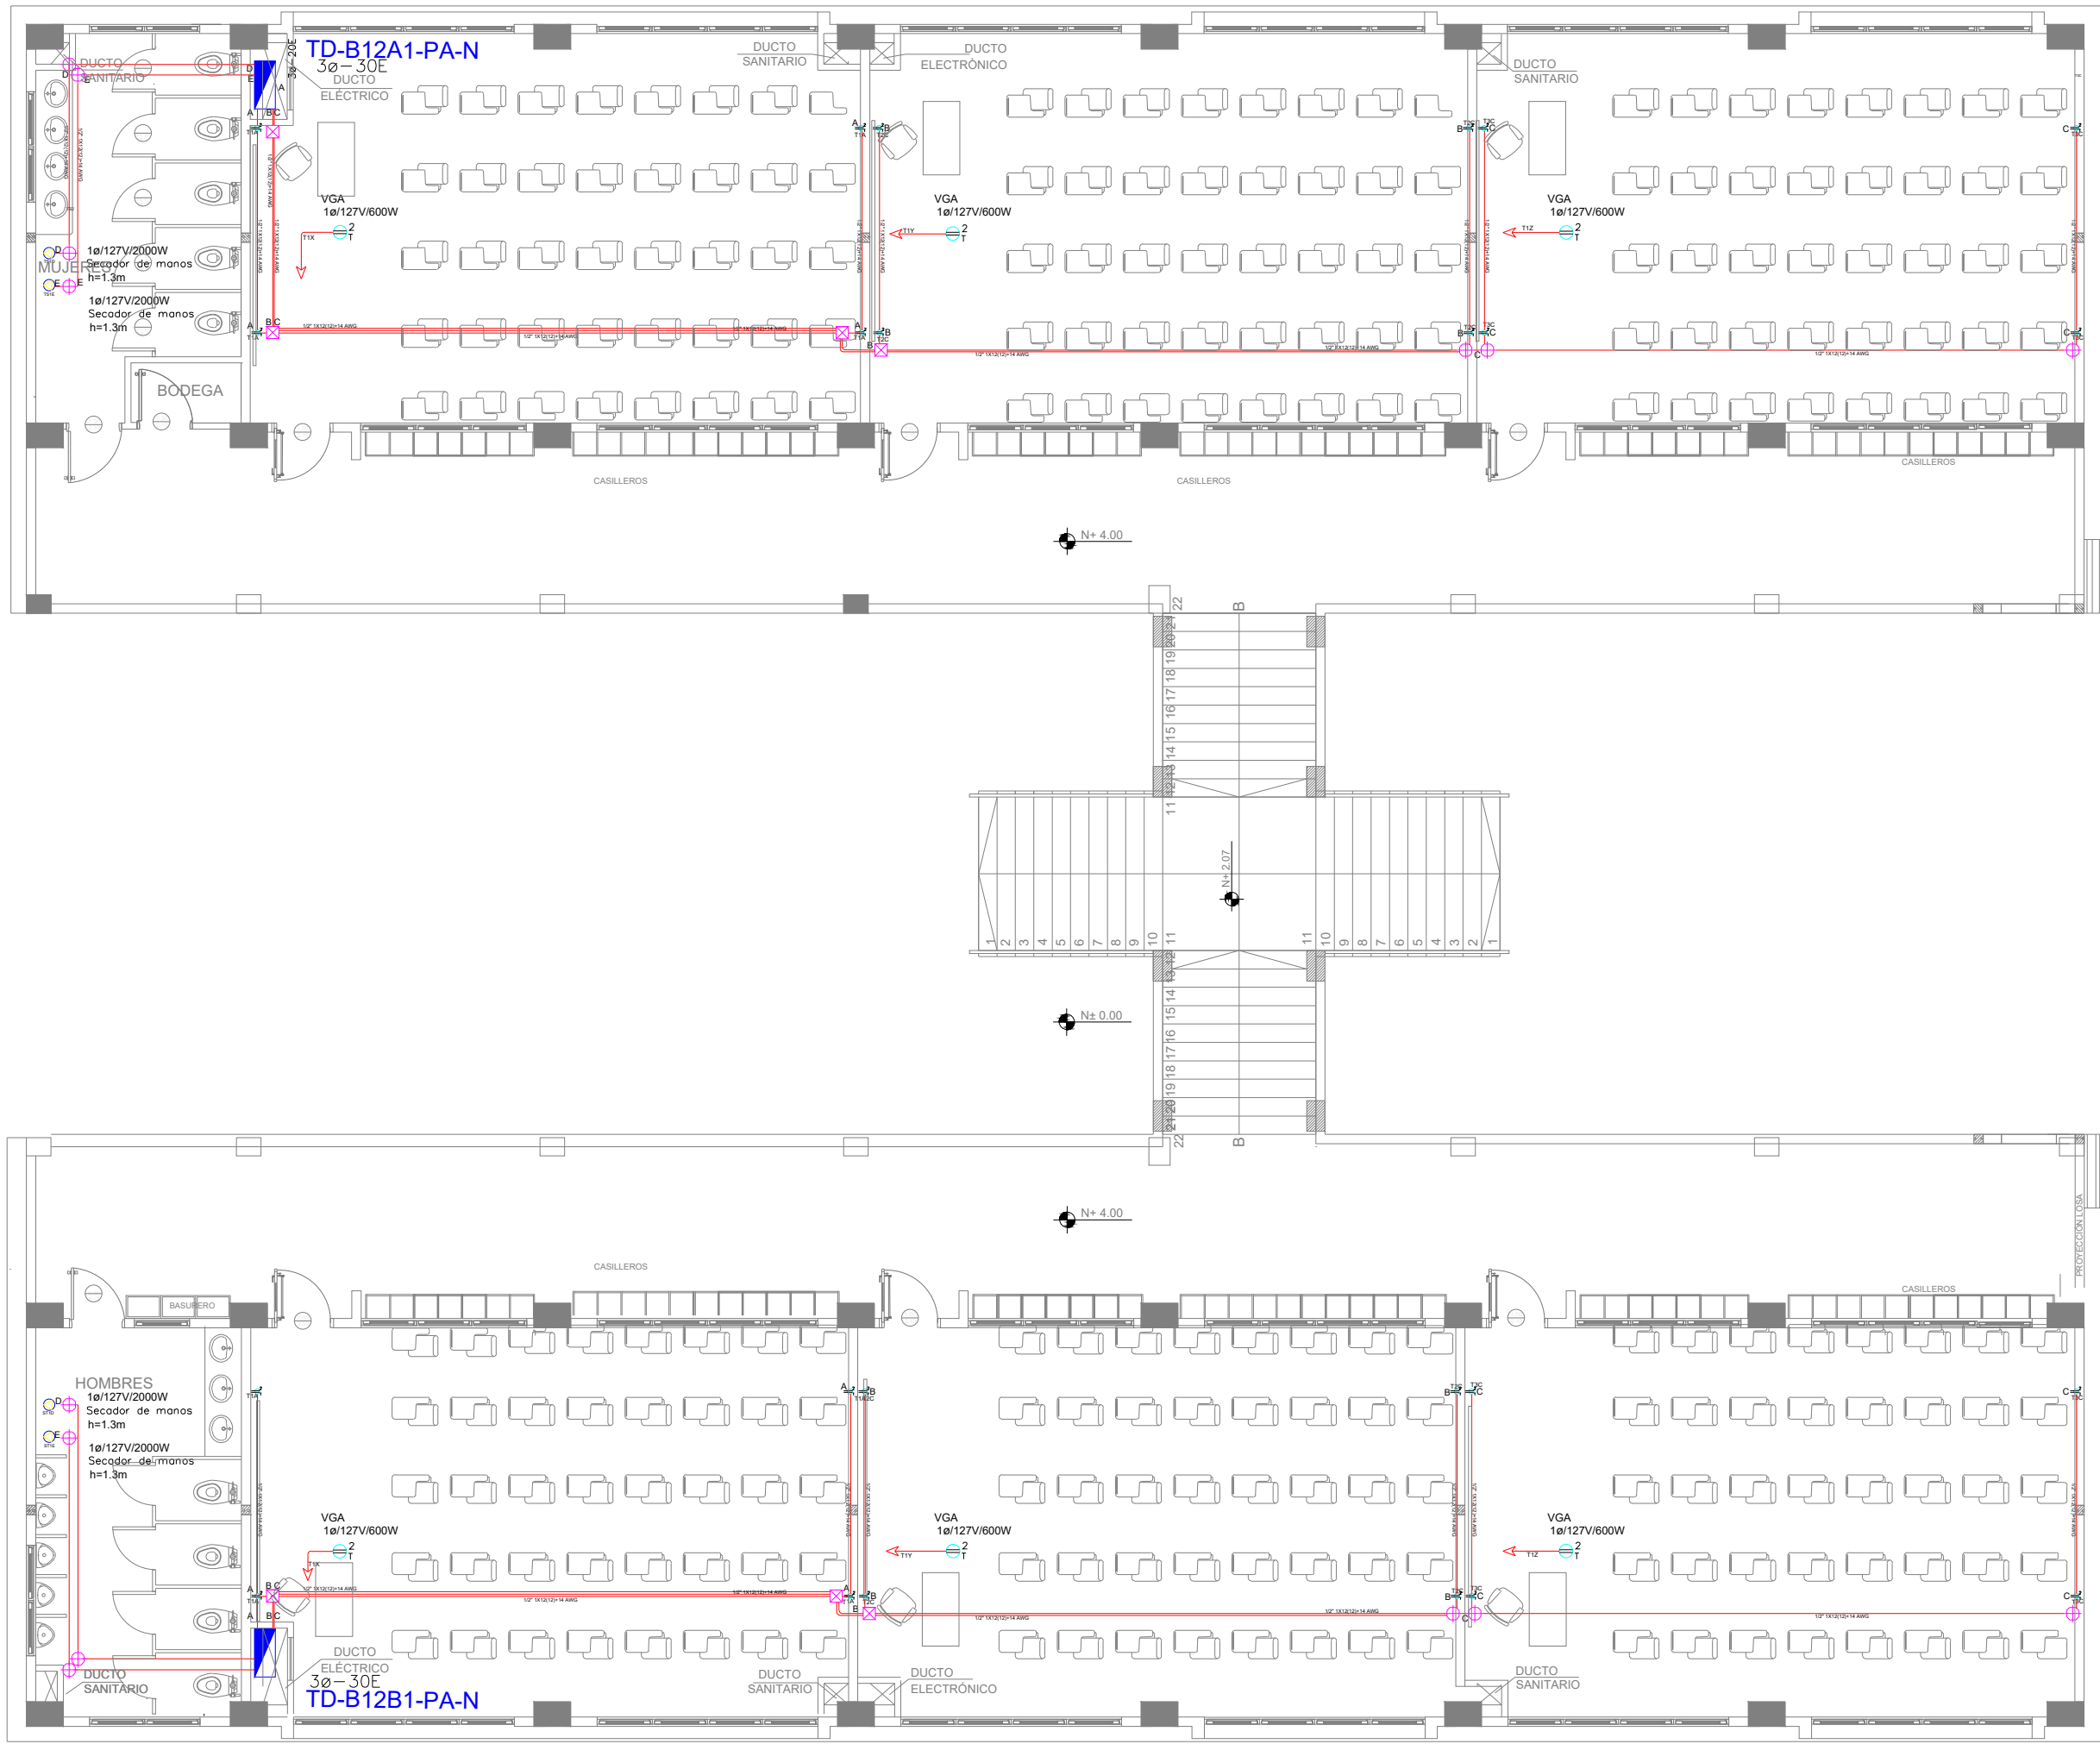

SIMBOLOGIA SISTEMA FUERZA NORMAL		
ELEMENTO	DESCRIPCION	CANT.
	Transmisor de datos polarizado con barra	24
	Transmisor de datos polarizado con barra de plan	-
	Transmisor de datos polarizado con barra para barra	6
	Transmisor de datos polarizado con barra para mesa	-
	Tablero control de carga - Sistema normal	2
	Tablero control de carga - Sistema normal	400
	Tablero control de carga - Sistema normal	-
	Cable de plan - 1x127V	6
	Tabla especial, características indicadas en plan	4

MINISTERIO DE EDUCACIÓN



RESPONSABLES:

ARQ. NELSON CAMPOS V.
ESPECIALISTA ELÉCTRICO
EMPRESA CONSULTORA S.A.

ING. HERNAN ERAZO
ADMINISTRADOR DE CONTRATO
#BIRF-8542-SBCC-CF-2019-001

ING. CARLOS SANCHEZ ARBOLEDA
EMPRESA CONSULTORA S.A.

ING. VINICIO ITAZ
ESPECIALISTA ELÉCTRICO
MINEDUC



BIRF-8542-SBCC-CF-2018-030

"INTERVENCIÓN EN LA INFRAESTRUCTURA EXISTENTE Y PROPUESTA PARA LA REPOTENCIACIÓN DE LA UNIDAD EDUCATIVA NICOLAS INFANTE DIAZ, UBICADA EN EL CANTÓN QUEVEDO PROVINCIA DE LOS RÍOS Y UNIDAD EDUCATIVA QUEVEDO UBICADA EN EL CANTÓN QUEVEDO PROVINCIA DE LOS RÍOS."

UNIDAD EDUCATIVA:

UNIDAD EDUCATIVA QUEVEDO

CANTÓN:

QUEVEDO

PROVINCIA:

LOS RÍOS

CONTIENE:

SISTEMA DE FUERZA

PLANTA ALTA BLOQUE 12 AULAS 1
SIMBOLOGÍA

ESCALA:

1:100

FECHA:

2020

LÁMINA N.º

EL-05

SELLOS MUNICIPALES: