


BLOQUE 2 DE 12 - PLANTA ALTA SISTEMA DE FUERZA

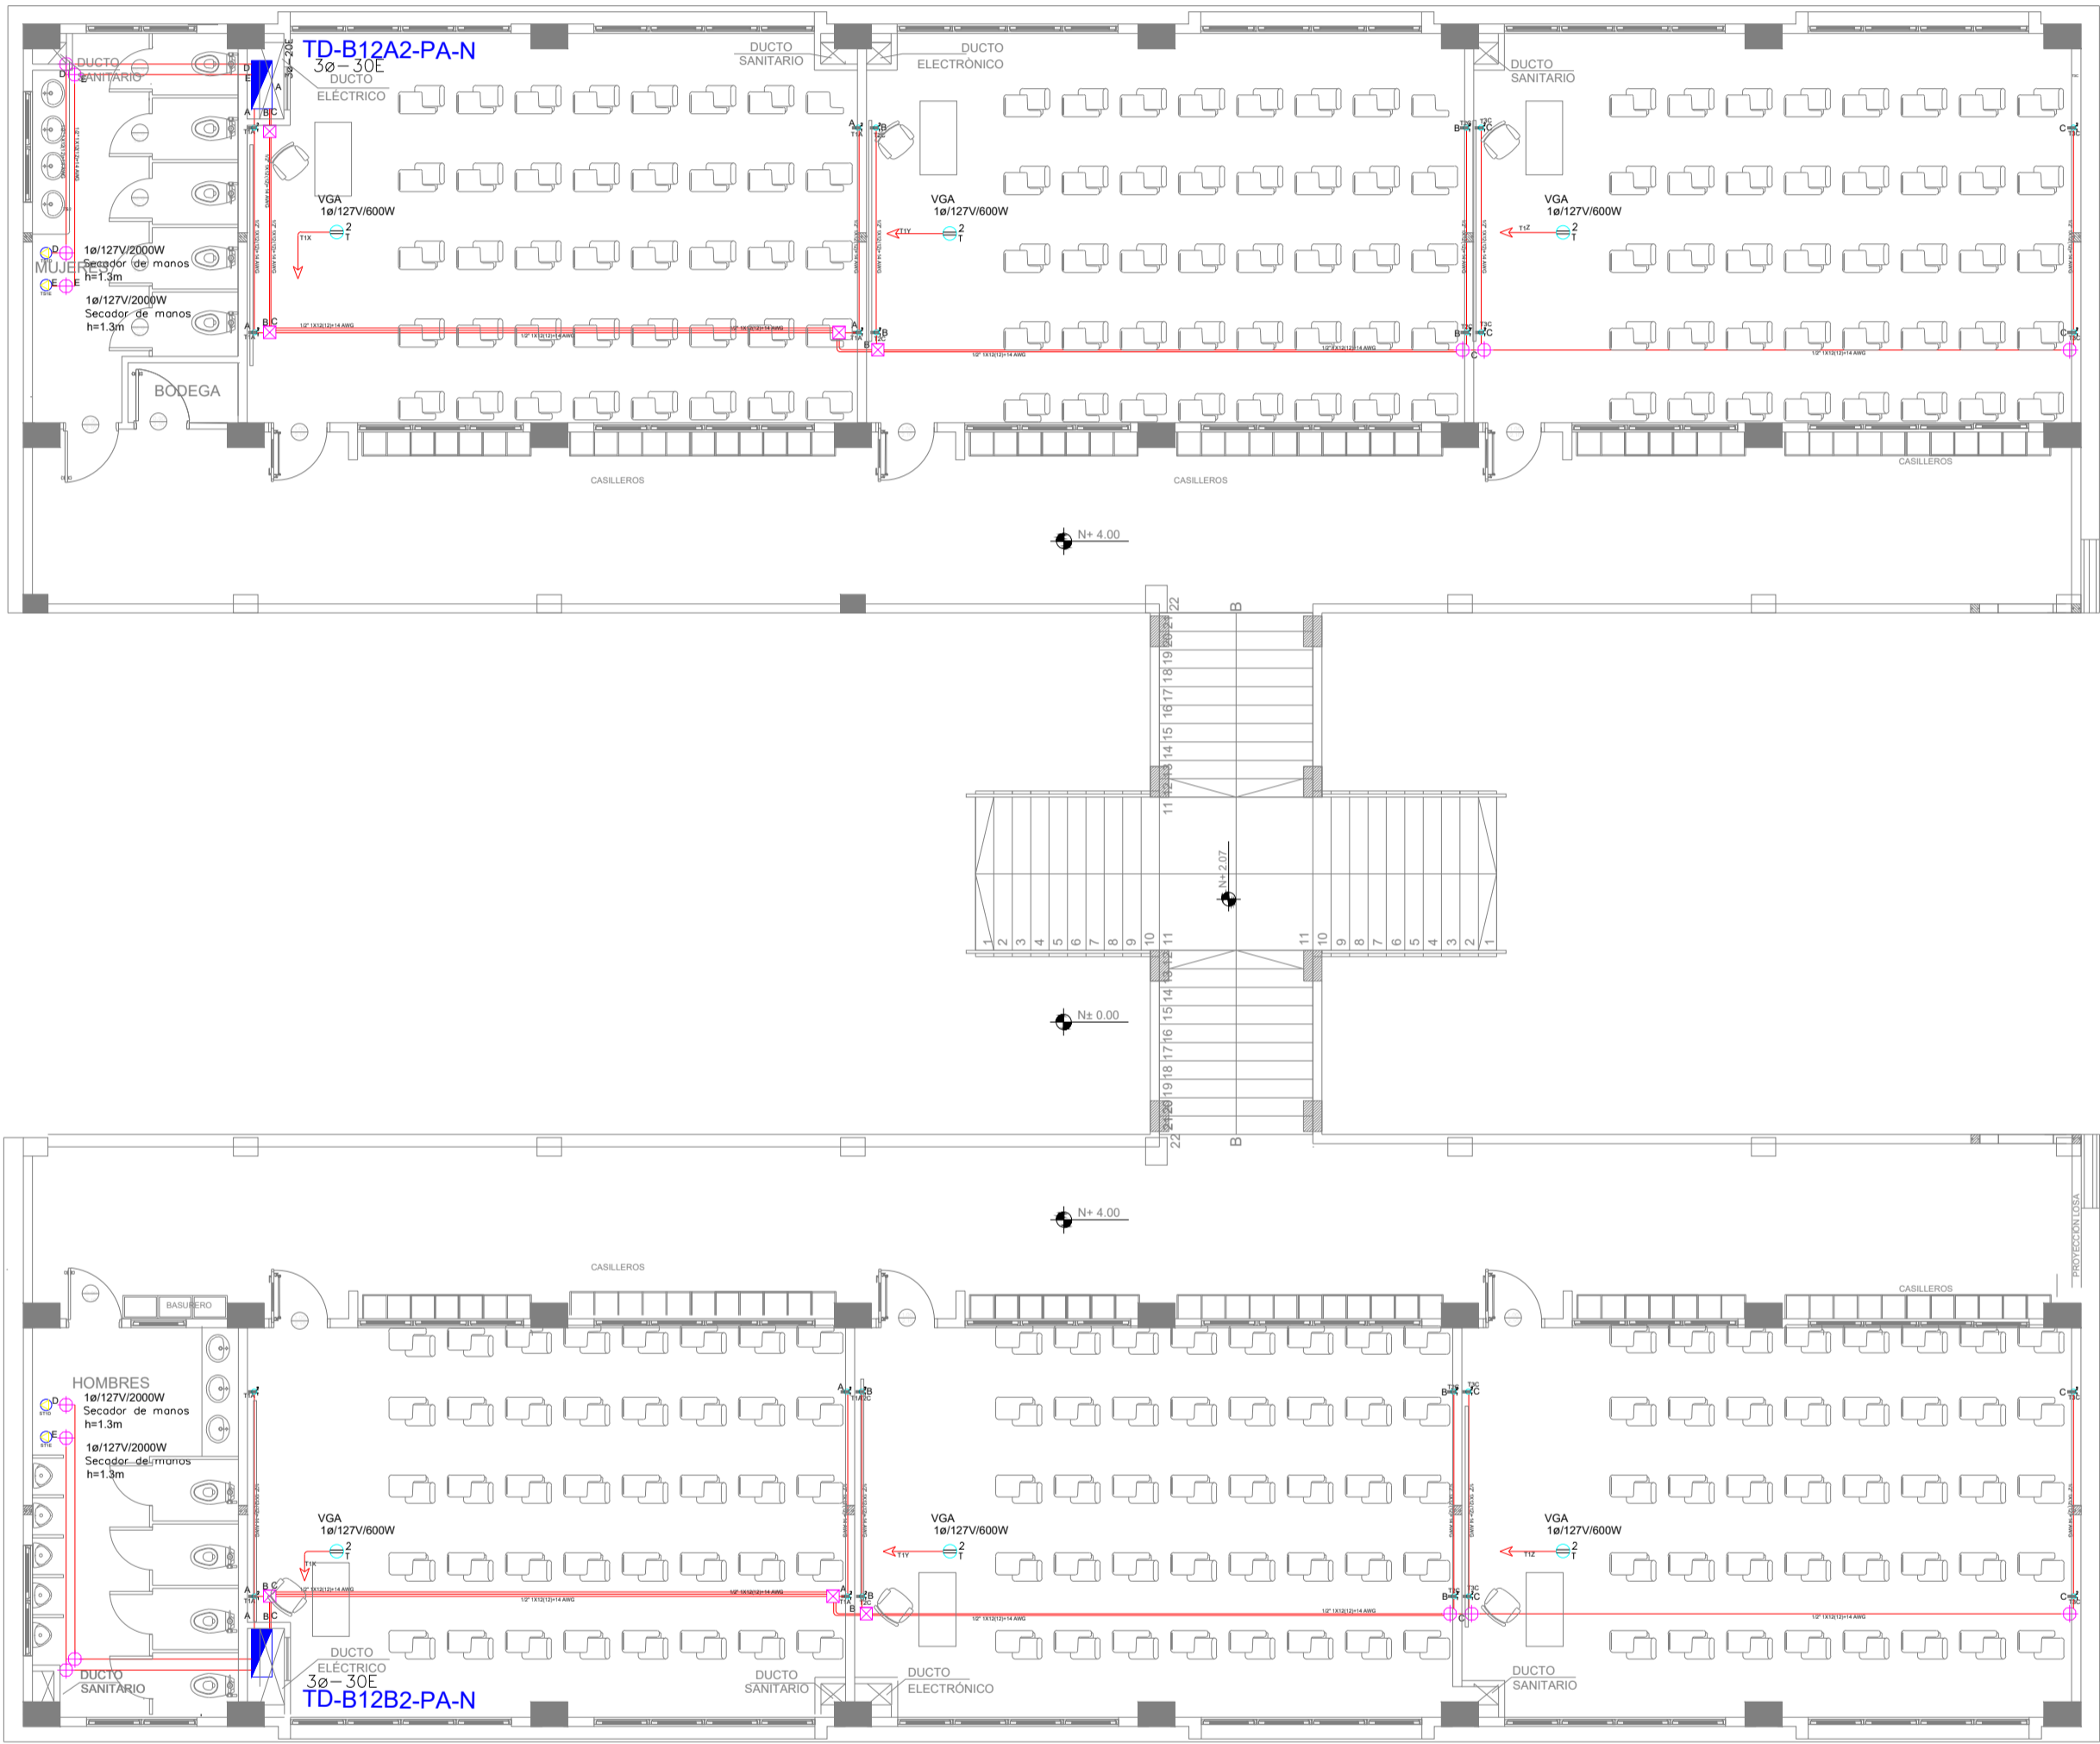

SIMBOLOGIA SISTEMA FUERZA NORMAL		
ELEMENTO	DESCRIPCION	CANT
	Transconector doble polarizado con tierra	24
	Transconector doble polarizado con tierra de piso	-
	Transconector doble polarizado con tierra para techo	6
	Transconector doble polarizado con tierra sobre espacio	-
	Tablero control de carga - Sistema normal con 400V - 60Hz - 3F3C	2
	Tubo de 1/2\"/>	400
	Cable de 1/2\"/>	-
	Caja de paso 10x10cm	6
	Buzón de correo, correspondencia indicados en planos	4

MINISTERIO DE EDUCACIÓN



RESPONSABLES:

ARQ. NELSON CAMPOS V.
ESPECIALISTA ELÉCTRICO
EMPRESA CONSULTORA S.A.

ING. HERNAN ERAZO
ADMINISTRADOR DE CONTRATO
#BIRF-8542-SBCC-CF-2019-001

ING. CARLOS SANCHEZ ARBOLEDA
EMPRESA CONSULTORA S.A.

ING. VINICIO ITAZ
ESPECIALISTA ELÉCTRICO
MINEDUC



BIRF-8542-SBCC-CF-2018-030

"INTERVENCIÓN EN LA INFRAESTRUCTURA EXISTENTE Y PROPUESTA PARA LA REPOTENCIACIÓN DE LA UNIDAD EDUCATIVA NICOLAS INFANTE DIAZ, UBICADA EN EL CANTÓN QUEVEDO PROVINCIA DE LOS RÍOS Y UNIDAD EDUCATIVA QUEVEDO UBICADA EN EL CANTÓN QUEVEDO PROVINCIA DE LOS RÍOS."

UNIDAD EDUCATIVA:

UNIDAD EDUCATIVA QUEVEDO

CANTÓN:

QUEVEDO

PROVINCIA:

LOS RÍOS

CONTIENE:

SISTEMA DE FUERZA
PLANTA ALTA BLOQUE 12 AULAS 2
SIMBOLOGÍA

ESCALA:

1:100

FECHA:

2020

LÁMINA N.º

EL-11

SELLOS MUNICIPALES: