


BLOQUE 4 DE 12 - PLANTA ALTA SISTEMA DE FUERZA

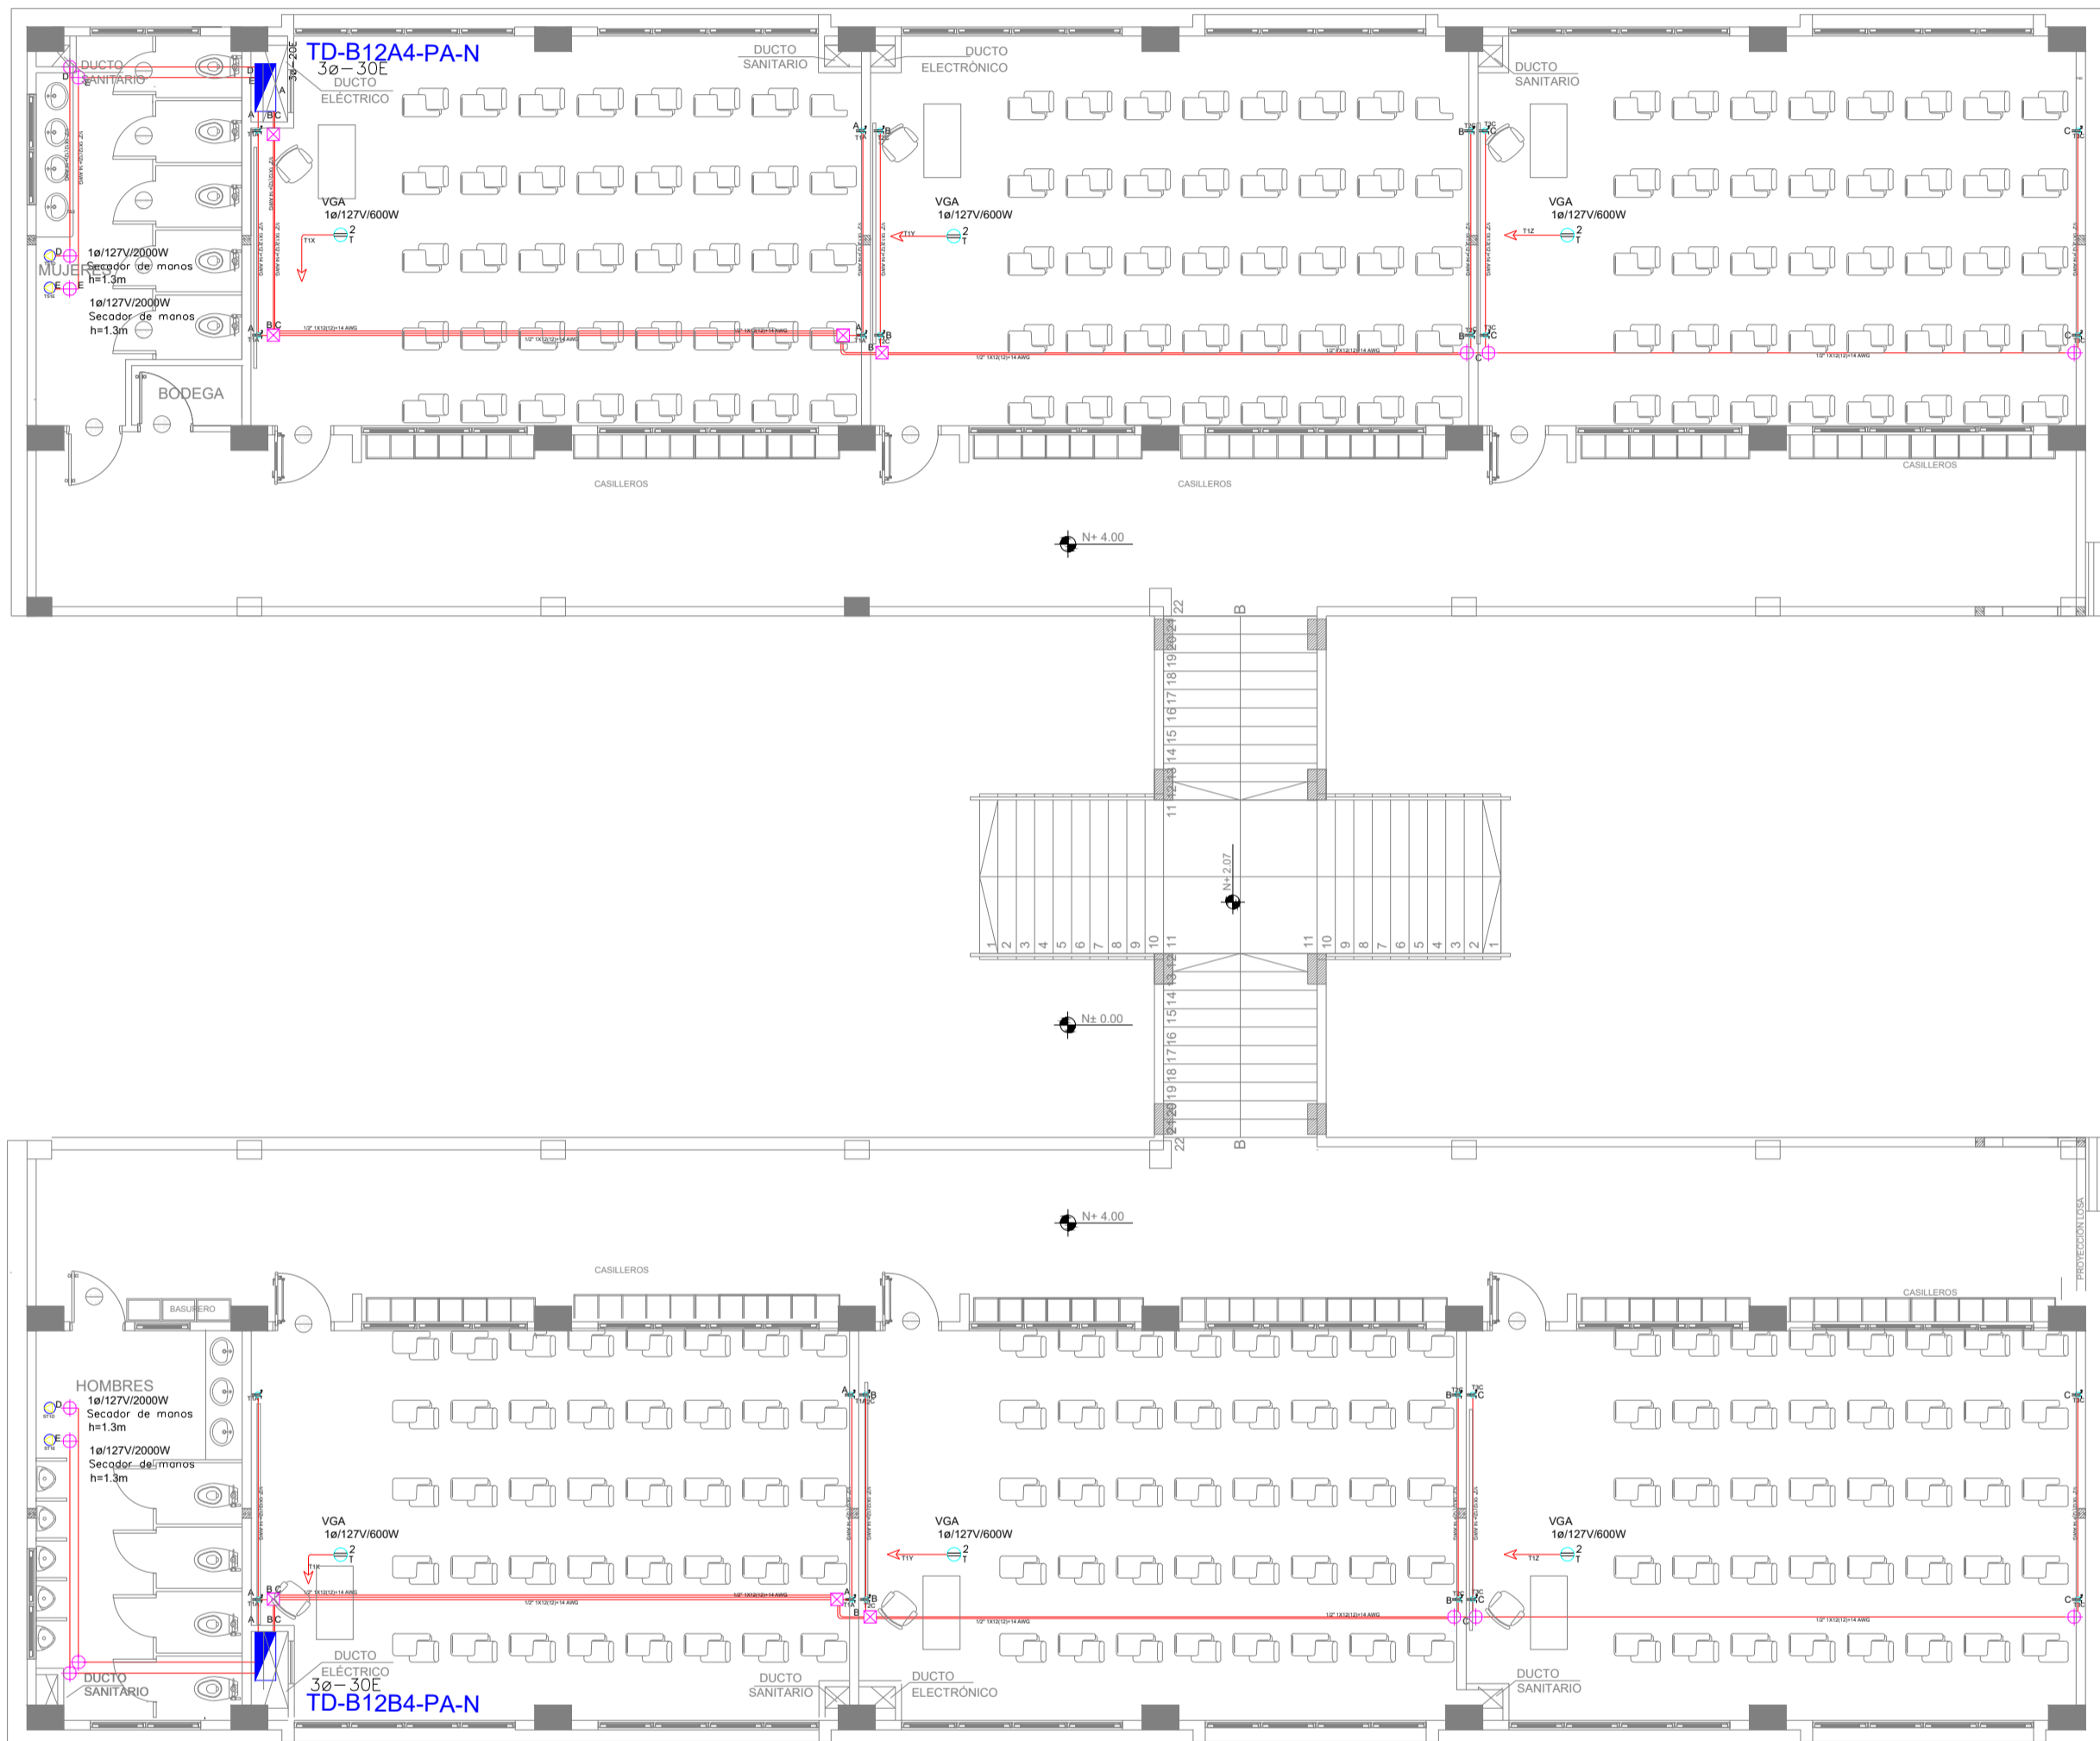

SIMBOLOGIA SISTEMA FUERZA NORMAL		
LEYENDA	DESCRIPCION	CANT.
	Transmisión de línea polarizada con tierra	14
	Transmisión de línea polarizada con tierra de piso	1
	Transmisión de línea polarizada con tierra para techo	18
	Transmisión de línea polarizada con tierra sobre metal	1
	Tablero control de energía - Sistema normal de 10/127V - 60/60Hz - 10/127V/600W	2
	Tablero 10/127V Control DMT - 10/127V por techo o pared	400
	Tablero 10/127V Control DMT - 10/127V por piso	1
	Caja de paso 10/127V	4
	Salida especial, cancelaciones indicadas en planos	4

MINISTERIO DE EDUCACIÓN



RESPONSABLES:

ARQ. NELSON CAMPOS V.
DIRECTOR DE PROYECTO
EMPRESA CONSULTORA S.A.

ING. HERNAN ERAZO
ADMINISTRADOR DE CONTRATO
#BIRF-8542-SBCC-CF-2019-001

ING. CARLOS SANCHEZ ARBOLEDA
EMPRESA CONSULTORA S.A.

ING. VINICIO ITAZ
ESPECIALISTA ELÉCTRICO
MINEDUC

ESQUEMA DEL PROYECTO:



BIRF-8542-SBCC-CF-2018-030

"INTERVENCIÓN EN LA INFRAESTRUCTURA EXISTENTE Y PROPUESTA PARA LA REPOTENCIACIÓN DE LA UNIDAD EDUCATIVA NICOLAS INFANTE DIAZ, UBICADA EN EL CANTÓN QUEVEDO PROVINCIA DE LOS RÍOS Y UNIDAD EDUCATIVA QUEVEDO UBICADA EN EL CANTÓN QUEVEDO PROVINCIA DE LOS RÍOS."

UNIDAD EDUCATIVA:

UNIDAD EDUCATIVA QUEVEDO

CANTÓN:

QUEVEDO

PROVINCIA:

LOS RÍOS

CONTIENE:

SISTEMA DE FUERZA
PLANTA ALTA BLOQUE 12 AULAS 4
SIMBOLOGÍA

ESCALA:

1:100

FECHA:

2020

LÁMINA N.º

EL-23

SELLOS MUNICIPALES: