



BLOQUE COMEDOR SALÓN DE USO MÚLTIPLE

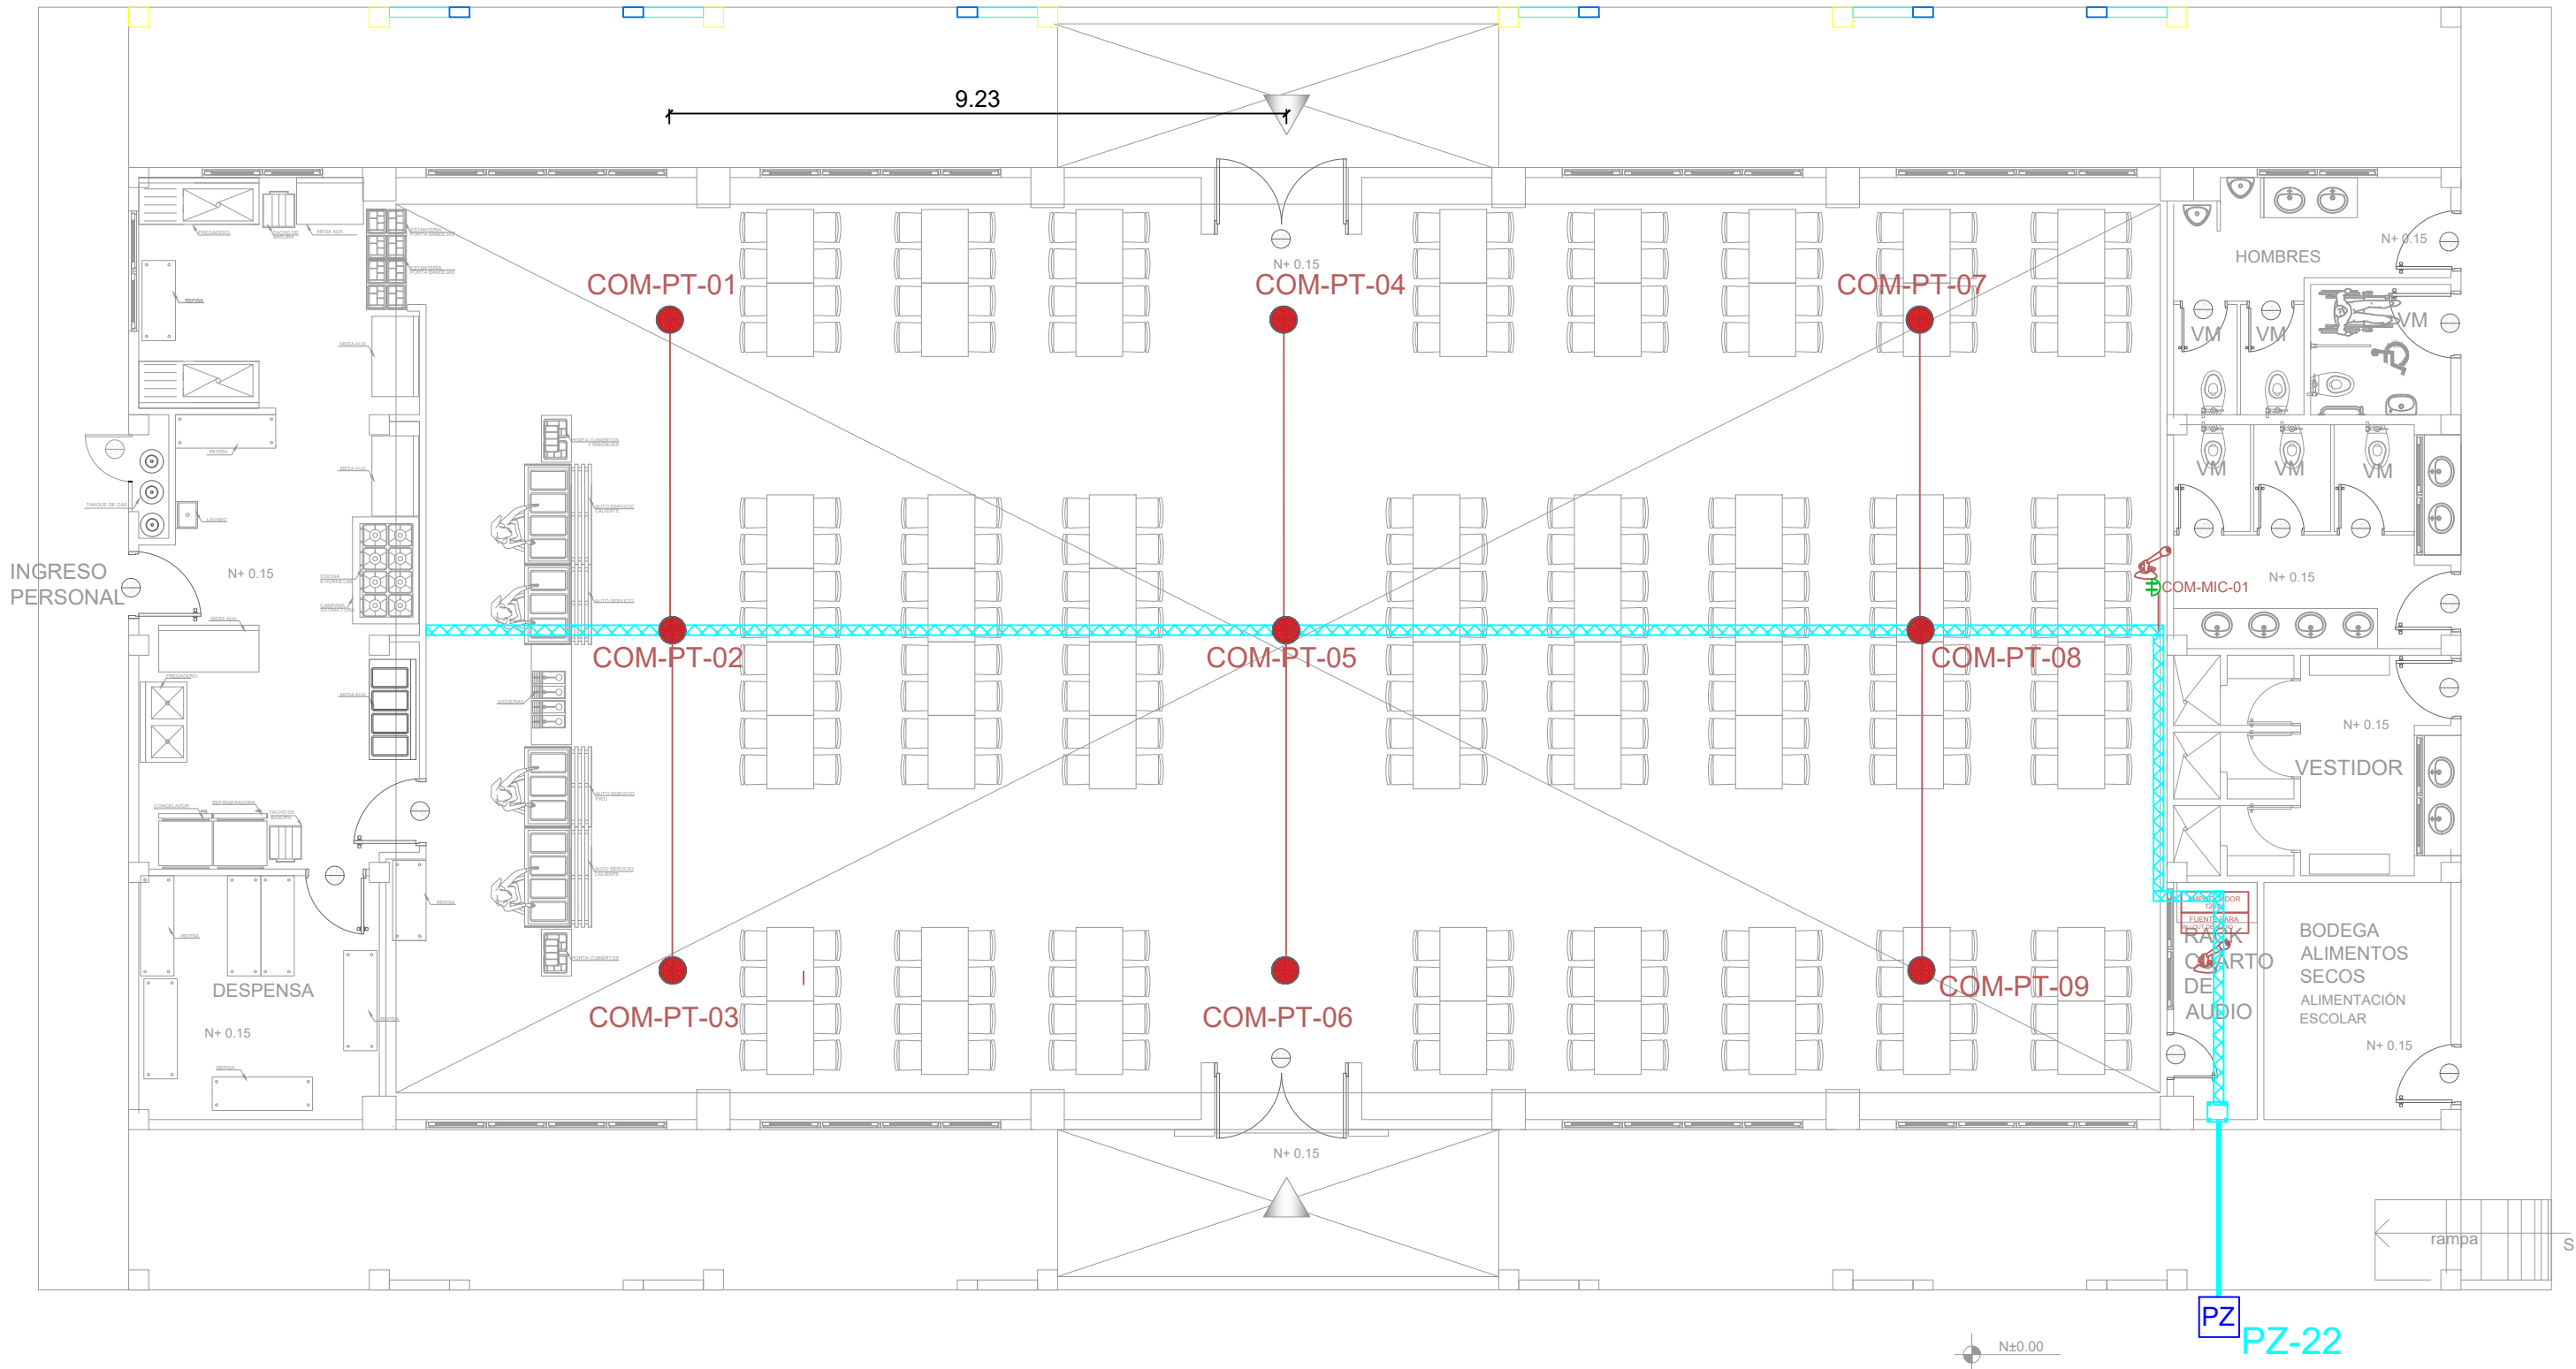


ESCALA 1:100

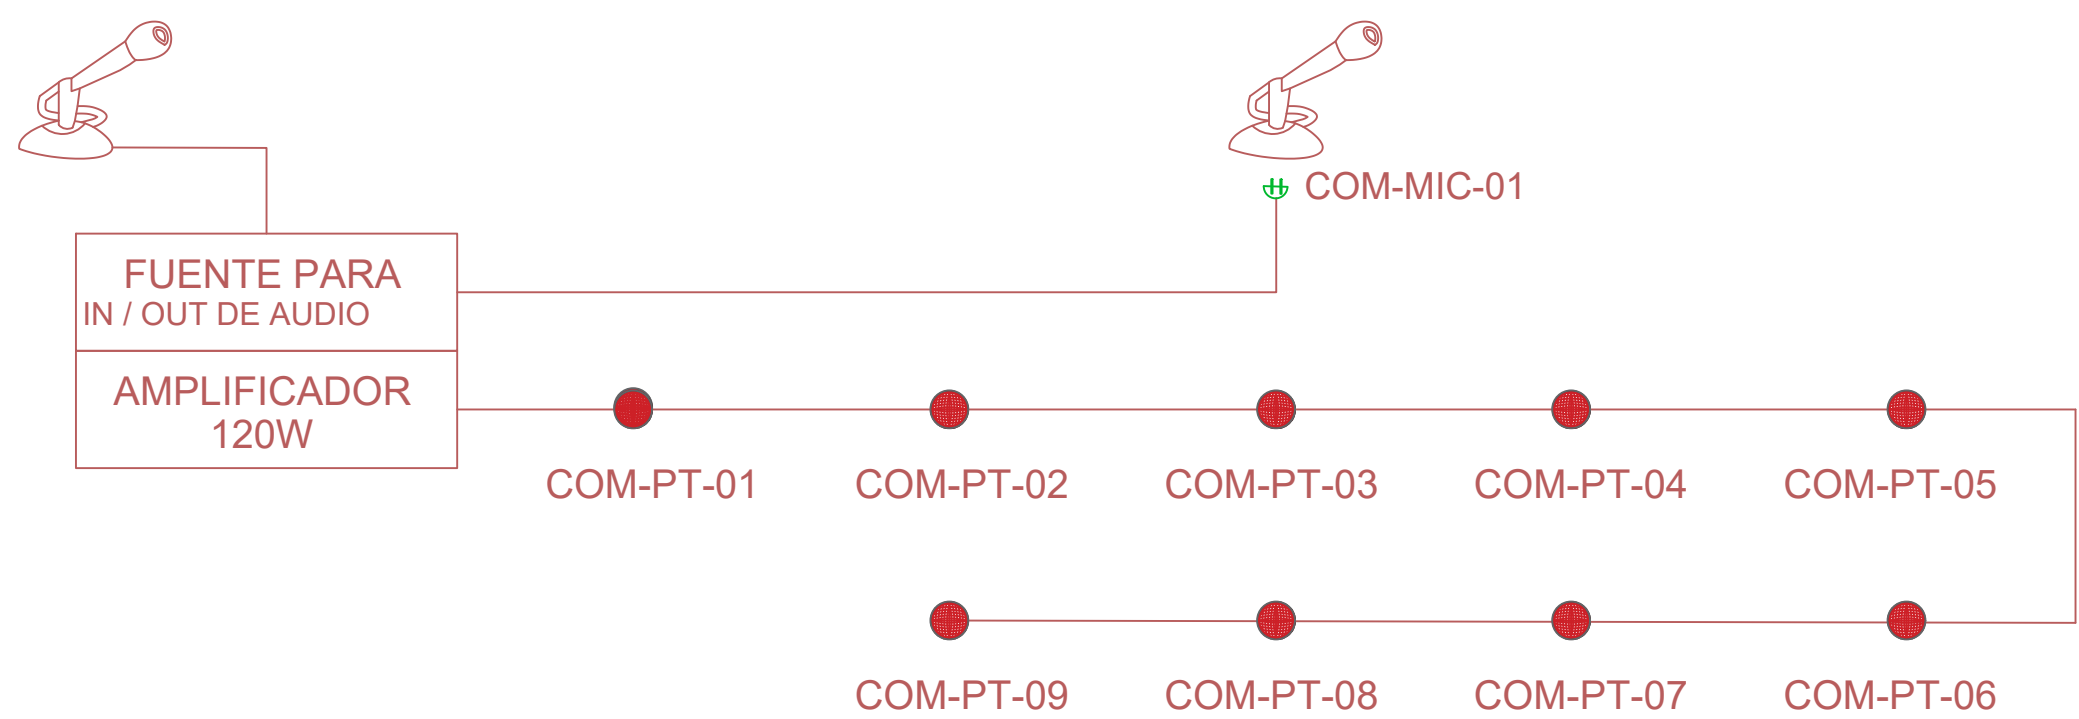

CANTIDAD	SIMBOLOGIA	
06		Parlante 10W en Techo
00		Parlante 30W tipo Bocina
00		Amplificador 120W
01		Amplificador 480W
01		Micrófono Analógico
156.6m Cable 65.00m Tubería		Cable 2 x 14 AWG de Audio en Tubería de 1/2"
01		Fuente para Entradas / Salidas de Audio

BIB-PT-01	Número de Equipo dentro del Bloque
	Tipo de Equipo
	Nombre del Bloque

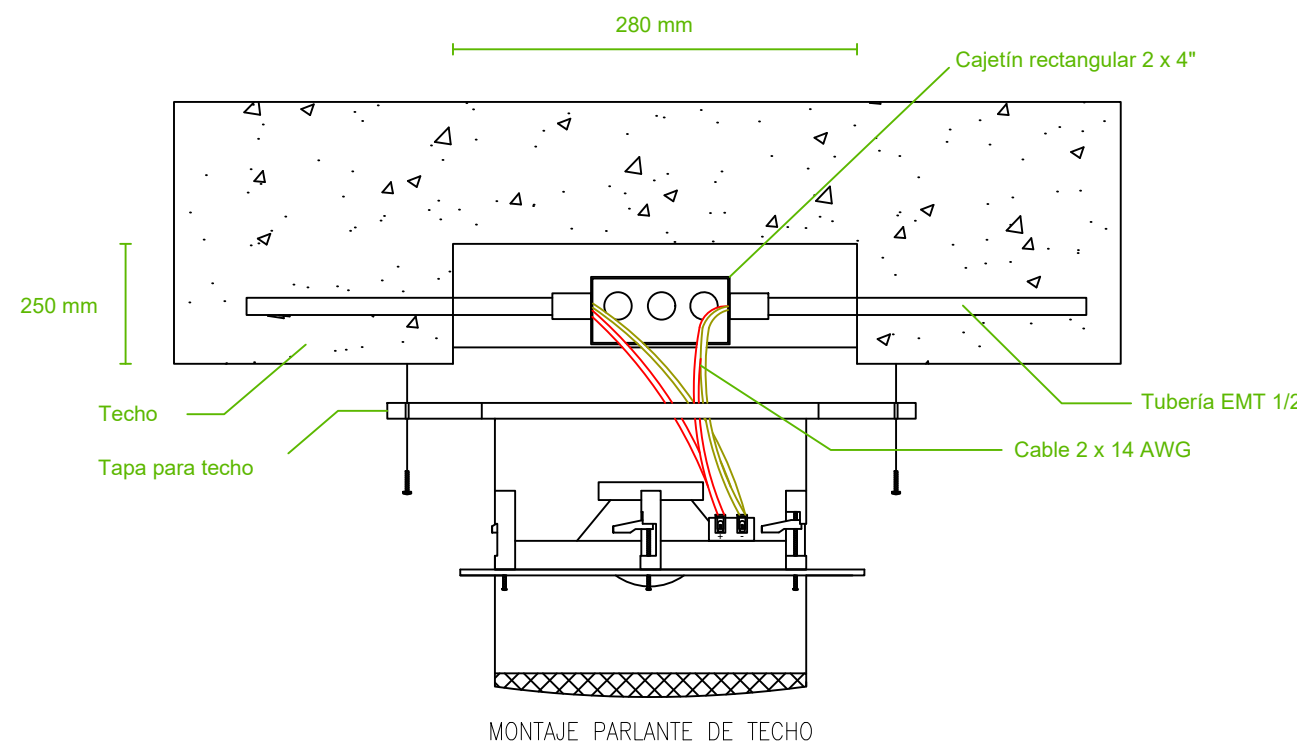

MINISTERIO DE EDUCACIÓN



RESPONSABLES:

ARQ. NELSON CAMPOS V.
DIRECTOR DE PROYECTO
TECNICAS CBB S.A.

ING. HERNAN ERAZO
ADMINISTRADOR DE CONTRATO
#BIRF-8542-SBCC-CF-2019-001

ING. ALEX GUALICHICOMIN
INGENIERO DISEÑADOR
TECNICAS CBB S.A.

ING. ESTEBAN CHILUISA
ESPECIALISTA ELECTRÓNICO
MINEDUC



PROYECTO: BIRF-8542-SBCC-CF-2018-030

"INTERVENCIÓN EN LA INFRAESTRUCTURA EXISTENTE Y PROPUESTA PARA LA REPOTENCIACIÓN DE LA UNIDAD EDUCATIVA NICOLAS INFANTE DIAZ, UBICADA EN EL CANTÓN QUEVEDO PROVINCIA DE LOS RÍOS Y UNIDAD EDUCATIVA QUEVEDO UBICADA EN EL CANTÓN QUEVEDO PROVINCIA DE LOS RÍOS."

UNIDAD EDUCATIVA:		QUEVEDO
CANTÓN:	QUEVEDO	PROVINCIA: LOS RÍOS

CONTIENE:

BLOQUE COMEDOR/SALÓN MULTIPLE
PLANTA BAJA
AUDIO

ESCALA:	FECHA:	LÁMINA N.º
INDICADAS	2019	ELT-AU-01

SELLOS MUNICIPALES: