


BLOQUE BIBLIOTECA

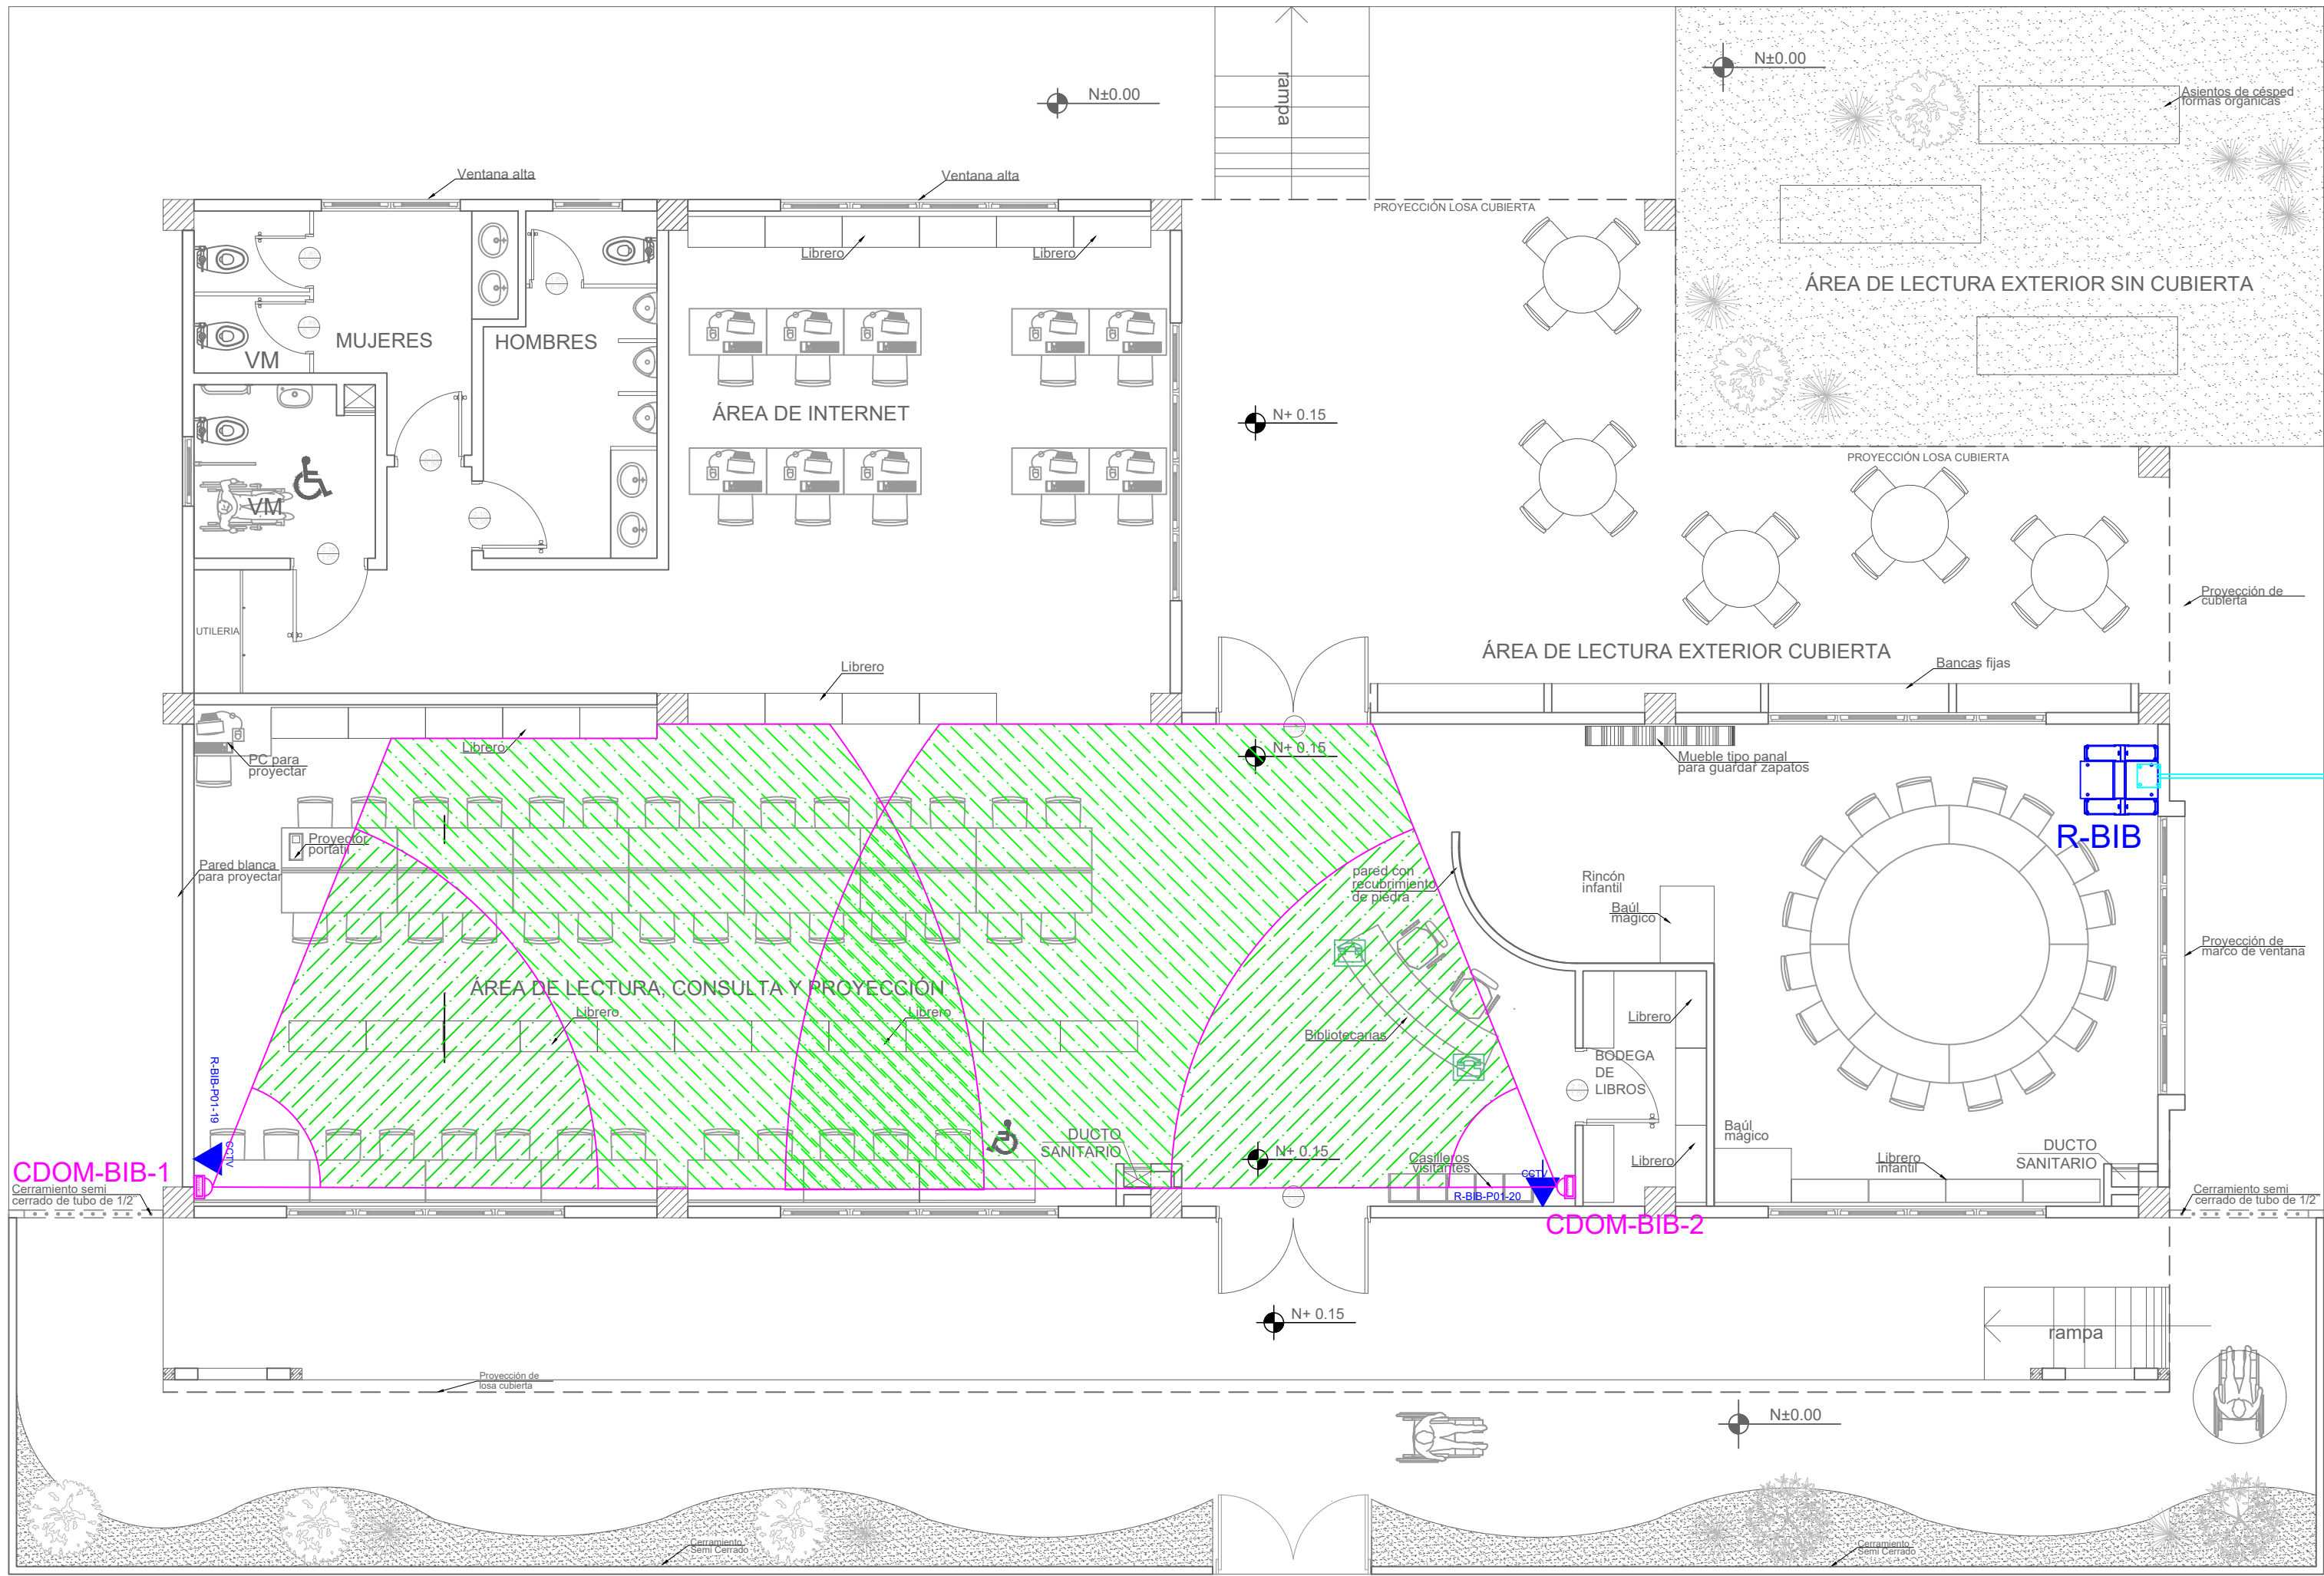


PZ
PZ-15

ESCALA 1:75


CANTIDAD	SIMBOLOGIA	
00		Salida simple datos pared
00		Salida simple datos piso
00		Teléfono IP
00		Salida simple access point pared
02		Salida simple CCTV pared
00		Salida simple CCTV Monitor
01		Pozo de revisión
00		(m) Bandeja metálica por piso
00		(m) Bandeja metálica por tumbado
01		Rack Comunicaciones
10		(m) Manguera 4" Polietileno Reforzada
01		Caja metálica de paso 30x30x15cm
02		Cámara IP

R-BIB-P01-01
Posición en Patch Pannel
Nombre del Patch Pannel
Nombre del Rack

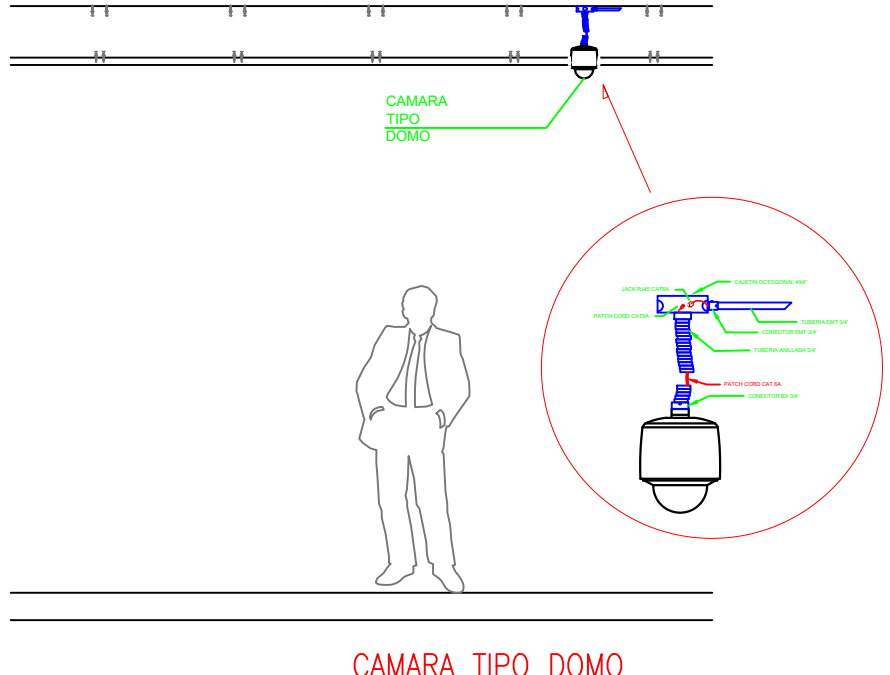

DESDE RACK

R-BIB

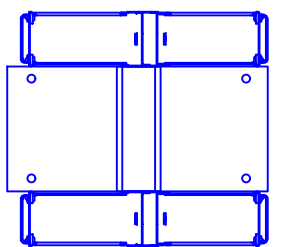

CCTV


CCTV

R-BIB-P01-19

R-BIB-P01-20

CDOM-BIB-1

CDOM-BIB-2

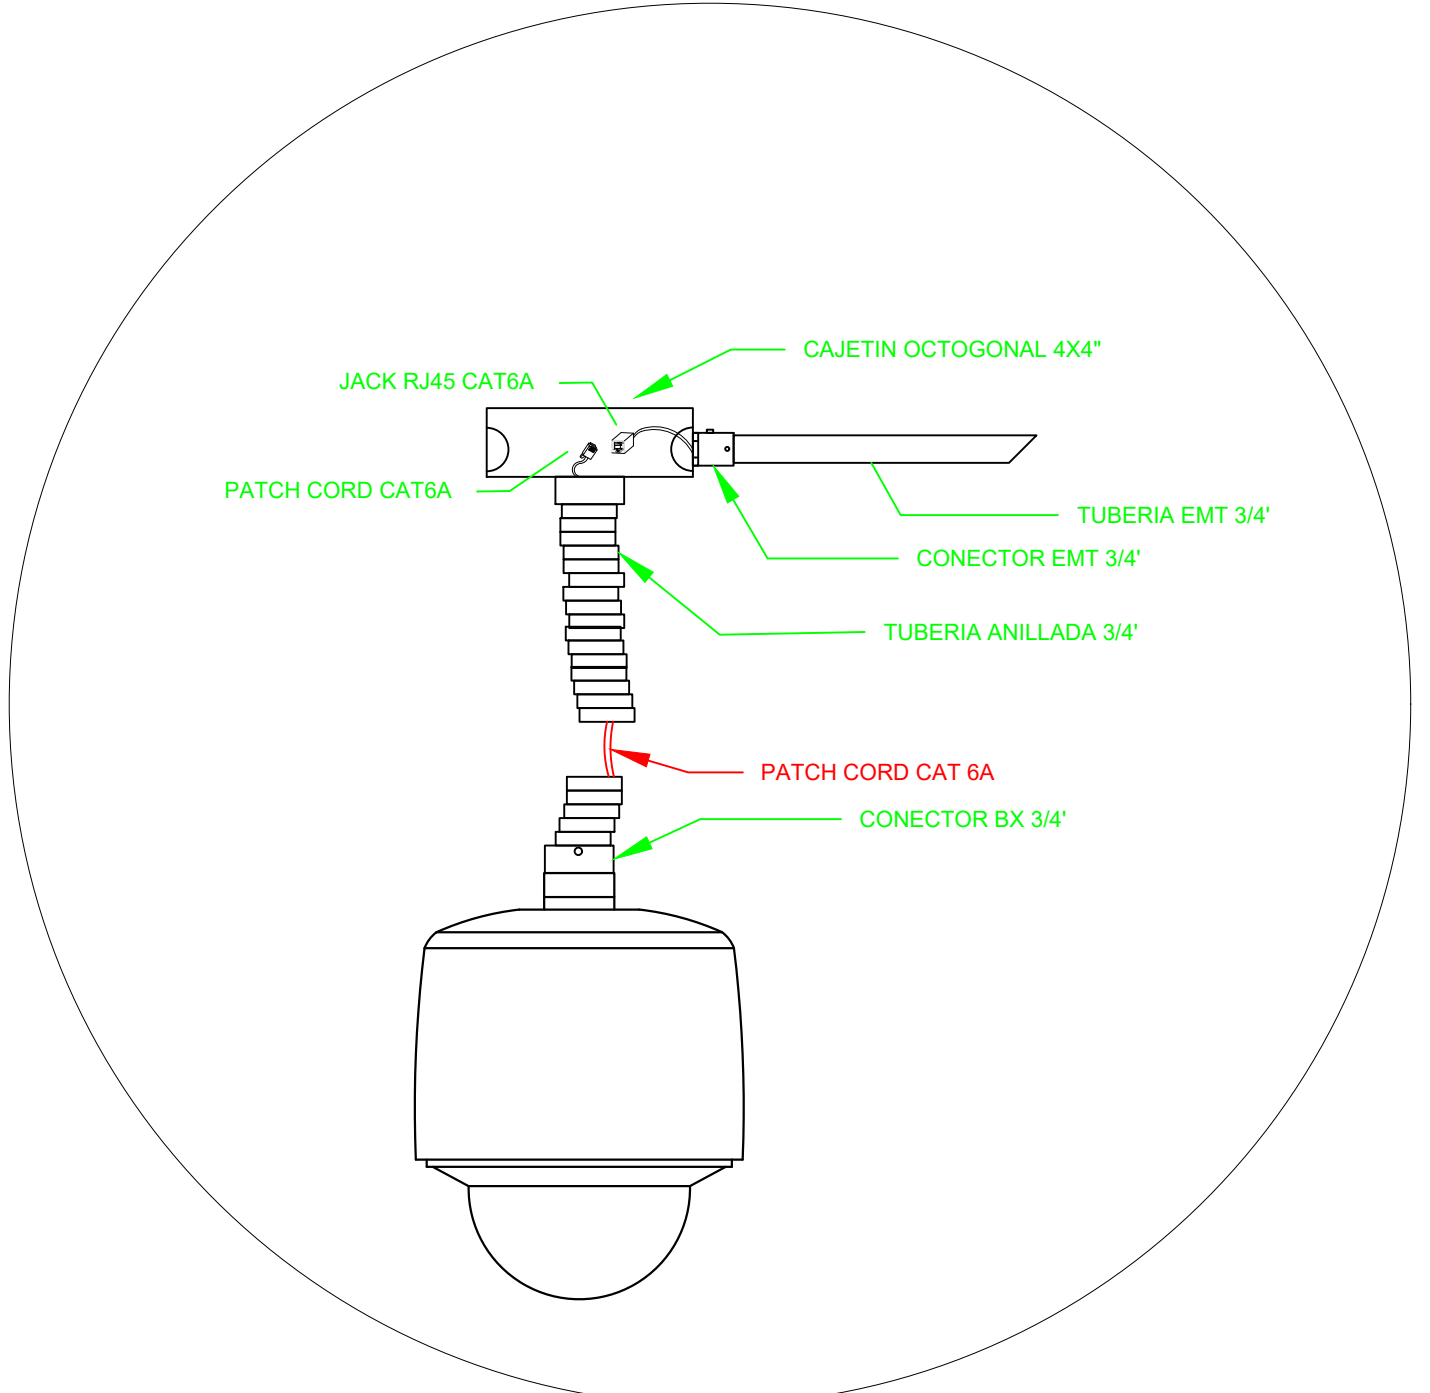

MINISTERIO DE EDUCACIÓN



RESPONSABLES:

ARQ. NELSON CAMPOS V.
DIRECTOR DE PROYECTO
TECNICAS CBB S.A.

ING. HERNAN ERAZO
ADMINISTRADOR DE CONTRATO
#BIRF-8542-SBCC-CF-2019-001

ING. ALEX GUALICHICOMIN
INGENIERO DISEÑADOR
TECNICAS CBB S.A.

ING. ESTEBAN CHILUISA
ESPECIALISTA ELECTRONICO
MINEDUC

ESQUEMA DEL PROYECTO:



PROYECTO: BIRF-8542-SBCC-CF-2018-030

"INTERVENCIÓN EN LA INFRAESTRUCTURA EXISTENTE Y PROPUESTA PARA LA REPOTENCIACIÓN DE LA UNIDAD EDUCATIVA NICOLAS INFANTE DIAZ, UBICADA EN EL CANTÓN QUEVEDO PROVINCIA DE LOS RÍOS Y UNIDAD EDUCATIVA QUEVEDO UBICADA EN EL CANTÓN QUEVEDO PROVINCIA DE LOS RÍOS."

UNIDAD EDUCATIVA: QUEVEDO	
CANTÓN: QUEVEDO	PROVINCIA: LOS RÍOS

CONTIENE:
BLOQUE BIBLIOTECA
PLANTA BAJA
CCTV

ESCALA: INDICADAS	FECHA: 2019	LÁMINA N.º: ELT-CCTV-02
-------------------	-------------	-------------------------

SELLOS MUNICIPALES: