



BLOQUE BIBLIOTECA

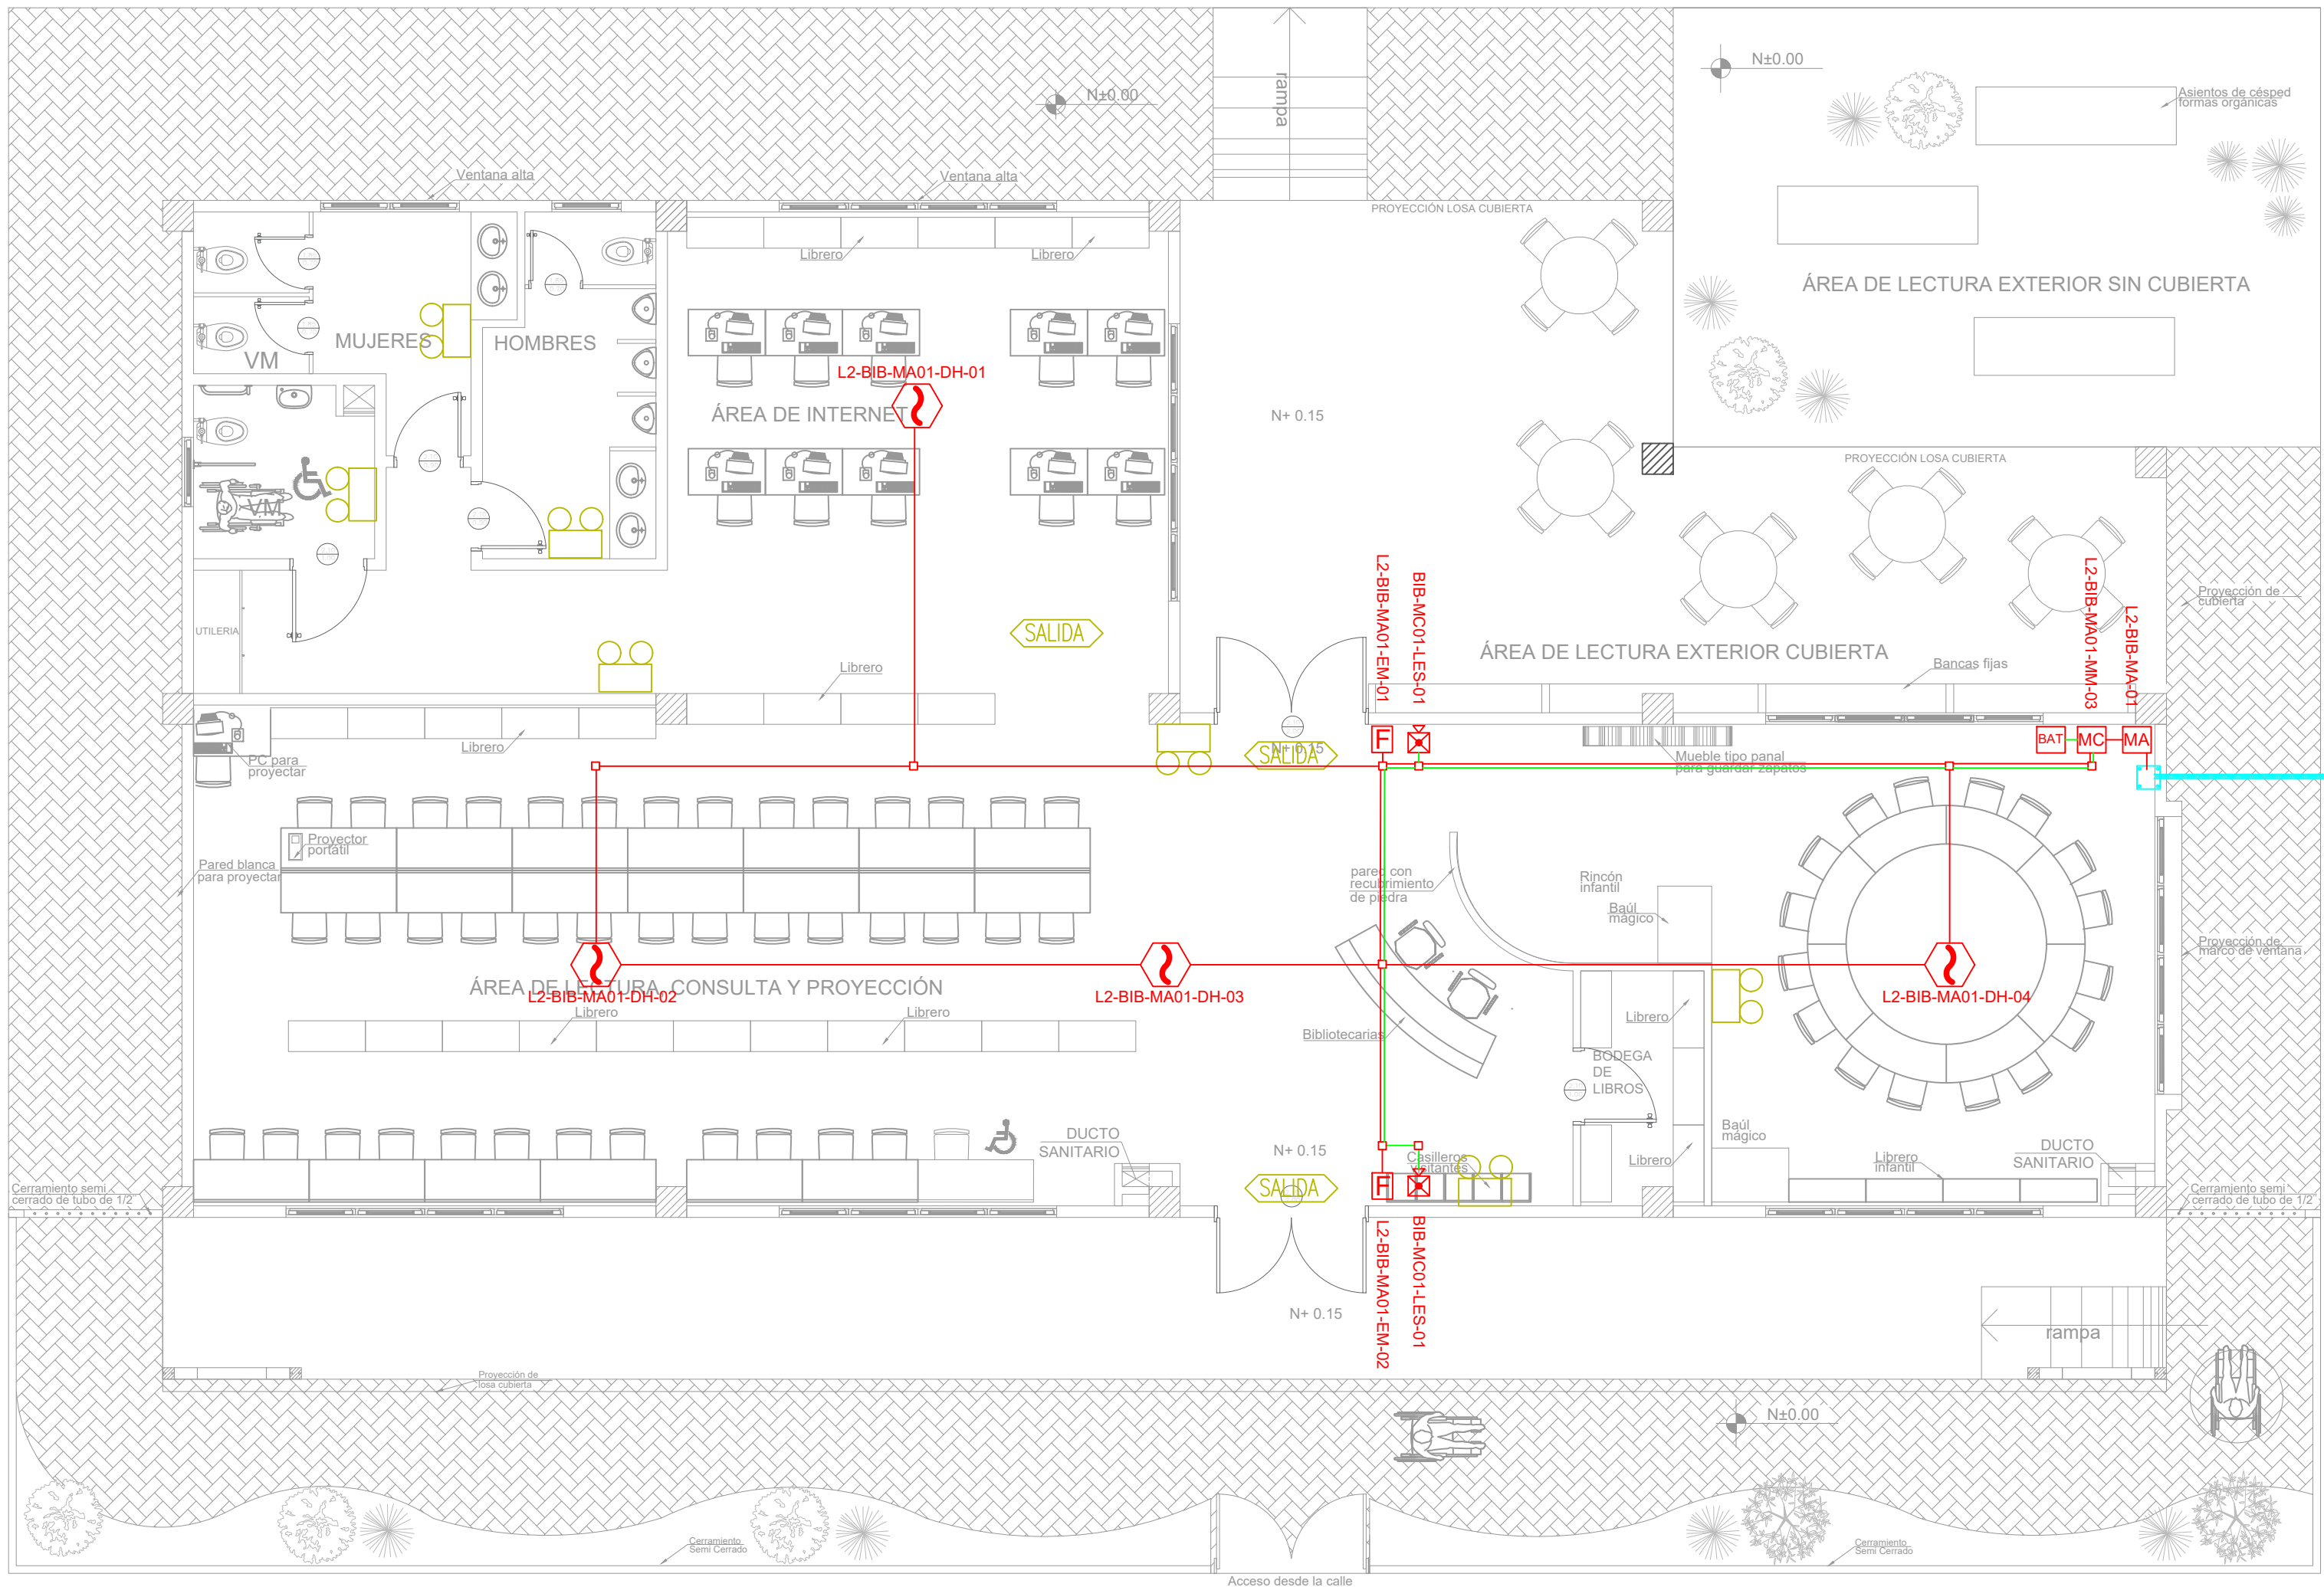


ESCALA 1:75



CANTIDAD	SIMBOLOGIA	
04		Detector de Humo
00		Detector de Temperatura
02		Estación Manual
02		Luz Estroboscópica con Sirena
01		Módulo de Aislamiento
01		Módulo de Control
01		Módulo de Monitoreo
01		Sistema Auxiliar alimentación 24Vdc
01		Anunciador Remoto
01		Pozo de mano
00		Bandeja metálica por piso
00		Bandeja metálica por tumbado
00		Central del Sistema de Incendios
84.84m (cable)		Cable 2 x 16 AWG Antiflama en Tubería 3/4" para Lazo de Comunicación
65.37m(tubería)		Cable 2 x 16 AWG Antiflama en Tubería 3/4" para Alimentación de Luces Estroboscópicas
03		Letrero de Señalización de Salida
07		Lámpara de Emergencia

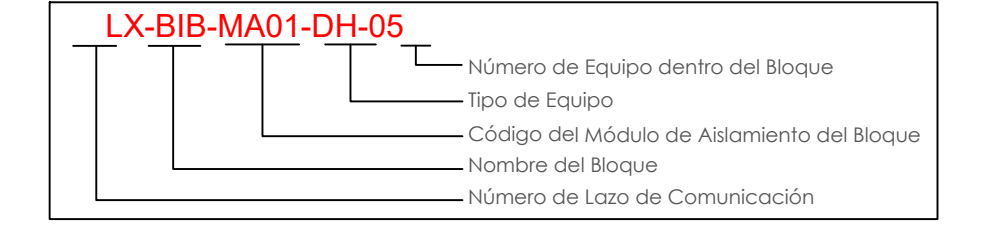

DETALLE PARA MONTAJE DE LOS DETECTORES EN TECHO FALSO

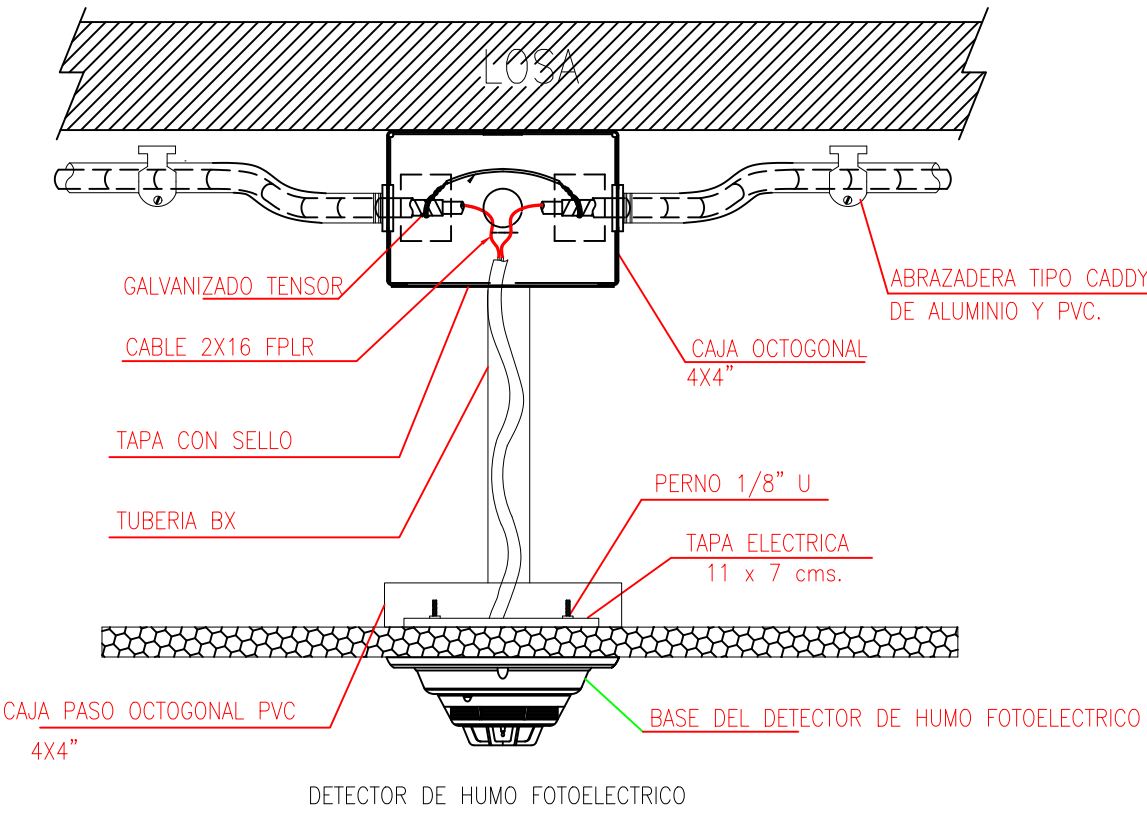

DETALLE PARA MONTAJE DE LAS ESTACIONES MANUALES Y DE LAS LUCES ESTROBOSCÓPICAS CON SU MÓDULO DE CONTROL

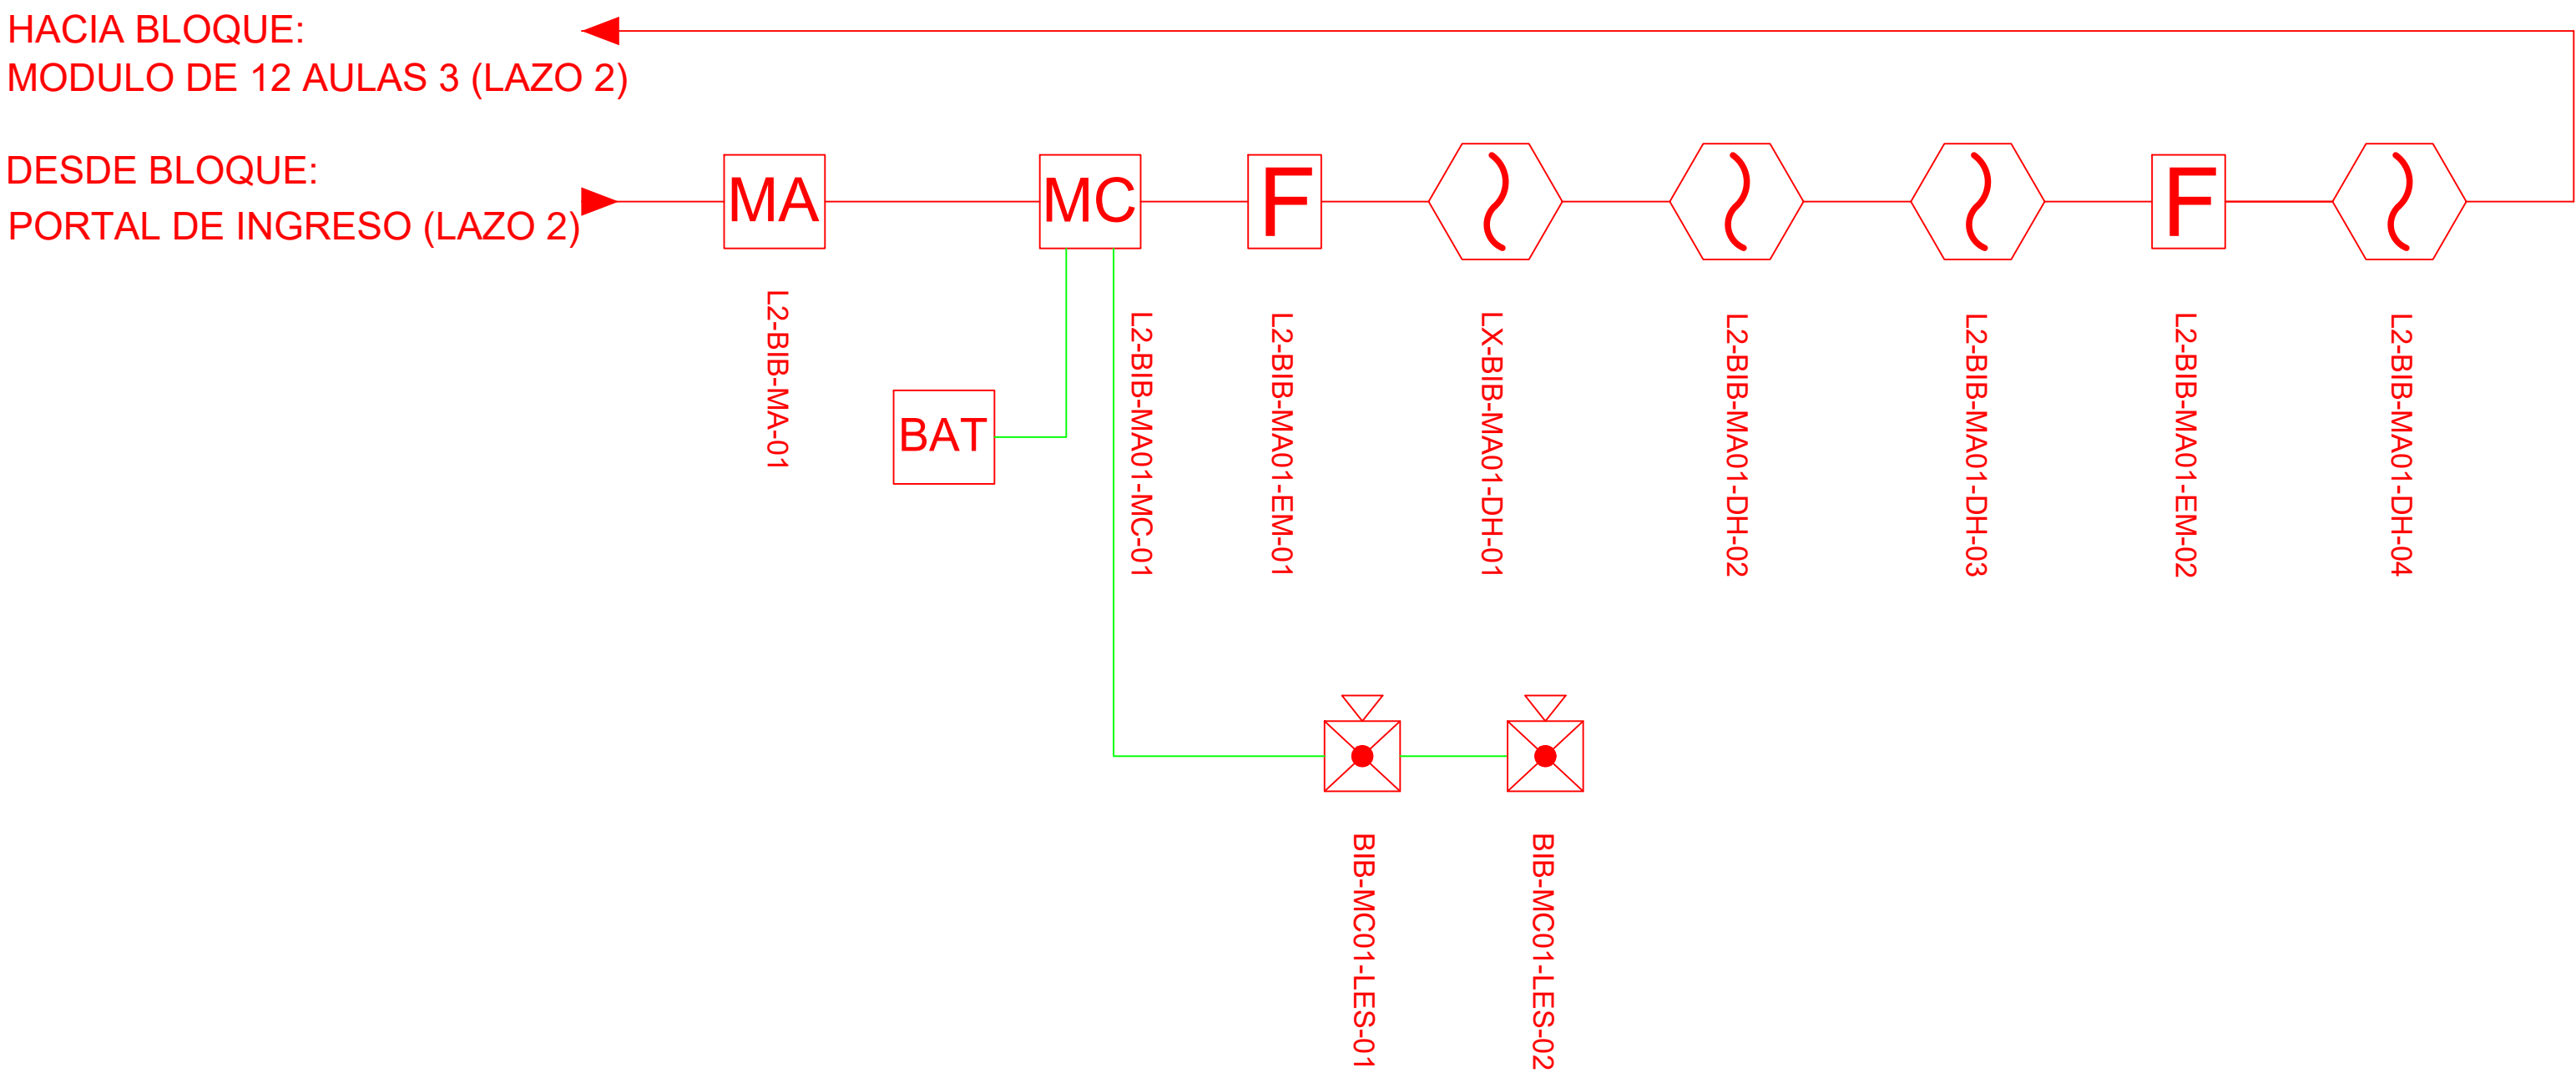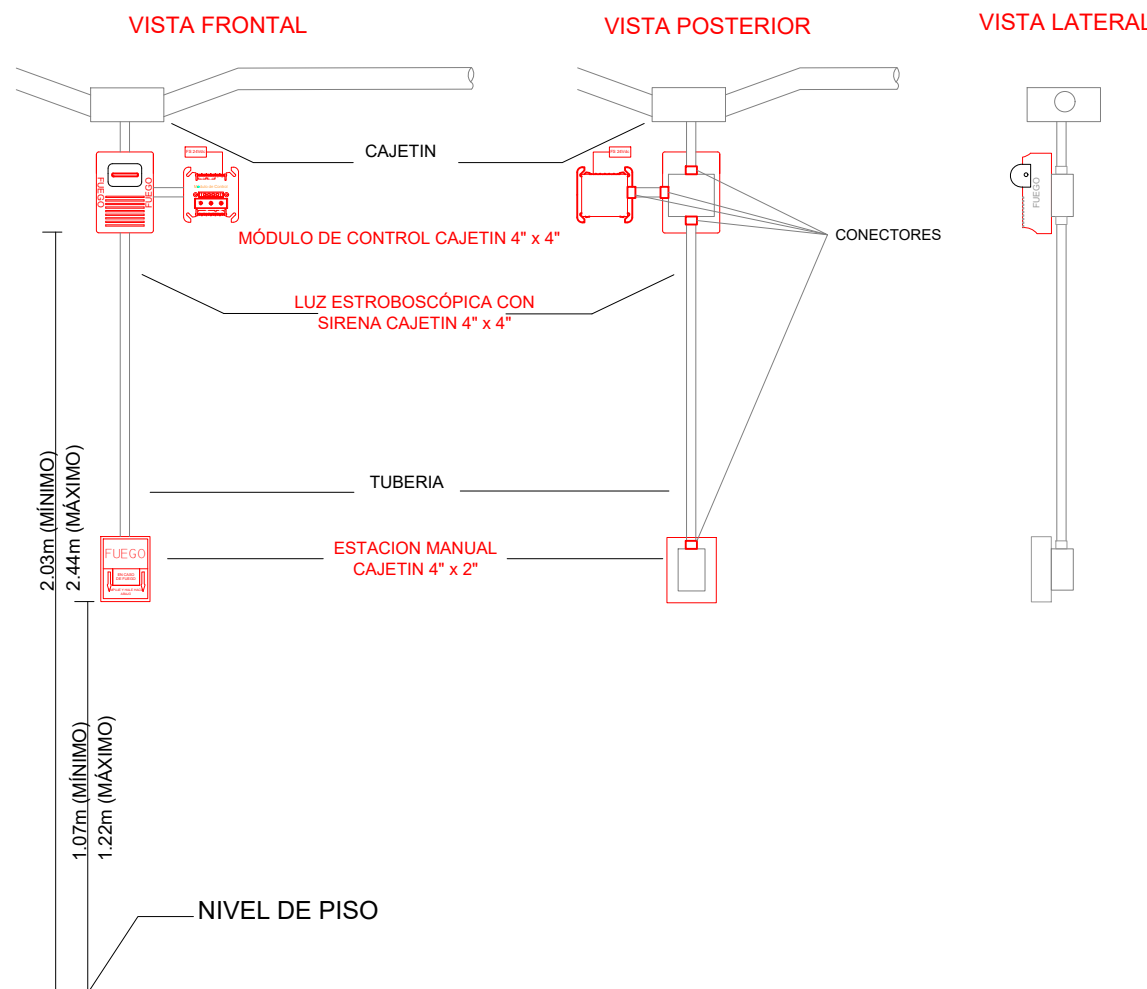

MINISTERIO DE EDUCACIÓN



RESPONSABLES:

ARQ. NELSON CAMPOS V.
DIRECTOR DE PROYECTO
TECNICAS CBB S.A.

ING. HERNAN ERAZO
ADMINISTRADOR DE CONTRATO
#BIRF-8542-SBCC-CF-2019-001

ING. ALEX GUALICHICOMIN
INGENIERO DISEÑADOR
TECNICAS CBB S.A.

ING. ESTEBAN CHILUISA
ESPECIALISTA ELECTRONICO
MINEDUC



PROYECTO: BIRF-8542-SBCC-CF-2018-030

"INTERVENCIÓN EN LA INFRAESTRUCTURA EXISTENTE Y PROPUESTA PARA LA REPOTENCIACIÓN DE LA UNIDAD EDUCATIVA NICOLAS INFANTE DIAZ, UBICADA EN EL CANTÓN QUEVEDO PROVINCIA DE LOS RÍOS Y UNIDAD EDUCATIVA QUEVEDO UBICADA EN EL CANTÓN QUEVEDO PROVINCIA DE LOS RÍOS."

UNIDAD EDUCATIVA: UNIDAD EDUCATIVA QUEVEDO

CANTÓN: QUEVEDO PROVINCIA: LOS RÍOS

CONTIENE: BLOQUE BIBLIOTECA PLANTA BAJA SISTEMA DE DETECCIÓN DE INCENDIOS

ESCALA: INDICADAS FECHA: 2019 LÁMINA N.º ELT-SDI-02

SELLOS MUNICIPALES: