







BLOQUE ADMINISTRATIVO

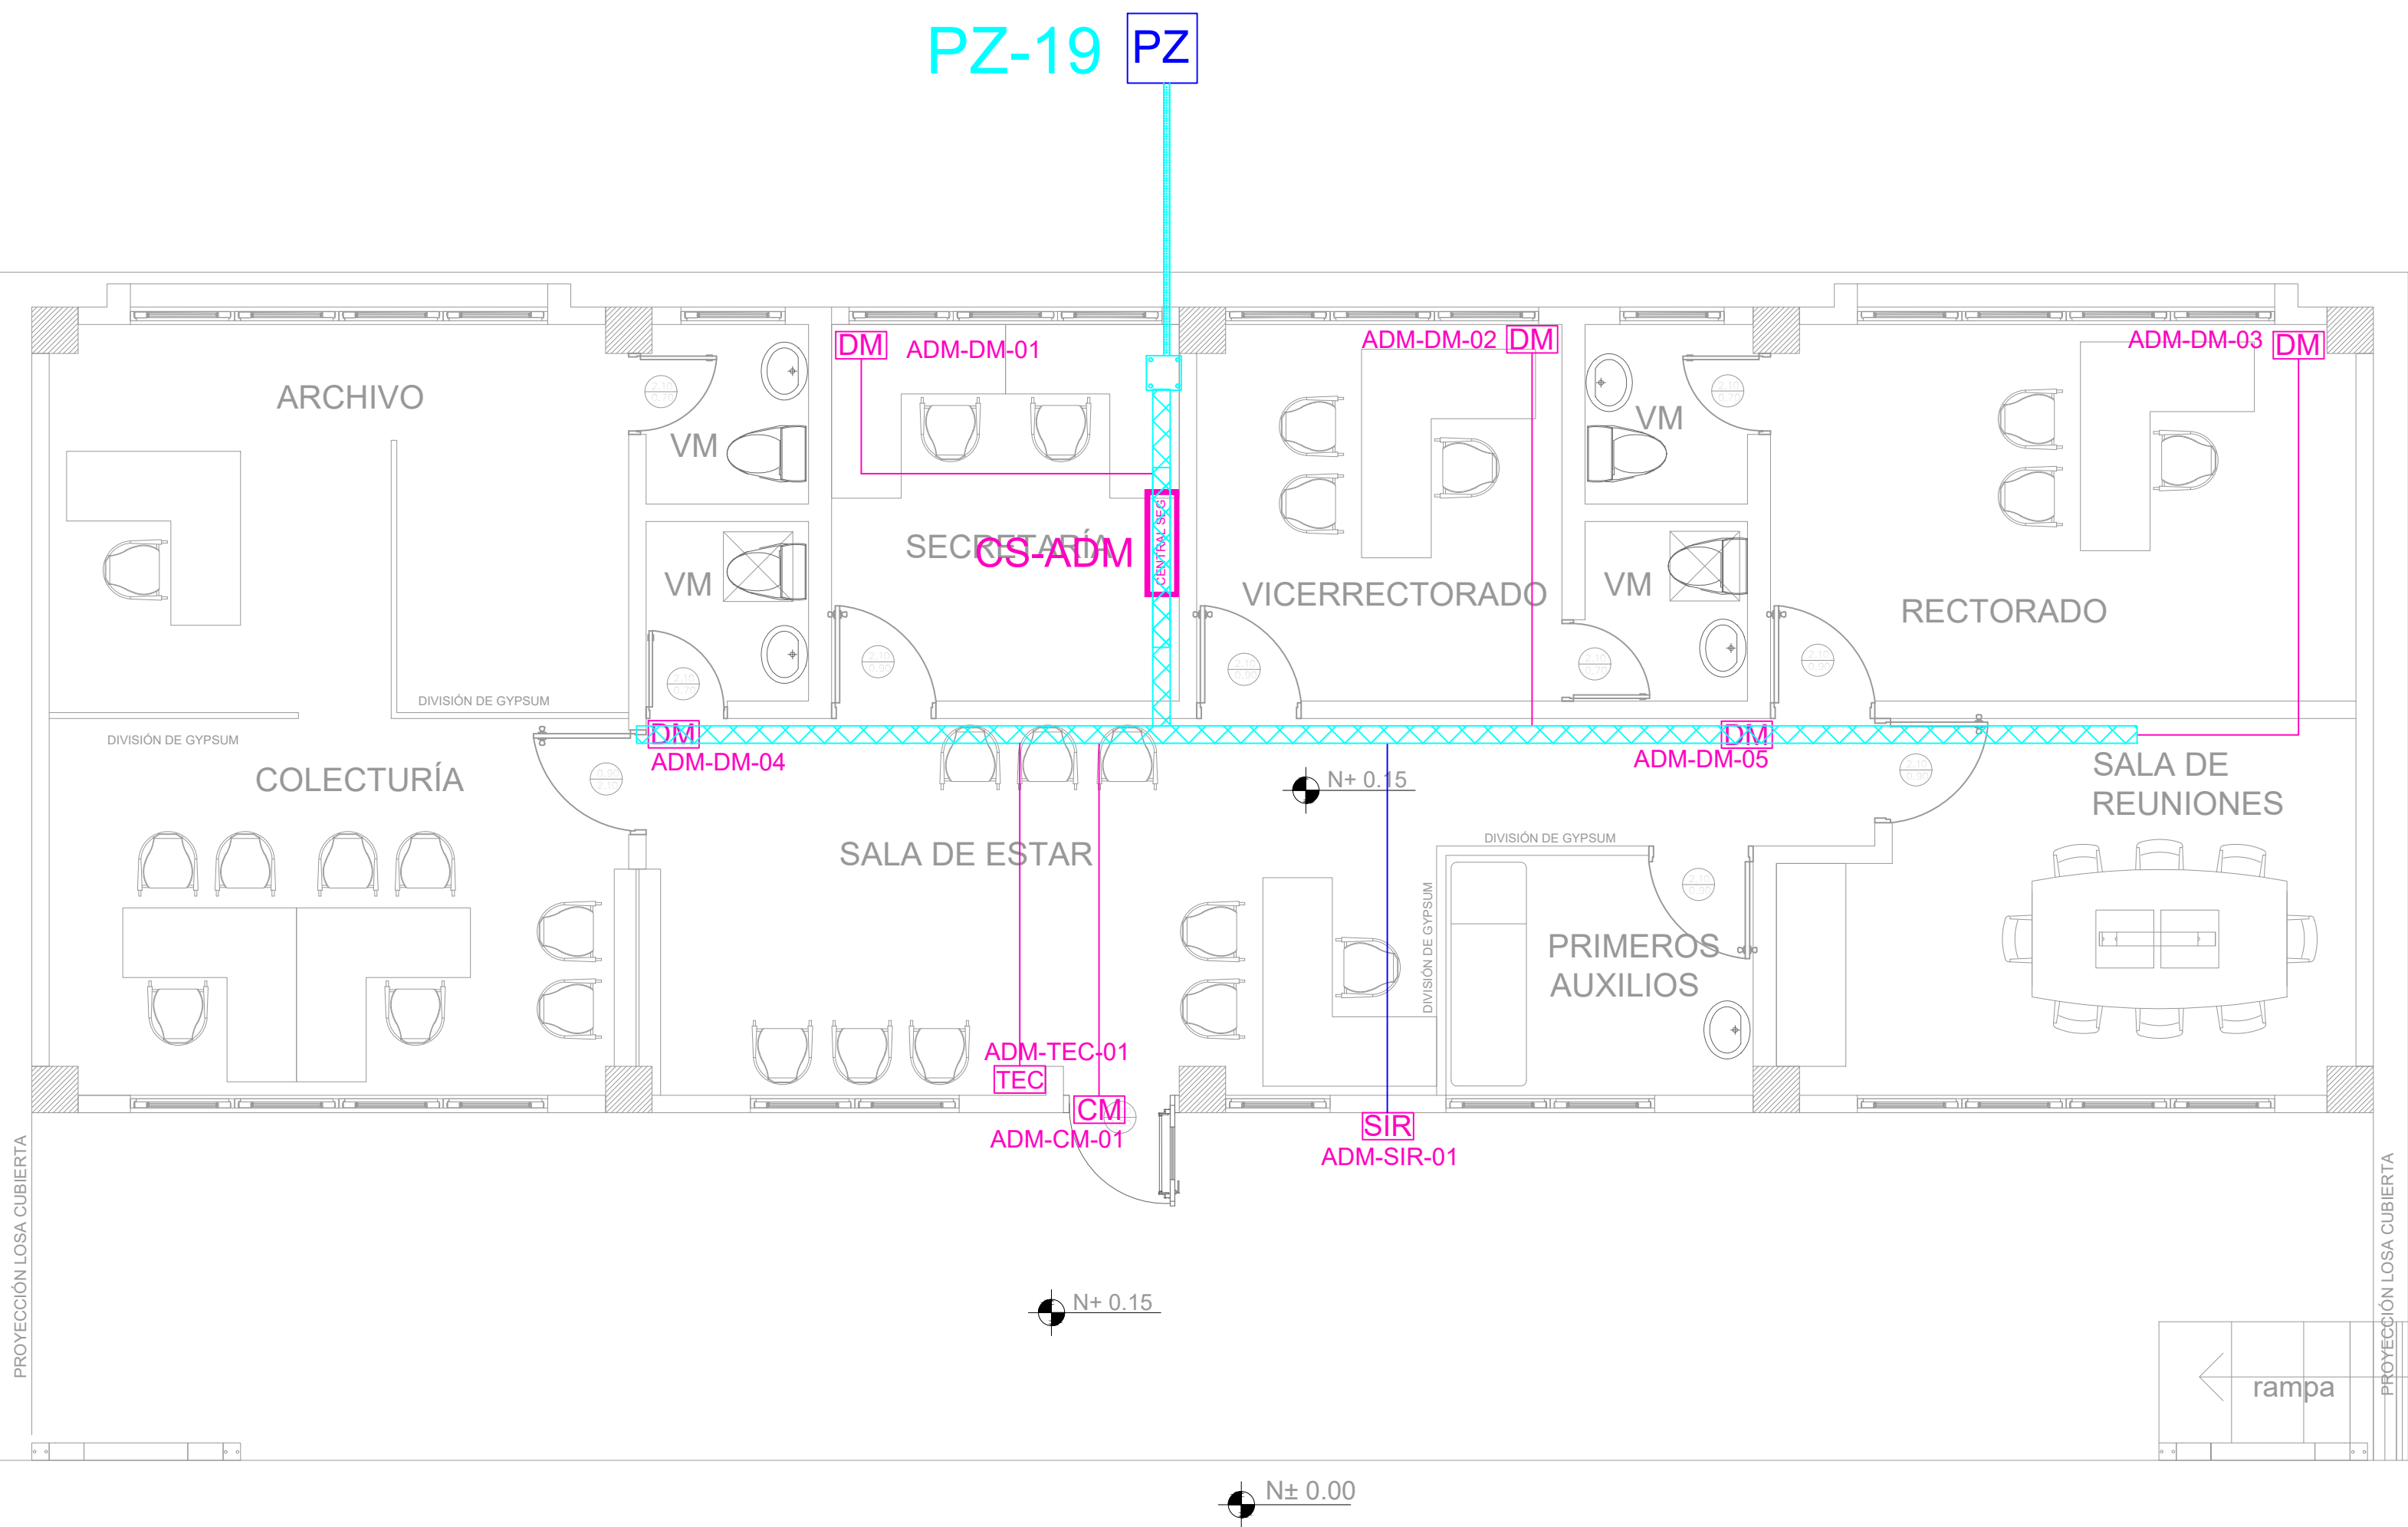

ESCALA 1:50

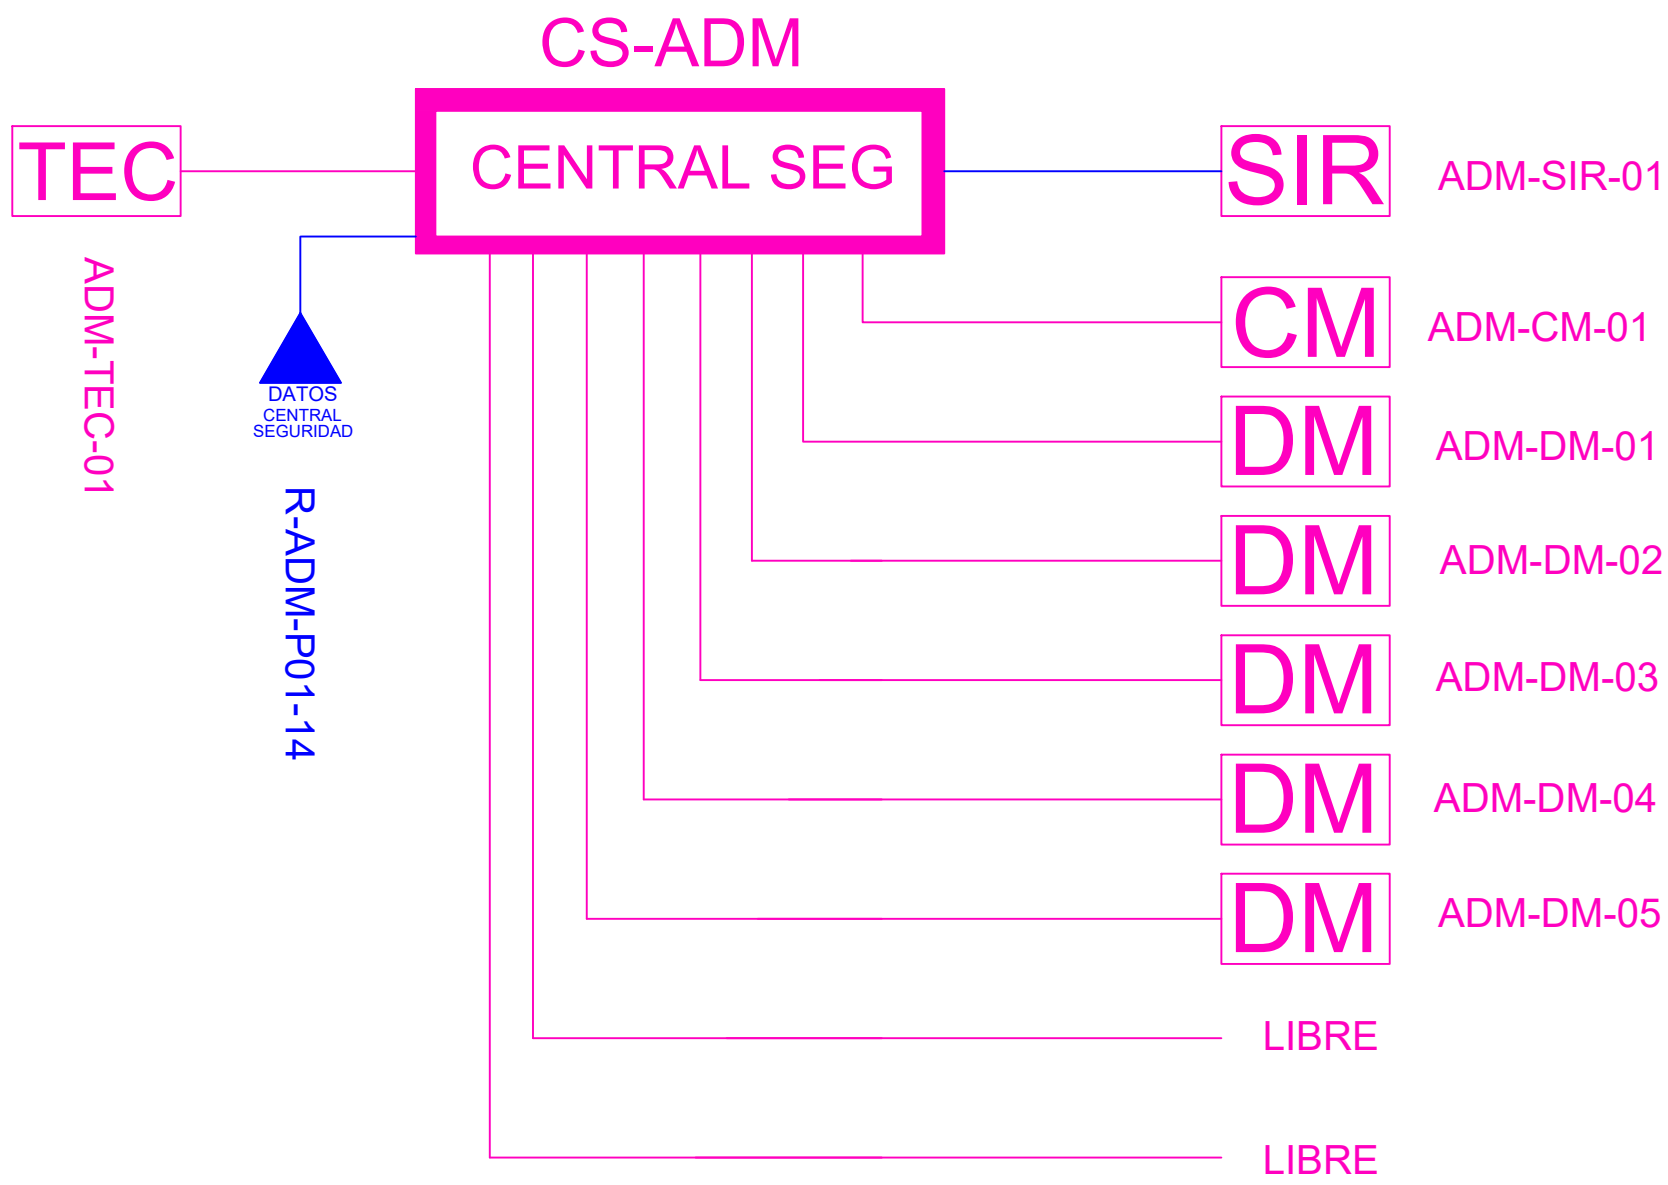

CANTIDAD	SIMBOLOGIA	
01	CM	Contacto Magnético
05	DM	Detector de Movimiento
01	TEC	Teclado Alfanumérico
01	SIR	Sirena con tamper
01	CENTRAL SEG	Central de Seguridad
01	PZ	Pozo de mano
00		Bandeja metálica por piso
18		Bandeja metálica por tumbado
94.14		Cable UTP CAT 5 para conexión Equipos con la Central
10		Cable 2 x 14 AWG para conexión de Sirenas con la Central

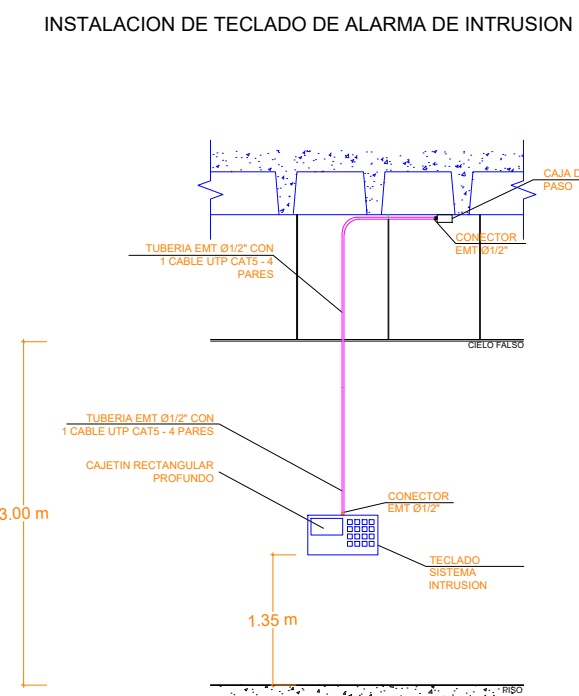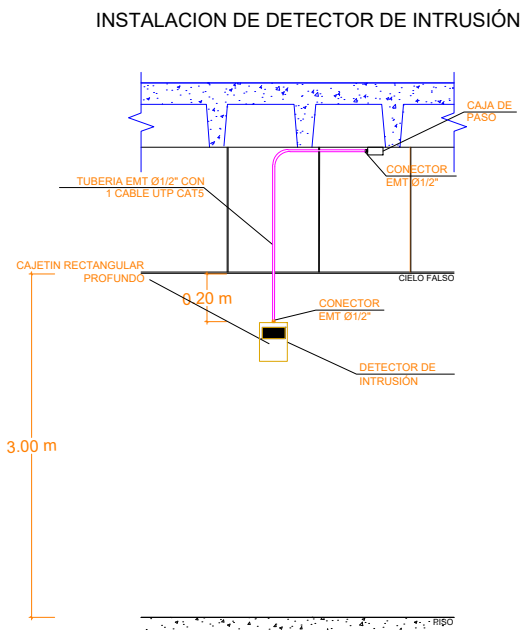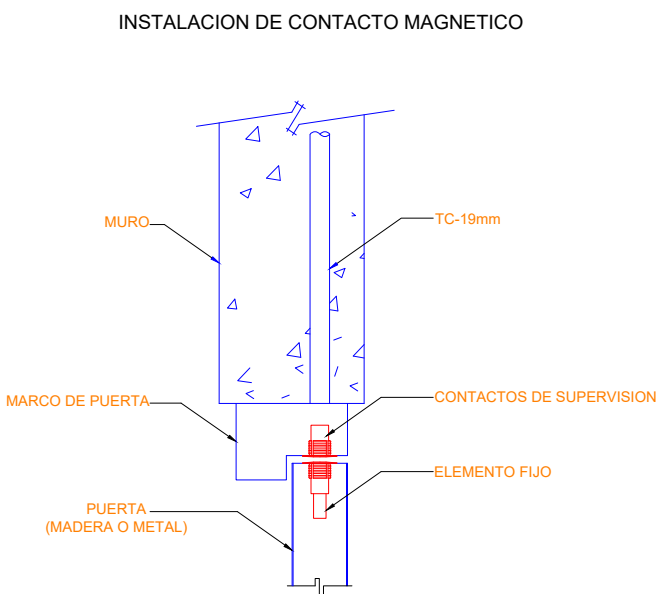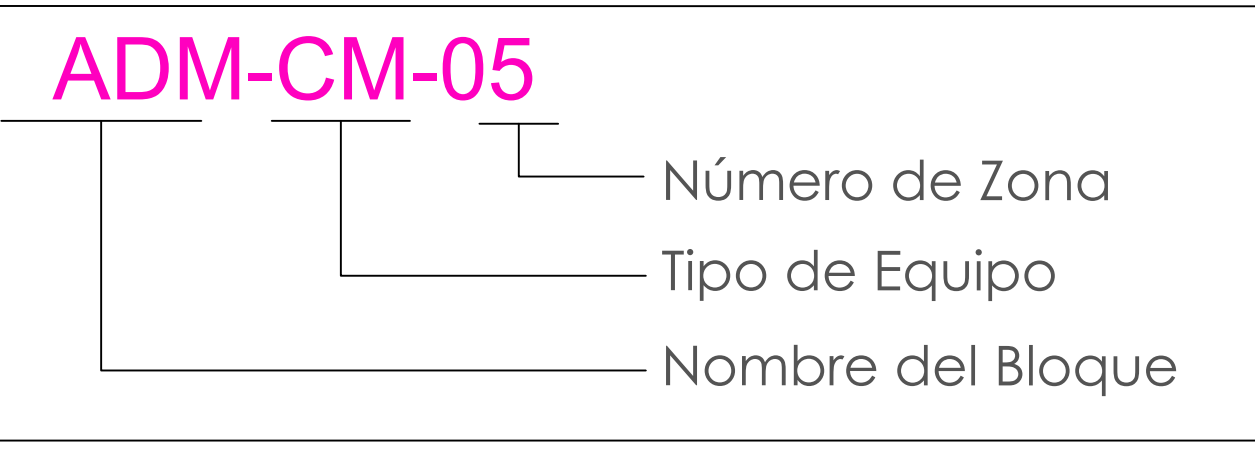

MINISTERIO DE EDUCACIÓN



RESPONSABLES:

ARQ. NELSON CAMPOS V.  
DIRECTOR DE PROYECTO  
TECNICAS CBB S.A.

ING. HERNAN ERAZO  
ADMINISTRADOR DE CONTRATO  
#BIRF-8542-SBCC-CF-2019-001

ING. ALEX GUALICHICOMIN  
INGENIERO DISEÑADOR  
TECNICAS CBB S.A.

ING. ESTEBAN CHILUISA  
ESPECIALISTA ELECTRONICO  
MINEDUC

ESQUEMA DEL PROYECTO:



PROYECTO: BIRF-8542-SBCC-CF-2018-030

"INTERVENCIÓN EN LA INFRAESTRUCTURA EXISTENTE Y PROPUESTA PARA LA REPOTENCIACIÓN DE LA UNIDAD EDUCATIVA NICOLAS INFANTE DIAZ, UBICADA EN EL CANTÓN QUEVEDO PROVINCIA DE LOS RÍOS Y UNIDAD EDUCATIVA QUEVEDO UBICADA EN EL CANTÓN QUEVEDO PROVINCIA DE LOS RÍOS."

UNIDAD EDUCATIVA: QUEVEDO

CANTÓN: QUEVEDO PROVINCIA: LOS RÍOS

CONTIENE: ADMINISTRACIÓN PLANTA BAJA SISTEMA DE SEGURIDAD

ESCALA: INDICADAS FECHA: 2019 LÁMINA N.º: ELT-SE-01

SELLOS MUNICIPALES: