




BLOQUE LABORATORIO DE TECNOLOGÍA E IDIOMAS 2

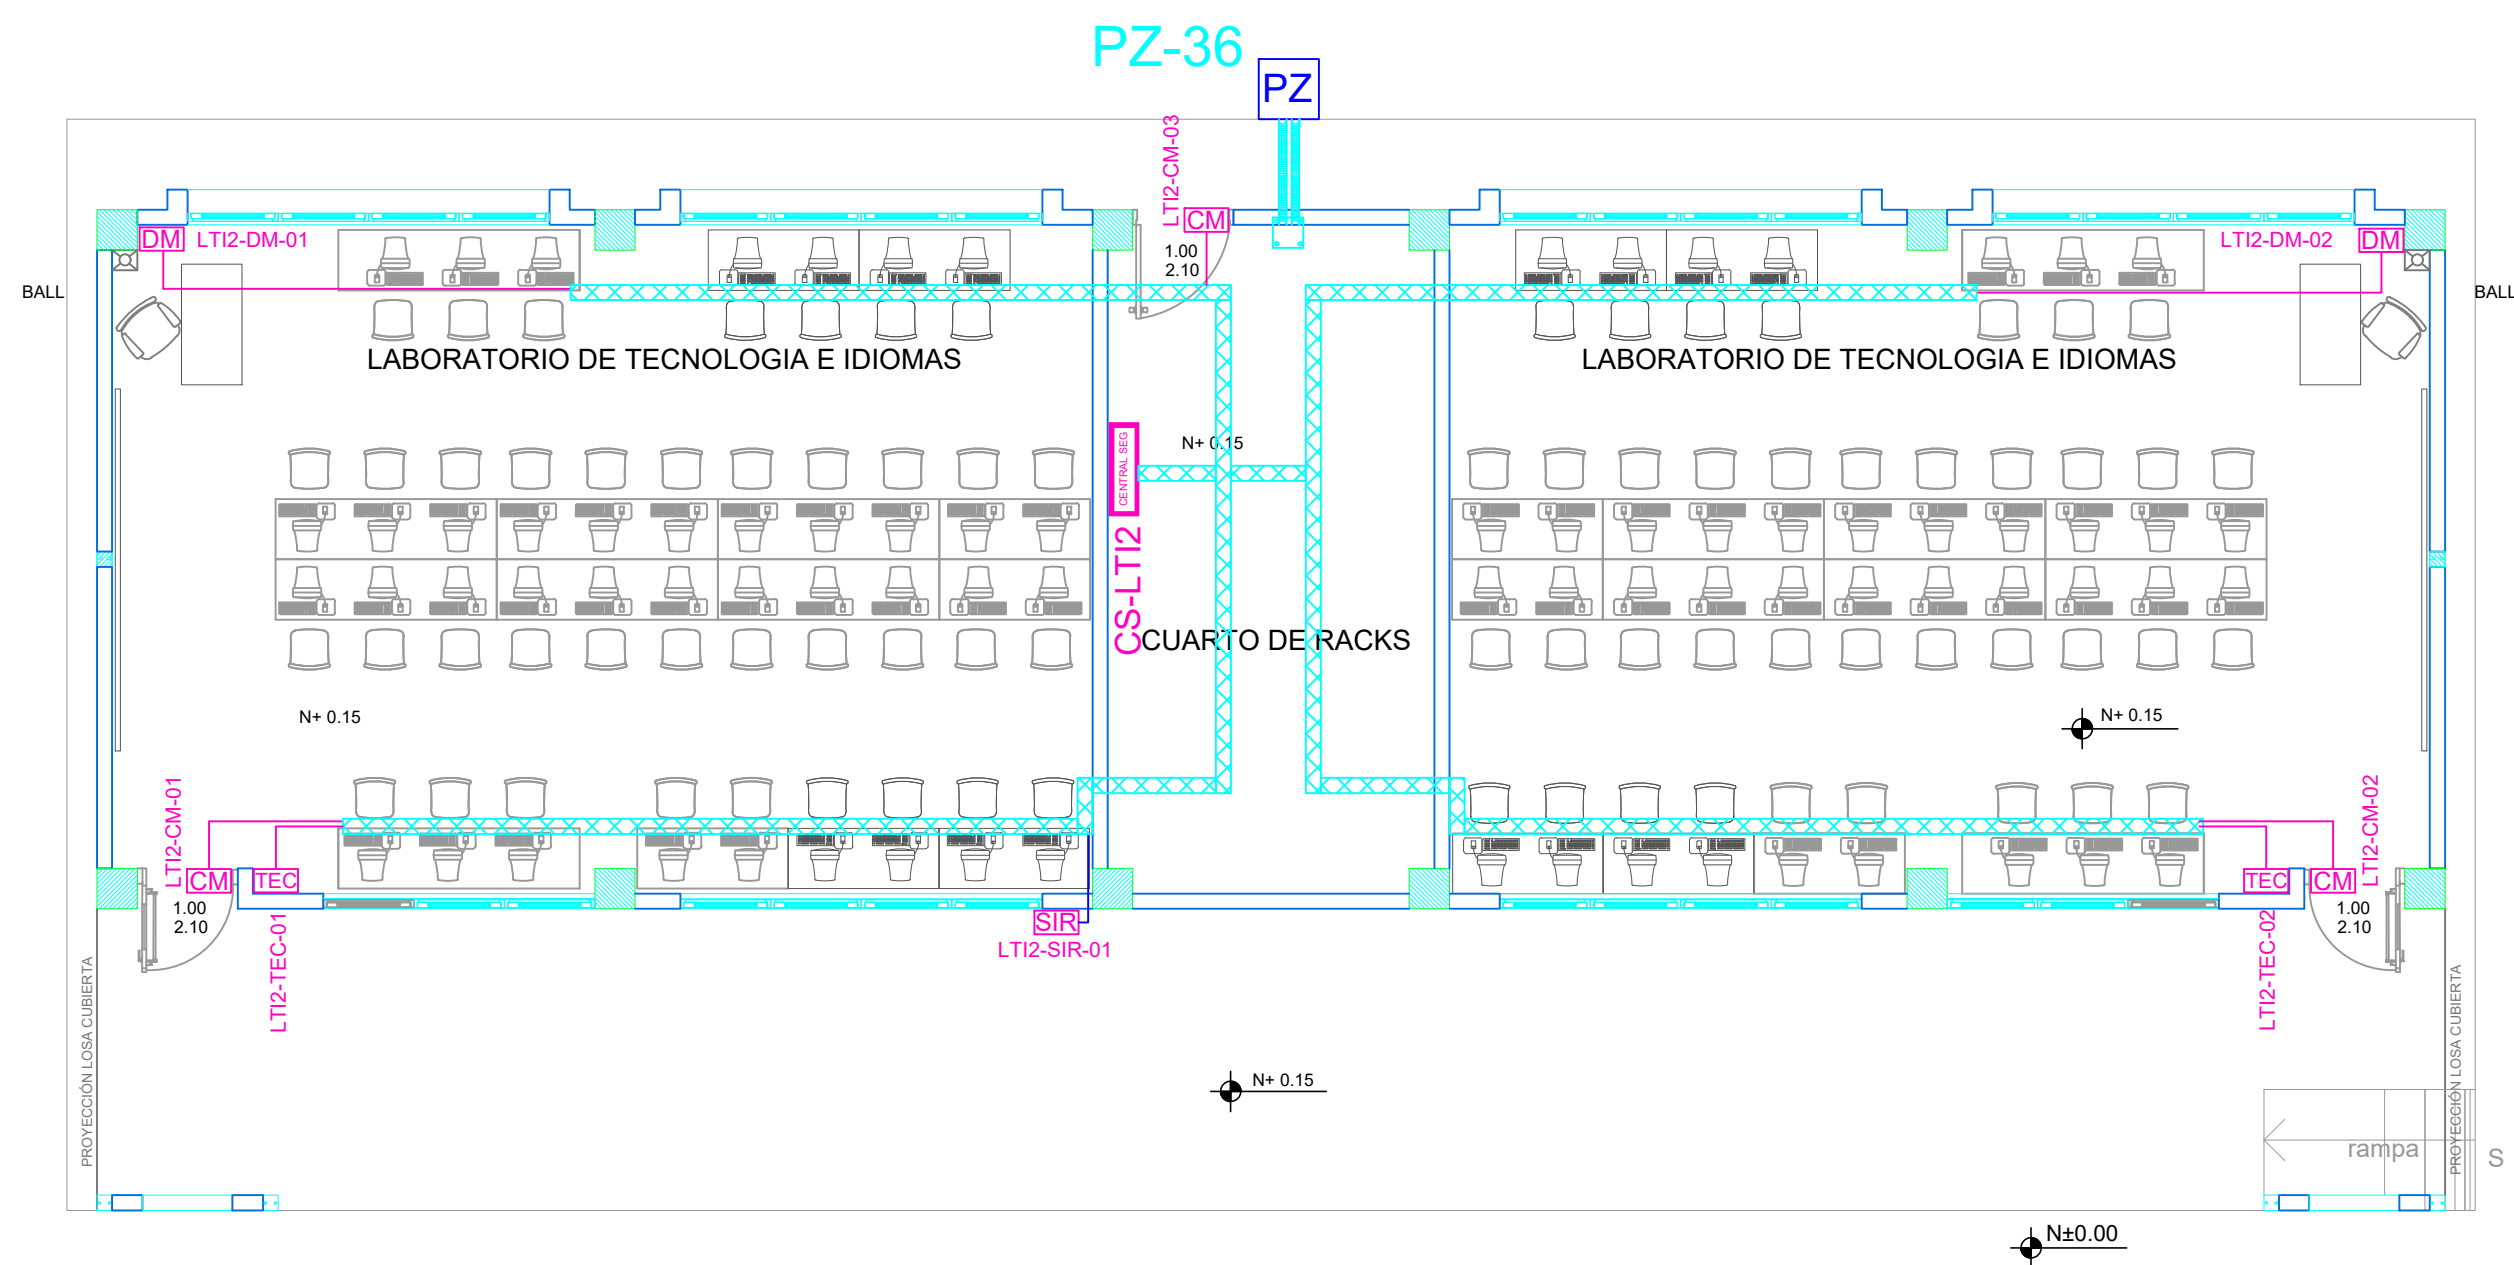


ESCALA 1:75

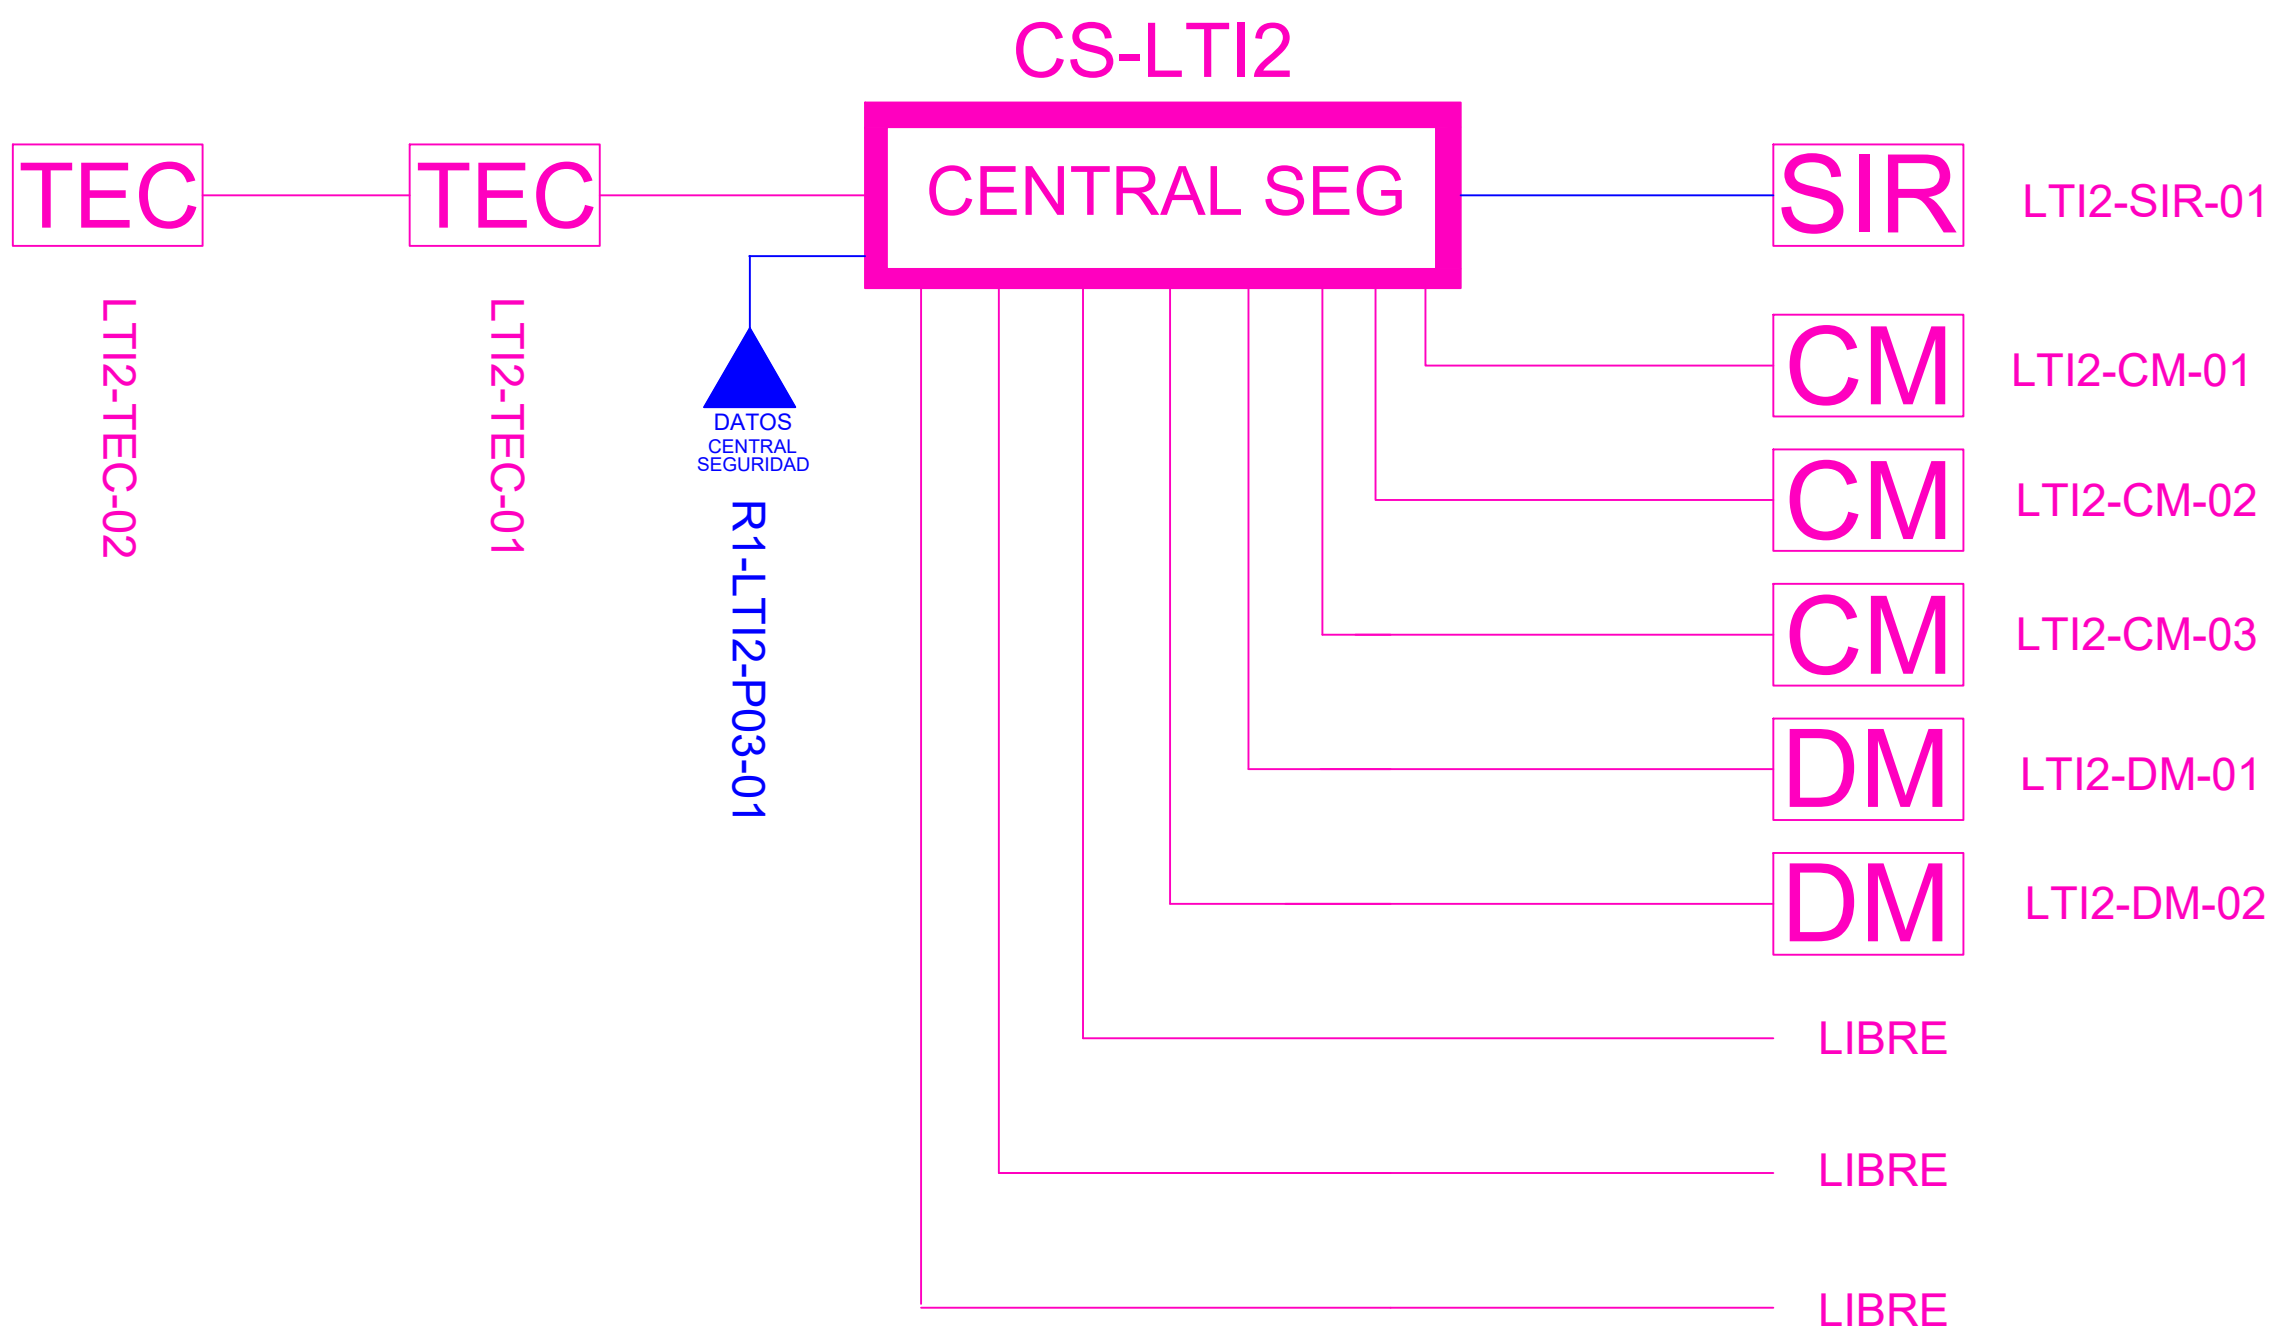


CANTIDAD	SIMBOLOGIA	
03	CM	Contacto Magnético
02	DM	Detector de Movimiento
02	TEC	Teclado Alfanumérico
01	SIR	Sirena con tamper
01	CENTRAL SEG	Central de Seguridad
01	PZ	Pozo de mano
00		Bandeja metálica por piso
70		Bandeja metálica por tumbado
120		Cable UTP CAT 5 para conexión Equipos con la Central
15		Cable 2 x 14 AWG para conexión de Sirenas con la Central

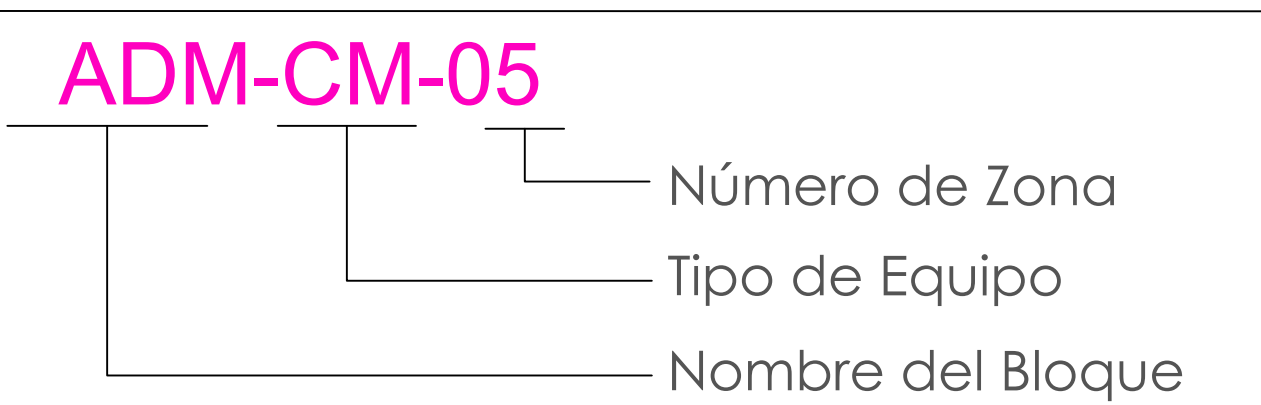


INSTALACION DE CONTACTO MAGNETICO

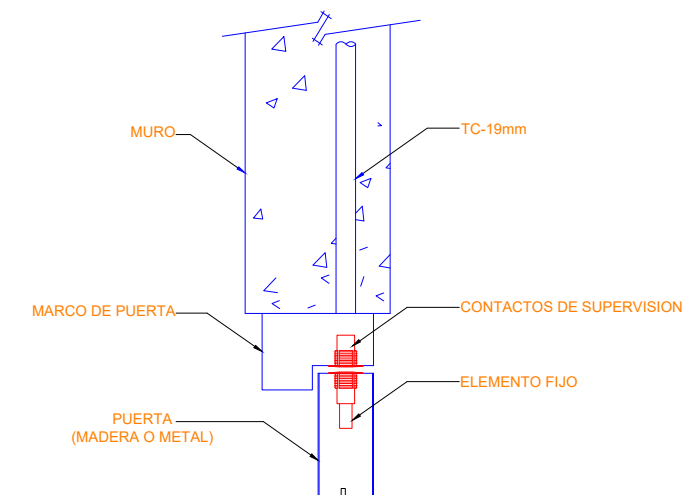

INSTALACION DE DETECTOR DE INTRUSION

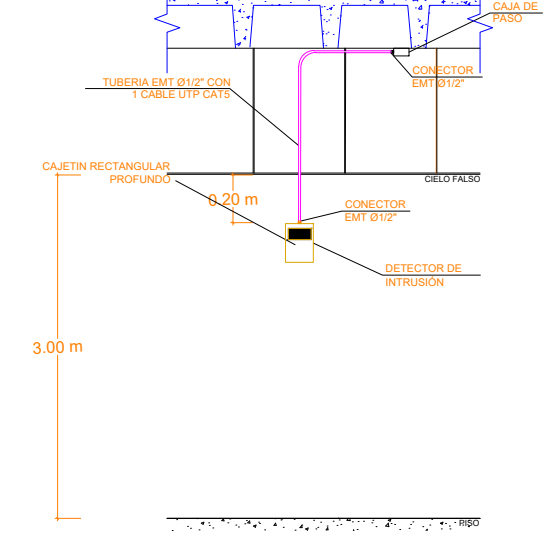

INSTALACION DE TECLADO DE ALARMA DE INTRUSION

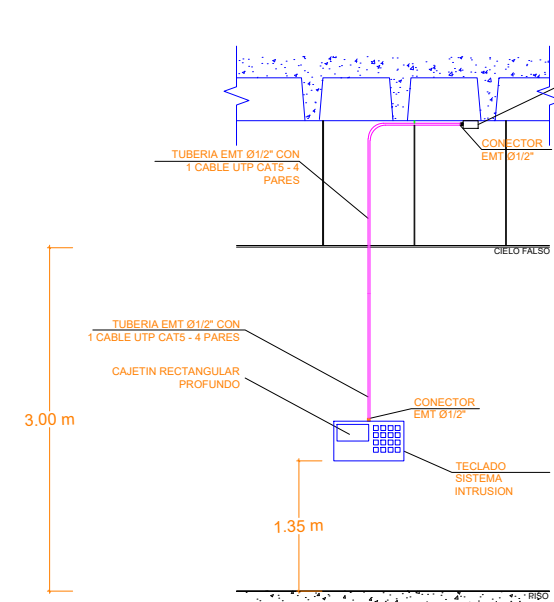

MINISTERIO DE EDUCACIÓN



RESPONSABLES:

ARQ. NELSON CAMPOS V.
DIRECTOR DE PROYECTO
TECNICAS CBB S.A.

ING. HERNAN ERAZO
ADMINISTRADOR DE CONTRATO
#BIRF-8542-SBCC-CF-2019-001

ING. ALEX GUALICHICOMIN
INGENIERO DISEÑADOR
TECNICAS CBB S.A.

ING. ESTEBAN CHILUISA
ESPECIALISTA ELECTRONICO
MINEDUC

ESQUEMA DEL PROYECTO:



PROYECTO: BIRF-8542-SBCC-CF-2018-030

"INTERVENCIÓN EN LA INFRAESTRUCTURA EXISTENTE Y PROPUESTA PARA LA REPOTENCIACIÓN DE LA UNIDAD EDUCATIVA NICOLAS INFANTE DIAZ, UBICADA EN EL CANTÓN QUEVEDO PROVINCIA DE LOS RÍOS Y UNIDAD EDUCATIVA QUEVEDO UBICADA EN EL CANTÓN QUEVEDO PROVINCIA DE LOS RÍOS."

UNIDAD EDUCATIVA: QUEVEDO	
CANTÓN: QUEVEDO	PROVINCIA: LOS RÍOS

CONTIENE:
BLOQUE LABORATORIO DE TECNOLOGÍA E IDIOMAS 2
PLANTA BAJA
SISTEMA DE SEGURIDAD

ESCALA: INDICADAS	FECHA: 2019	LÁMINA N.º: ELT-SE-04
-------------------	-------------	-----------------------

SELLOS MUNICIPALES: