



## BLOQUE SALA DE PROFESORES A

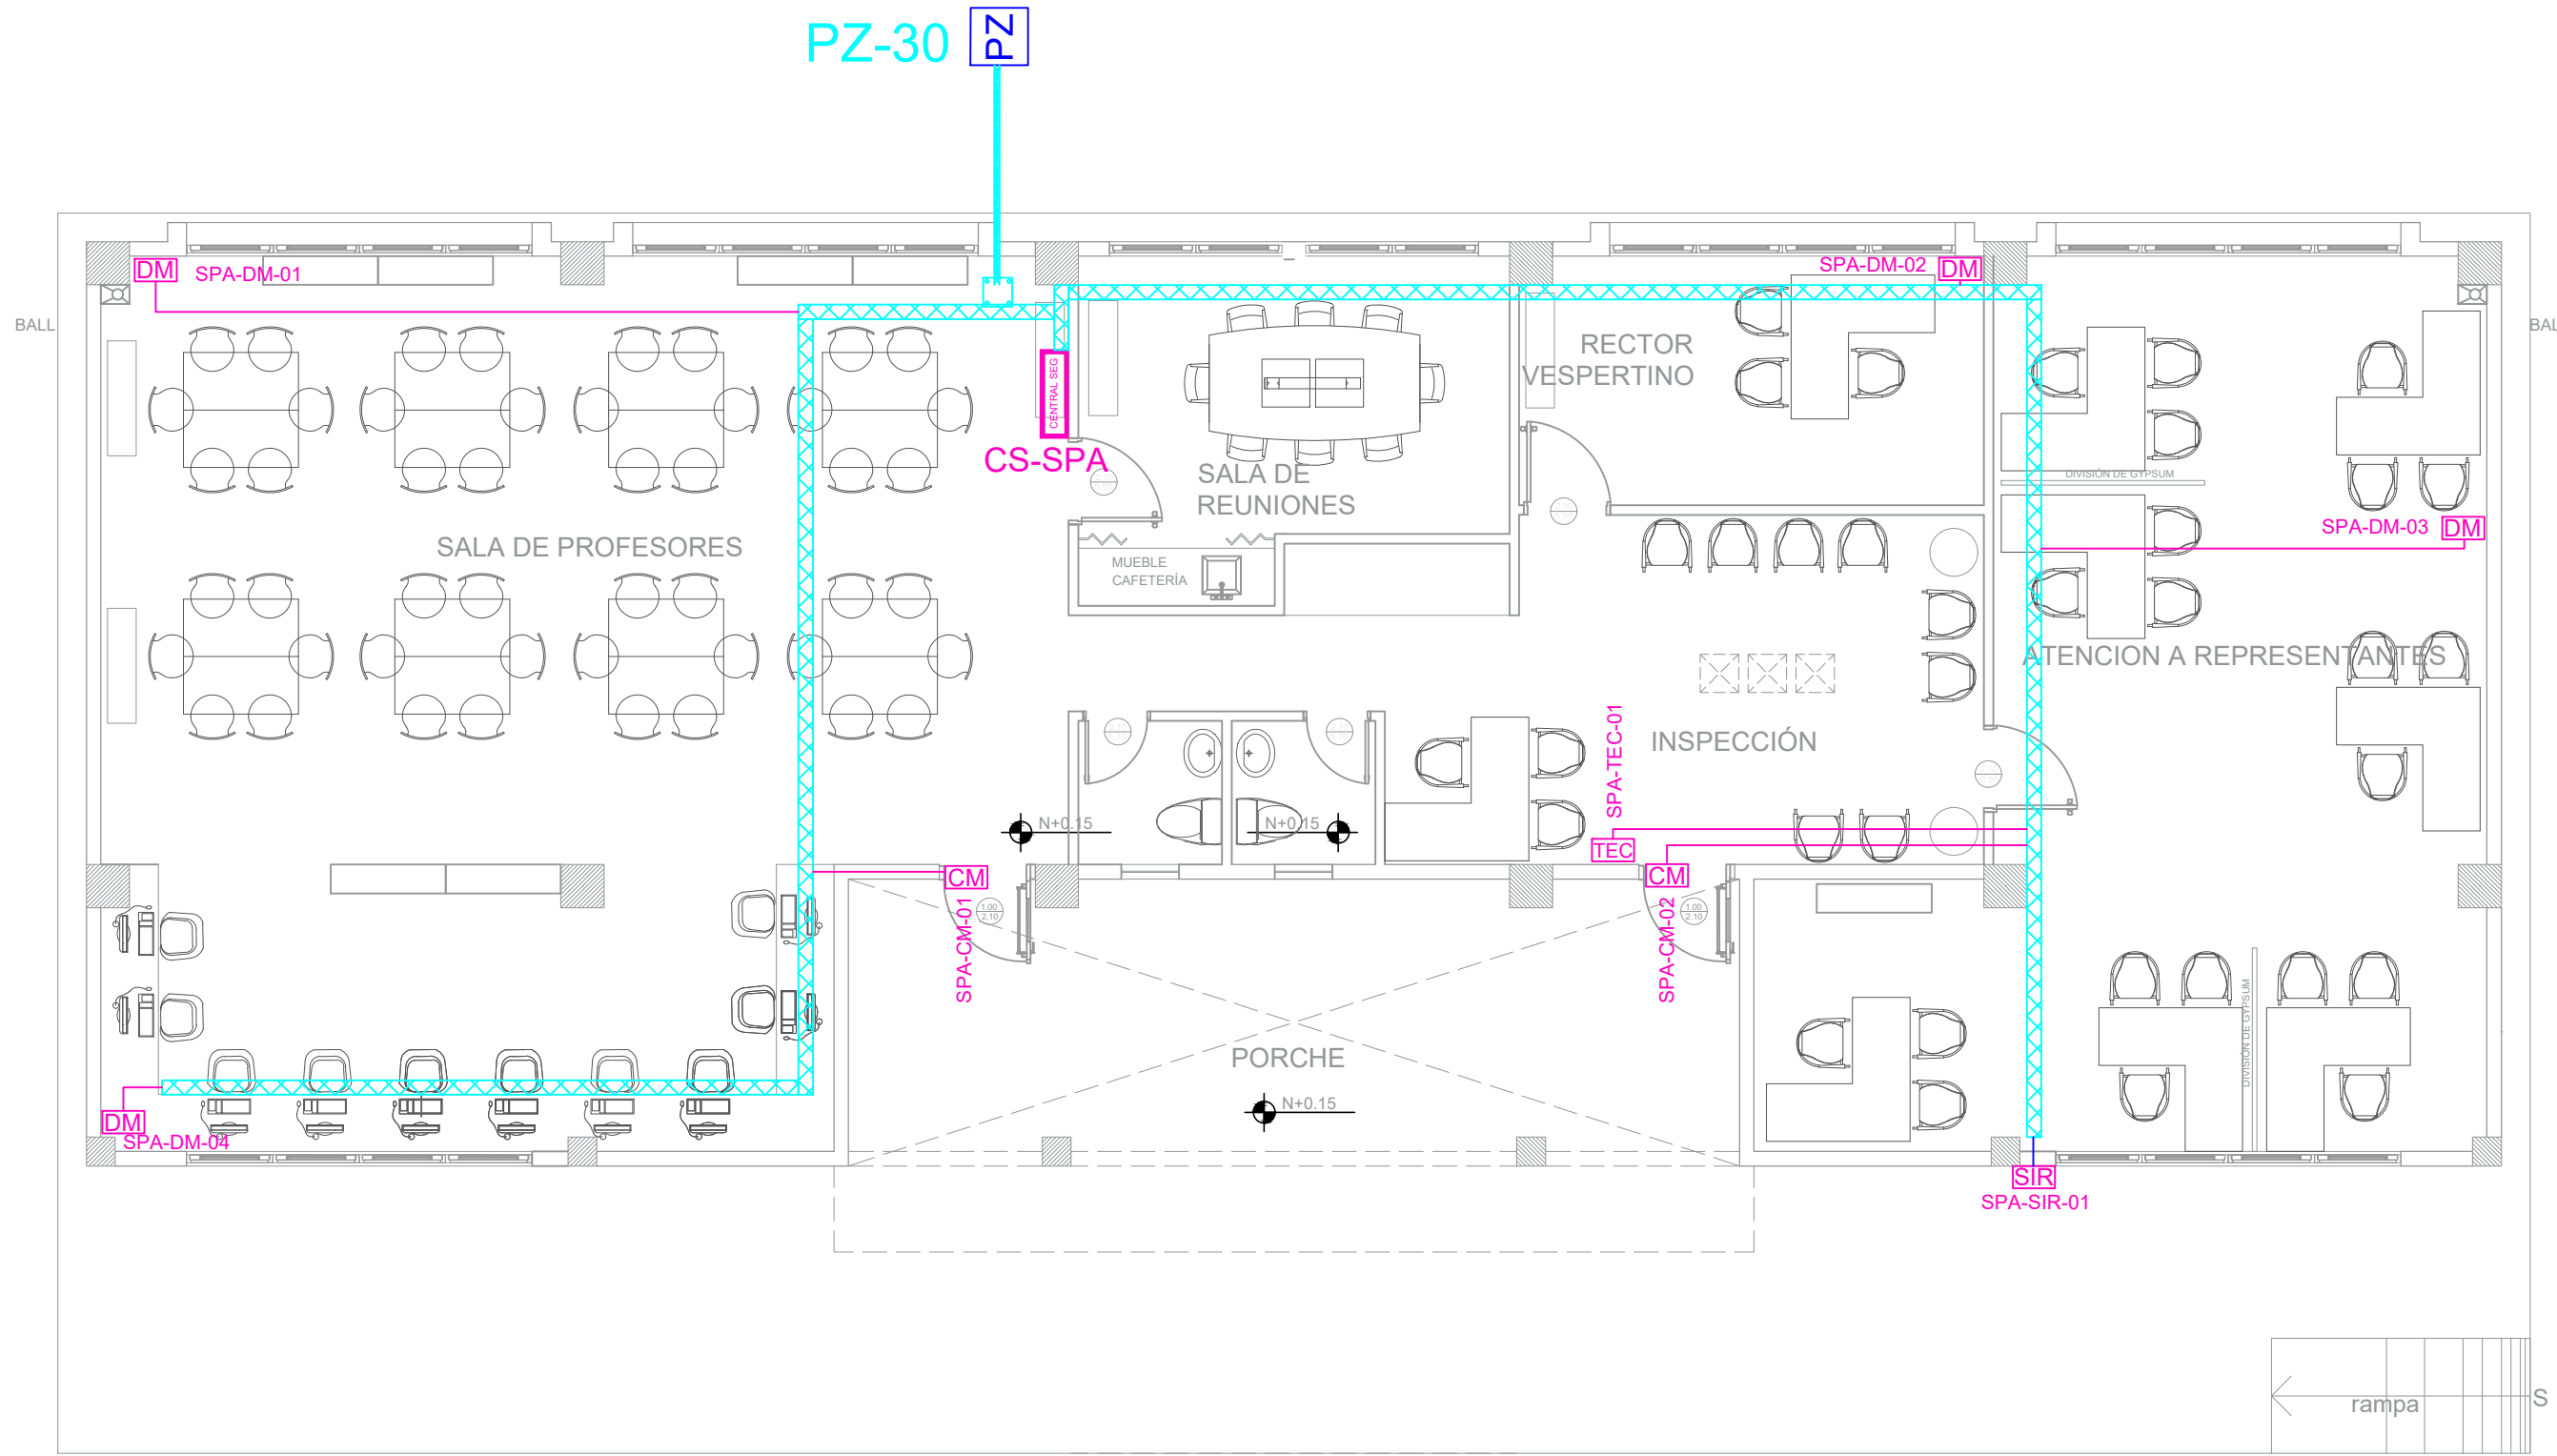

# PLANTA

ESCALA 1:75

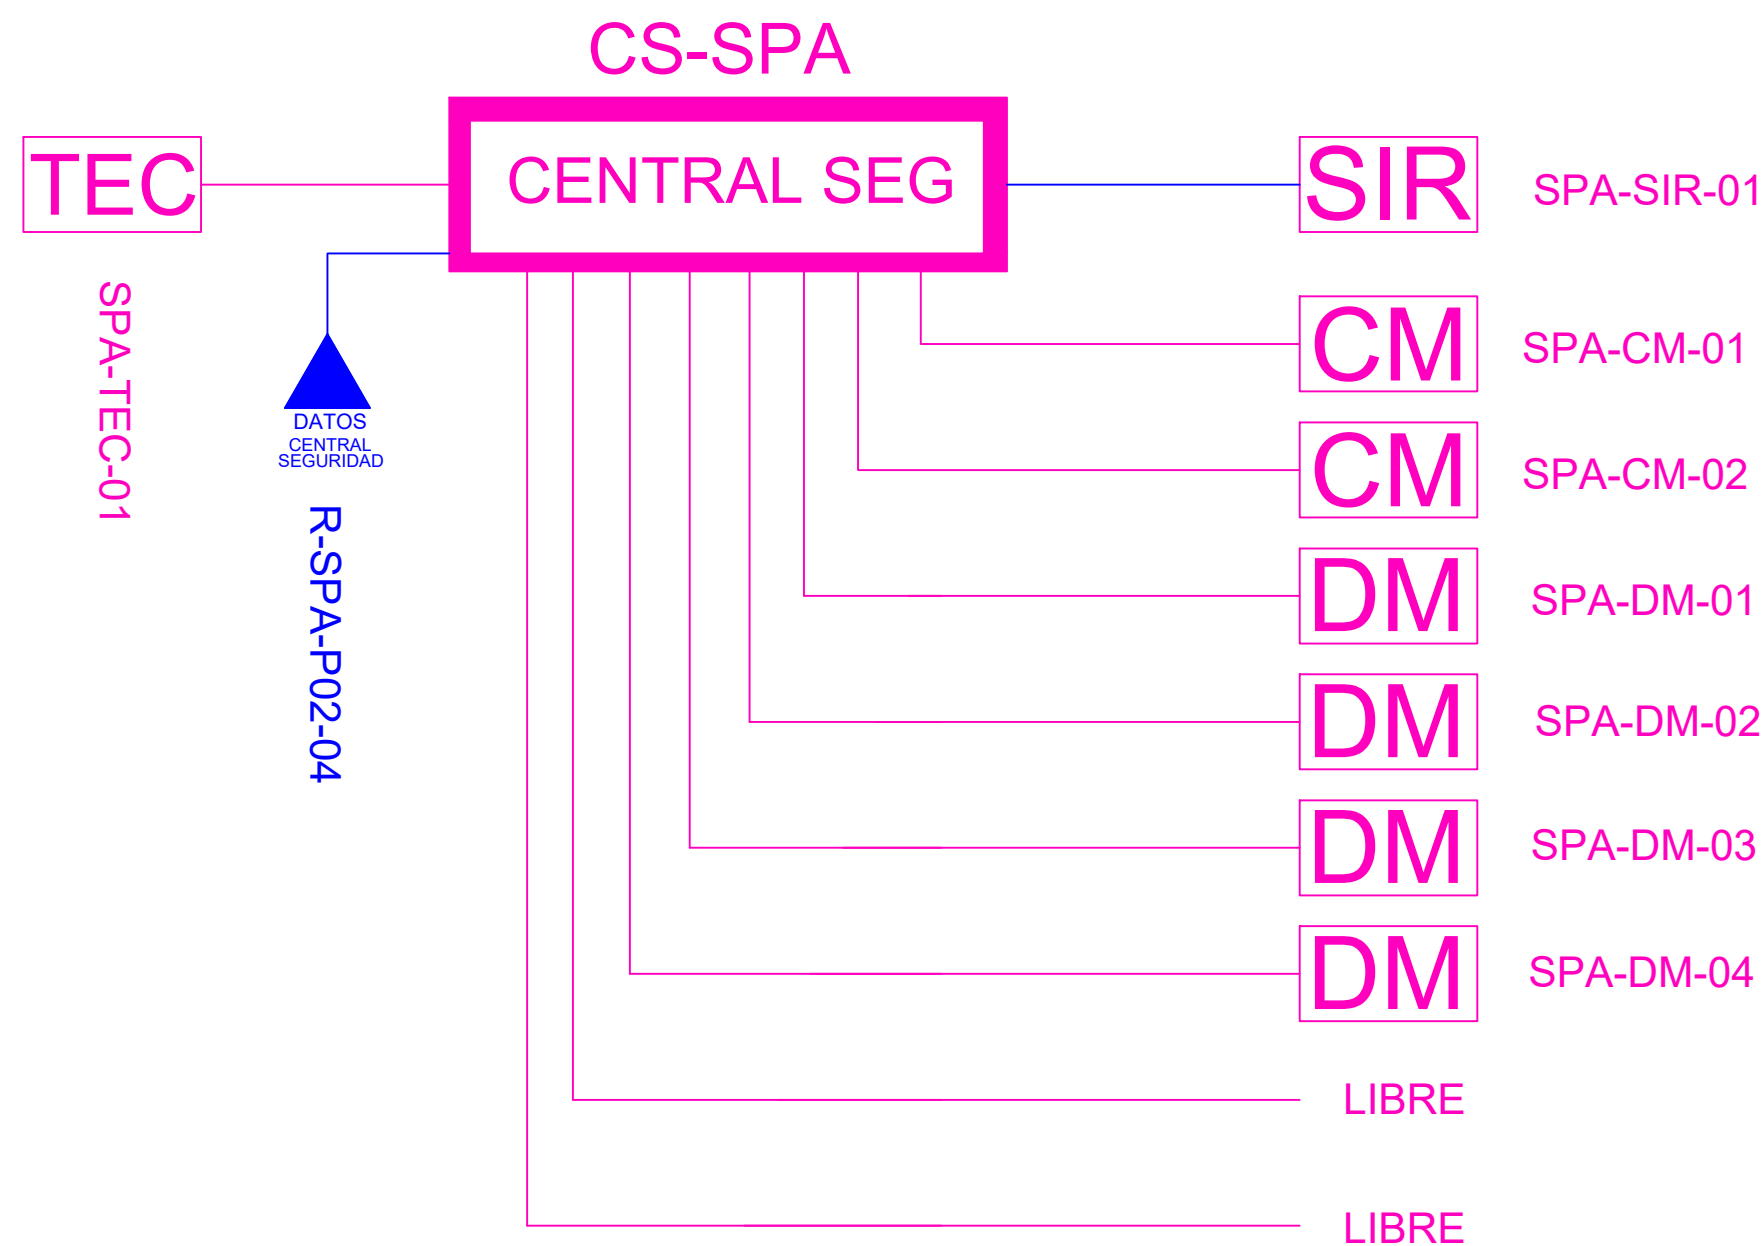




CANTIDAD	SIMBOLOGIA	
02		Contacto Magnético
04		Detector de Movimiento
01		Teclado Alfanumérico
01		Sirena con tamper
01		Central de Seguridad
01		Pozo de mano
00		Bandeja metálica por piso
50		Bandeja metálica por tumbado
94		Cable UTP CAT 5 para conexión Equipos con la Central
20		Cable 2 x 14 AWG para conexión de Sirenas con la Central

# ADM-CM-05

Número de Zona

### Tipo de Equipo

Nombre del Bloque

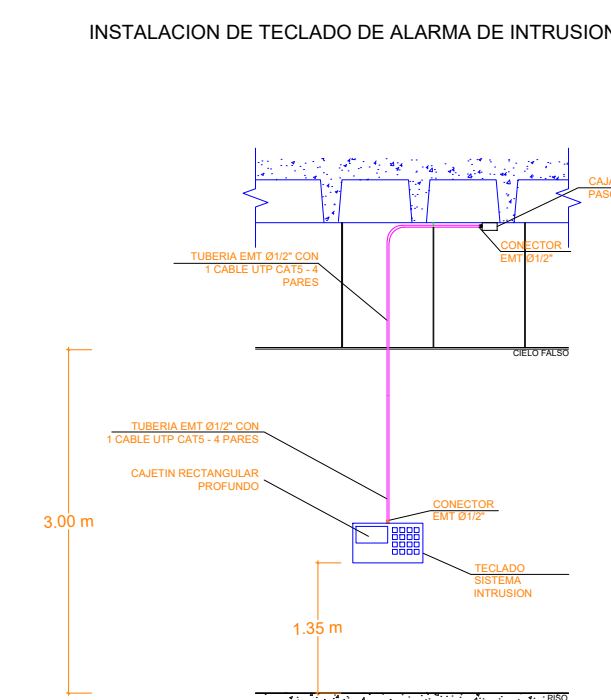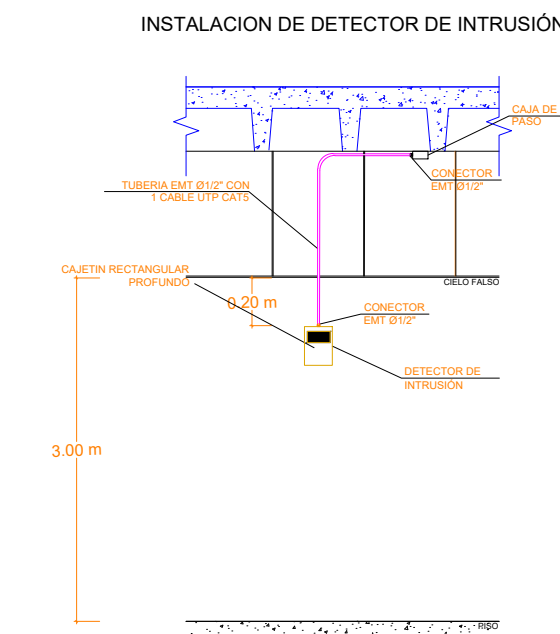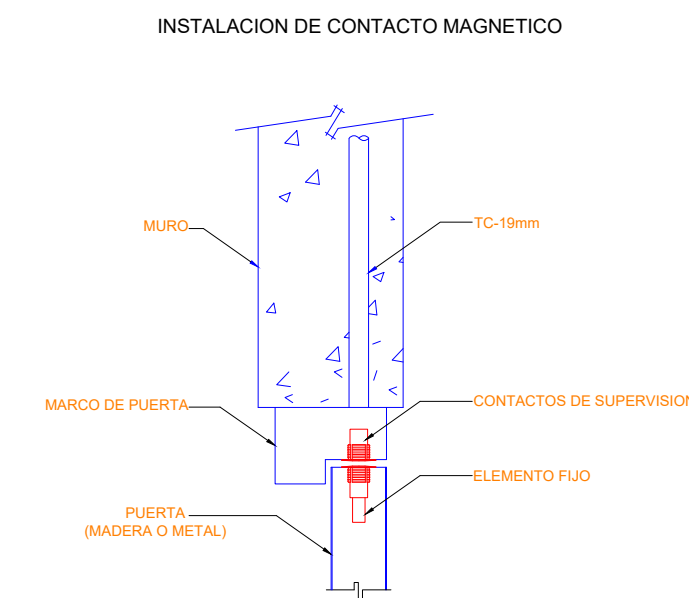

MINISTERIO DE EDUCACIÓN



RESPONSABLES:

ARQ. NELSON CAMPOS V.  
DIRECTOR DE PROYECTO  
TECNICAS CBB S.A.

ING. HERNAN ERAZO  
ADMINISTRADOR DE CONTRATO  
#BIRF-8542-SBCC-CF-2019-001

ING. ALEX GUALLICHICOMI  
INGENIERO DISEÑADOR  
TECNICAS CBB S.A.

ING. ESTEBAN CHILUISA  
ESPECIALISTA ELECTRÓNICO  
MINEDUC

ESQUEMA DEL PROYECTO:



PROYECTO

BIRF-8542-SBCC-CF-2018-030

"INTERVENCIÓN EN LA INFRAESTRUCTURA EXISTENTE Y PROPUESTA PARA LA REPOTENCIACIÓN DE LA UNIDAD EDUCATIVA NICOLAS INFANTE DIAZ, UBICADA EN EL CANTÓN QUEVEDO PROVINCIA DE LOS RÍOS Y UNIDAD EDUCATIVA QUEVEDO UBICADA EN EL CANTÓN QUEVEDO PROVINCIA DE LOS RÍOS."

UNIDAD EDUCATIVA

QUEVEDO

CANTÓN: QUEVEDO

LOS RÍOS

CONTIENE

BLOQUE SALA DE PROFESORES A  
PLANTA BAJA  
SISTEMA DE SEGURIDAD

ESCALA:

INDICADA

FECHA:

AMINA N.º

# ELT-SE-05

SELLOS MUNICIPALES