



BLOQUE SALA DE PROFESORES B

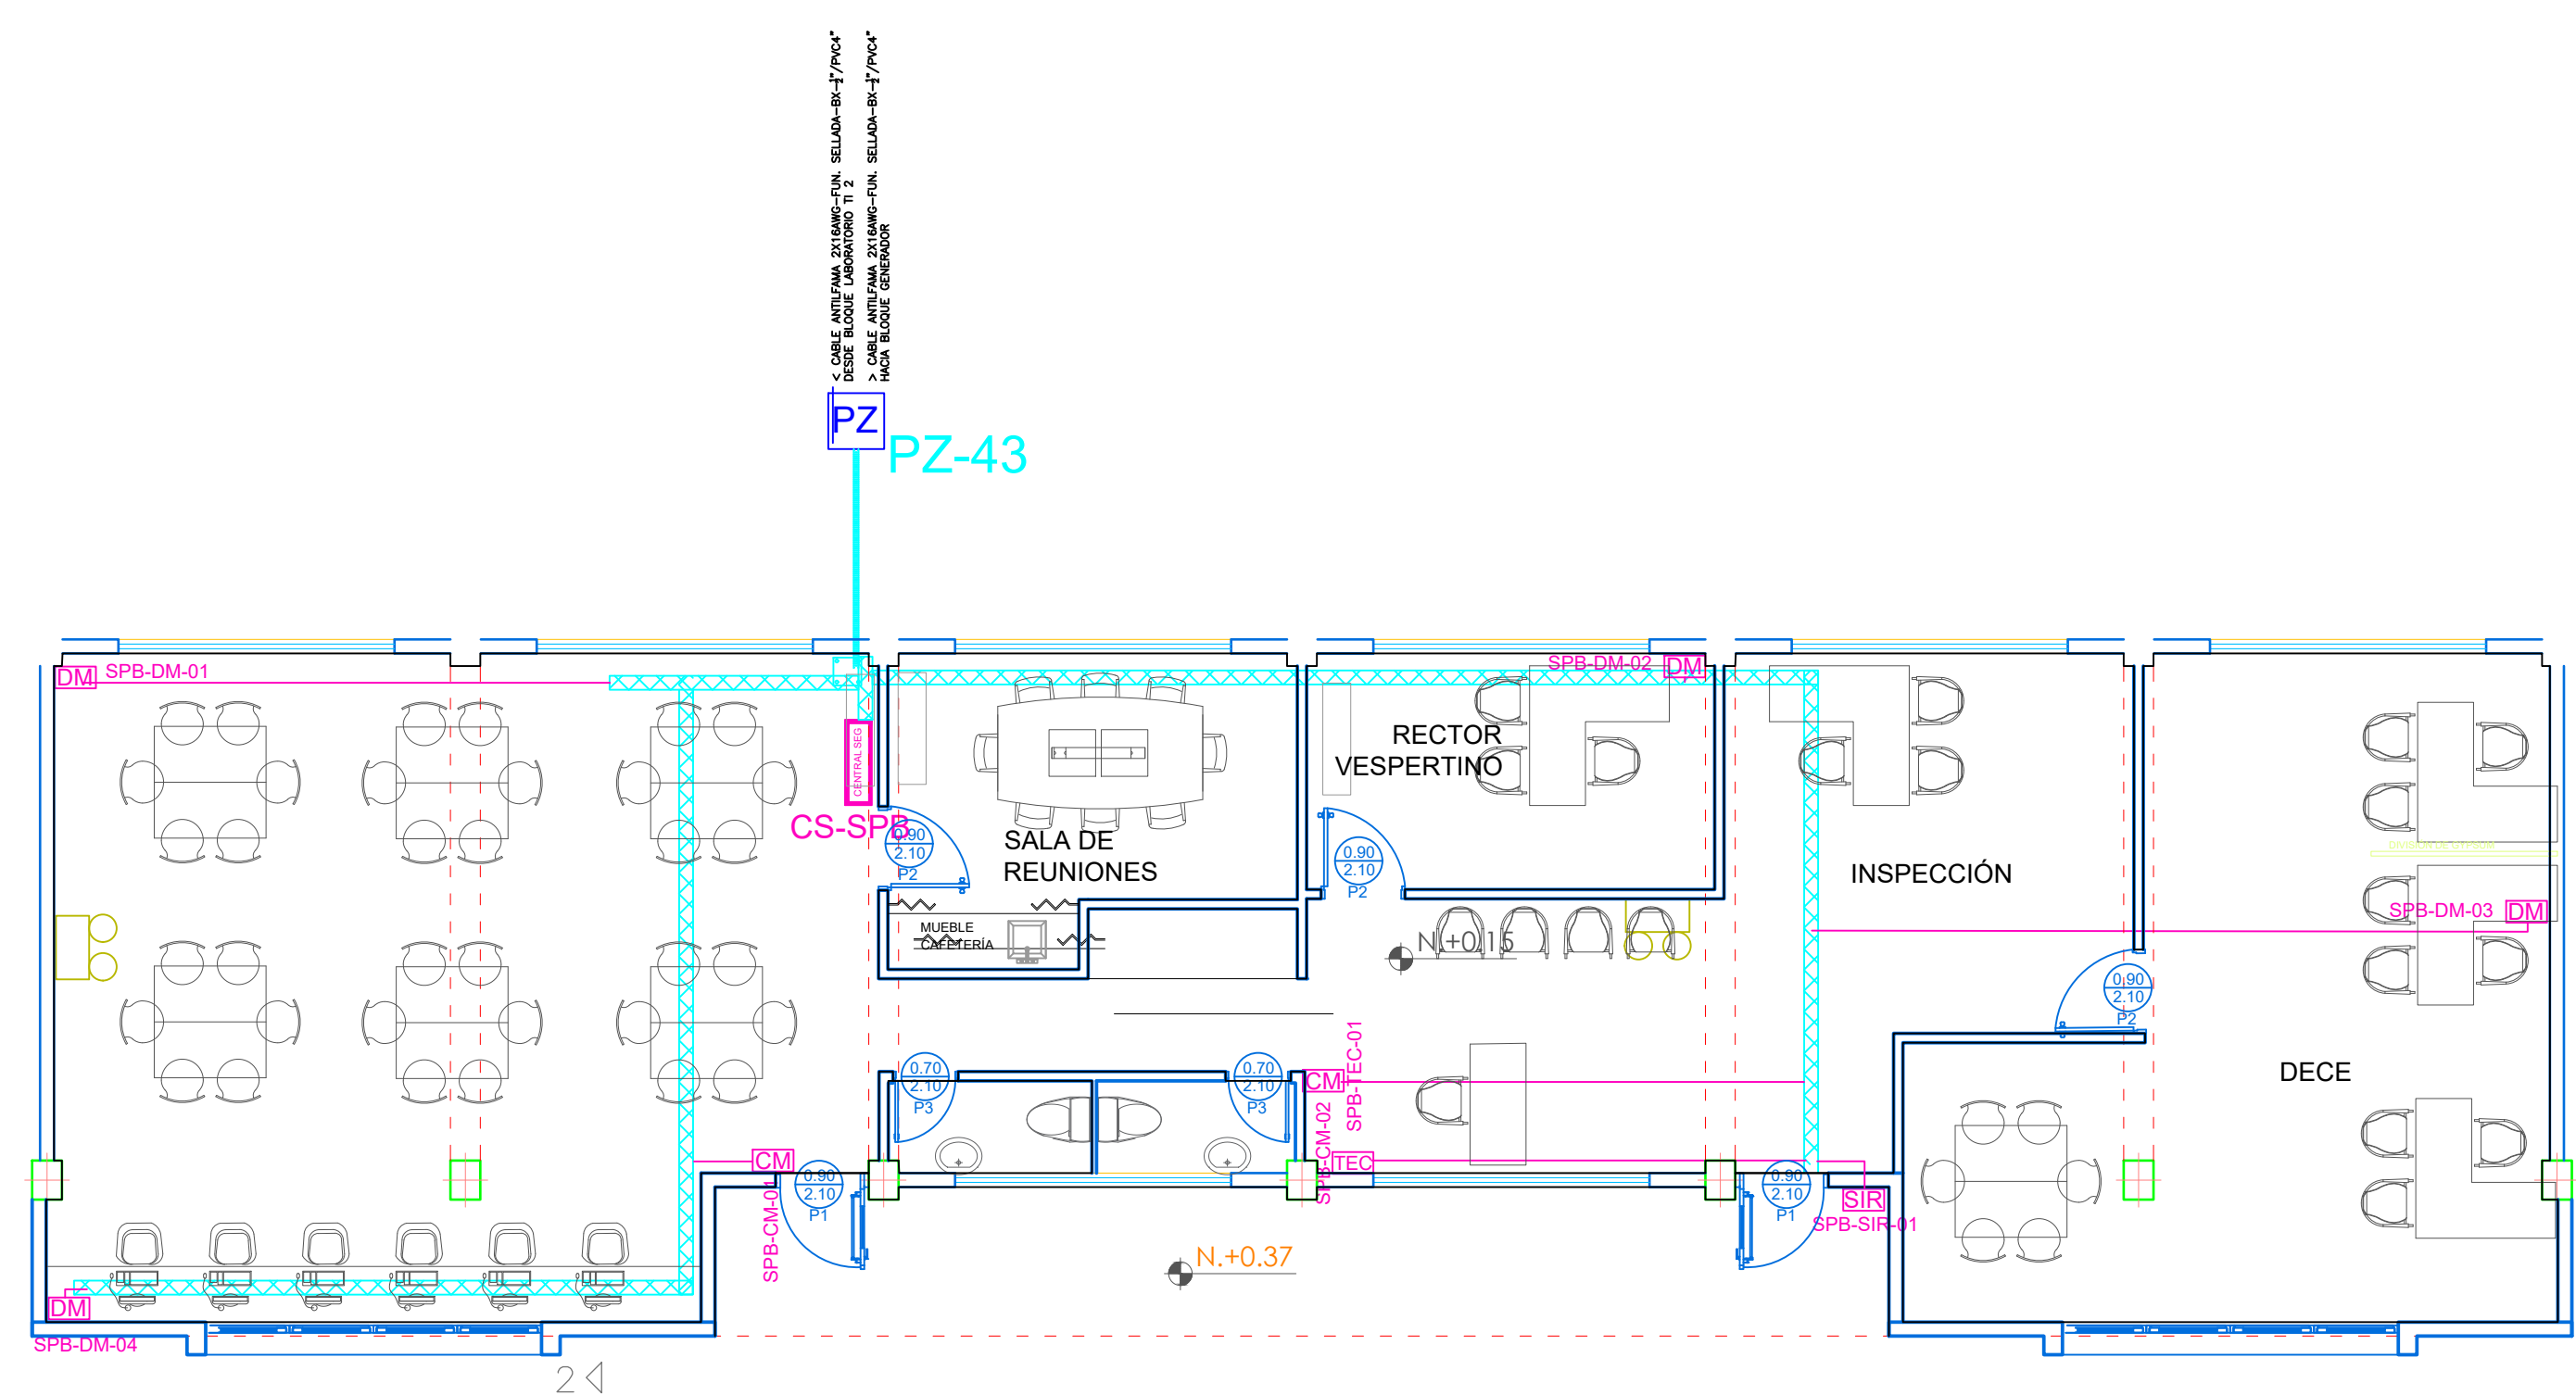

ESCALA 1:75

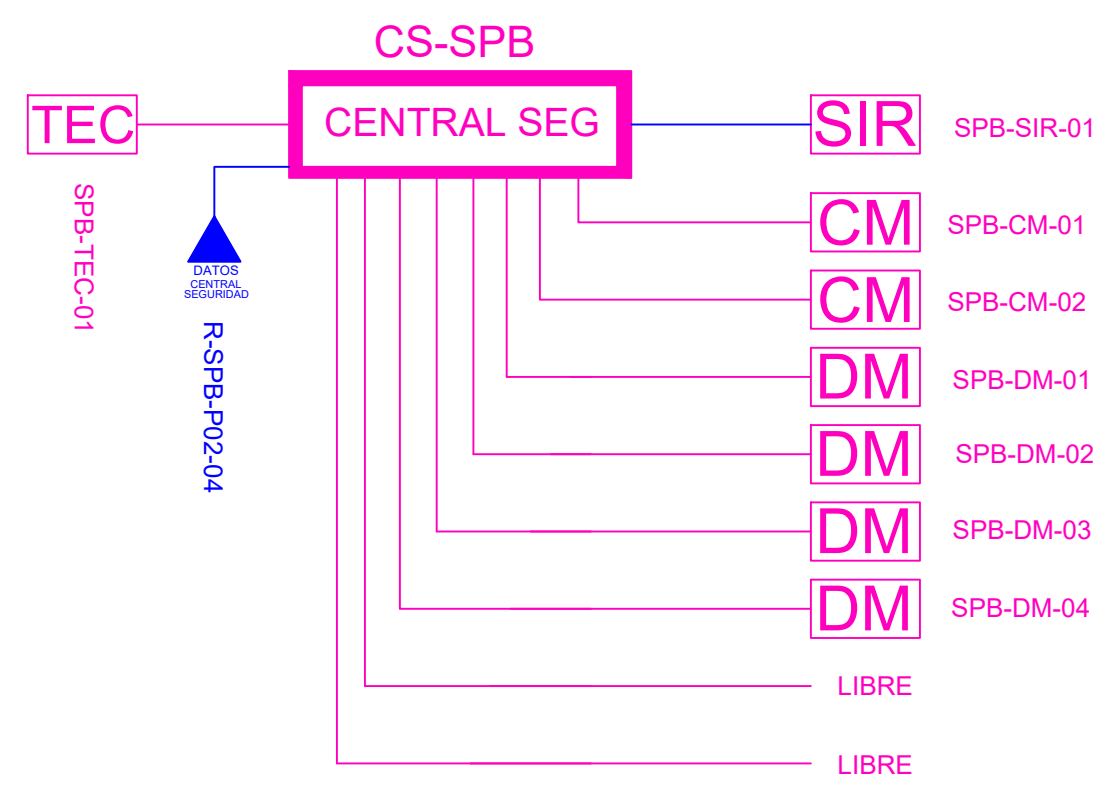

CANTIDAD	SIMBOLOGIA	
02	CM	Contacto Magnético
04	DM	Detector de Movimiento
01	TEC	Teclado Alfanumérico
01	SIR	Sirena con tamper
01	CENTRAL SEG	Central de Seguridad
01	PZ	Pozo de mano
00		Bandeja metálica por piso
50		Bandeja metálica por tumbado
94		Cable UTP CAT 5 para conexión Equipos con la Central
20		Cable 2 x 14 AWG para conexión de Sirenas con la Central


ADM-CM-05

Número de Zona


Tipo de Equipo

Nombre del Bloque


INSTALACION DE CONTACTO MAGNETICO

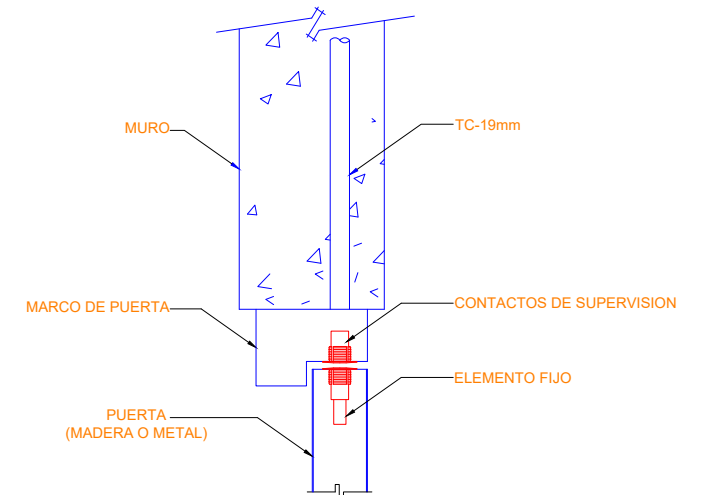

INSTALACION DE DETECTOR DE INTRUSION

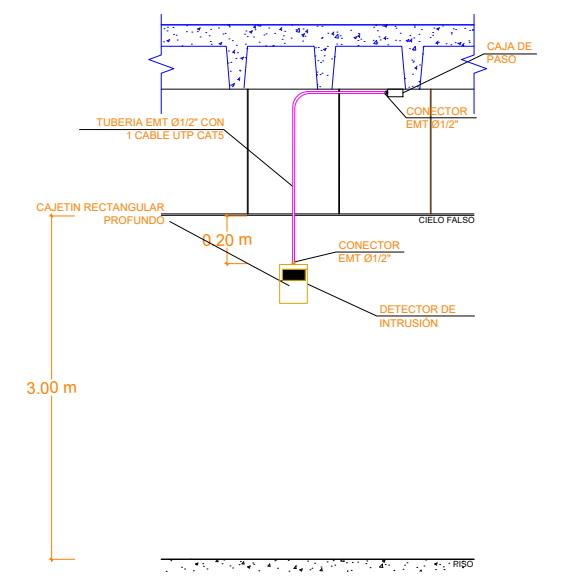

INSTALACION DE TECLADO DE ALARMA DE INTRUSION

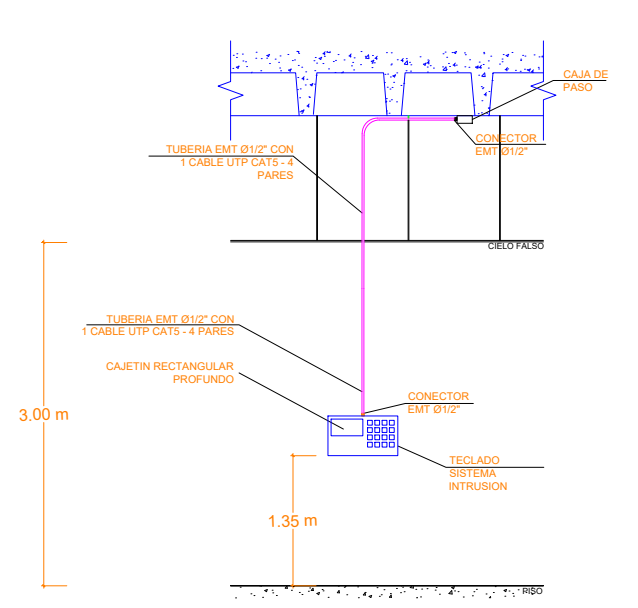

MINISTERIO DE EDUCACIÓN



RESPONSABLES:

ARQ. NELSON CAMPOS V.
DIRECTOR DE PROYECTO
TECNICAS CBB S.A.

ING. HERNAN ERAZO
ADMINISTRADOR DE CONTRATO
#BIRF-8542-SBCC-CF-2019-001

ING. ALEX GUALICHICOMIN
INGENIERO DISEÑADOR
TECNICAS CBB S.A.

ING. ESTEBAN CHILUISA
ESPECIALISTA ELECTRONICO
MINEDUC



PROYECTO: BIRF-8542-SBCC-CF-2018-030

"INTERVENCIÓN EN LA INFRAESTRUCTURA EXISTENTE Y PROPUESTA PARA LA REPOTENCIACIÓN DE LA UNIDAD EDUCATIVA NICOLAS INFANTE DIAZ, UBICADA EN EL CANTÓN QUEVEDO PROVINCIA DE LOS RÍOS Y UNIDAD EDUCATIVA QUEVEDO UBICADA EN EL CANTÓN QUEVEDO PROVINCIA DE LOS RÍOS."

UNIDAD EDUCATIVA: QUEVEDO

CANTÓN: QUEVEDO PROVINCIA: LOS RÍOS

CONTIENE: BLOQUE SALA DE PROFESORES B PLANTA BAJA SISTEMA DE SEGURIDAD

ESCALA: INDICADAS FECHA: 2019 LÁMINA N.º: ELT-SE-06

SELLOS MUNICIPALES: