



BLOQUE COMEDOR SALÓN DE USO MÚLTIPLE

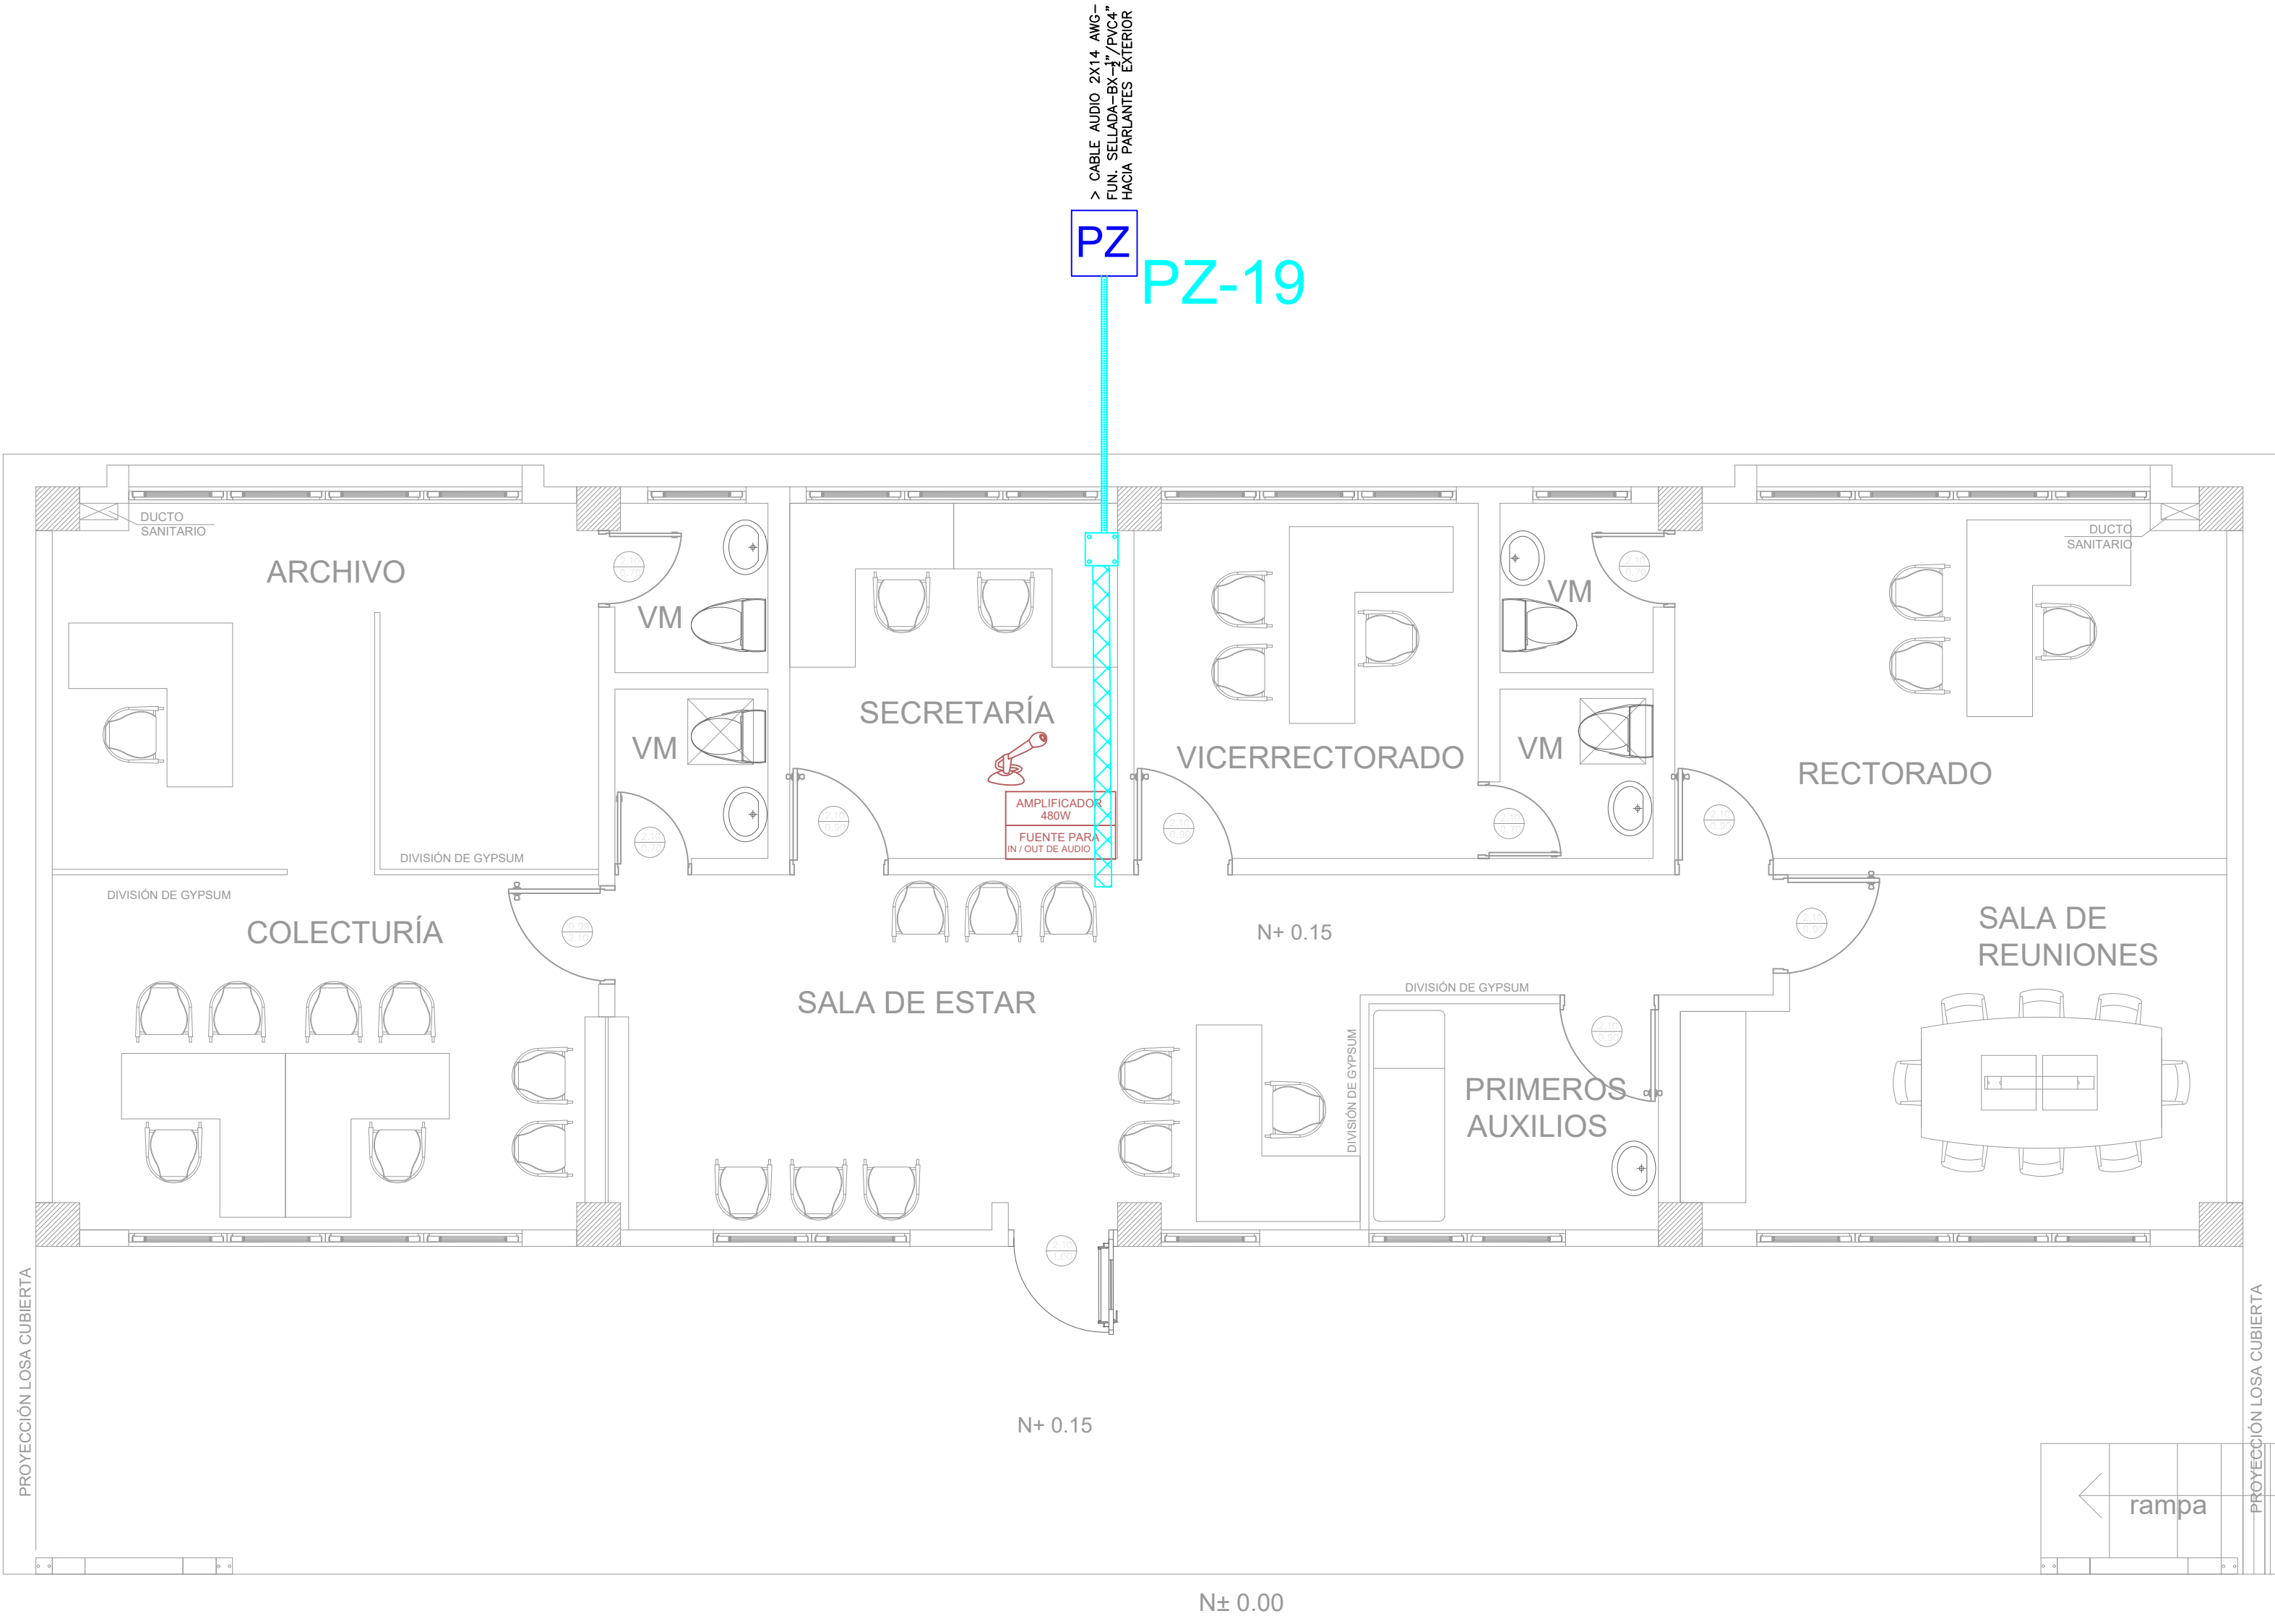


ESCALA 1:50

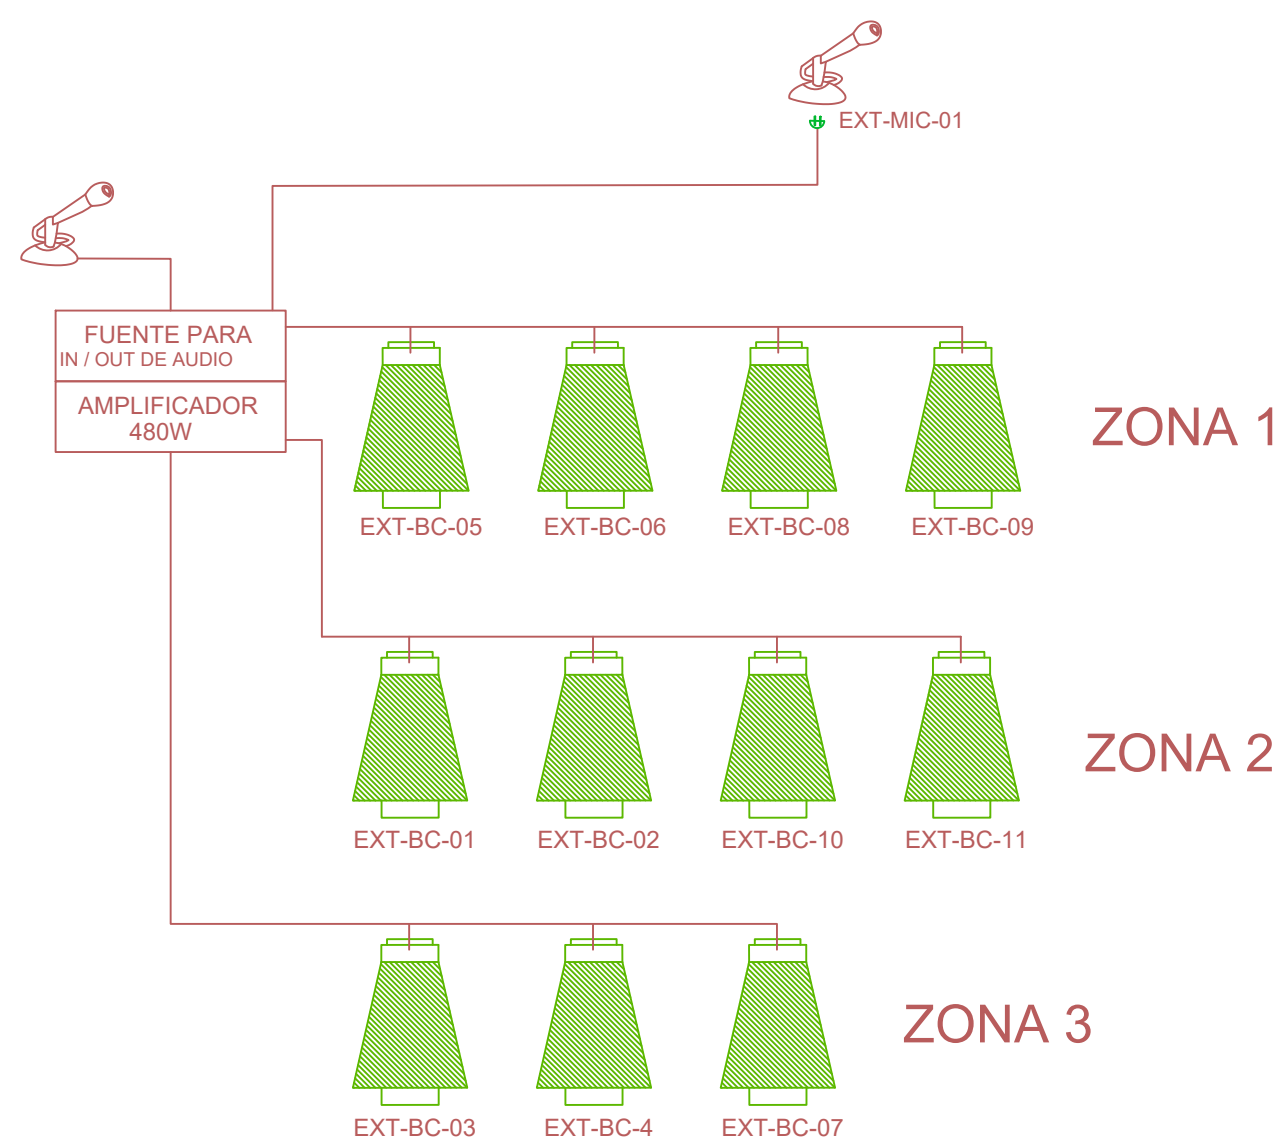

CANTIDAD	SIMBOLOGIA	
00		Parlante 10W en Techo
00		Parlante 30W tipo Bocina
00		Amplificador 120W
01		Amplificador 480W
01		Micrófono Analógico
25m Cable 10.00m Tubería		Cable 2 x 14 AWG de Audio en Tubería de 1/2"
01		Fuente para Entradas / Salidas de Audio

BIB-PT-01	Número de Equipo dentro del Bloque
	Tipo de Equipo
	Nombre del Bloque

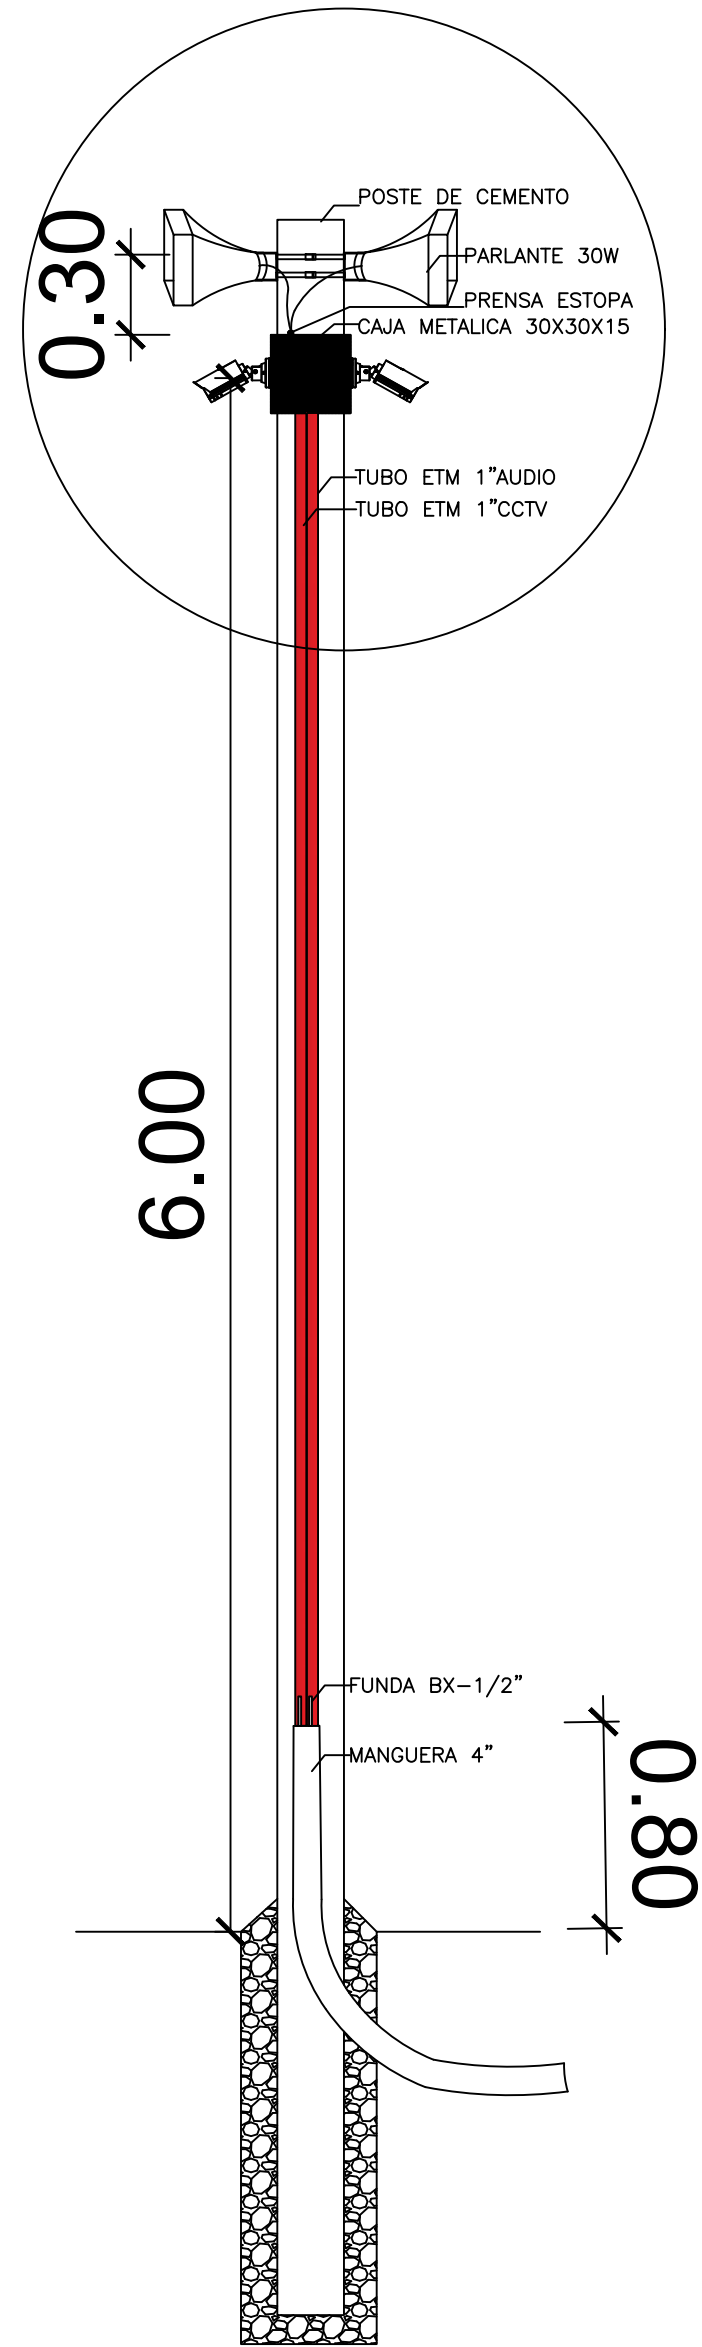

MINISTERIO DE EDUCACIÓN



RESPONSABLES:

ARQ. NELSON CAMPOS V.
DIRECTOR DE PROYECTO
TECNICAS CBB S.A.

ING. HERNAN ERAZO
ADMINISTRADOR DE CONTRATO
#BIRF-8542-SBCC-CF-2019-001

ING. ALEX GUALICHICOMIN
INGENIERO DISEÑADOR
TECNICAS CBB S.A.

ING. ESTEBAN CHILUISA
ESPECIALISTA ELECTRONICO
MINEDUC



PROYECTO: BIRF-8542-SBCC-CF-2018-030

"INTERVENCIÓN EN LA INFRAESTRUCTURA EXISTENTE Y PROPUESTA PARA LA REPOTENCIACIÓN DE LA UNIDAD EDUCATIVA NICOLAS INFANTE DIAZ, UBICADA EN EL CANTÓN QUEVEDO PROVINCIA DE LOS RÍOS Y UNIDAD EDUCATIVA QUEVEDO UBICADA EN EL CANTÓN QUEVEDO PROVINCIA DE LOS RÍOS."

UNIDAD EDUCATIVA: QUEVEDO

CANTÓN: QUEVEDO PROVINCIA: LOS RÍOS

CONTIENE: BLOQUE ADMINISTRACIÓN
PLANTA BAJA
SISTEMA DE AUDIO

ESCALA: INDICADAS FECHA: 2019 LÁMINA N.º: ELT-AU-02

SELLOS MUNICIPALES: