



BLOQUE ADMINISTRATIVO

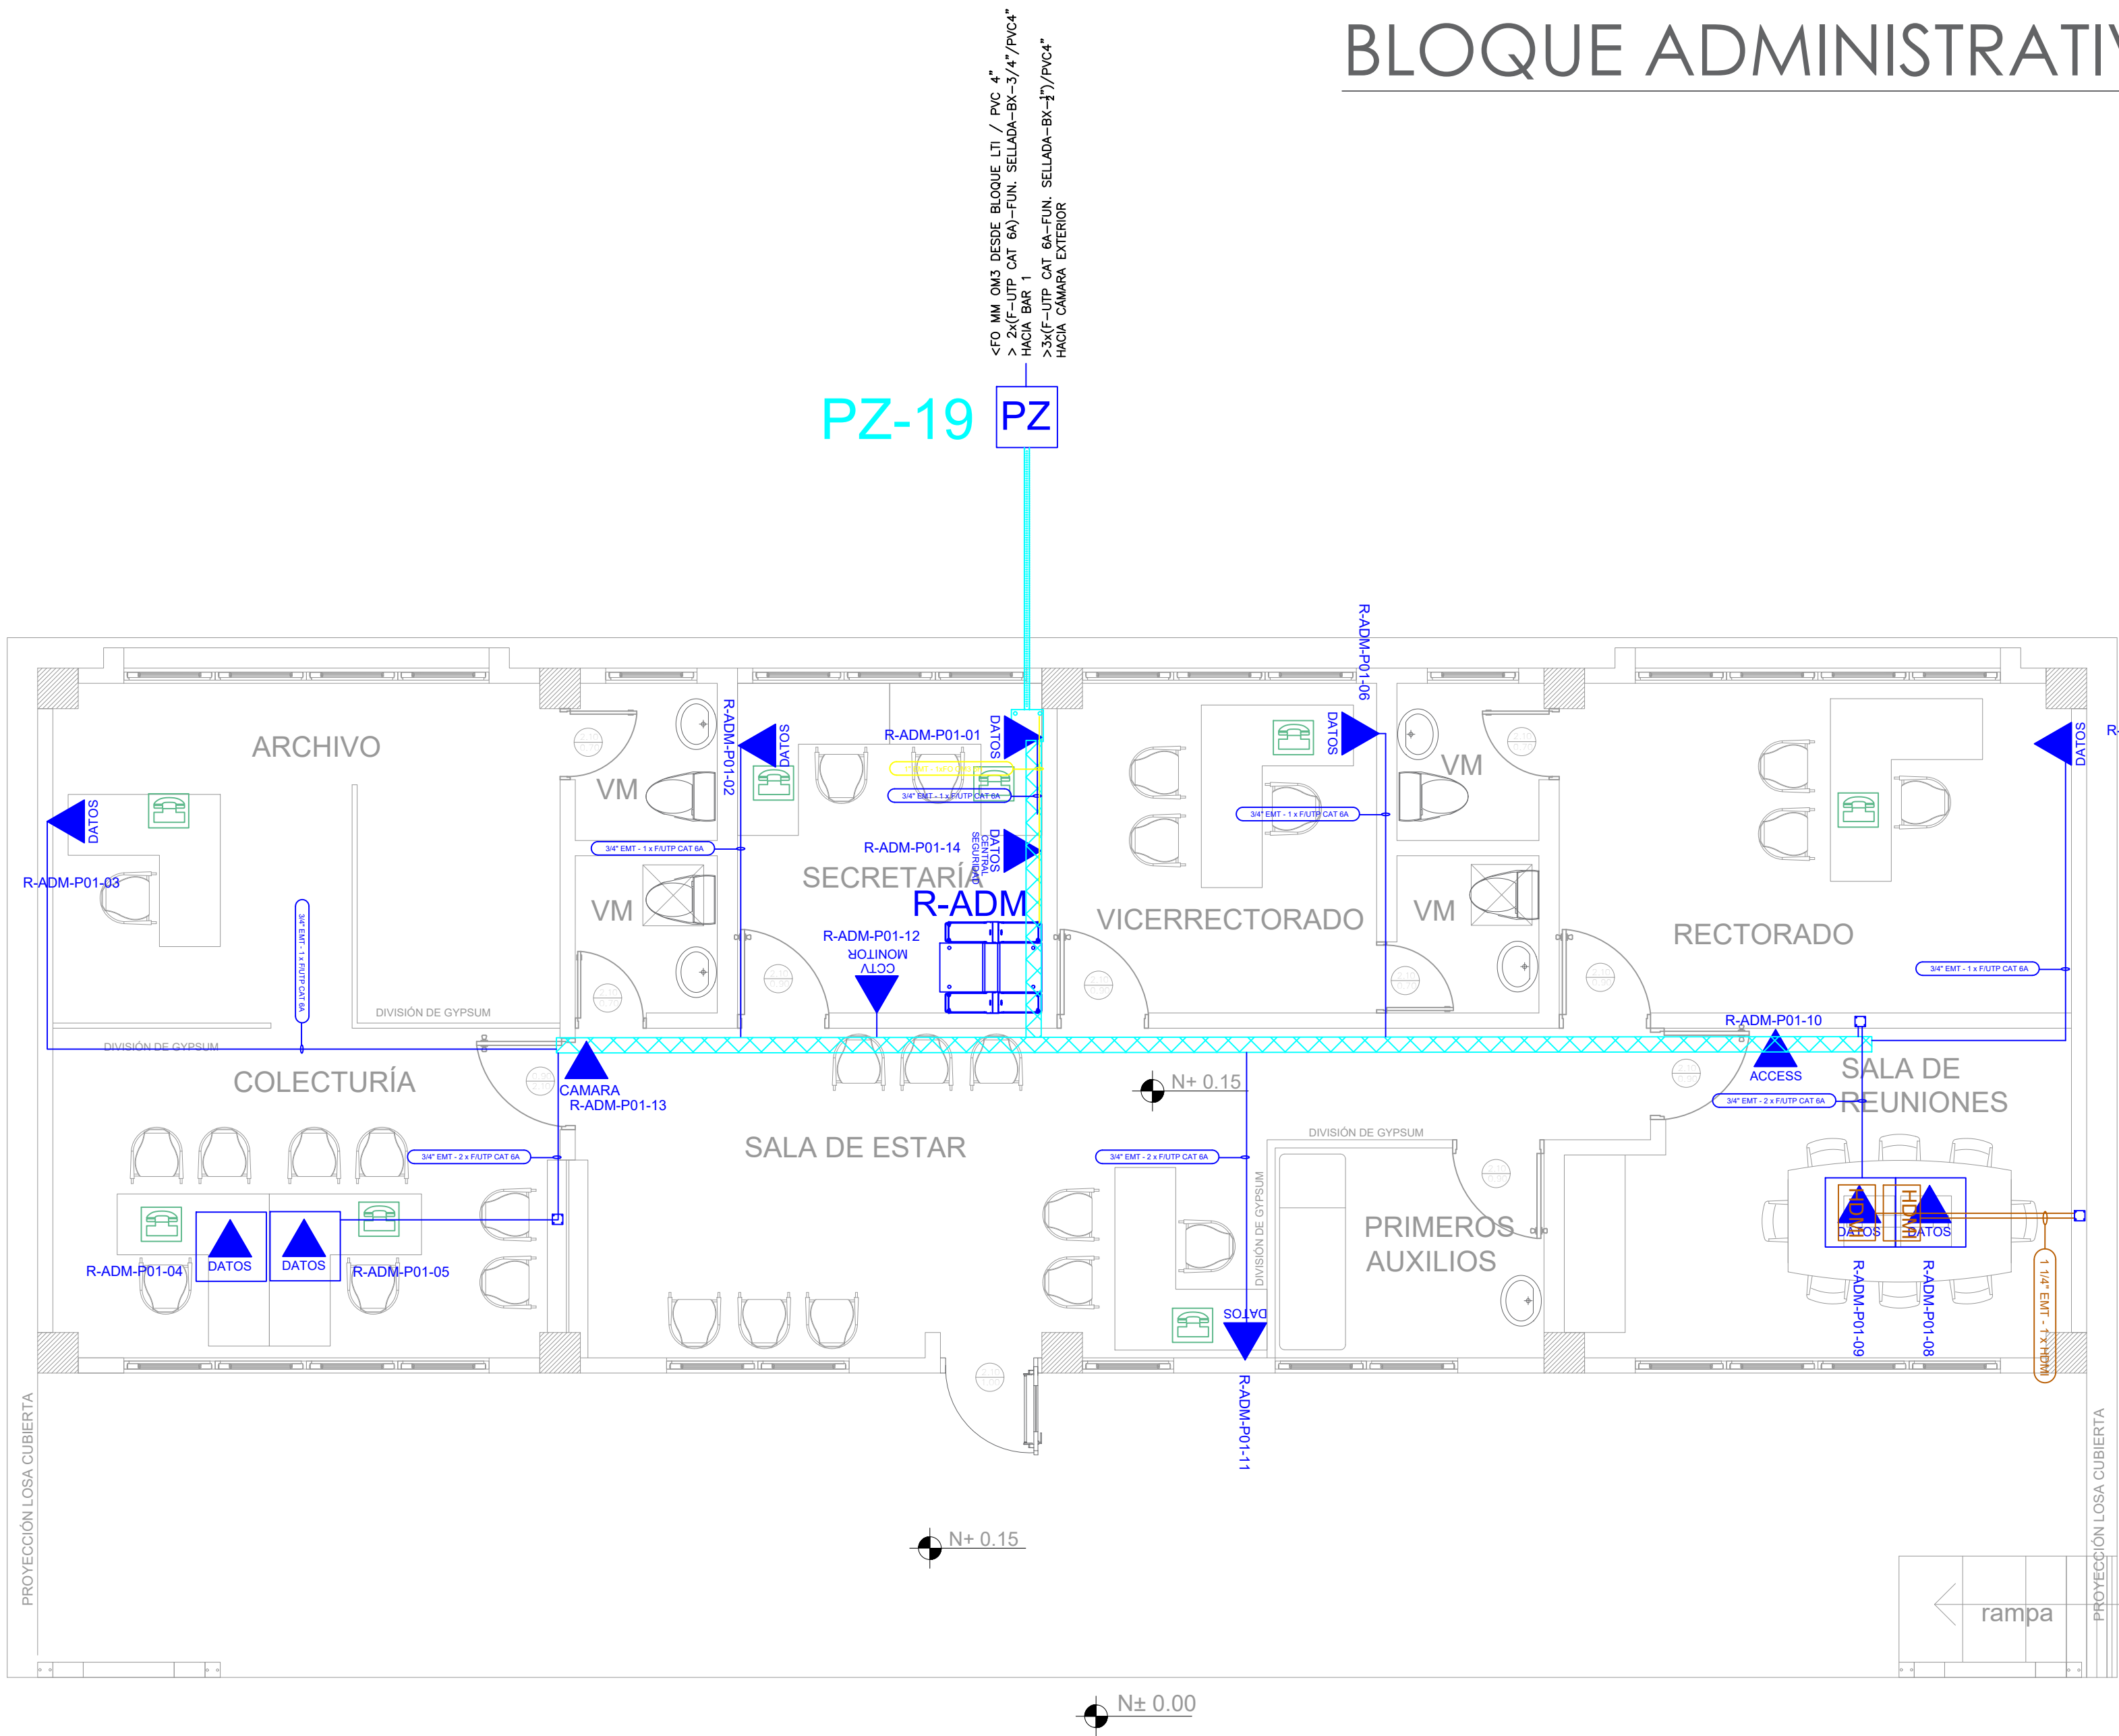

ESCALA 1:50




R-ADM

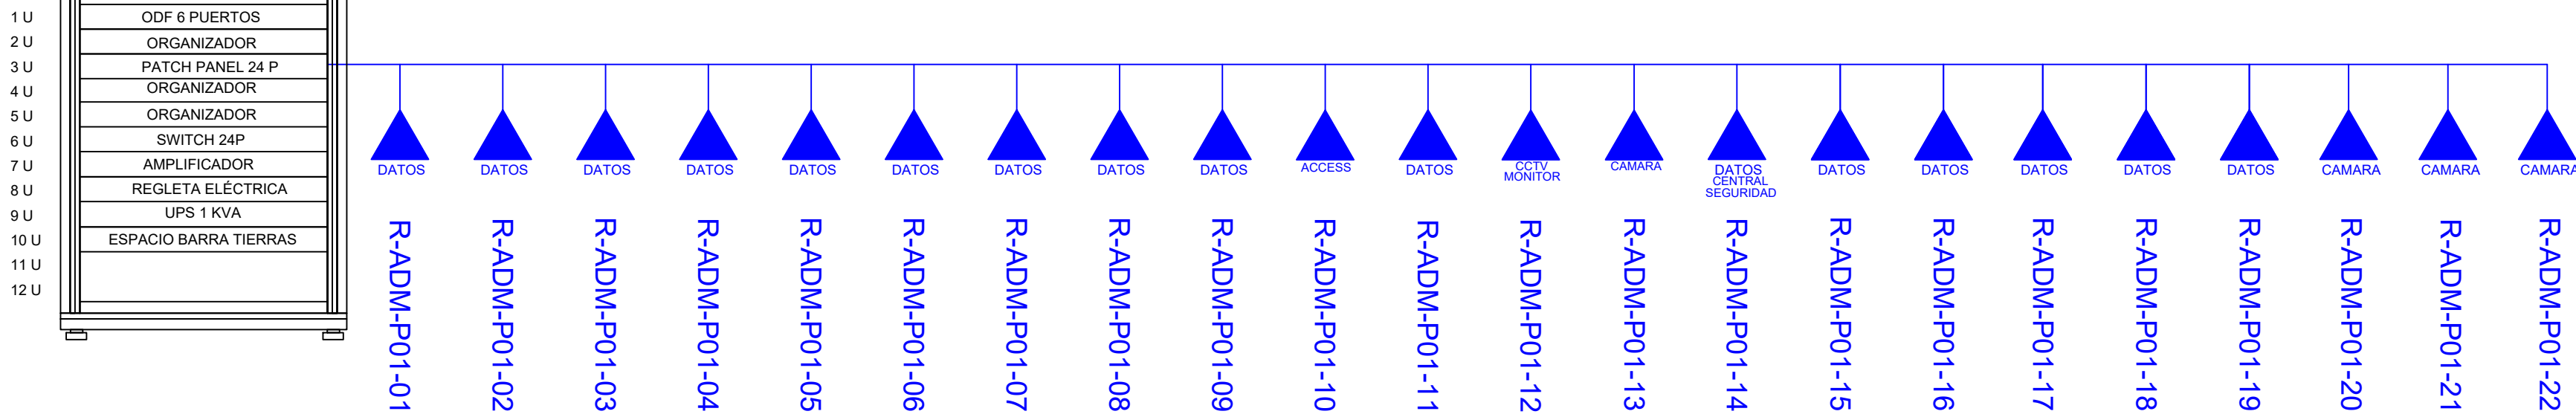

CANTIDAD	SIMBOLOGIA	
07		Salida simple datos pared
04		Salida simple datos piso
07		Teléfono IP
01		Salida simple access point pared
00		Salida simple CCTV pared
01		Salida simple CCTV Monitor
01		Cámara IP
01		Pozo de revisión
00		Salida HDMI
00		(m) Bandeja metálica por piso
17		(m) Bandeja metálica por tumbado
01		Rack Comunicaciones
10		(m) Manguera 4" Polietileno Reforzada
01		Caja metálica de paso 30x30x15cm
03		Caja metálica de paso 10x10cm

R-BIB-P01-01

Posición en Patch Pannel
Nombre del Patch Pannel
Nombre del Rack

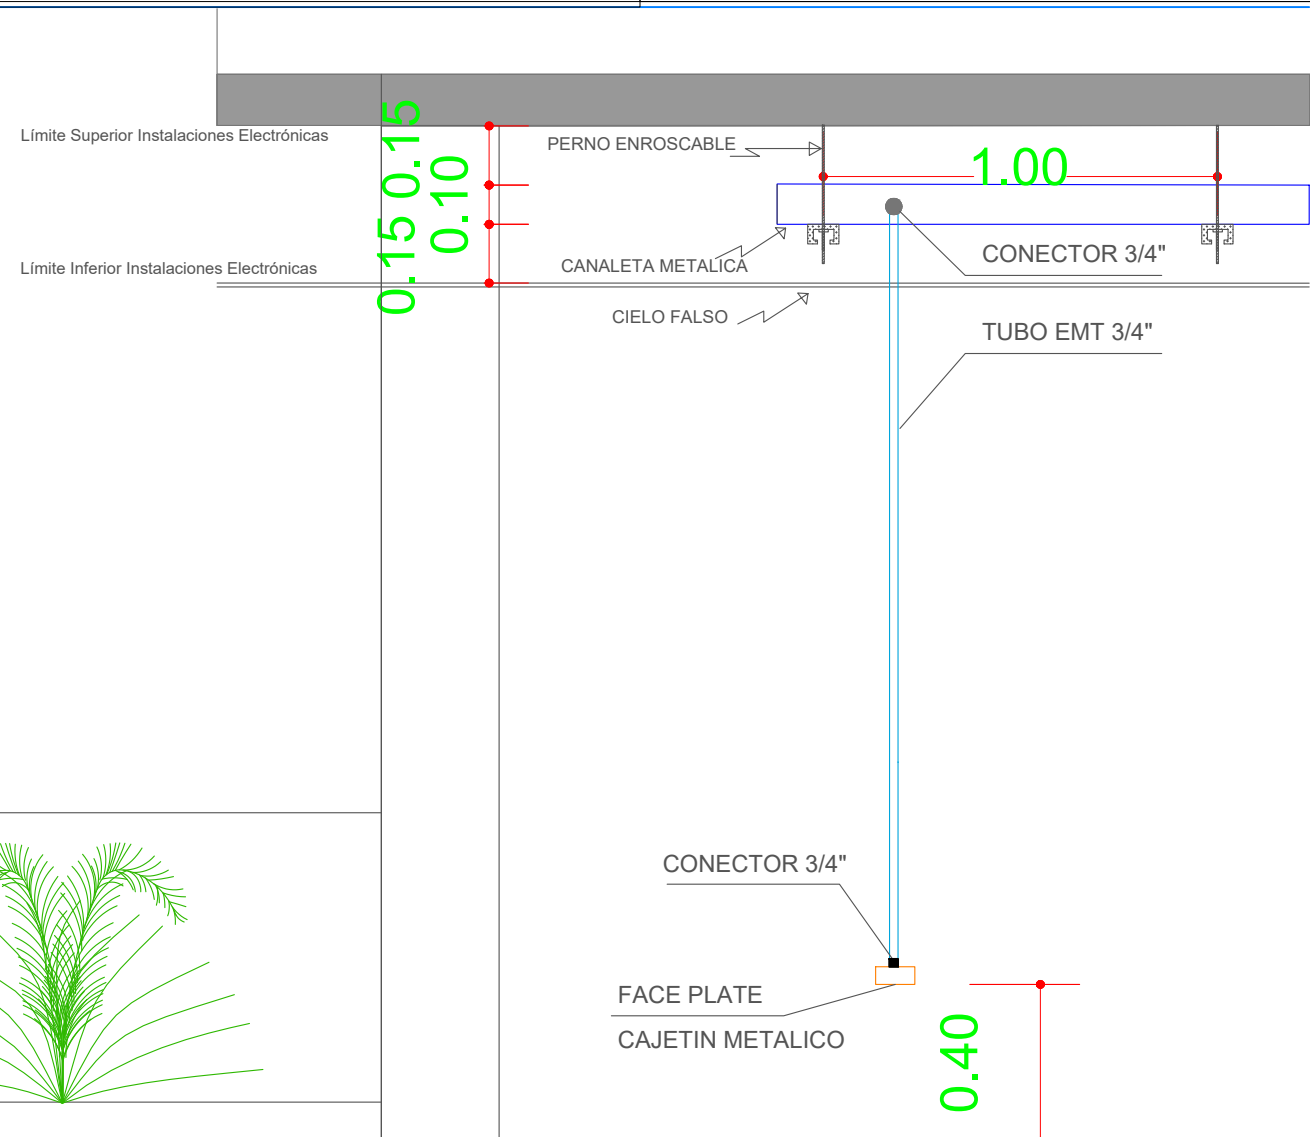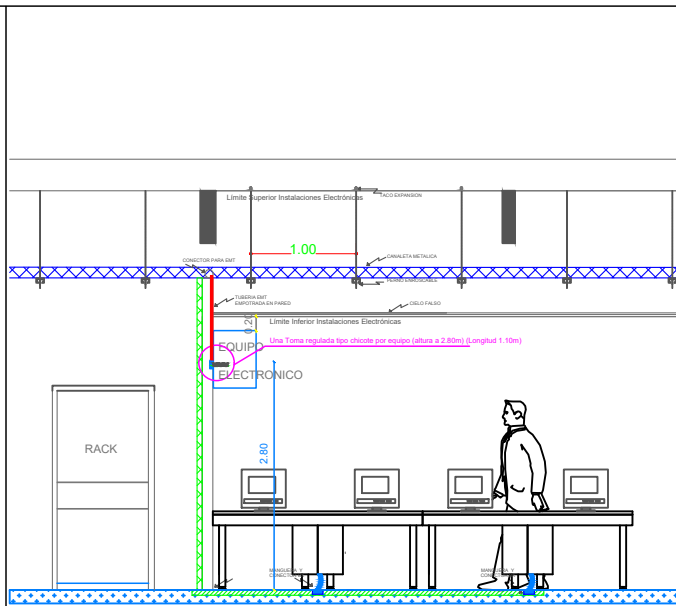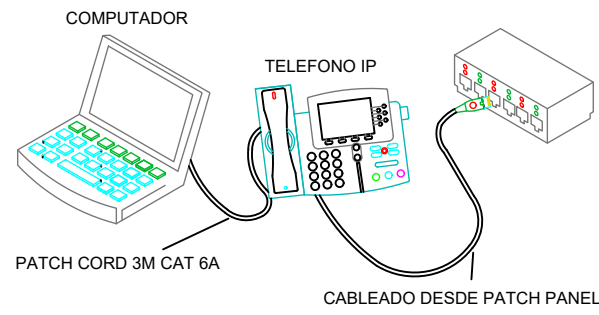

MINISTERIO DE EDUCACIÓN




RESPONSABLES:

ARQ. NELSON CAMPOS V.
DIRECTOR DE PROYECTO
TECNICAS CBB S.A.

ING. HERNAN ERAZO
ADMINISTRADOR DE CONTRATO
#BIRF-8542-SBCC-CF-2019-001

ING. ALEX GUALICHICOMIN
INGENIERO DISEÑADOR
TECNICAS CBB S.A.

ING. ESTEBAN CHILUISA
ESPECIALISTA ELECTRONICO
MINEDUC

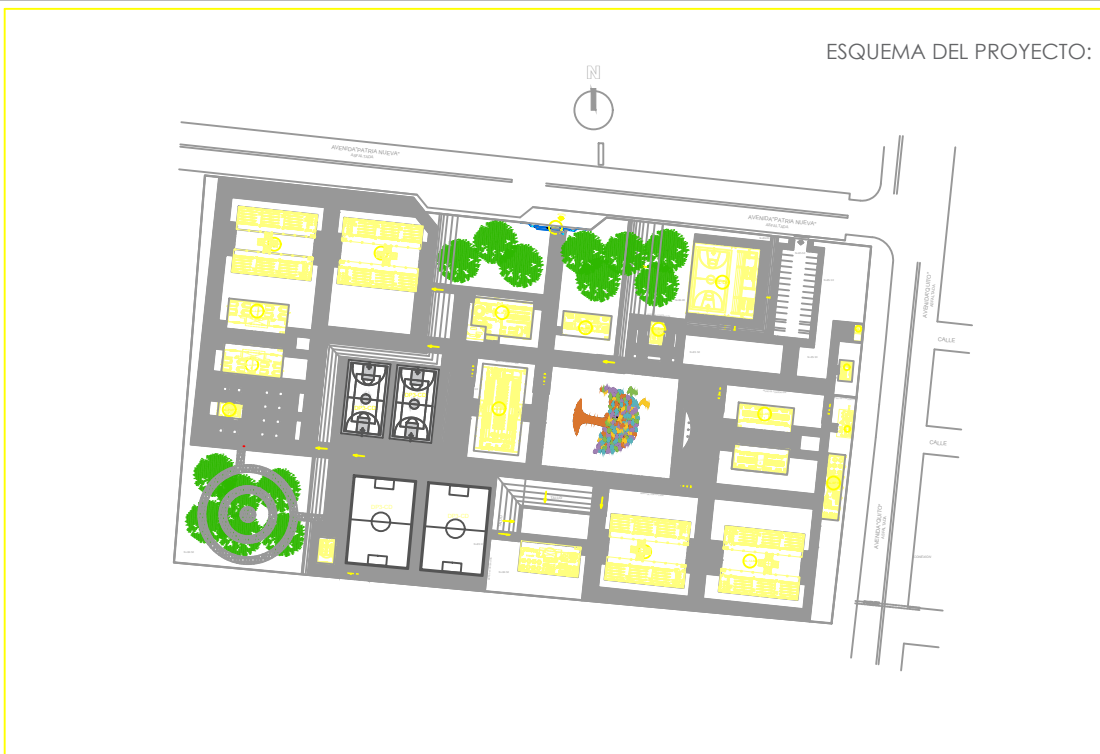

PROYECTO: BIRF-8542-SBCC-CF-2018-030
"INTERVENCIÓN EN LA INFRAESTRUCTURA EXISTENTE Y PROPUESTA PARA LA REPOTENCIACIÓN DE LA UNIDAD EDUCATIVA NICOLAS INFANTE DIAZ, UBICADA EN EL CANTÓN QUEVEDO PROVINCIA DE LOS RÍOS Y UNIDAD EDUCATIVA QUEVEDO UBICADA EN EL CANTÓN QUEVEDO PROVINCIA DE LOS RÍOS."

UNIDAD EDUCATIVA: UNIDAD EDUCATIVA QUEVEDO

CANTÓN: QUEVEDO PROVINCIA: LOS RÍOS

CONTIENE: ADMINISTRACIÓN PLANTA BAJA CABLEADO ESTRUCTURADO

ESCALA: INDICADAS FECHA: 2019 LÁMINA N.º ELT-CE-01

SELLOS MUNICIPALES: