



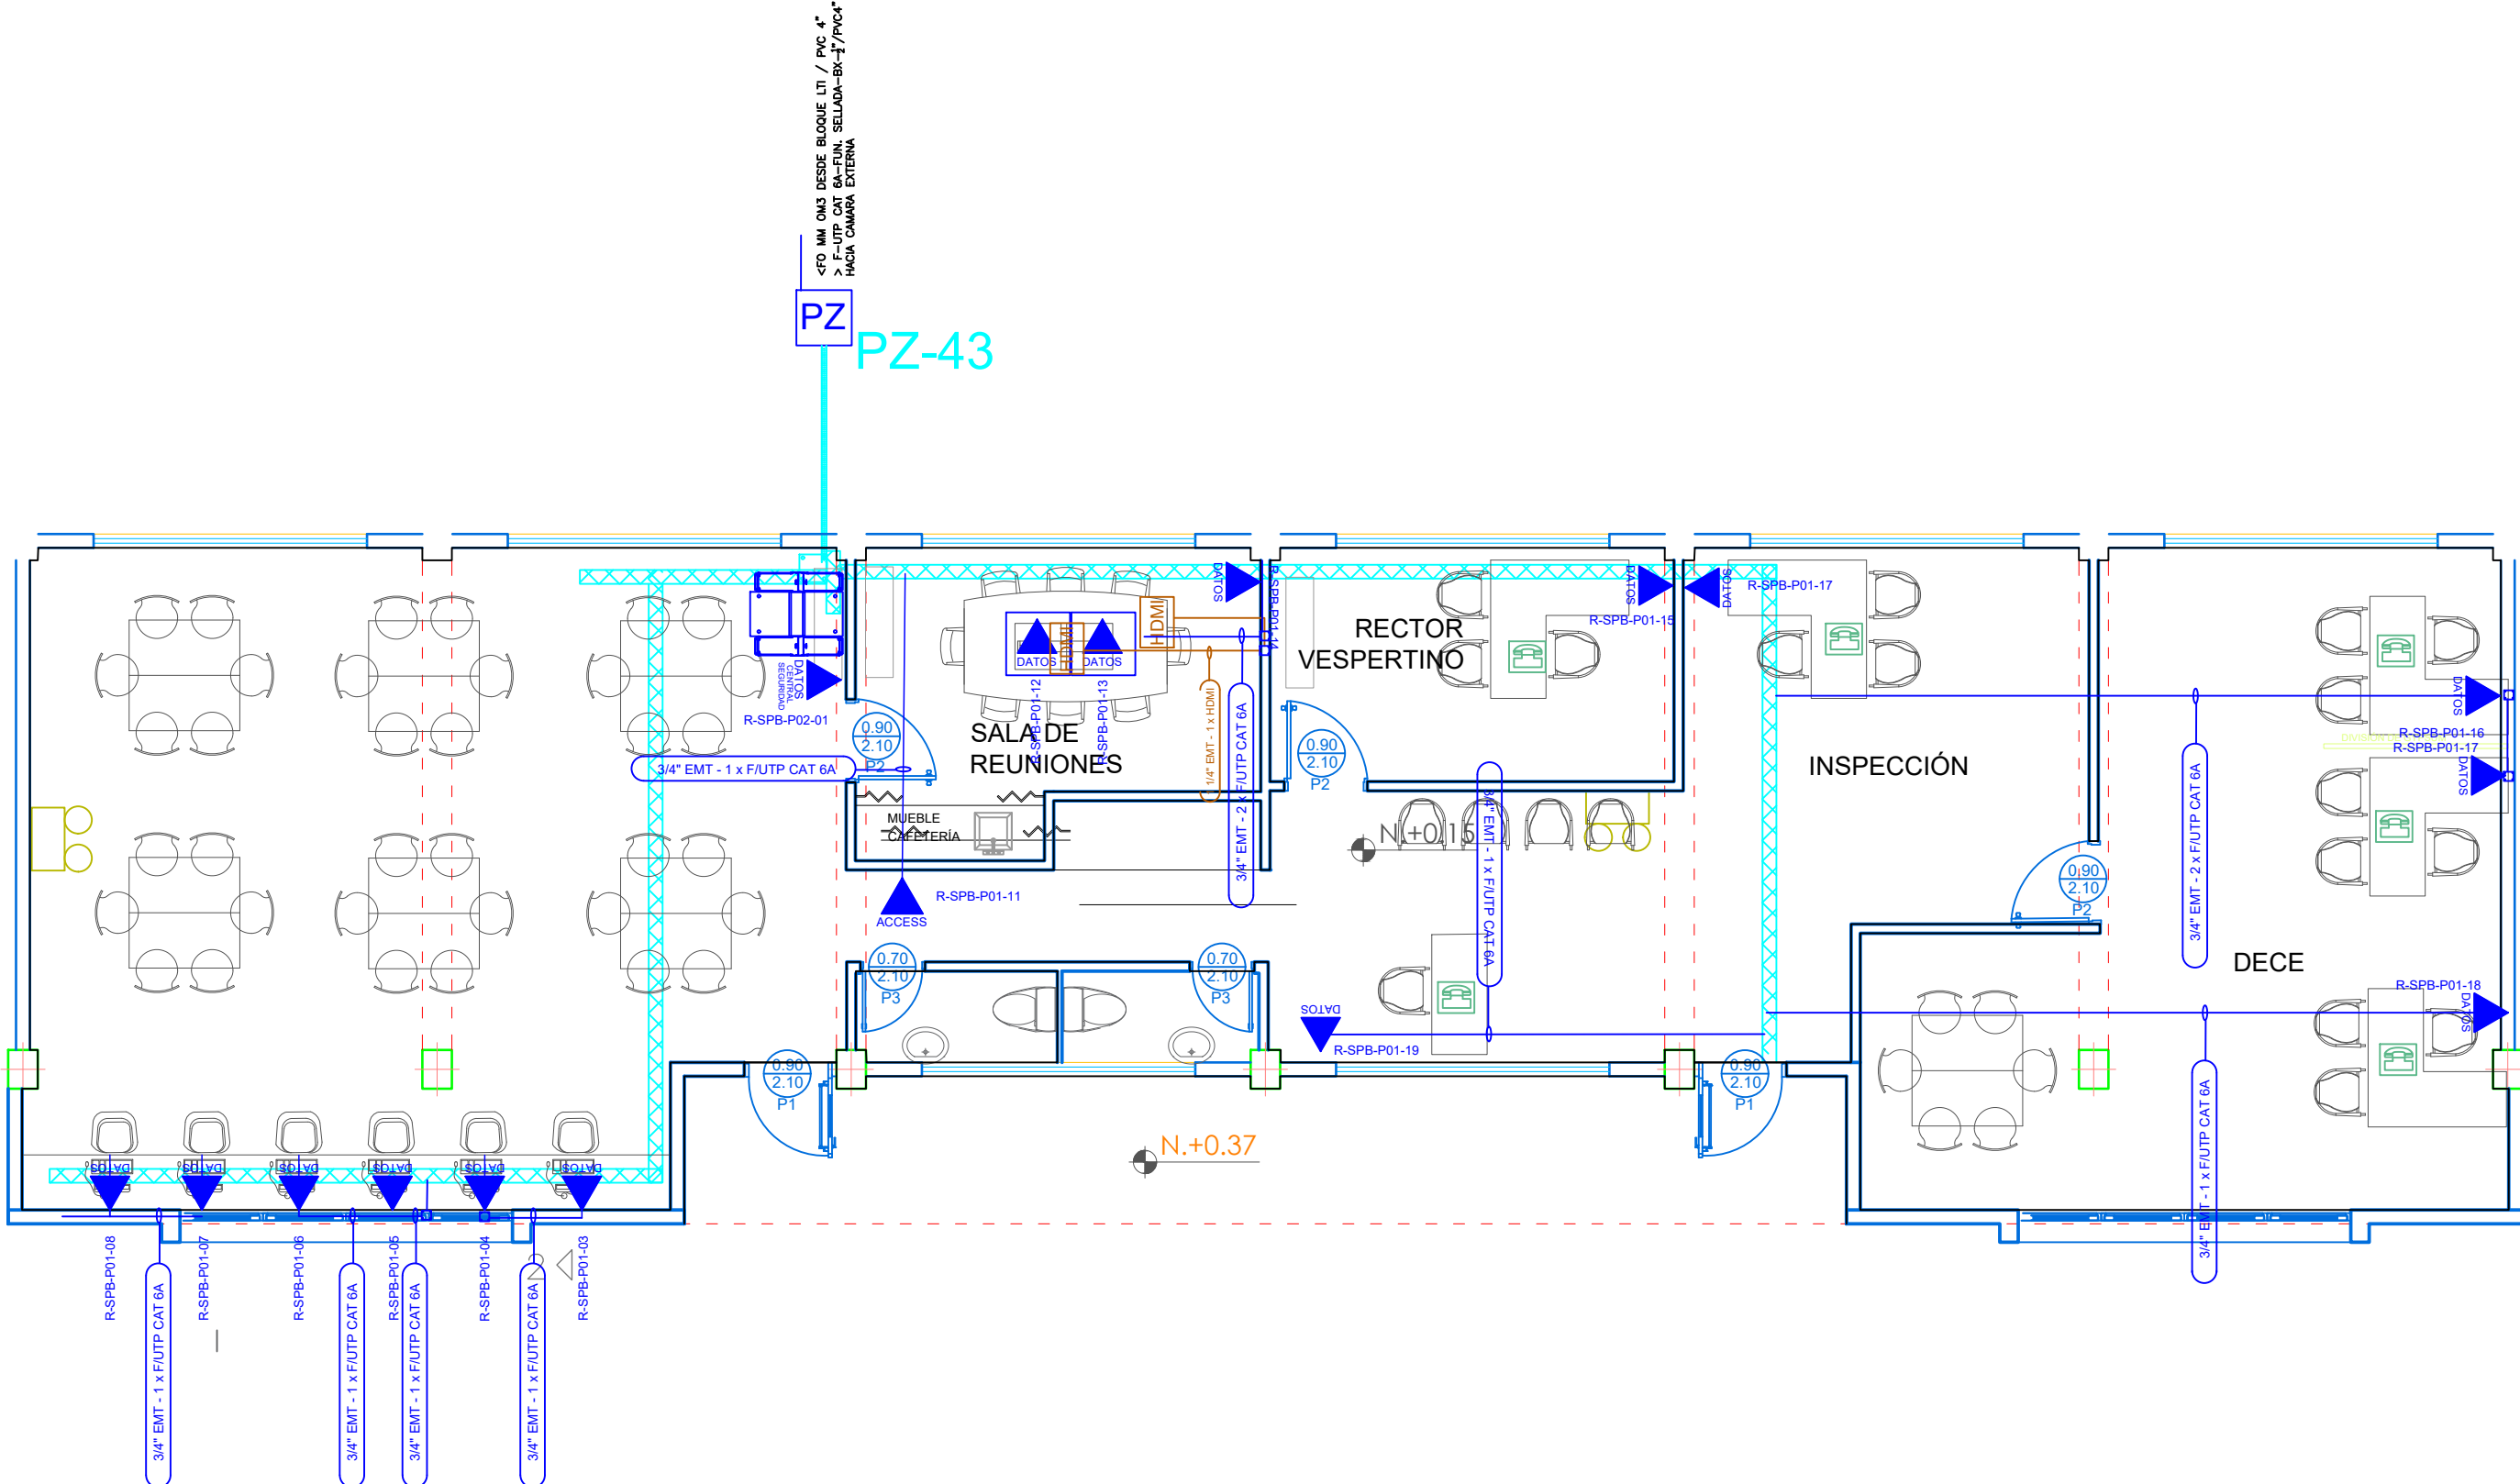


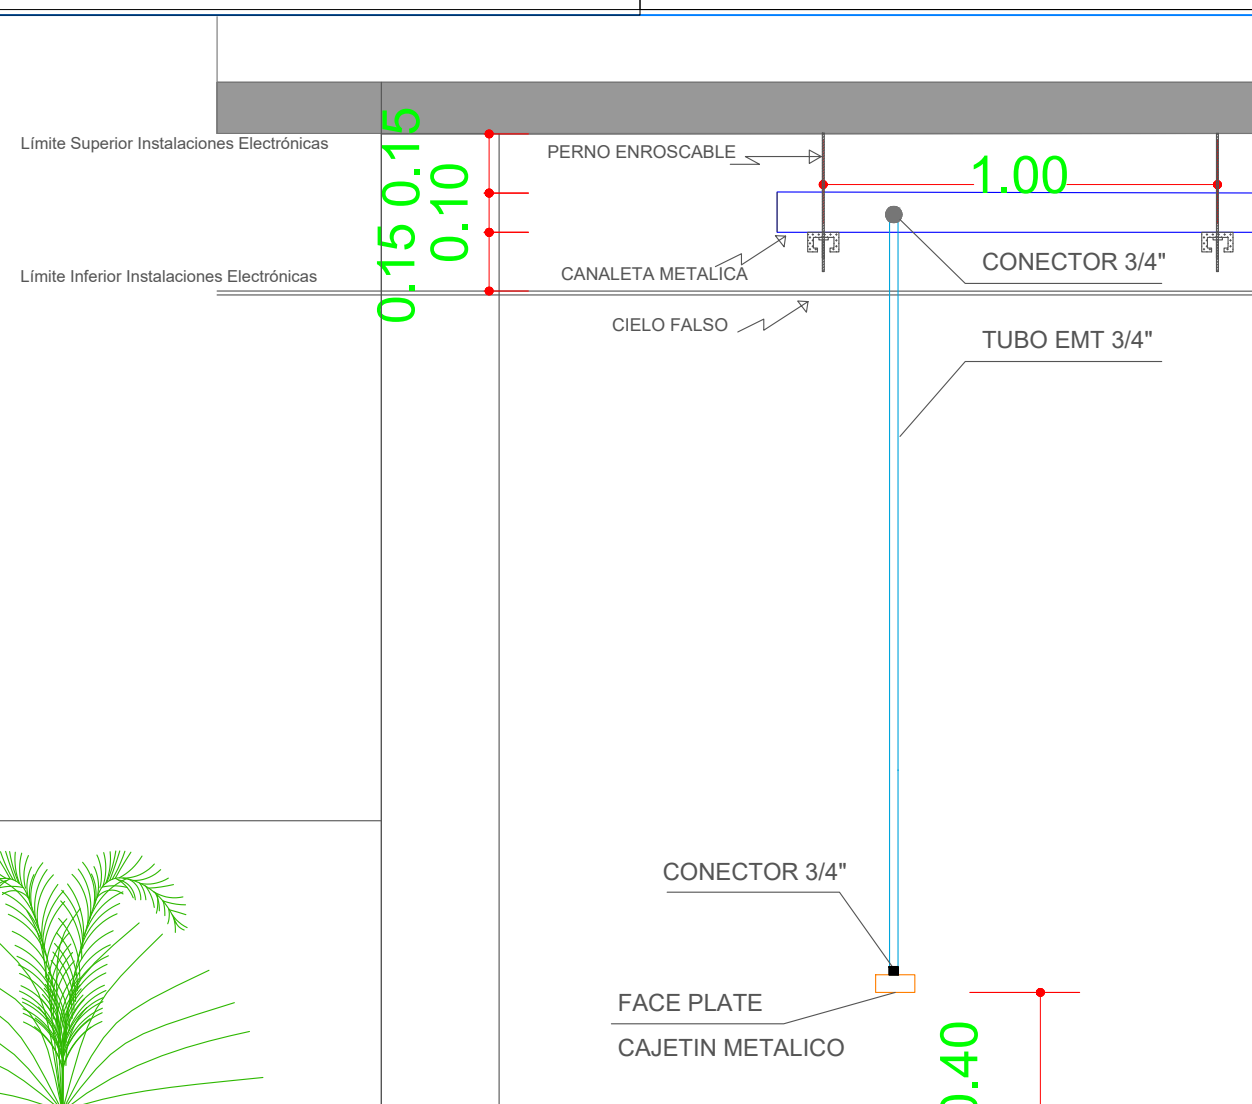
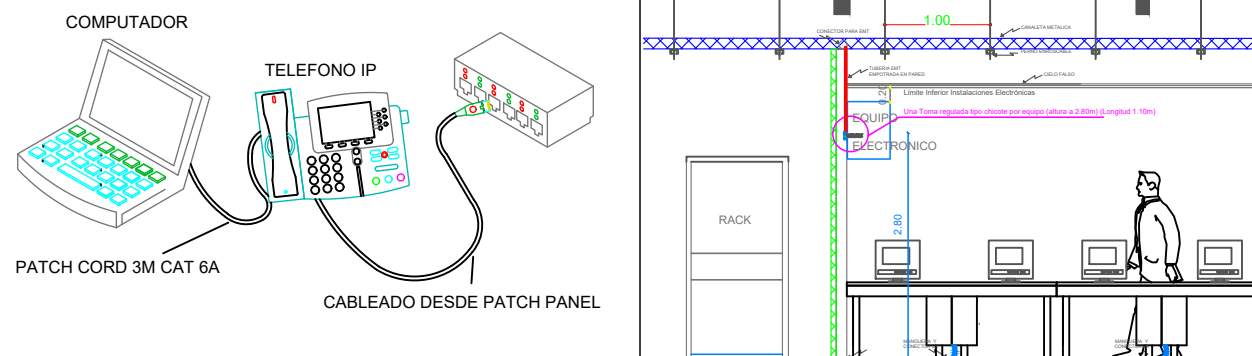
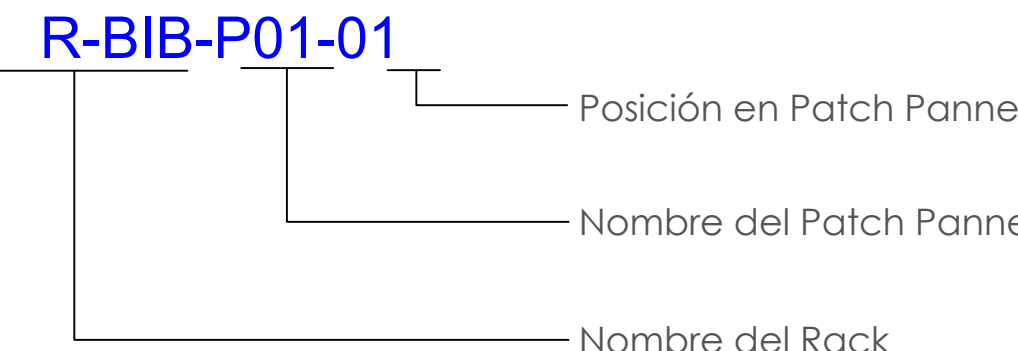
BLOQUE SALA DE PROFESORES B

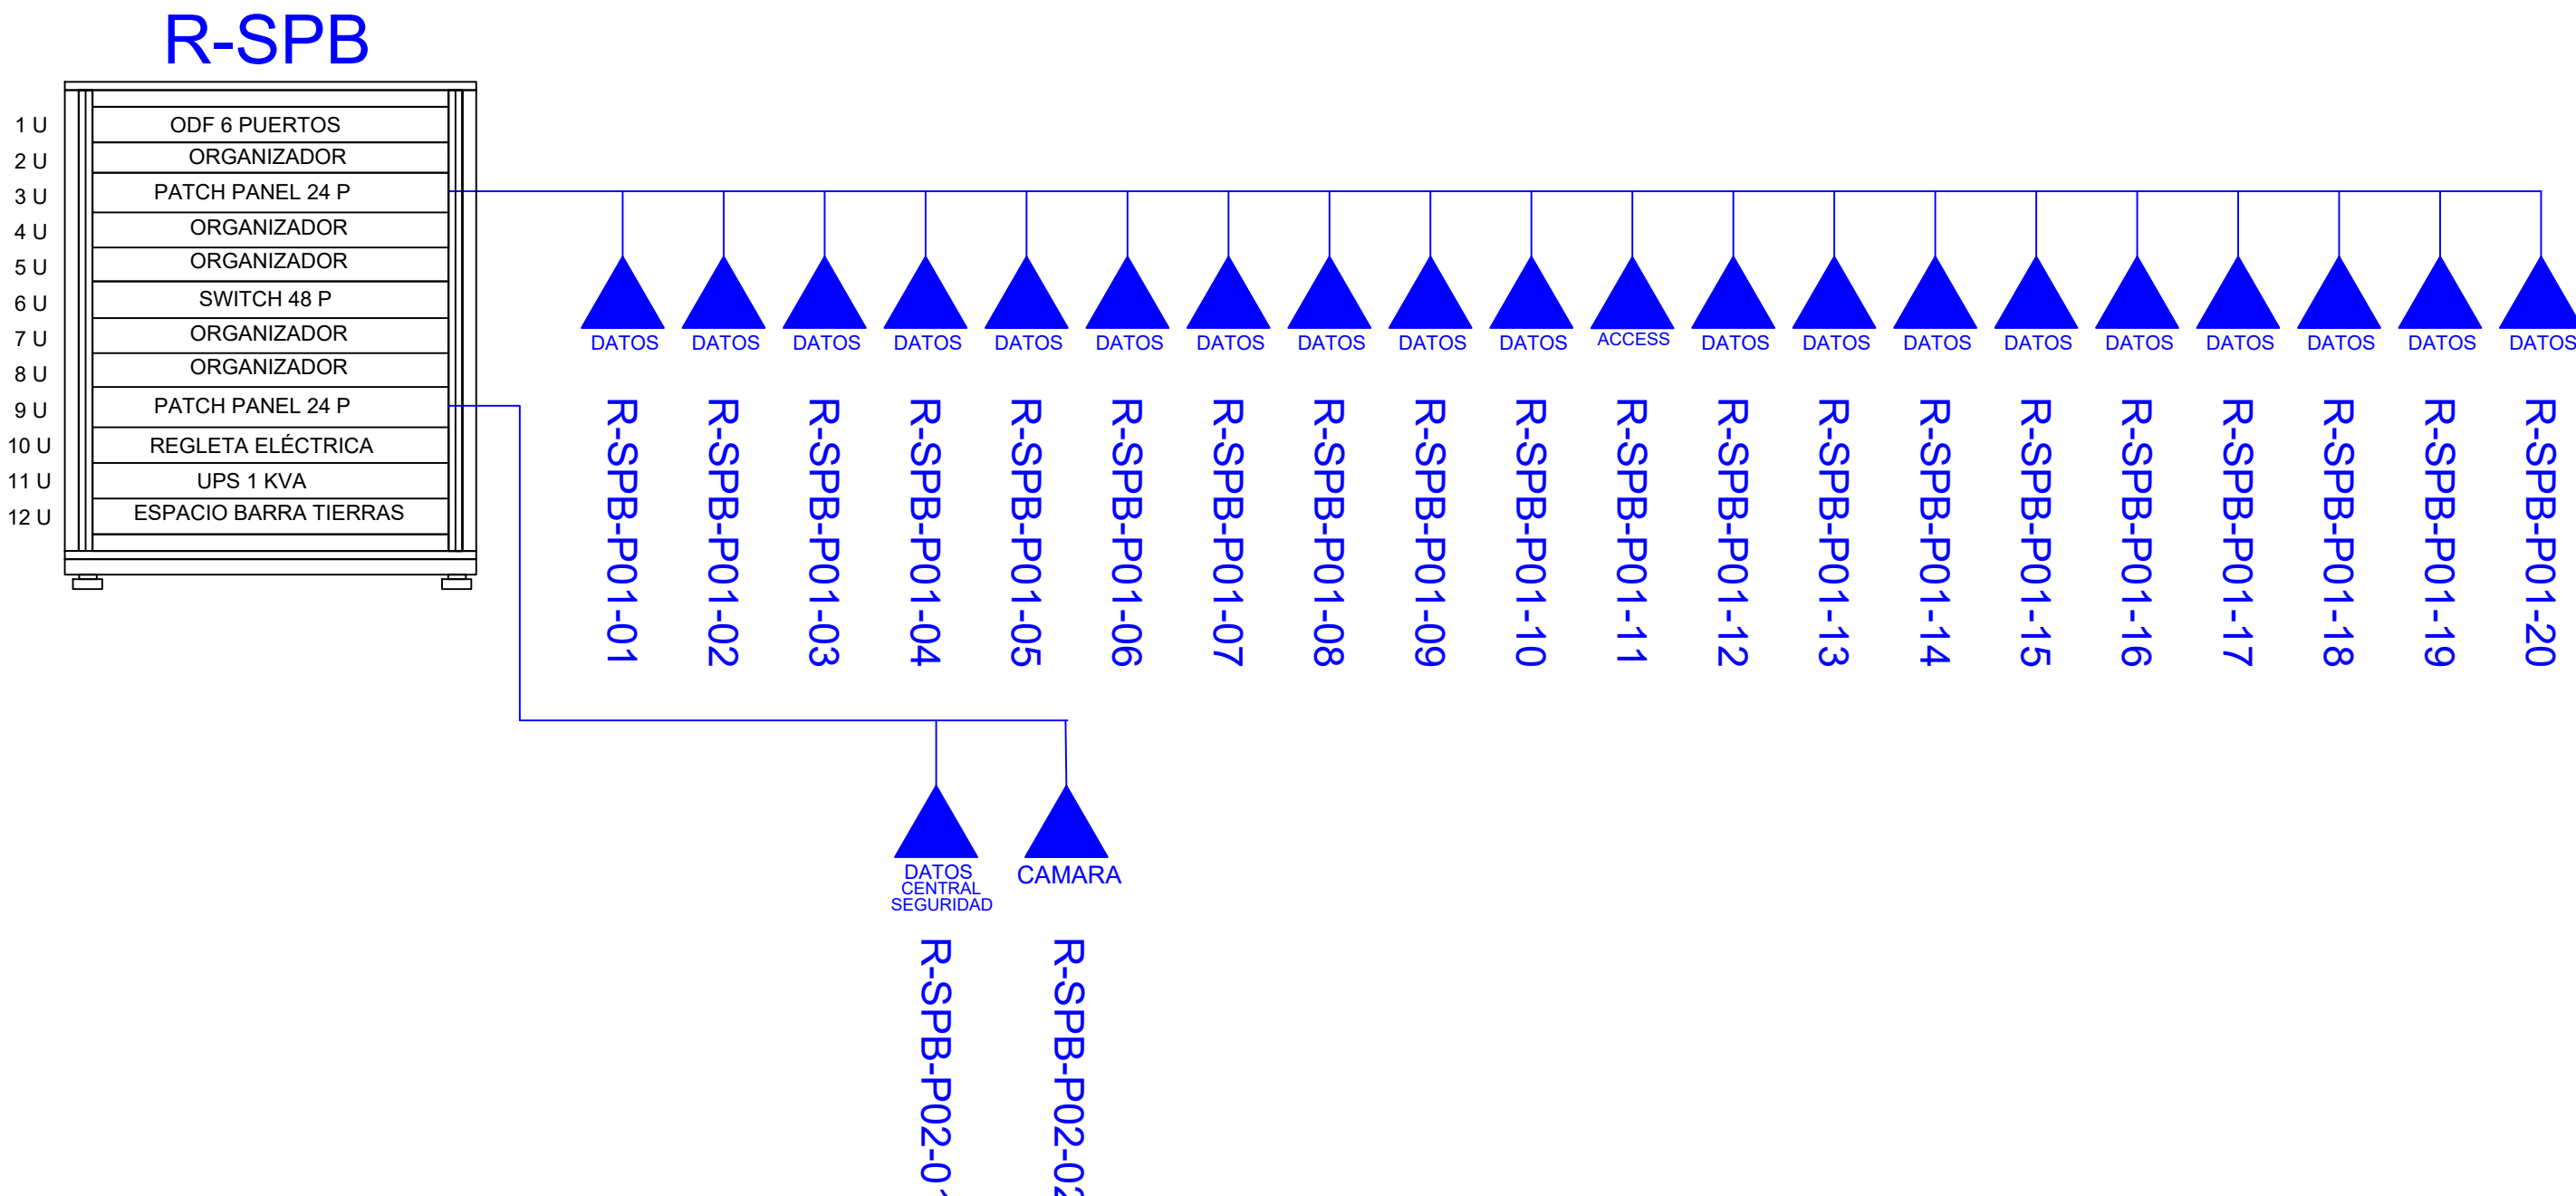

ESCALA 1:75



CANTIDAD		SIMBOLOGIA
21		Salida simple datos pared
02		Salida simple datos piso
09		Teléfono IP
01		Salida simple access point pared
00		Salida simple CCTV pared
00		Salida simple CCTV Monitor
00		Cámara IP
01		Pozo de revisión
01		Salida HDMI
00		(m) Bandeja metálica por piso
50		(m) Bandeja metálica por tumbado
01		Rack Comunicaciones
10		(m) Manguera 4" Polietileno Reforzada
01		Caja metálica de paso 30x30X15cm
06		Caja metálica de paso 10x10cm



MINISTERIO DE EDUCACIÓN



RESPONSABLE

ARQ. NELSON CAMPOS V.
DIRECTOR DE PROYECTO
TECNICAS CBB S.A.

ING. HERNAN ERAZO
ADMINISTRADOR DE CONTRATO
#BIRF-8542-SBCC-CF-2019-001

ING. ALEX GUALICHICOM
INGENIERO DISEÑADOR
TECNICAS CBB S.A.

ING. ESTEBAN CHILUISA
ESPECIALISTA ELECTRÓNICO
MINEDUC

QUEMA DEL PROYECTO:



PROYECTO

BIRF-8542-SBCC-CF-2018-030

"INTERVENCIÓN EN LA INFRAESTRUCTURA EXISTENTE Y PROPUESTA PARA LA REPOTENCIACIÓN DE LA UNIDAD EDUCATIVA NICOLAS INFANTE DIAZ, UBICADA EN EL CANTÓN QUEVEDO PROVINCIA DE LOS RÍOS Y UNIDAD EDUCATIVA QUEVEDO UBICADA EN EL CANTÓN QUEVEDO PROVINCIA DE LOS RÍOS."

UNIDAD EDUCATIVA

UNIDAD EDUCATIVA QUEVEDO

CANTÓN:

QUEVEDO

PROVINCIA:

OS RÍOS

CONTIENI

BLOQUE SALA DE PROFESORES B
PLANTA BAJA
CABLEADO ESTRUCTURADO

ESCALA:

INDICADA

FECHA:

ÁMINA N^o

ELT-CE-12

SELOS MUNICIPALES