



BLOQUE COMEDOR / SALÓN DE USO MULTIPLE

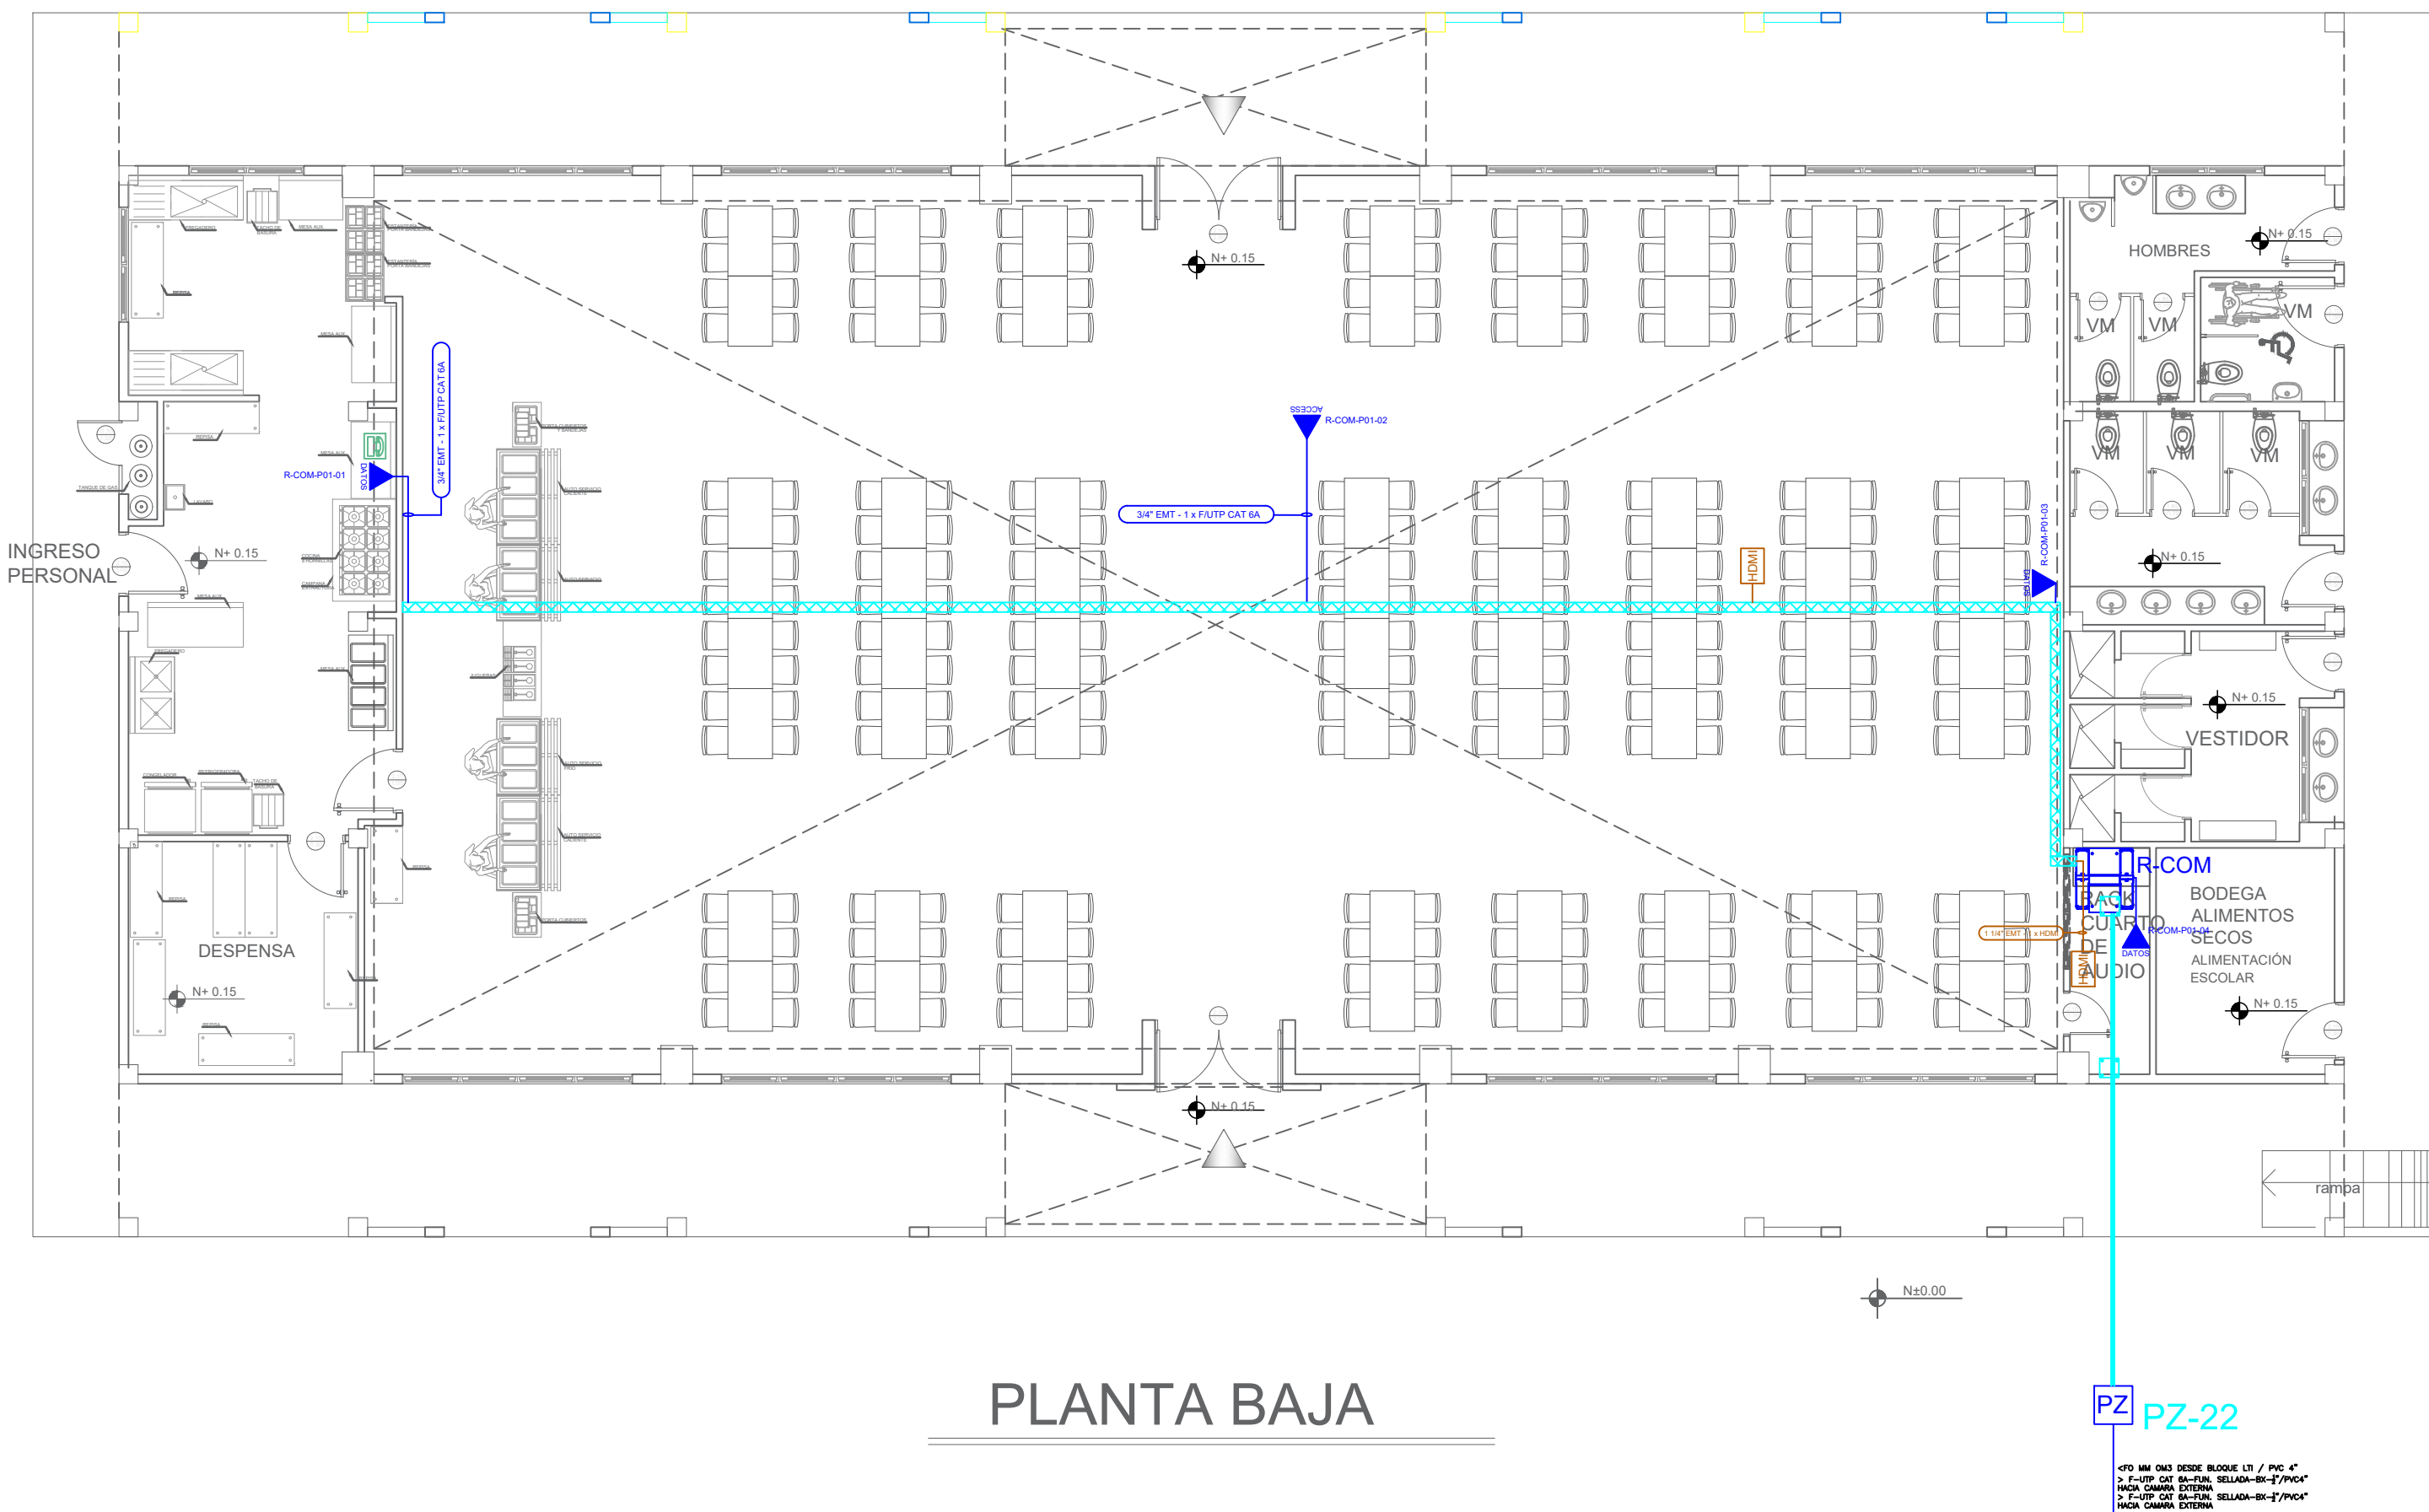

PLANTA BAJA

ESCALA 1:100

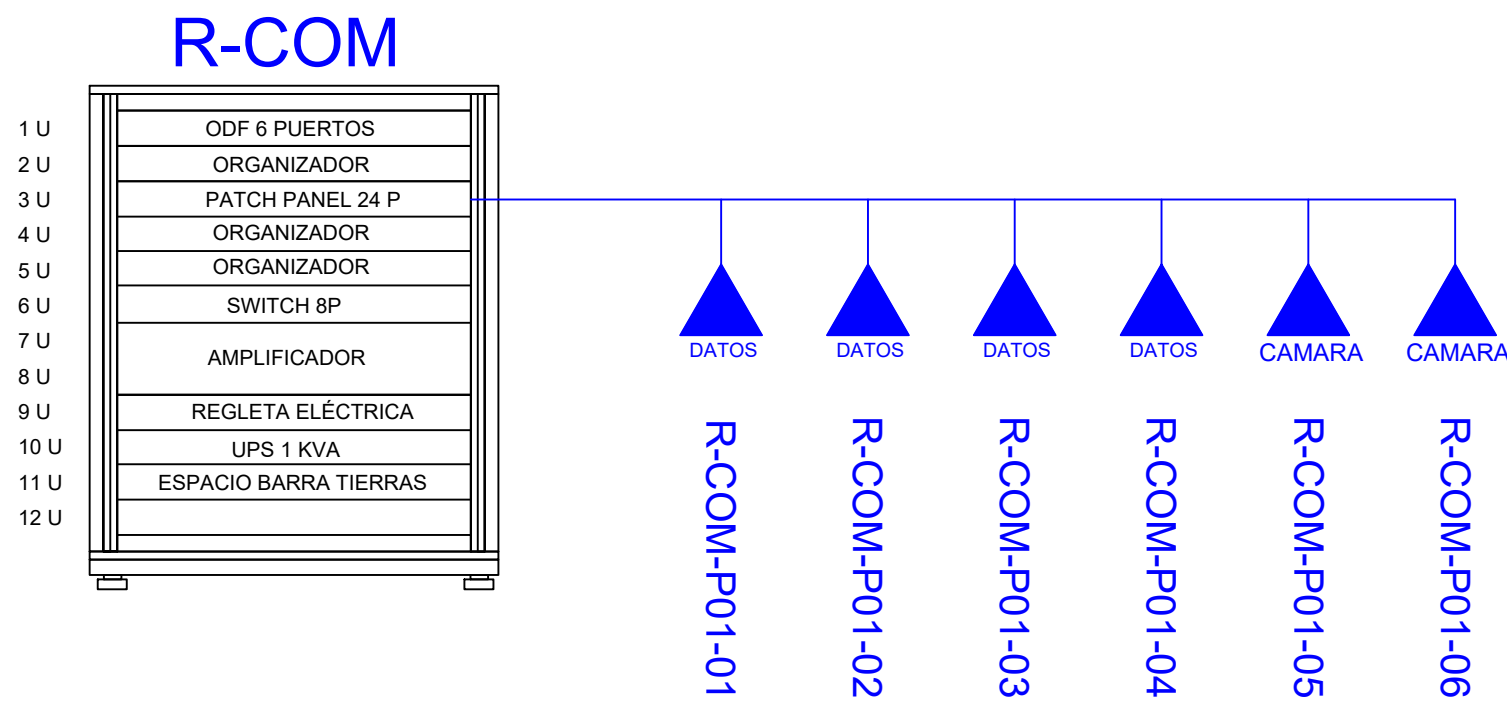




CANTIDAD	SIMBOLOGIA	
03		Salida simple datos pared
00		Salida simple datos piso
00		Teléfono IP
01		Salida simple access point pared
00		Salida simple CCTV pared
00		Salida simple CCTV Monitor
00		Cámara IP
01		Pozo de revisión
01		Salida HDMI
00		(m) Bandeja metálica por piso
40		(m) Bandeja metálica por tumbado
01		Rack Comunicaciones
60		(m) Manguera 4" Polietileno Reforzada
01		Caja metálica de paso 30x30X15cm
00		Caja metálica de paso 10x10cm

R-BIB-P01-01

Posición en Patch Pannel

Nombre del Patch Pannel

Nombre del Rack

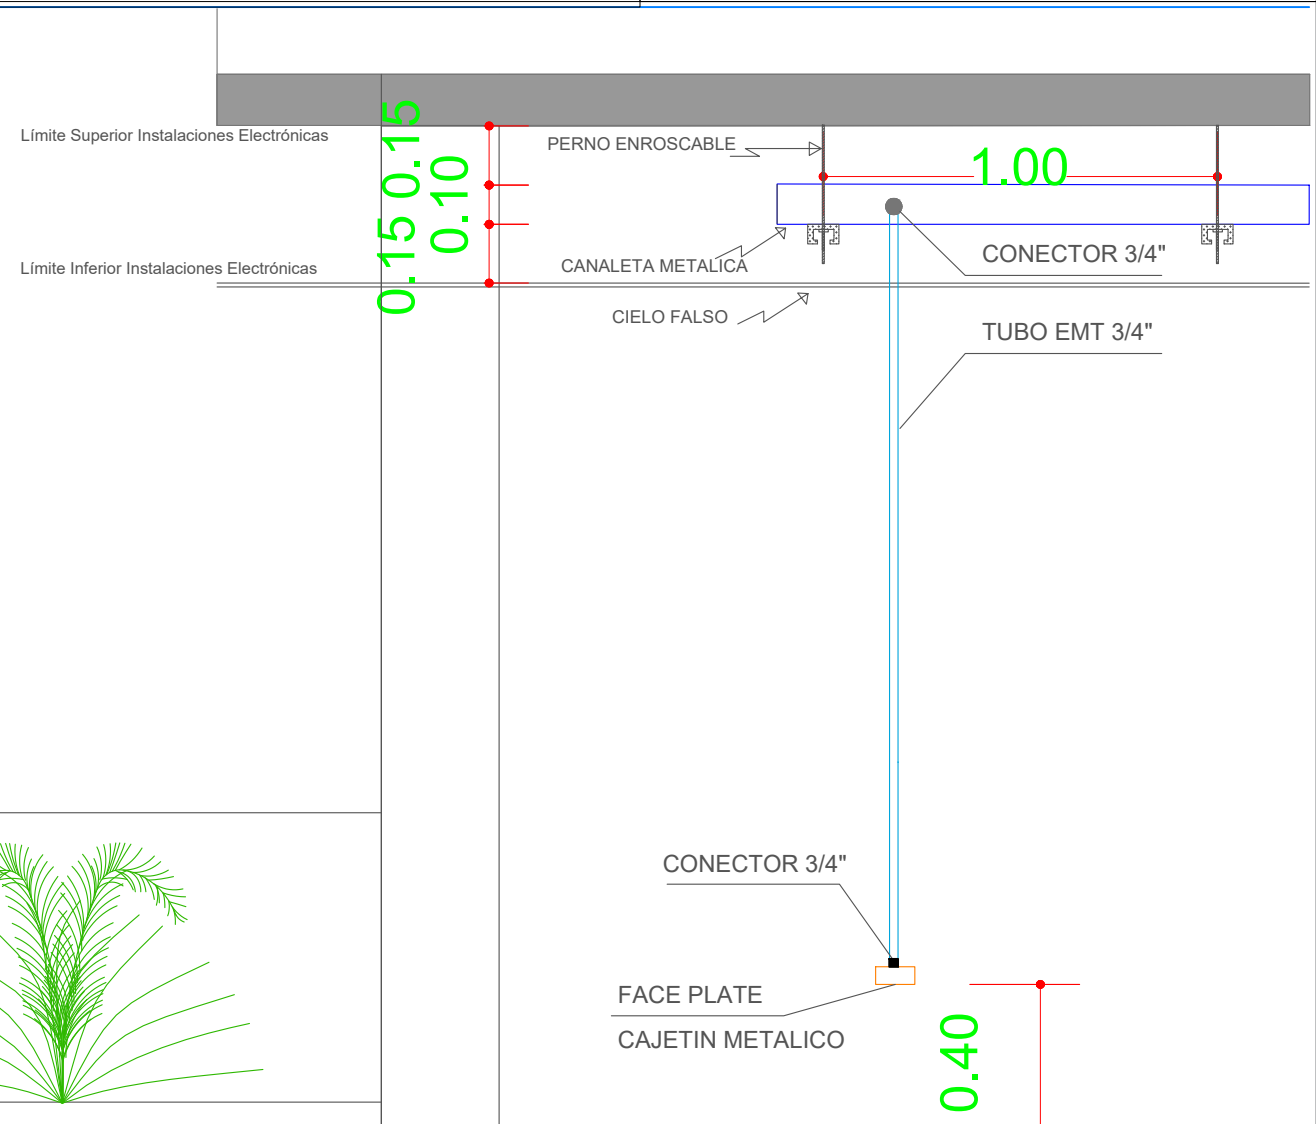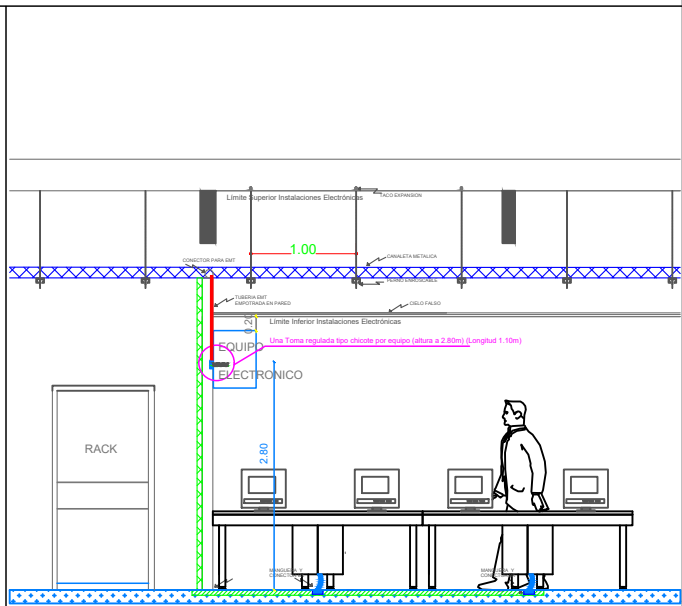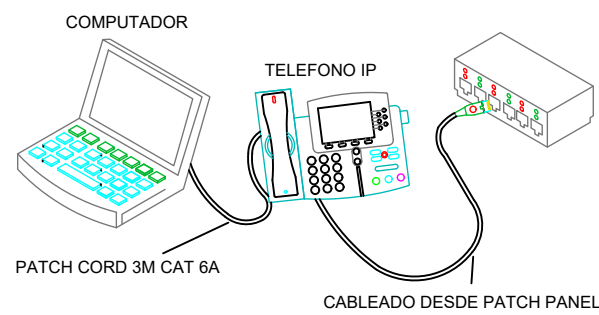

MINISTERIO DE EDUCACIÓN



EL GOBIERNO DE TODOS

RESPONSABLES:

ARQ. NELSON CAMPOS V.
DIRECTOR DE PROYECTO
TECNICAS CBB S.A.

ING. HERNAN ERAZO
ADMINISTRADOR DE CONTRATO
#BIRF-8542-SBCC-CF-2019-001

ING. ALEX GUALICHICOMIN
INGENIERO DISEÑADOR
TECNICAS CBB S.A.

ING. ESTEBAN CHILUISA
ESPECIALISTA ELECTRÓNICO
MINEDUC

ESQUEMA DEL PROYECTO:



PROYECTO: BIRF-8542-SBCC-CF-2018-030

"INTERVENCIÓN EN LA INFRAESTRUCTURA EXISTENTE Y PROPUESTA PARA LA REPOTENCIACIÓN DE LA UNIDAD EDUCATIVA NICOLAS INFANTE DIAZ, UBICADA EN EL CANTÓN QUEVEDO PROVINCIA DE LOS RÍOS Y UNIDAD EDUCATIVA QUEVEDO UBICADA EN EL CANTÓN QUEVEDO PROVINCIA DE LOS RÍOS."

UNIDAD EDUCATIVA: UNIDAD EDUCATIVA QUEVEDO

CANTÓN: QUEVEDO

PROVINCIA: LOS RÍOS

CONTIENE:
BLOQUE COMEDOR / SALÓN DE USO MULTIPLE
PLANTA BAJA
CABLEADO ESTRUCTURADO

ESCALA: INDICADAS

FECHA: 2019

LÁMINA N.º
ELT-CE-13

SELLOS MUNICIPALES: