



BLOQUE ACCESO PRINCIPAL

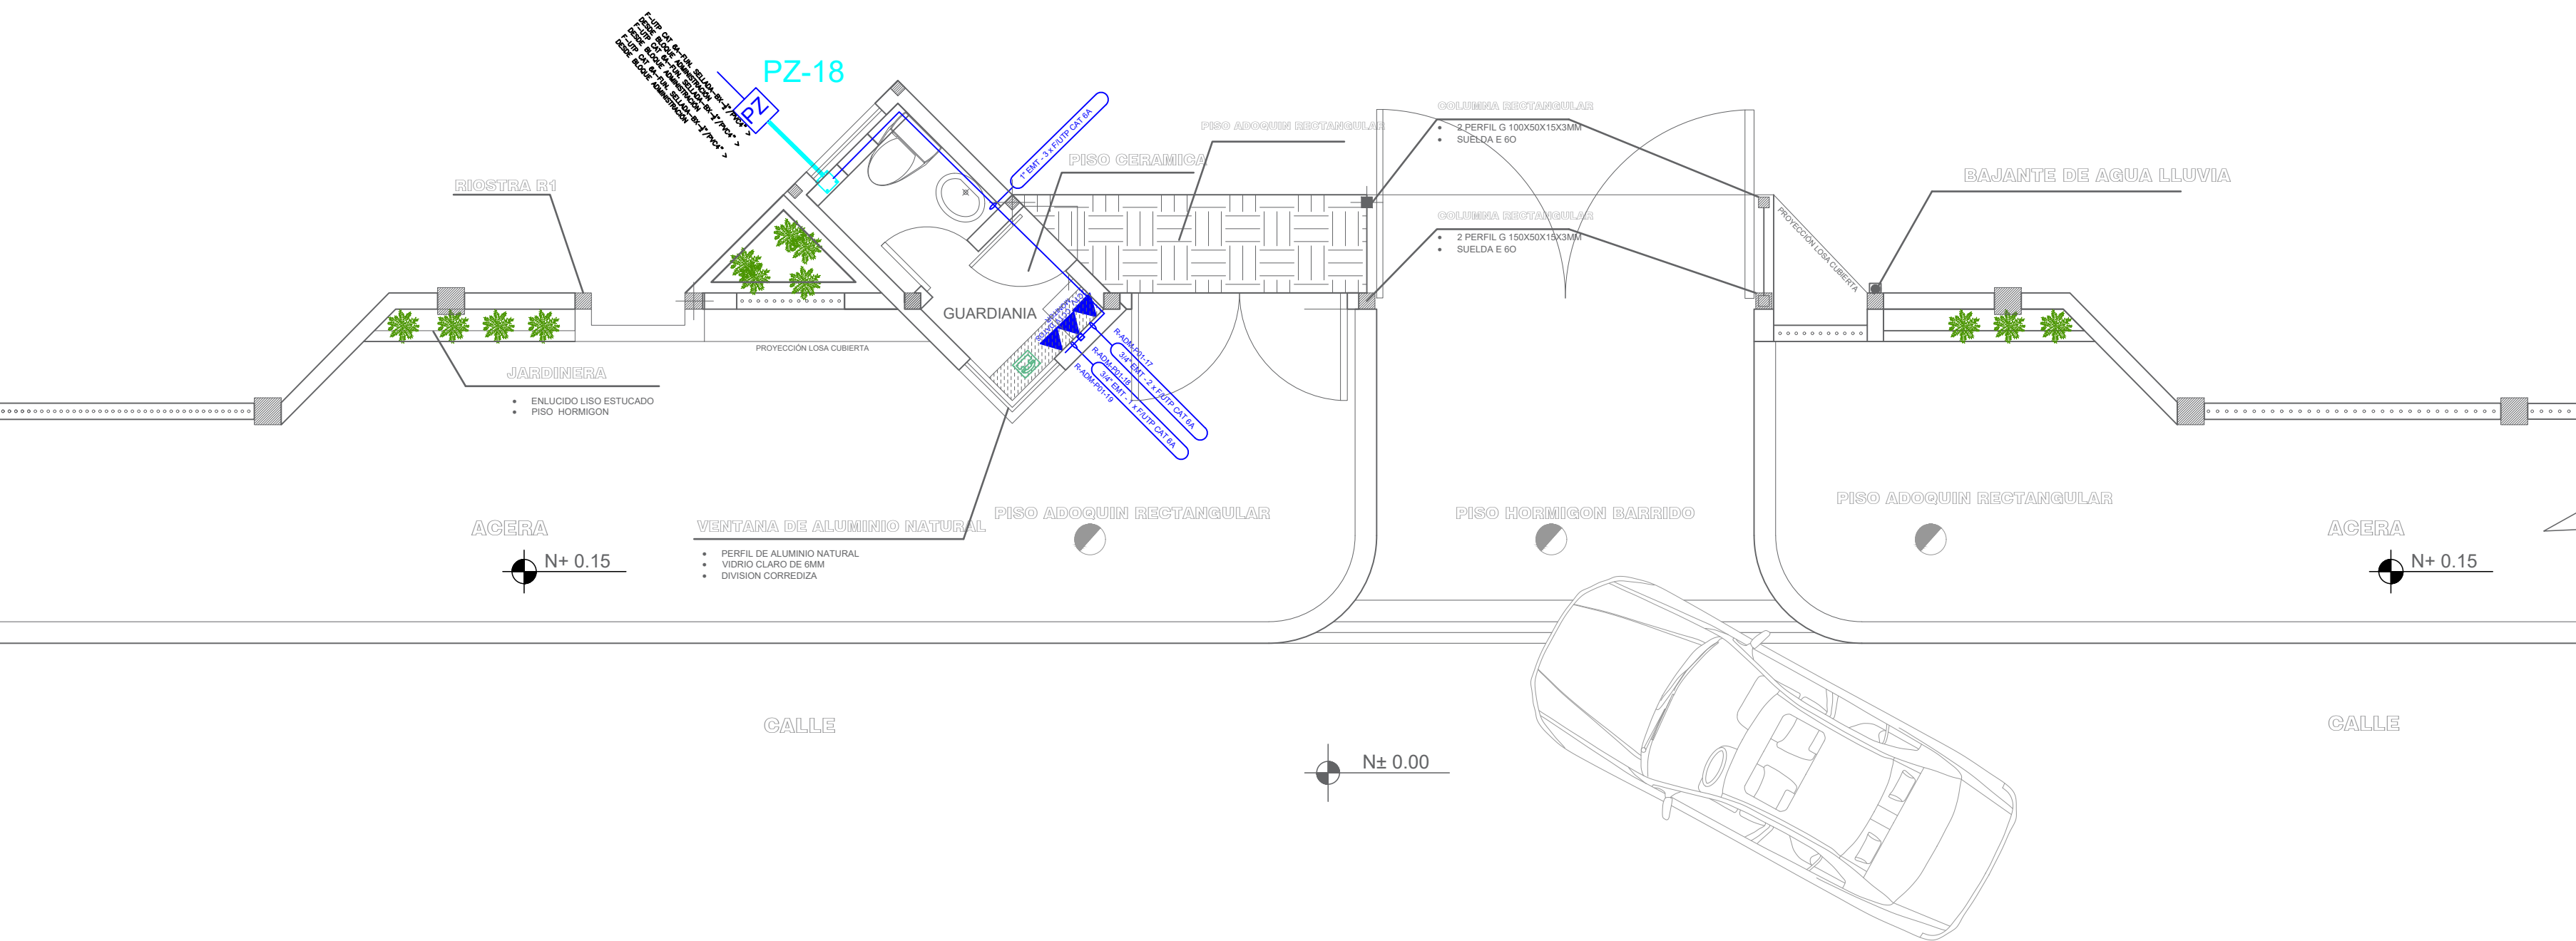

BLOQUE ACCESO PRINCIPAL

ESCALA 1:100



DESDE RACK R-B3

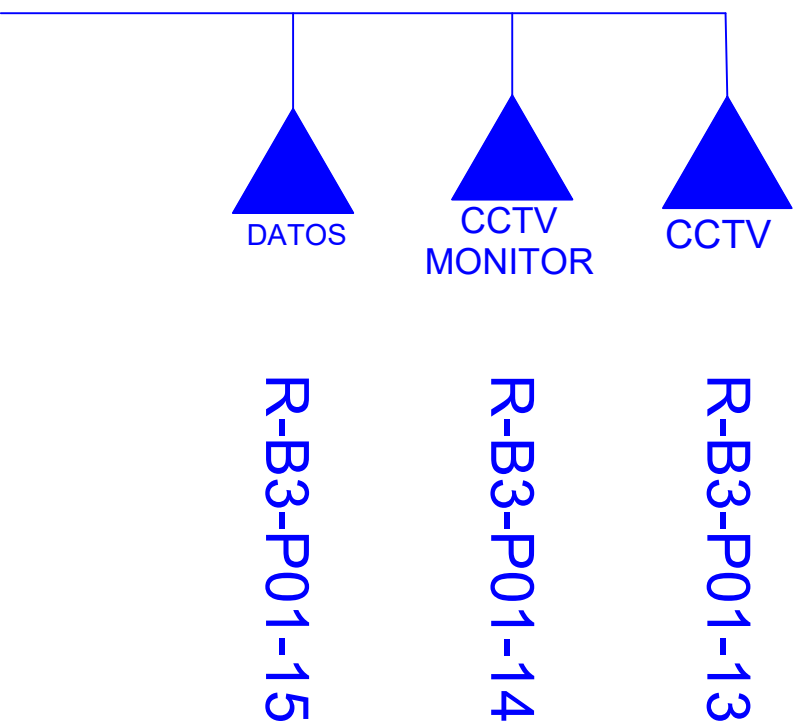

CANTIDAD	SIMBOLOGIA	
01		Salida simple datos pared
00		Salida simple datos piso
01		Teléfono IP
00		Salida simple access point pared
01		Salida simple CCTV pared
01		Salida simple CCTV Monitor
00		Cámara IP
00		Pozo de revisión
00		Salida HDMI
00		(m) Bandeja metálica por piso
00		(m) Bandeja metálica por tumbado
00		Rack Comunicaciones
10		(m) Manguera 4" Polietileno Reforzada
01		Caja metálica de paso 30x30X15cm
00		Caja metálica de paso 10x10cm

R-BIB-P01-01

Posición en Patch Pannel  
Nombre del Patch Pannel  
Nombre del Rack

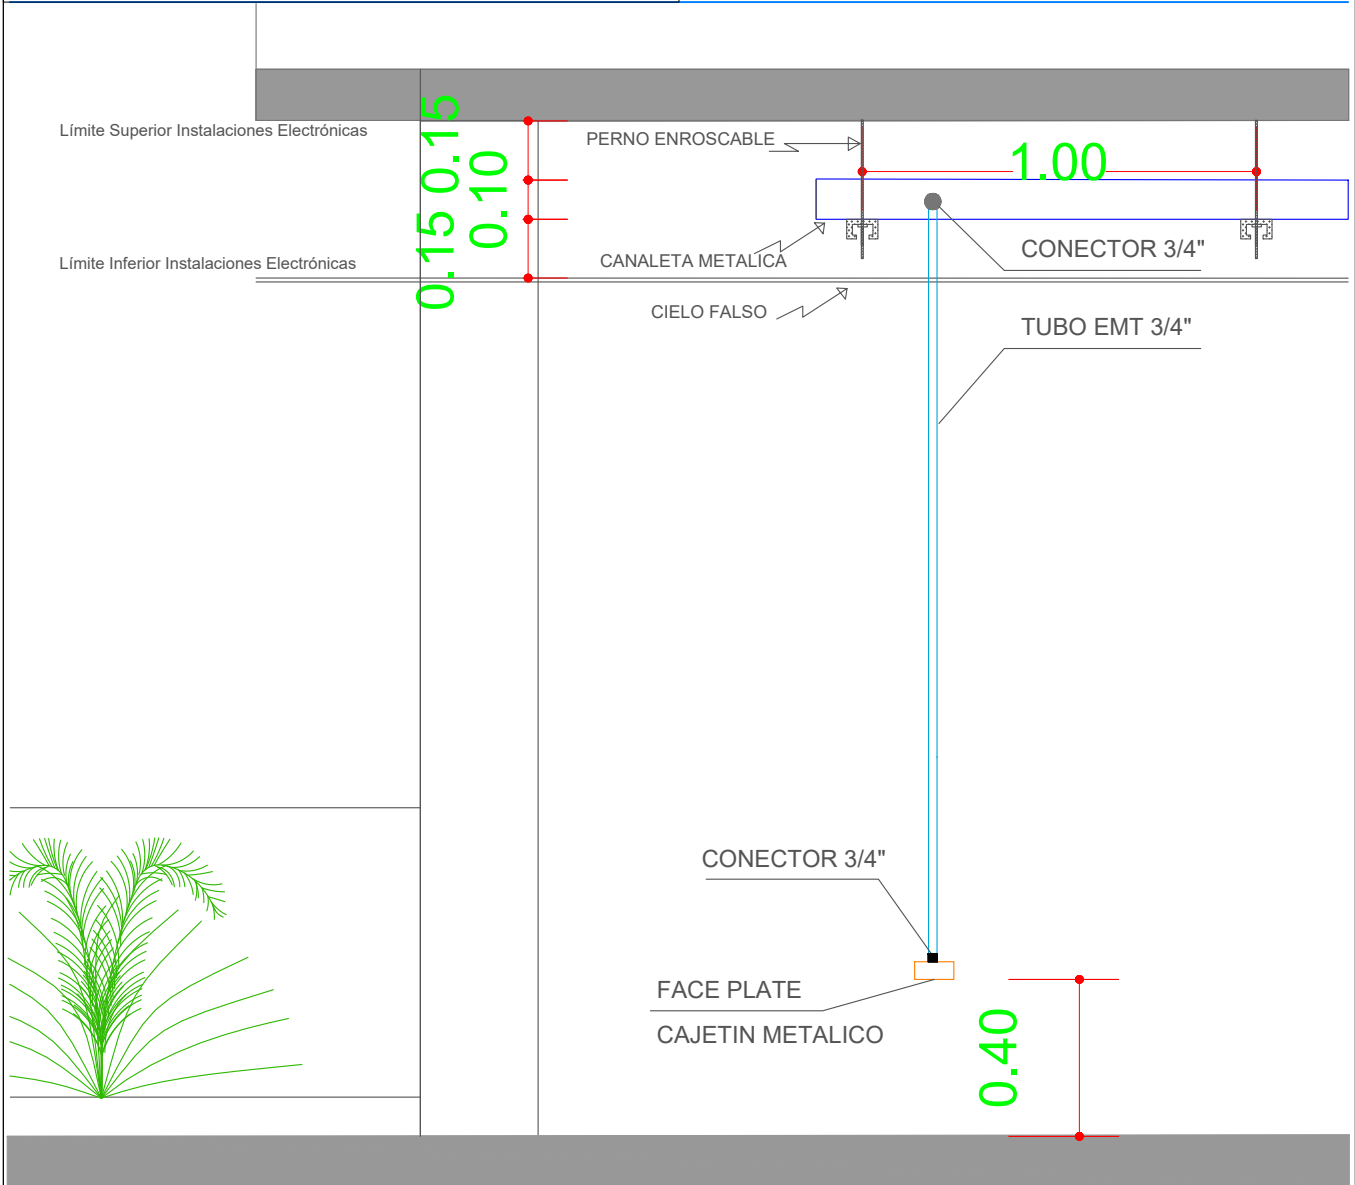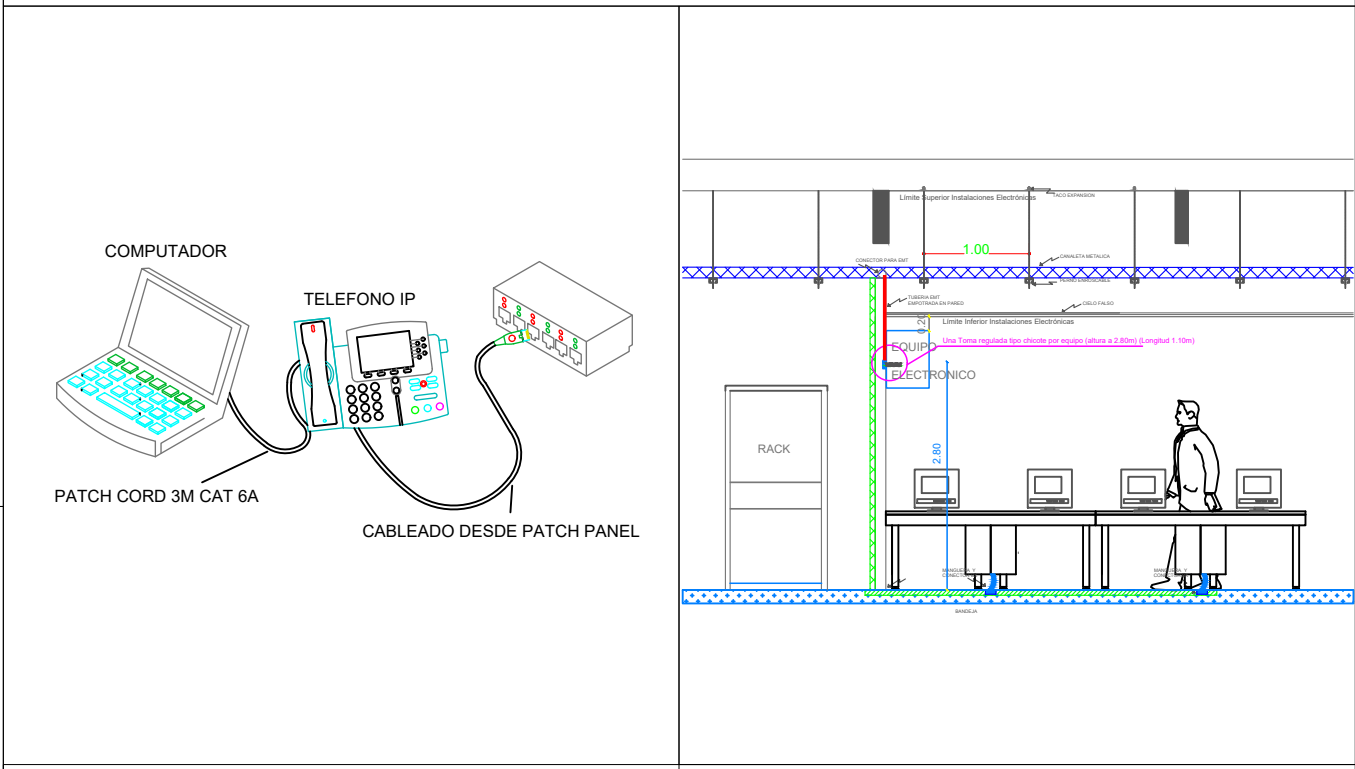

MINISTERIO DE EDUCACIÓN



EL GOBIERNO DE TODOS

RESPONSABLES:

ARQ. NELSON CAMPOS V.  
DIRECTOR DE PROYECTO  
TECNICAS CBB S.A.

ING. HERNAN ERAZO  
ADMINISTRADOR DE CONTRATO  
#BIRF-8542-SBCC-CF-2019-001

ING. ALEX GUALICHICOMIN  
INGENIERO DISEÑADOR  
TECNICAS CBB S.A.

ING. ESTEBAN CHILUISA  
ESPECIALISTA ELECTRONICO  
MINEDUC

ESQUEMA DEL PROYECTO:



PROYECTO:

BIRF-8542-SBCC-CF-2018-030

"INTERVENCIÓN EN LA INFRAESTRUCTURA EXISTENTE Y PROPUESTA PARA LA REPOTENCIACIÓN DE LA UNIDAD EDUCATIVA NICOLAS INFANTE DIAZ, UBICADA EN EL CANTÓN QUEVEDO PROVINCIA DE LOS RÍOS Y UNIDAD EDUCATIVA QUEVEDO UBICADA EN EL CANTÓN QUEVEDO PROVINCIA DE LOS RÍOS."

UNIDAD EDUCATIVA:

UNIDAD EDUCATIVA QUEVEDO

CANTÓN:

QUEVEDO

PROVINCIA:

LOS RÍOS

CONTIENE:

BLOQUE ACCESO PRINCIPAL  
PLANTA BAJA  
CABLEADO ESTRUCTURADO

ESCALA:

INDICADAS

FECHA:

2019

LÁMINA N.º

ELT-CE-14

SELLOS MUNICIPALES: