

ESCALA
1:250

AVENIDA "QUITO"
ASFALTADA

SIMBOLOGIA	
	Pozo de revision 60x60
	Canalizacion PVC 4"
	Tubería PVC 4"

MINISTERIO DE EDUCACIÓN



EL
GOBIERNO
DE TODOS


RESPONSABLES:

ARQ. NELSON CAMPOS V.
DIRECTOR DE PROYECTO
TECNICAS CBB S.A.

ING. HERNAN ERAZO
ADMINISTRADOR DE CONTRATO
#BIRF-8542-SBCC-CF-2019-001

ING. ALEX GUALICHICOMIN
INGENIERO DISEÑADOR
TECNICAS CBB S.A.

ING. ESTEBAN CHILUISA
ESPECIALISTA ELECTRONICO
MINEDUC

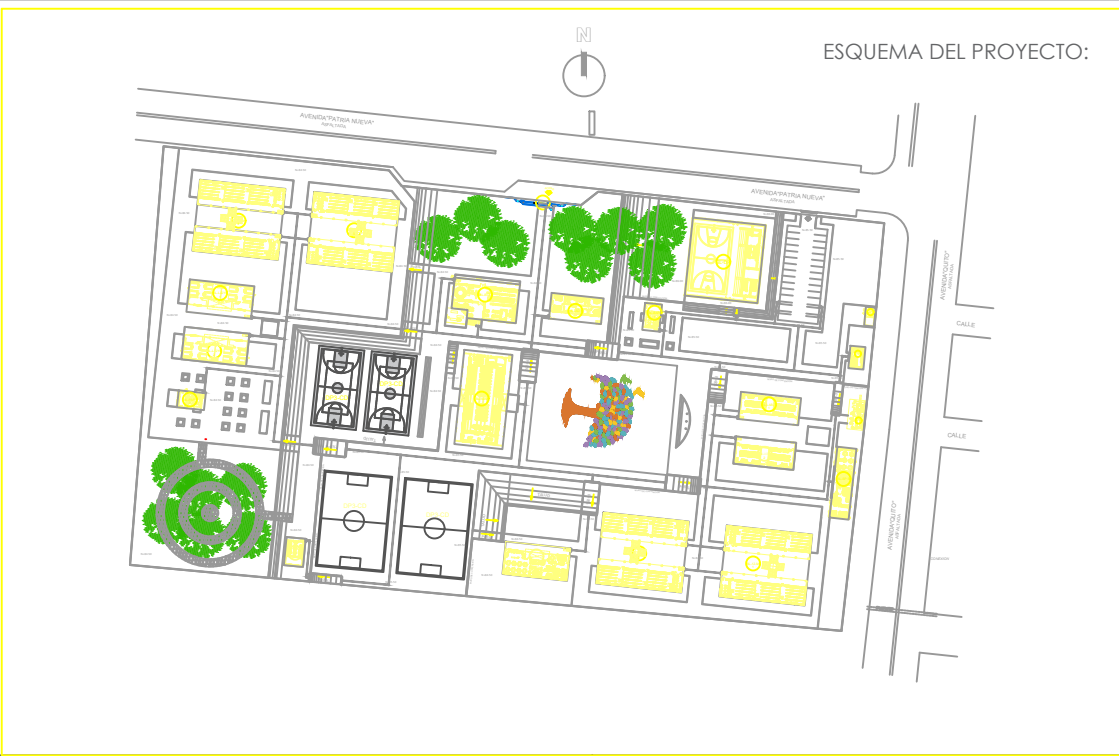

PROYECTO: BIRF-8542-SBCC-CF-2018-030

"INTERVENCIÓN EN LA INFRAESTRUCTURA EXISTENTE Y PROPUESTA PARA LA REPOTENCIACIÓN DE LA UNIDAD EDUCATIVA NICOLAS INFANTE DIAZ, UBICADA EN EL CANTÓN QUEVEDO PROVINCIA DE LOS RÍOS Y UNIDAD EDUCATIVA QUEVEDO UBICADA EN EL CANTÓN QUEVEDO PROVINCIA DE LOS RÍOS."

UNIDAD EDUCATIVA: QUEVEDO	
CANTÓN: QUEVEDO	PROVINCIA: LOS RÍOS

CONTIENE: IMPLANTACIÓN GENERAL PLANTA BAJA CANALIZACIÓN		
--	--	--

ESCALA: INDICADAS	FECHA: 2019	LÁMINA N.º ELT-CAN-05
-------------------	-------------	-----------------------

SELLOS MUNICIPALES: