

ESCALA  
1:250

SIMBOLOGIA	
<div>PZ</div>	Pozo de revision 60x60
<div></div>	Canalizacion PVC 4"
<div></div>	Tubería PVC 4"

MINISTERIO DE EDUCACIÓN



EL GOBIERNO  
DE TODOS


RESPONSABLES:

ARQ. NELSON CAMPOS V.  
DIRECTOR DE PROYECTO  
TECNICAS CBB S.A.

ING. HERNAN ERAZO  
ADMINISTRADOR DE CONTRATO  
#BIRF-8542-SBCC-CF-2019-001

ING. ALEX GUALICHICOMIN  
INGENIERO DISEÑADOR  
TECNICAS CBB S.A.

ING. ESTEBAN CHILUISA  
ESPECIALISTA ELECTRONICO  
MINEDUC

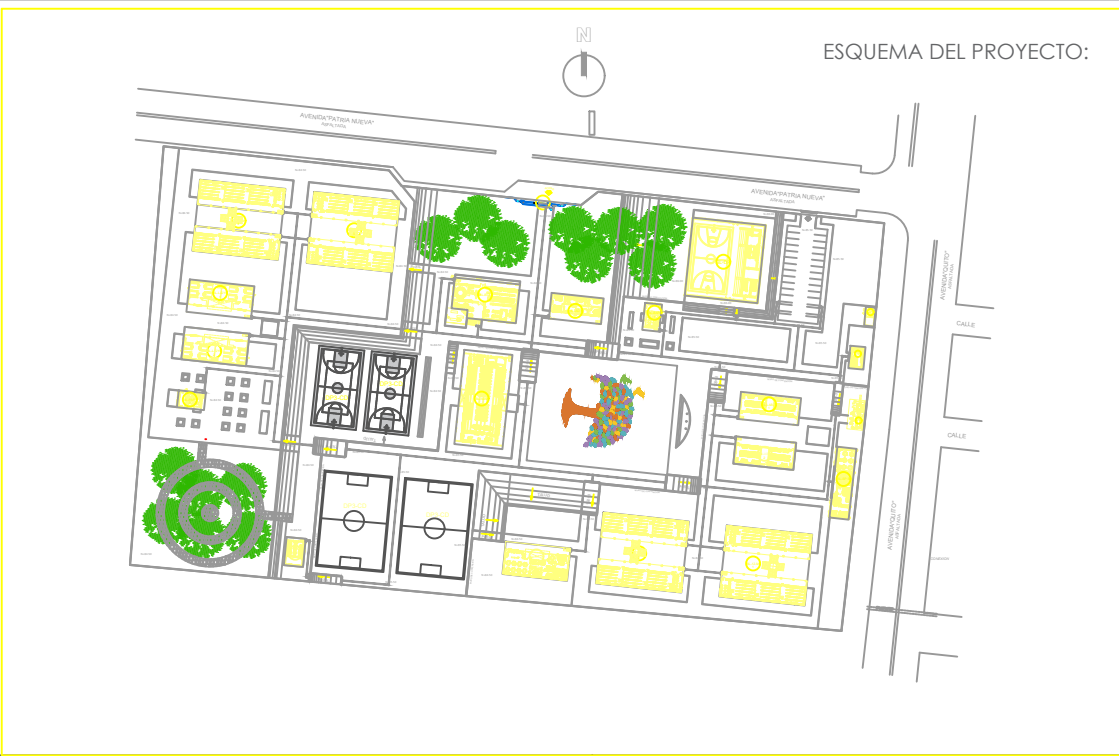

PROYECTO: BIRF-8542-SBCC-CF-2018-030

"INTERVENCIÓN EN LA INFRAESTRUCTURA EXISTENTE Y PROPUESTA PARA LA REPOTENCIACIÓN DE LA UNIDAD EDUCATIVA NICOLAS INFANTE DIAZ, UBICADA EN EL CANTÓN QUEVEDO PROVINCIA DE LOS RÍOS Y UNIDAD EDUCATIVA QUEVEDO UBICADA EN EL CANTÓN QUEVEDO PROVINCIA DE LOS RÍOS."

UNIDAD EDUCATIVA: QUEVEDO

CANTÓN: QUEVEDO	PROVINCIA: LOS RÍOS
-----------------	---------------------

CONTIENE:  
  
IMPLANTACIÓN GENERAL  
PLANTA BAJA  
CANALIZACIÓN

ESCALA: INDICADAS	FECHA: 2019	LÁMINA N.º: ELT-CAN-06
-------------------	-------------	------------------------

SELLOS MUNICIPALES: