






BLOQUE ACCESO PRINCIPAL

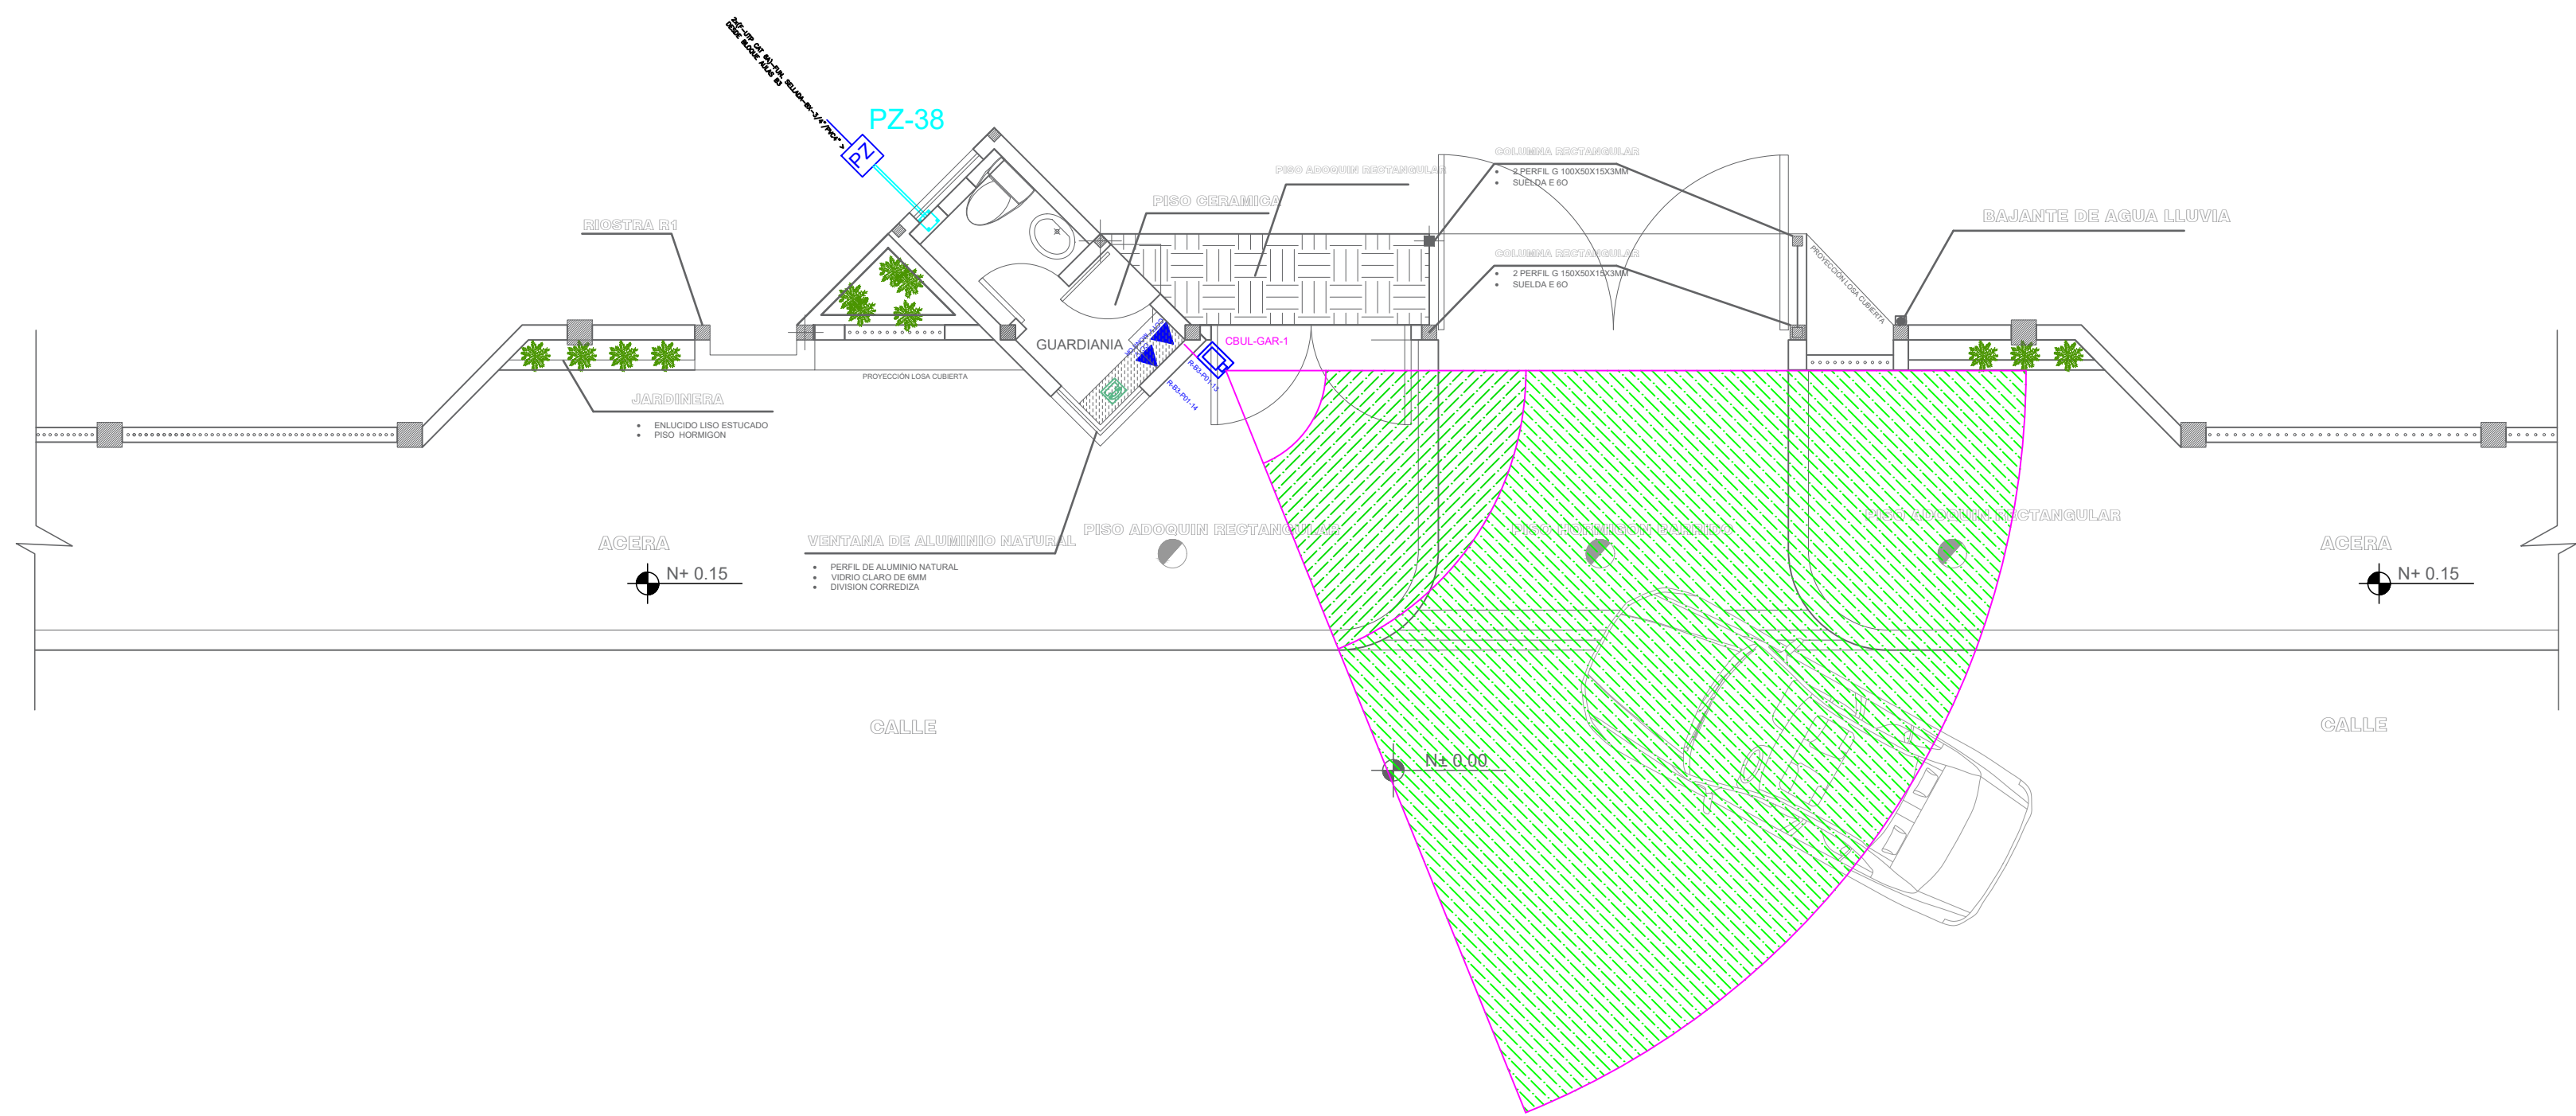

ESCALA 1:75

CANTIDAD	SIMBOLOGIA	
00		Salida simple datos pared
00		Salida simple datos piso
00		Teléfono IP
00		Salida simple access point pared
01		Salida simple CCTV pared
01		Salida simple CCTV Monitor
01		Pozo de revisión
00		Salida HDMI
00		(m) Bandeja metálica por piso
00		(m) Bandeja metálica por tumbado
00		Rack Comunicaciones
10		(m) Tubería PVC 4"
01		Caja metálica de paso 15x15cm
01		Cámara IP

R-BIB-P01-01
Posición en Patch Pannel
Nombre del Patch Pannel
Nombre del Rack

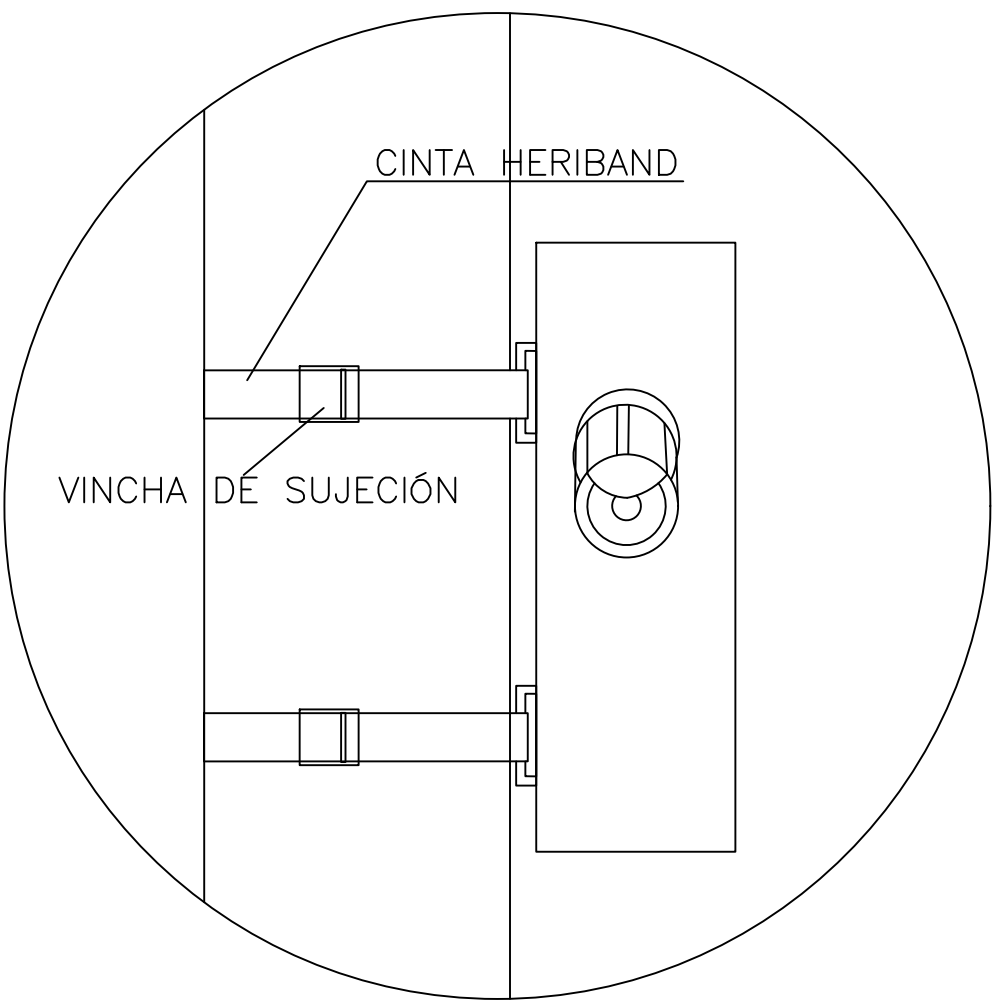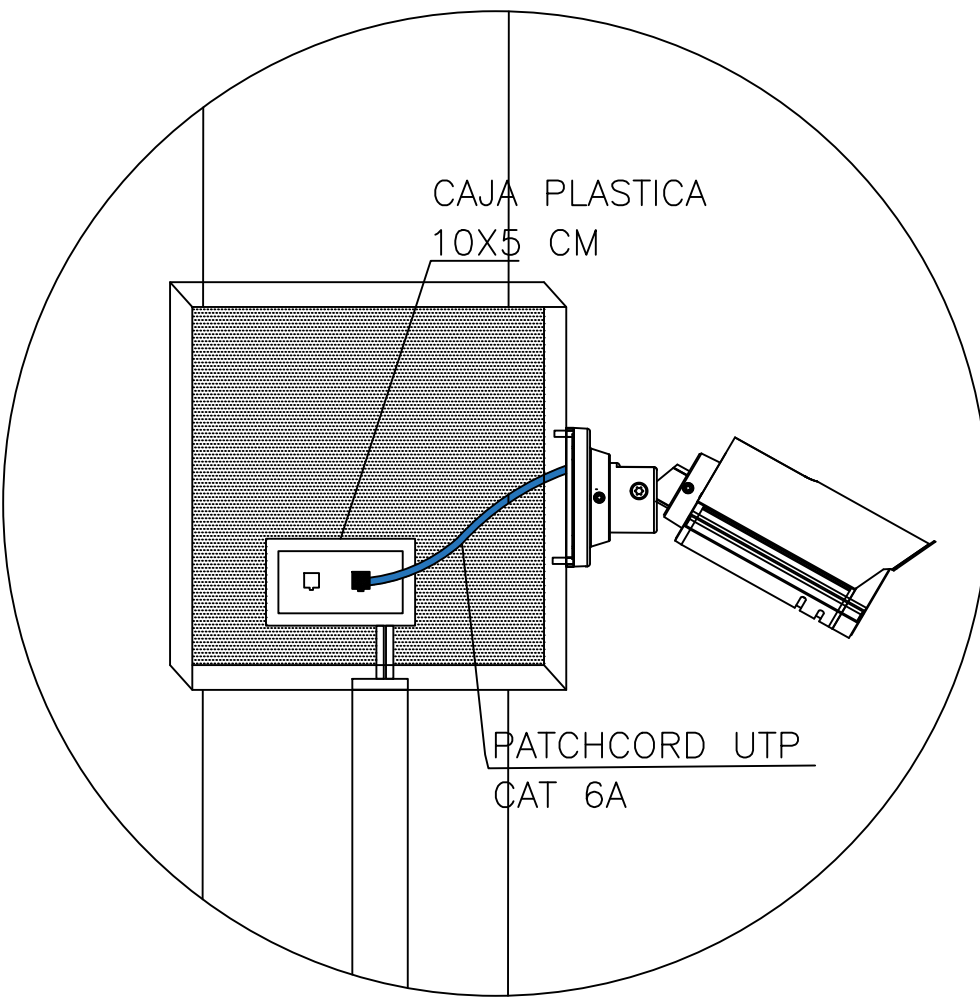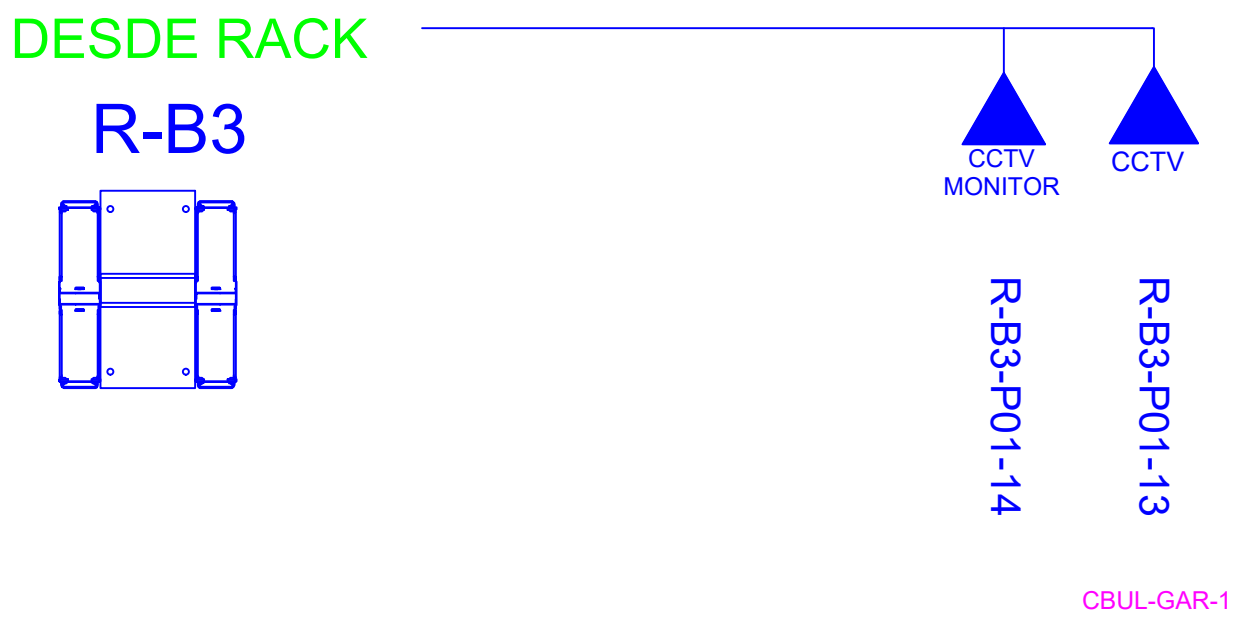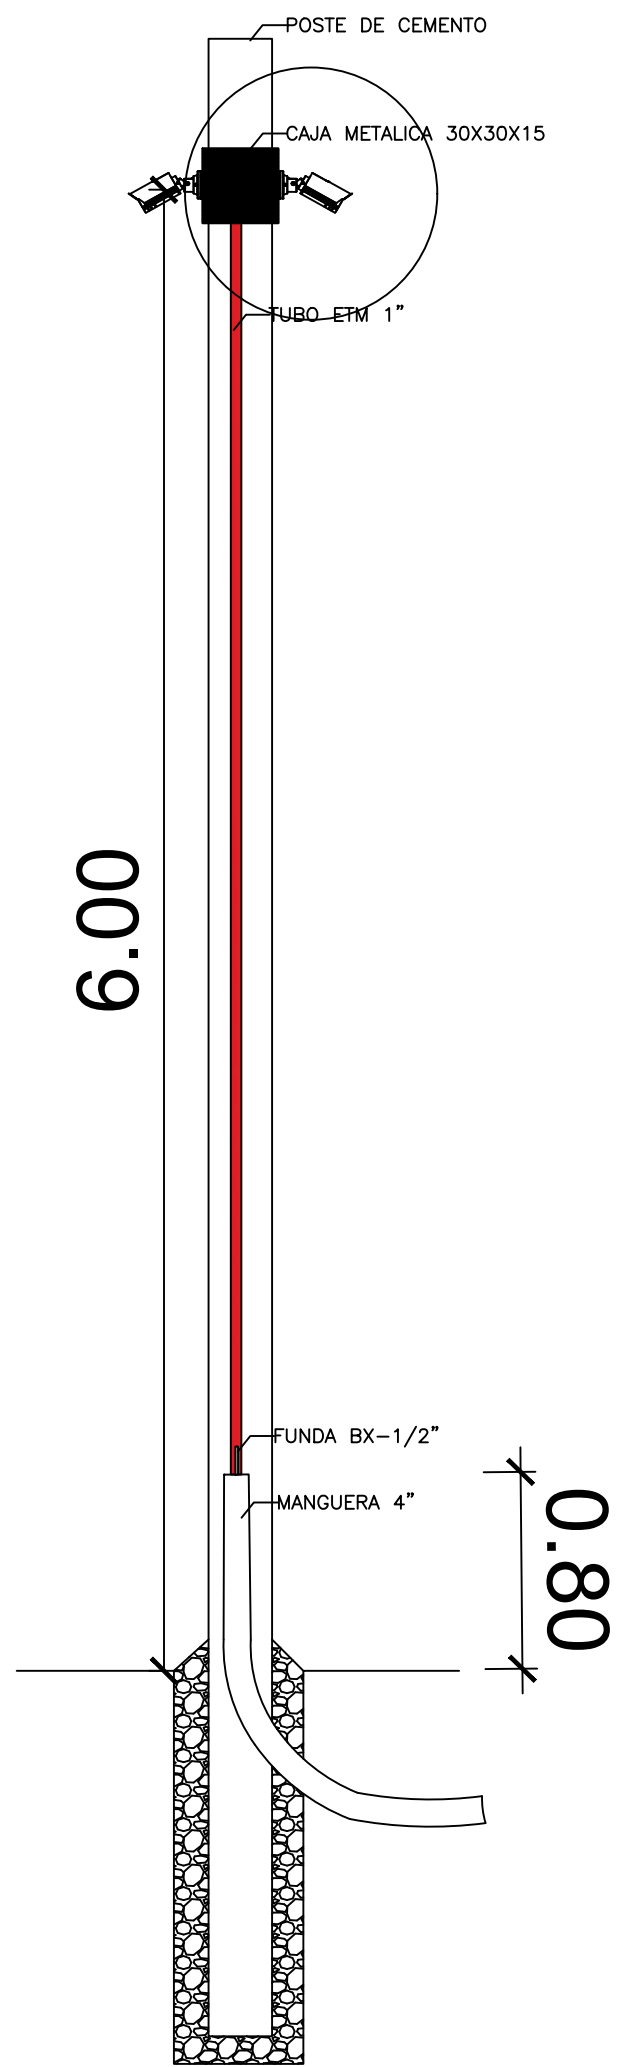

MINISTERIO DE EDUCACIÓN



RESPONSABLES:

ARQ. NELSON CAMPOS V.
DIRECTOR DE PROYECTO
TECNICAS CBB S.A.

ING. HERNAN ERAZO
ADMINISTRADOR DE CONTRATO
#BIRF-8542-SBCC-CF-2019-001

ING. ALEX GUALICHICOMIN
INGENIERO DISEÑADOR
TECNICAS CBB S.A.

ING. ESTEBAN CHILUISA
ESPECIALISTA ELECTRONICO
MINEDUC

ESQUEMA DEL PROYECTO:



PROYECTO: BIRF-8542-SBCC-CF-2018-030

"INTERVENCIÓN EN LA INFRAESTRUCTURA EXISTENTE Y PROPUESTA PARA LA REPOTENCIACIÓN DE LA UNIDAD EDUCATIVA NICOLAS INFANTE DIAZ, UBICADA EN EL CANTÓN QUEVEDO PROVINCIA DE LOS RÍOS Y UNIDAD EDUCATIVA QUEVEDO UBICADA EN EL CANTÓN QUEVEDO PROVINCIA DE LOS RÍOS."

UNIDAD EDUCATIVA: QUEVEDO

CANTÓN: QUEVEDO PROVINCIA: LOS RÍOS

CONTIENE: BLOQUE LABORATORIO ACCESO PRINCIPAL PLANTA BAJA CCTV

ESCALA: INDICADAS FECHA: 2019 LÁMINA N.º: ELT-CCTV-05

SELLOS MUNICIPALES: