



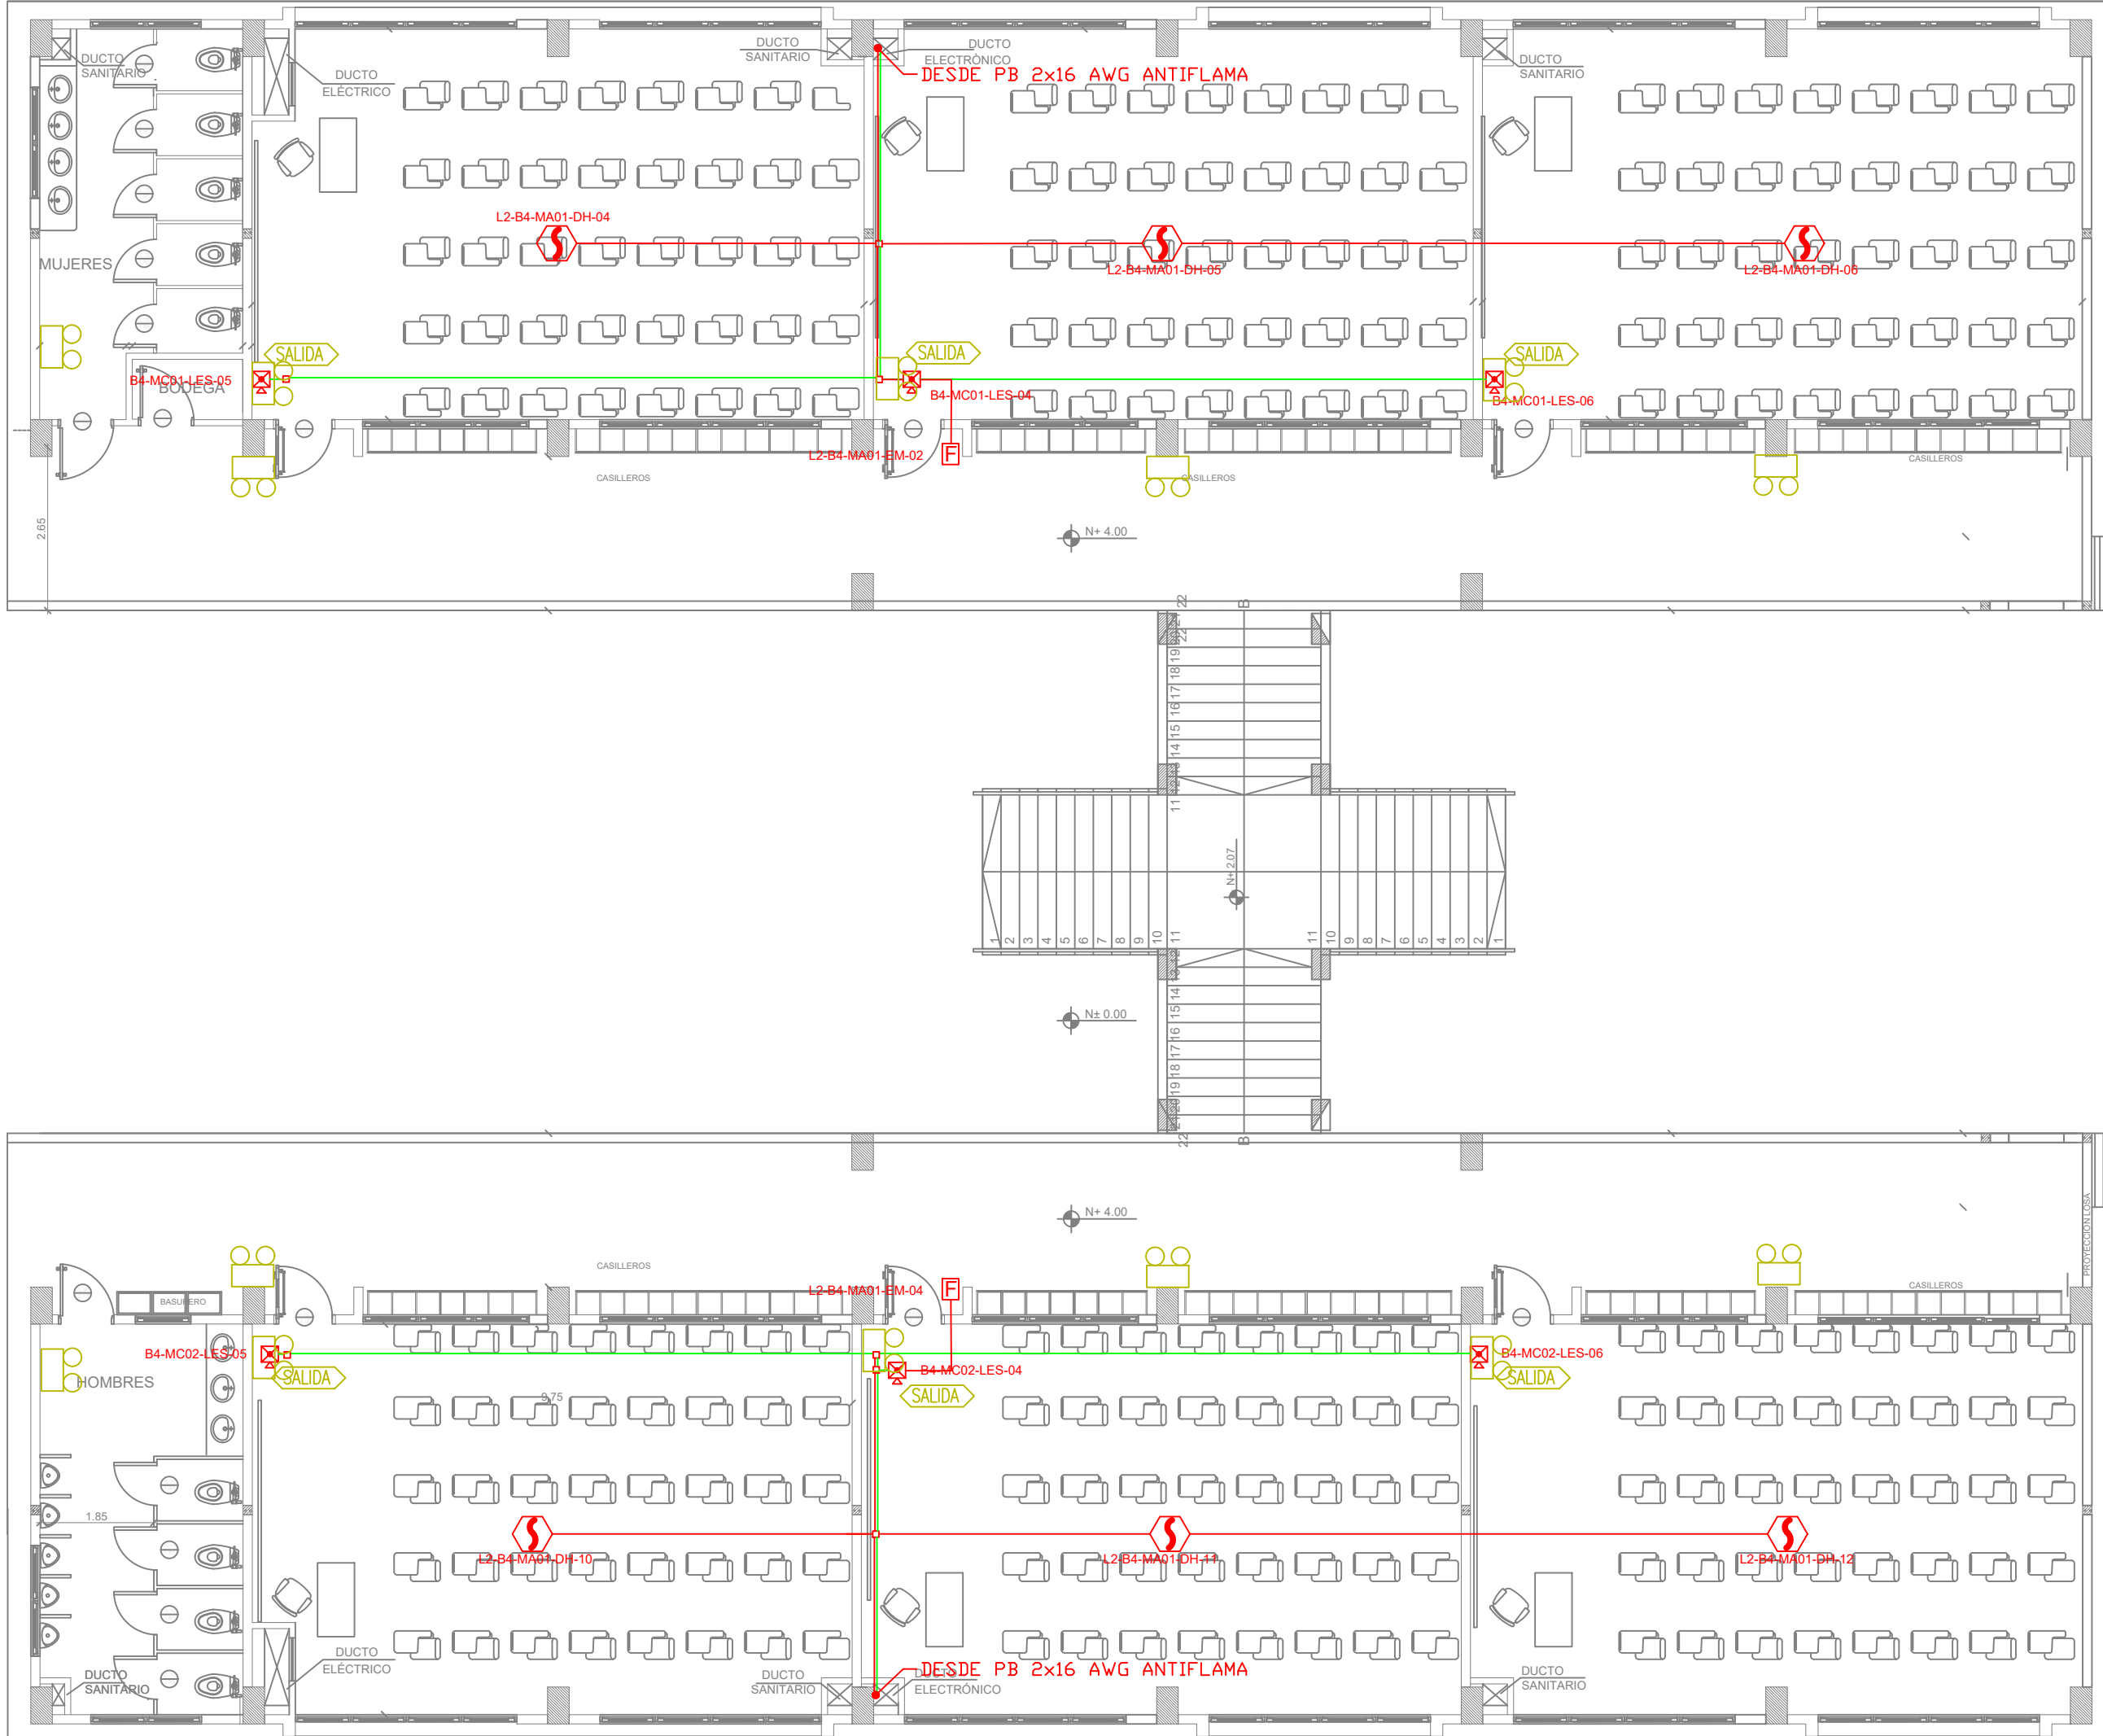

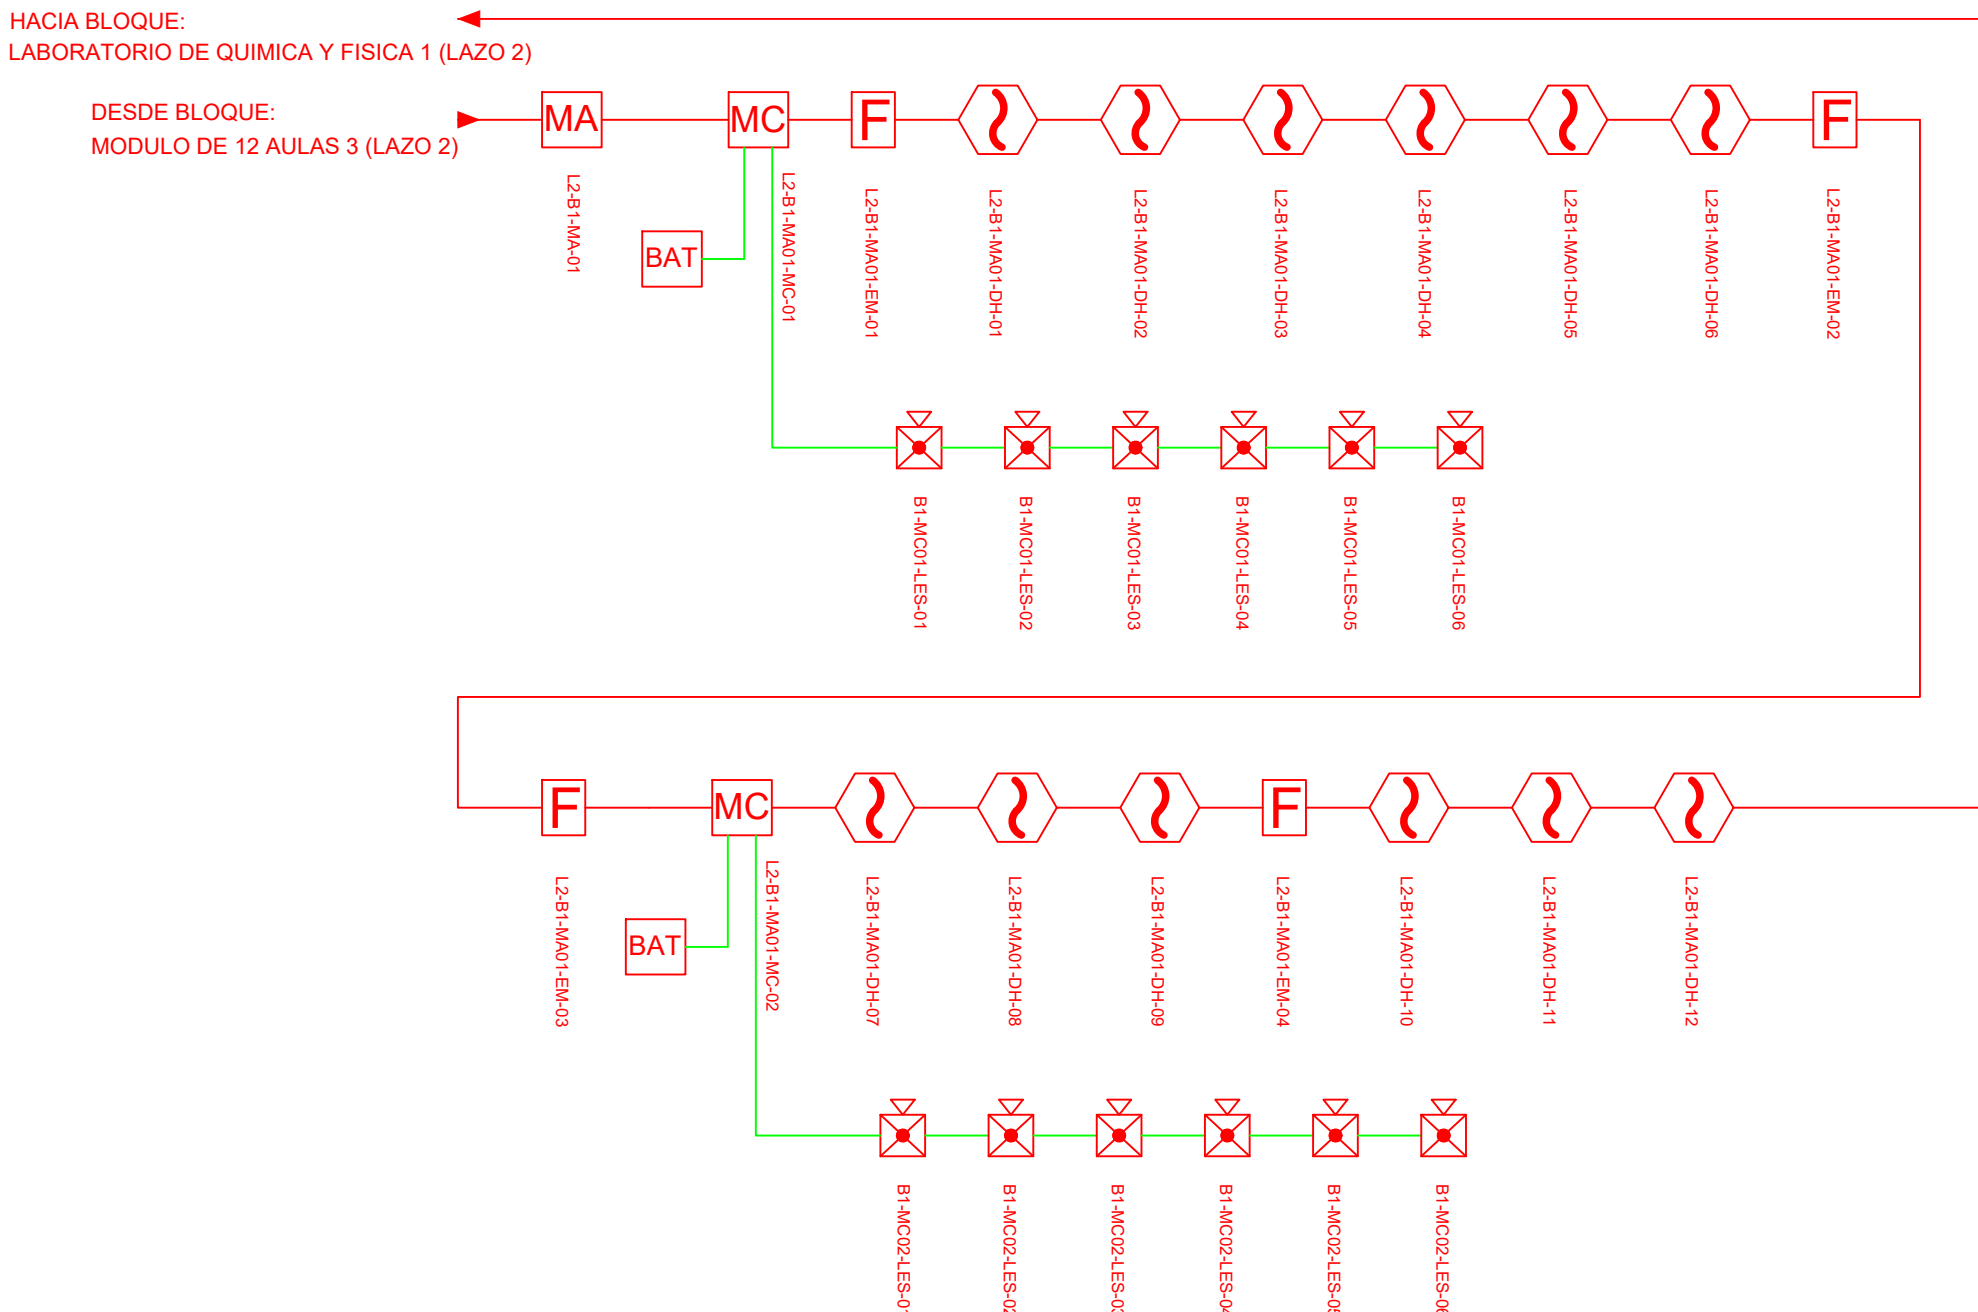















BLOQUE 12 AULAS B4



 
ESCALA 1:100




CANTIDAD		SIMBOLOGIA	
06		Detector de Humo	
00		Detector de Temperatura	
02		Estación Manual	
06		Luz Estroboscópica con Sirena	
00		Módulo de Aislamiento	
00		Módulo de Control	
00		Módulo de Monitoreo	
00		Sistema Auxiliar alimentación 24Vdc	
00		Anunciador Remoto	
00		Pozo de mano	
00		Bandaja metálica por piso	
00		Bandaja metálica por tumbado	
00		Central del Sistema de Incendios	
183m (cable)		Cable 2 x 16 AWG Antiflama en Tubería 3/4" para Lazo de Comunicación	
125m(tubería)		Cable 2 x 16 AWG Antiflama en Tubería 3/4" para Alimentación de Luces Estroboscópicas	
06		Letrero de Señalización de Salida	
14		Lámpara de Emergencia	

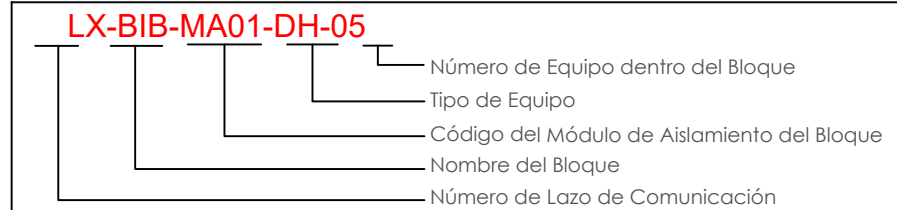

DETALLE PARA MONTAJE DE LOS DETECTORES EN TECHO FALSO

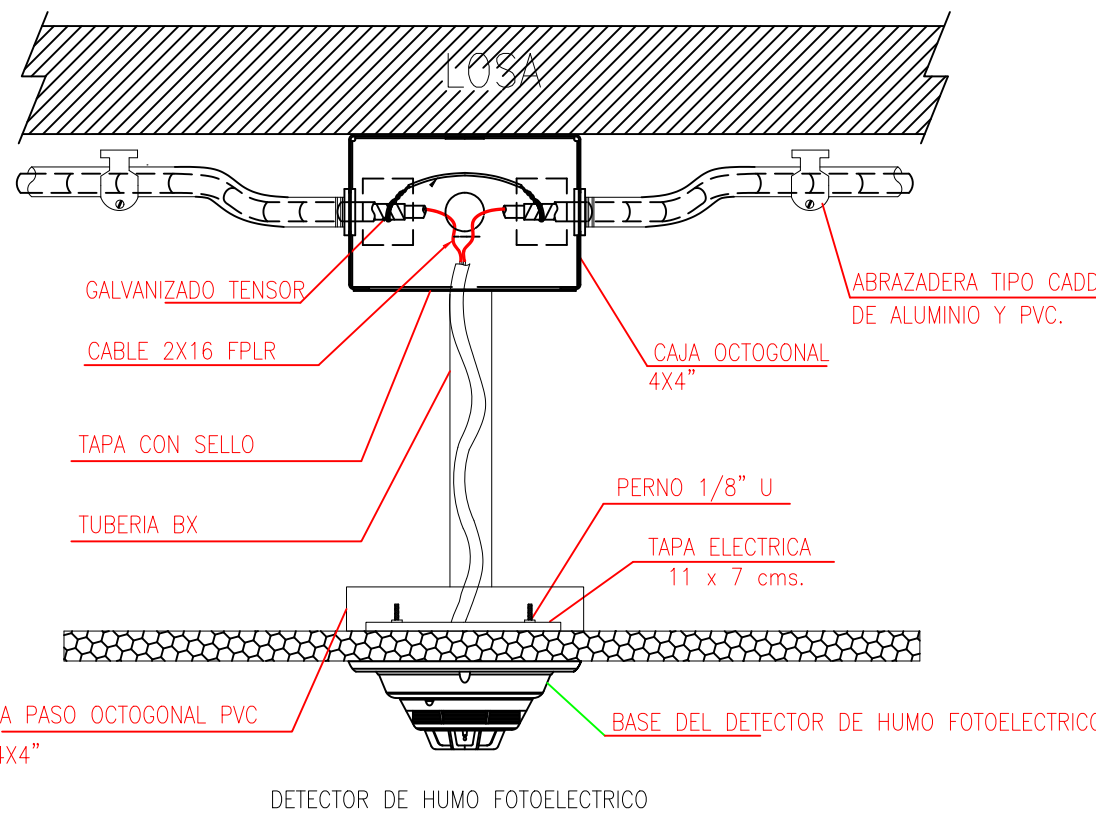

DETALLE PARA MONTAJE DE LAS ESTACIONES MANUALES Y DE LAS LUCES ESTROBOSCÓPICAS
CON SU MÓDULO DE CONTROL

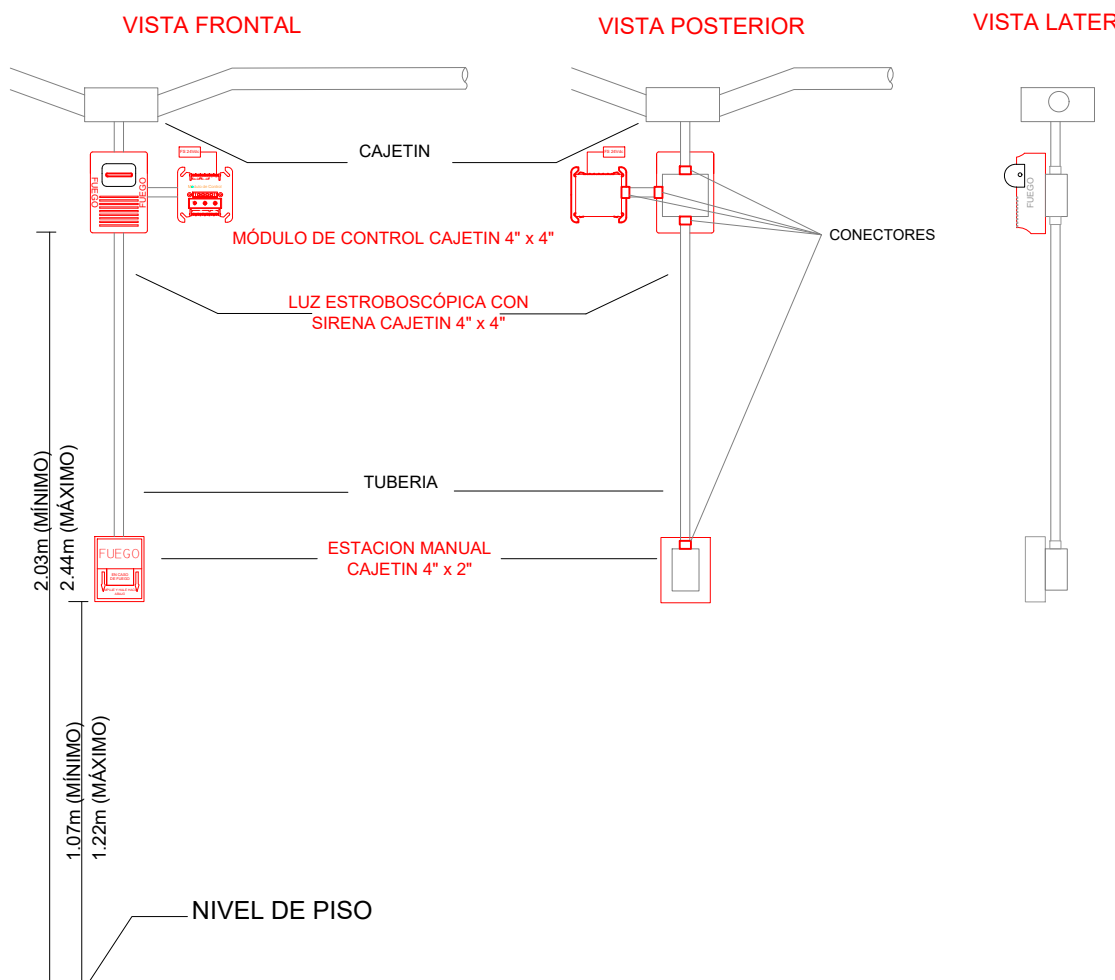

MINISTERIO DE EDUCACIÓN



RESPONSABLE

ARQ. NELSON CAMPOS V.
DIRECTOR DE PROYECTO
TECNICAS CBB S.A.

ING. HERNAN ERAZO
ADMINISTRADOR DE CONTRATO
#BIRF-8542-SBCC-CF-2019-001

ING. ALEX GUALLICHICOMIN
INGENIERO DISEÑADOR
TECNICAS CBB S.A.

ING. ESTEBAN CHILUISA
ESPECIALISTA ELECTRÓNICO
MINEDUC

QUEMA DEL PROYECTO:



PROYECTO

BIRF-8542-SBCC-CF-2018-030

"INTERVENCIÓN EN LA INFRAESTRUCTURA EXISTENTE Y PROPUESTA PARA LA REPOTENCIACIÓN DE LA UNIDAD EDUCATIVA NICOLAS INFANTE DIAZ, UBICADA EN EL CANTÓN QUEVEDO PROVINCIA DE LOS RÍOS Y UNIDAD EDUCATIVA QUEVEDO UBICADA EN EL CANTÓN QUEVEDO PROVINCIA DE LOS RÍOS."

UNIDAD EDUCATIVA

UNIDAD EDUCATIVA QUEVEDO

CANTÓN:

QUEVEDO

PROVINCIA:

OS RÍOS

CONTIENI

BLOQUE 12 AULAS B4

PLANTA ALTA

SISTEMA DE DETECCIÓN DE INCENDIOS

ESCALA:

FECHA:

ÁMINA N.º

INDICADA

2019

ELT-SDI-10

SELLOS MUNICIPALES