



BLOQUE LABORATORIO DE TECNOLOGÍA E IDIOMAS 1

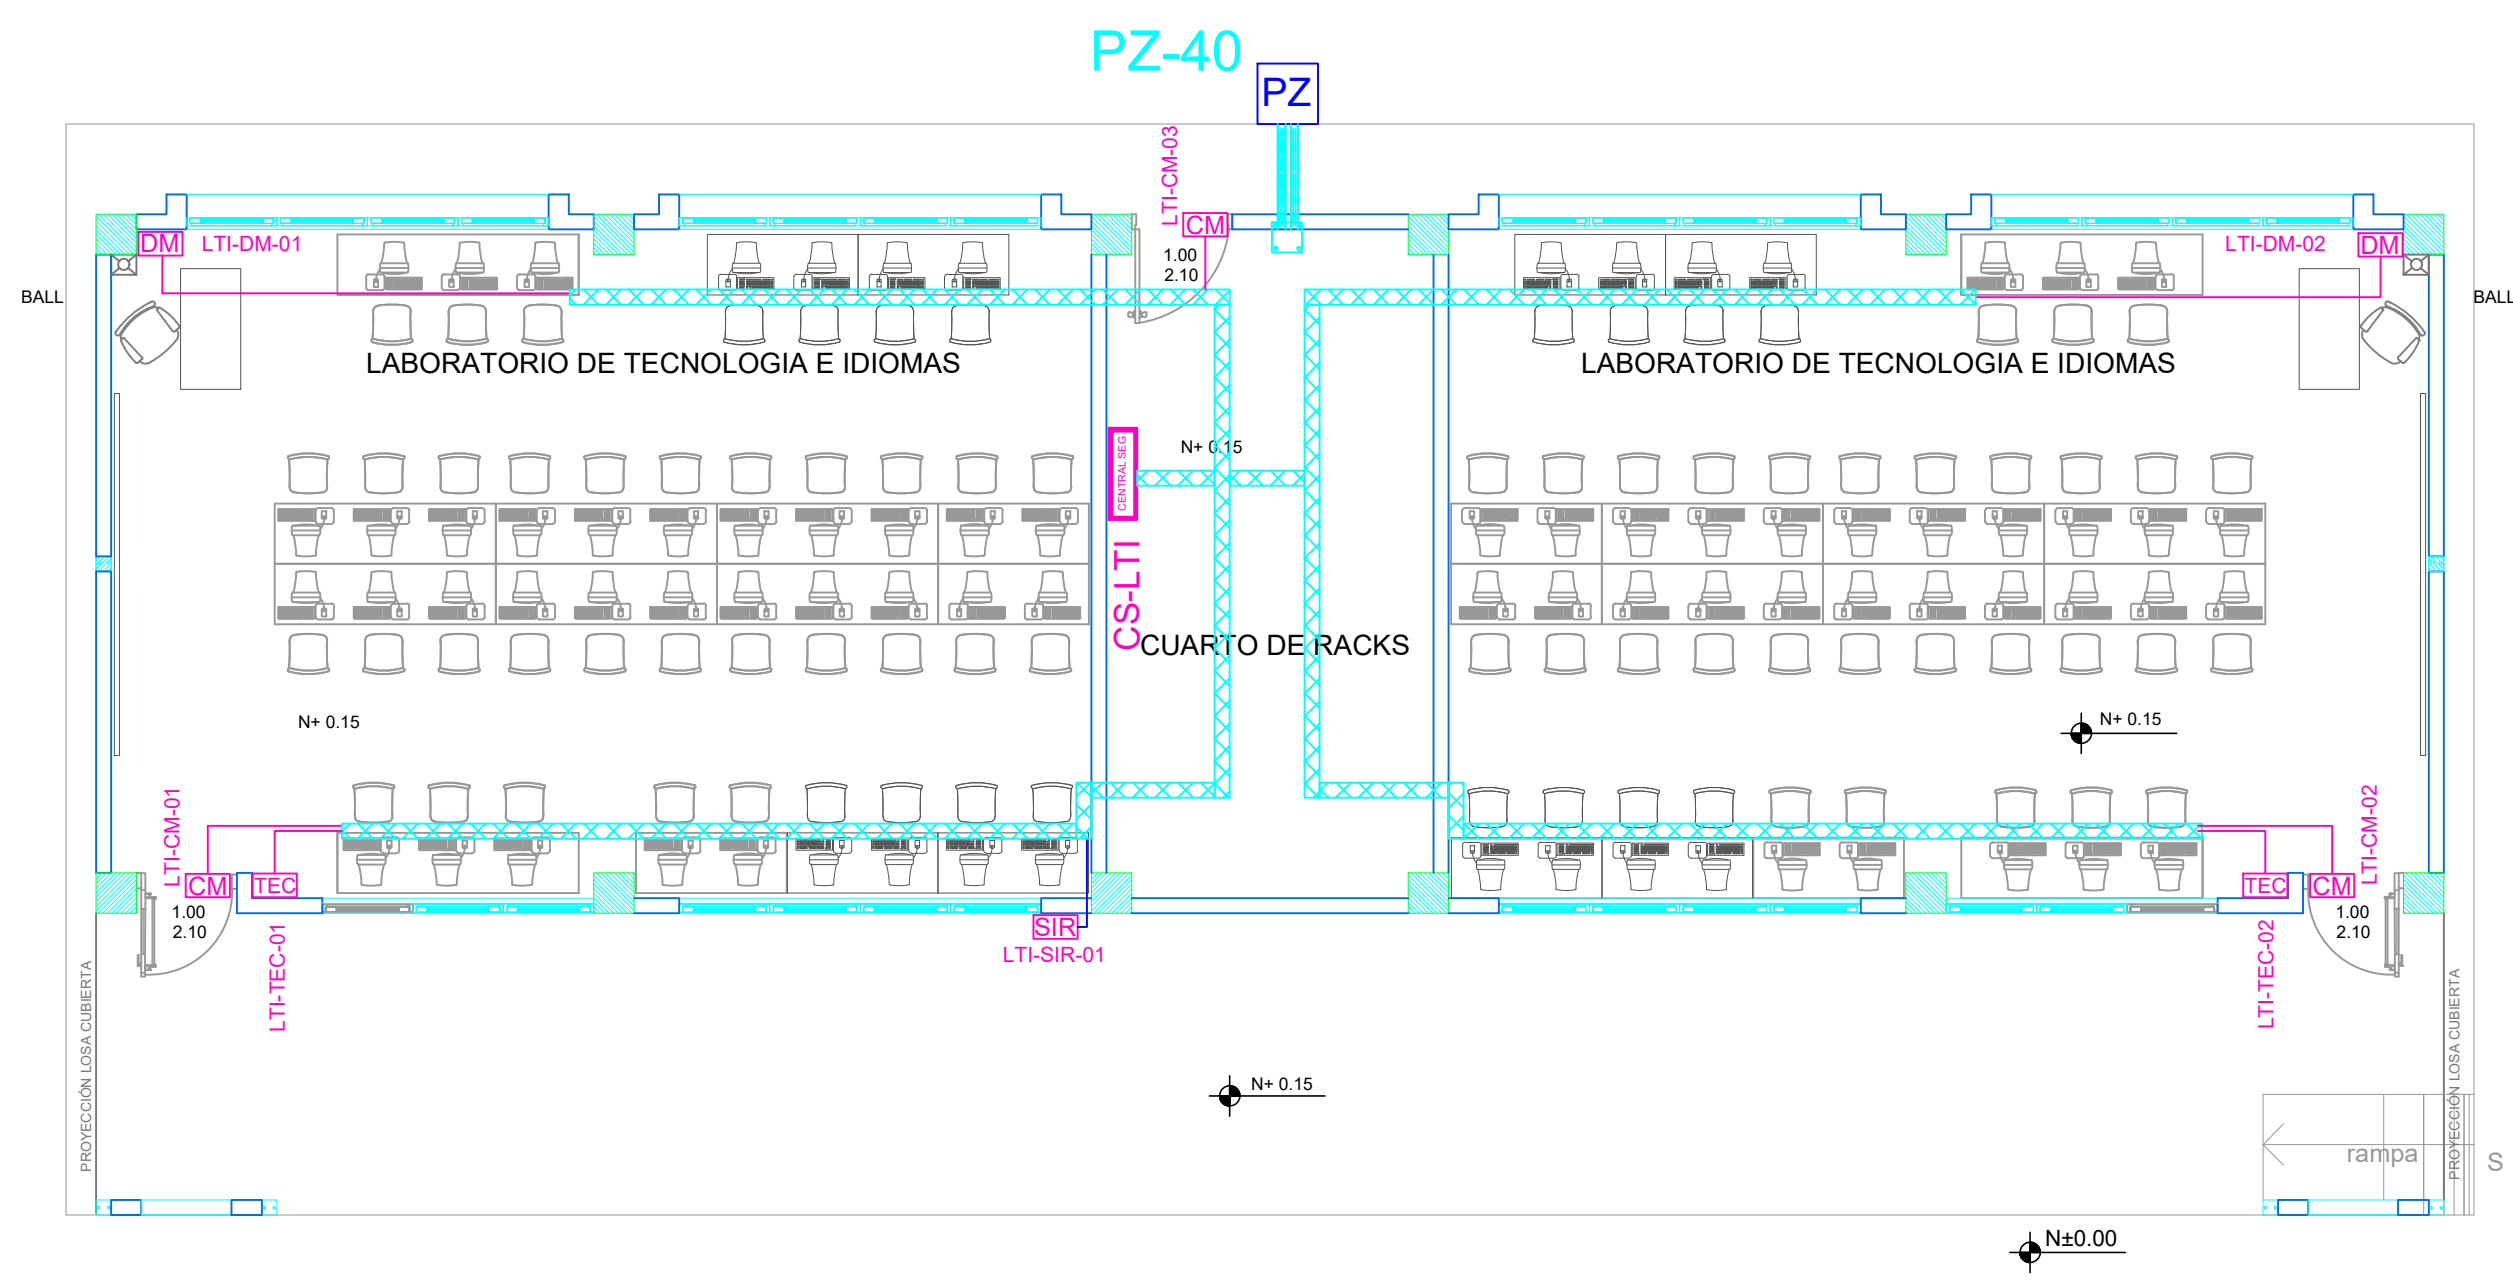

ESCALA 1:75

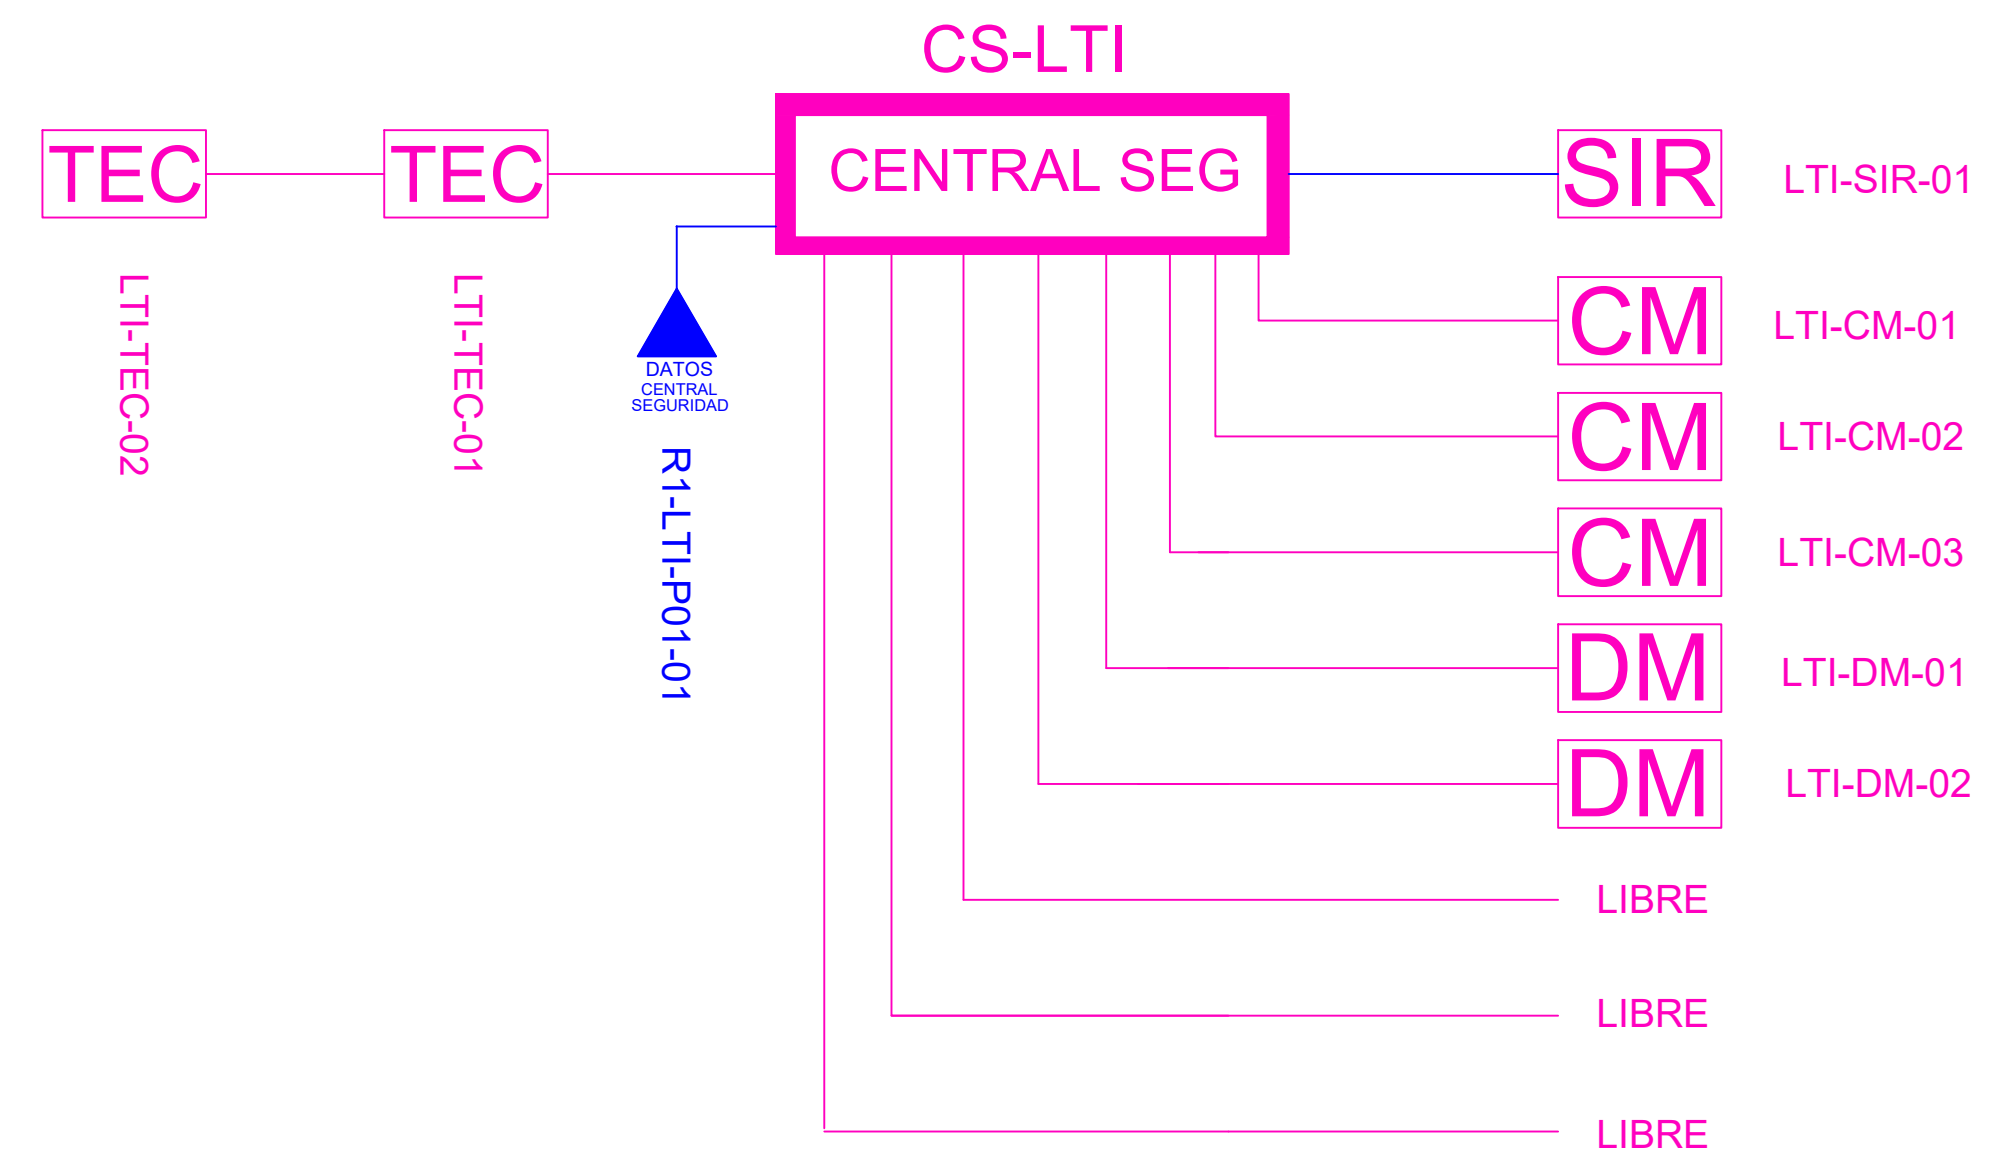


| CANTIDAD | SIMBOLOGIA  |  |
|----------|-------------|--|
| 03       | CM          | Contacto Magnético                                       |
| 02       | DM          | Detector de Movimiento                                   |
| 02       | TEC         | Teclado Alfanumérico                                     |
| 01       | SIR         | Sirena con tamper  |
| 01       | CENTRAL SEG | Central de Seguridad                                     |
| 01       | PZ          | Pozo de mano   |
| 00       |             | Bandeja metálica por piso                                |
| 70       |             | Bandeja metálica por tumbado                             |
| 120      |             | Cable UTP CAT 5 para conexión Equipos con la Central     |
| 15       |             | Cable 2 x 14 AWG para conexión de Sirenas con la Central |

ADM-CM-05

Número de Zona

Tipo de Equipo

Nombre del Bloque

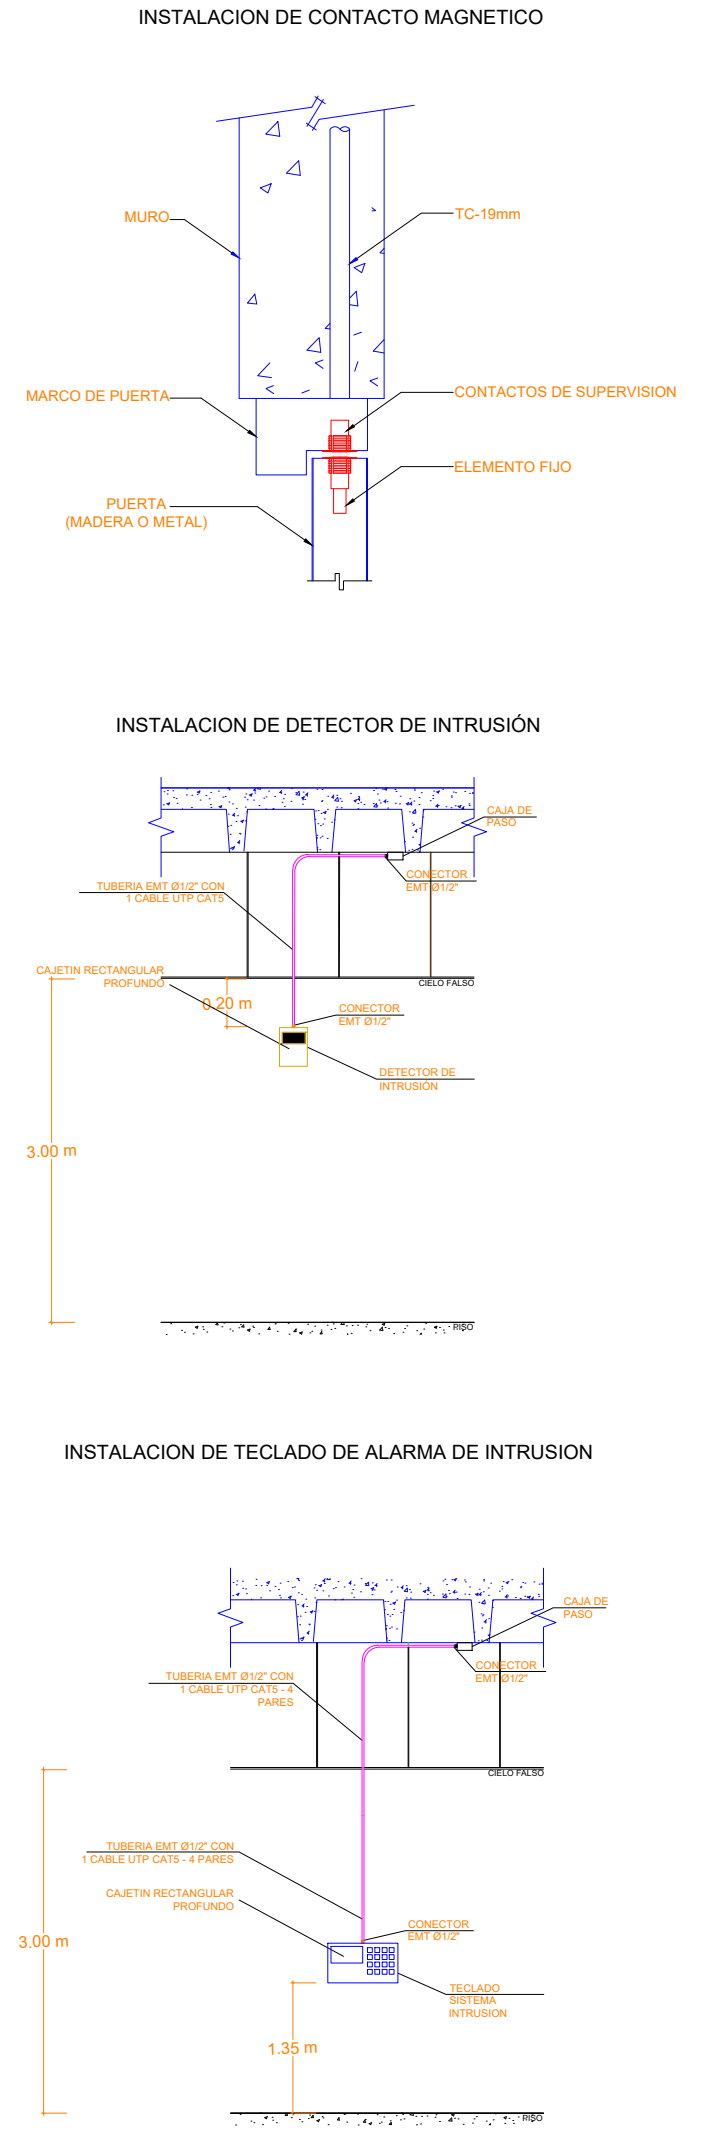

MINISTERIO DE EDUCACIÓN

RESPONSABLES:

ARQ. NELSON CAMPOS V.  
DIRECTOR DE PROYECTO  
TECNICAS CBB S.A.

ING. HERNAN ERAZO  
ADMINISTRADOR DE CONTRATO  
#BIRF-8542-SBCC-CF-2019-001

ING. ALEX GUALICHICOMIN  
INGENIERO DISEÑADOR  
TECNICAS CBB S.A.

ING. ESTEBAN CHILUISA  
ESPECIALISTA ELECTRONICO  
MINEDUC



PROYECTO: BIRF-8542-SBCC-CF-2018-030

"INTERVENCIÓN EN LA INFRAESTRUCTURA EXISTENTE Y PROPUESTA PARA LA REPOTENCIACIÓN DE LA UNIDAD EDUCATIVA NICOLAS INFANTE DIAZ, UBICADA EN EL CANTÓN QUEVEDO PROVINCIA DE LOS RÍOS Y UNIDAD EDUCATIVA QUEVEDO UBICADA EN EL CANTÓN QUEVEDO PROVINCIA DE LOS RÍOS."

|                           |                     |
|---------------------------|---------------------|
| UNIDAD EDUCATIVA: QUEVEDO |                     |
| CANTÓN: QUEVEDO           | PROVINCIA: LOS RÍOS |

CONTIENE:

BLOQUE LABORATORIO DE TECNOLOGÍA E IDIOMAS 1  
PLANTA BAJA  
SISTEMA DE SEGURIDAD

|                   |             |                              |
|-------------------|-------------|------------------------------|
| ESCALA: INDICADAS | FECHA: 2019 | LÁMINA N.º: <b>ELT-SE-03</b> |
|-------------------|-------------|------------------------------|

SELLOS MUNICIPALES: