


UBICACIÓN SISTEMA CONTRA INCENDIO
PLANTA BAJA

ESCALA 1:100



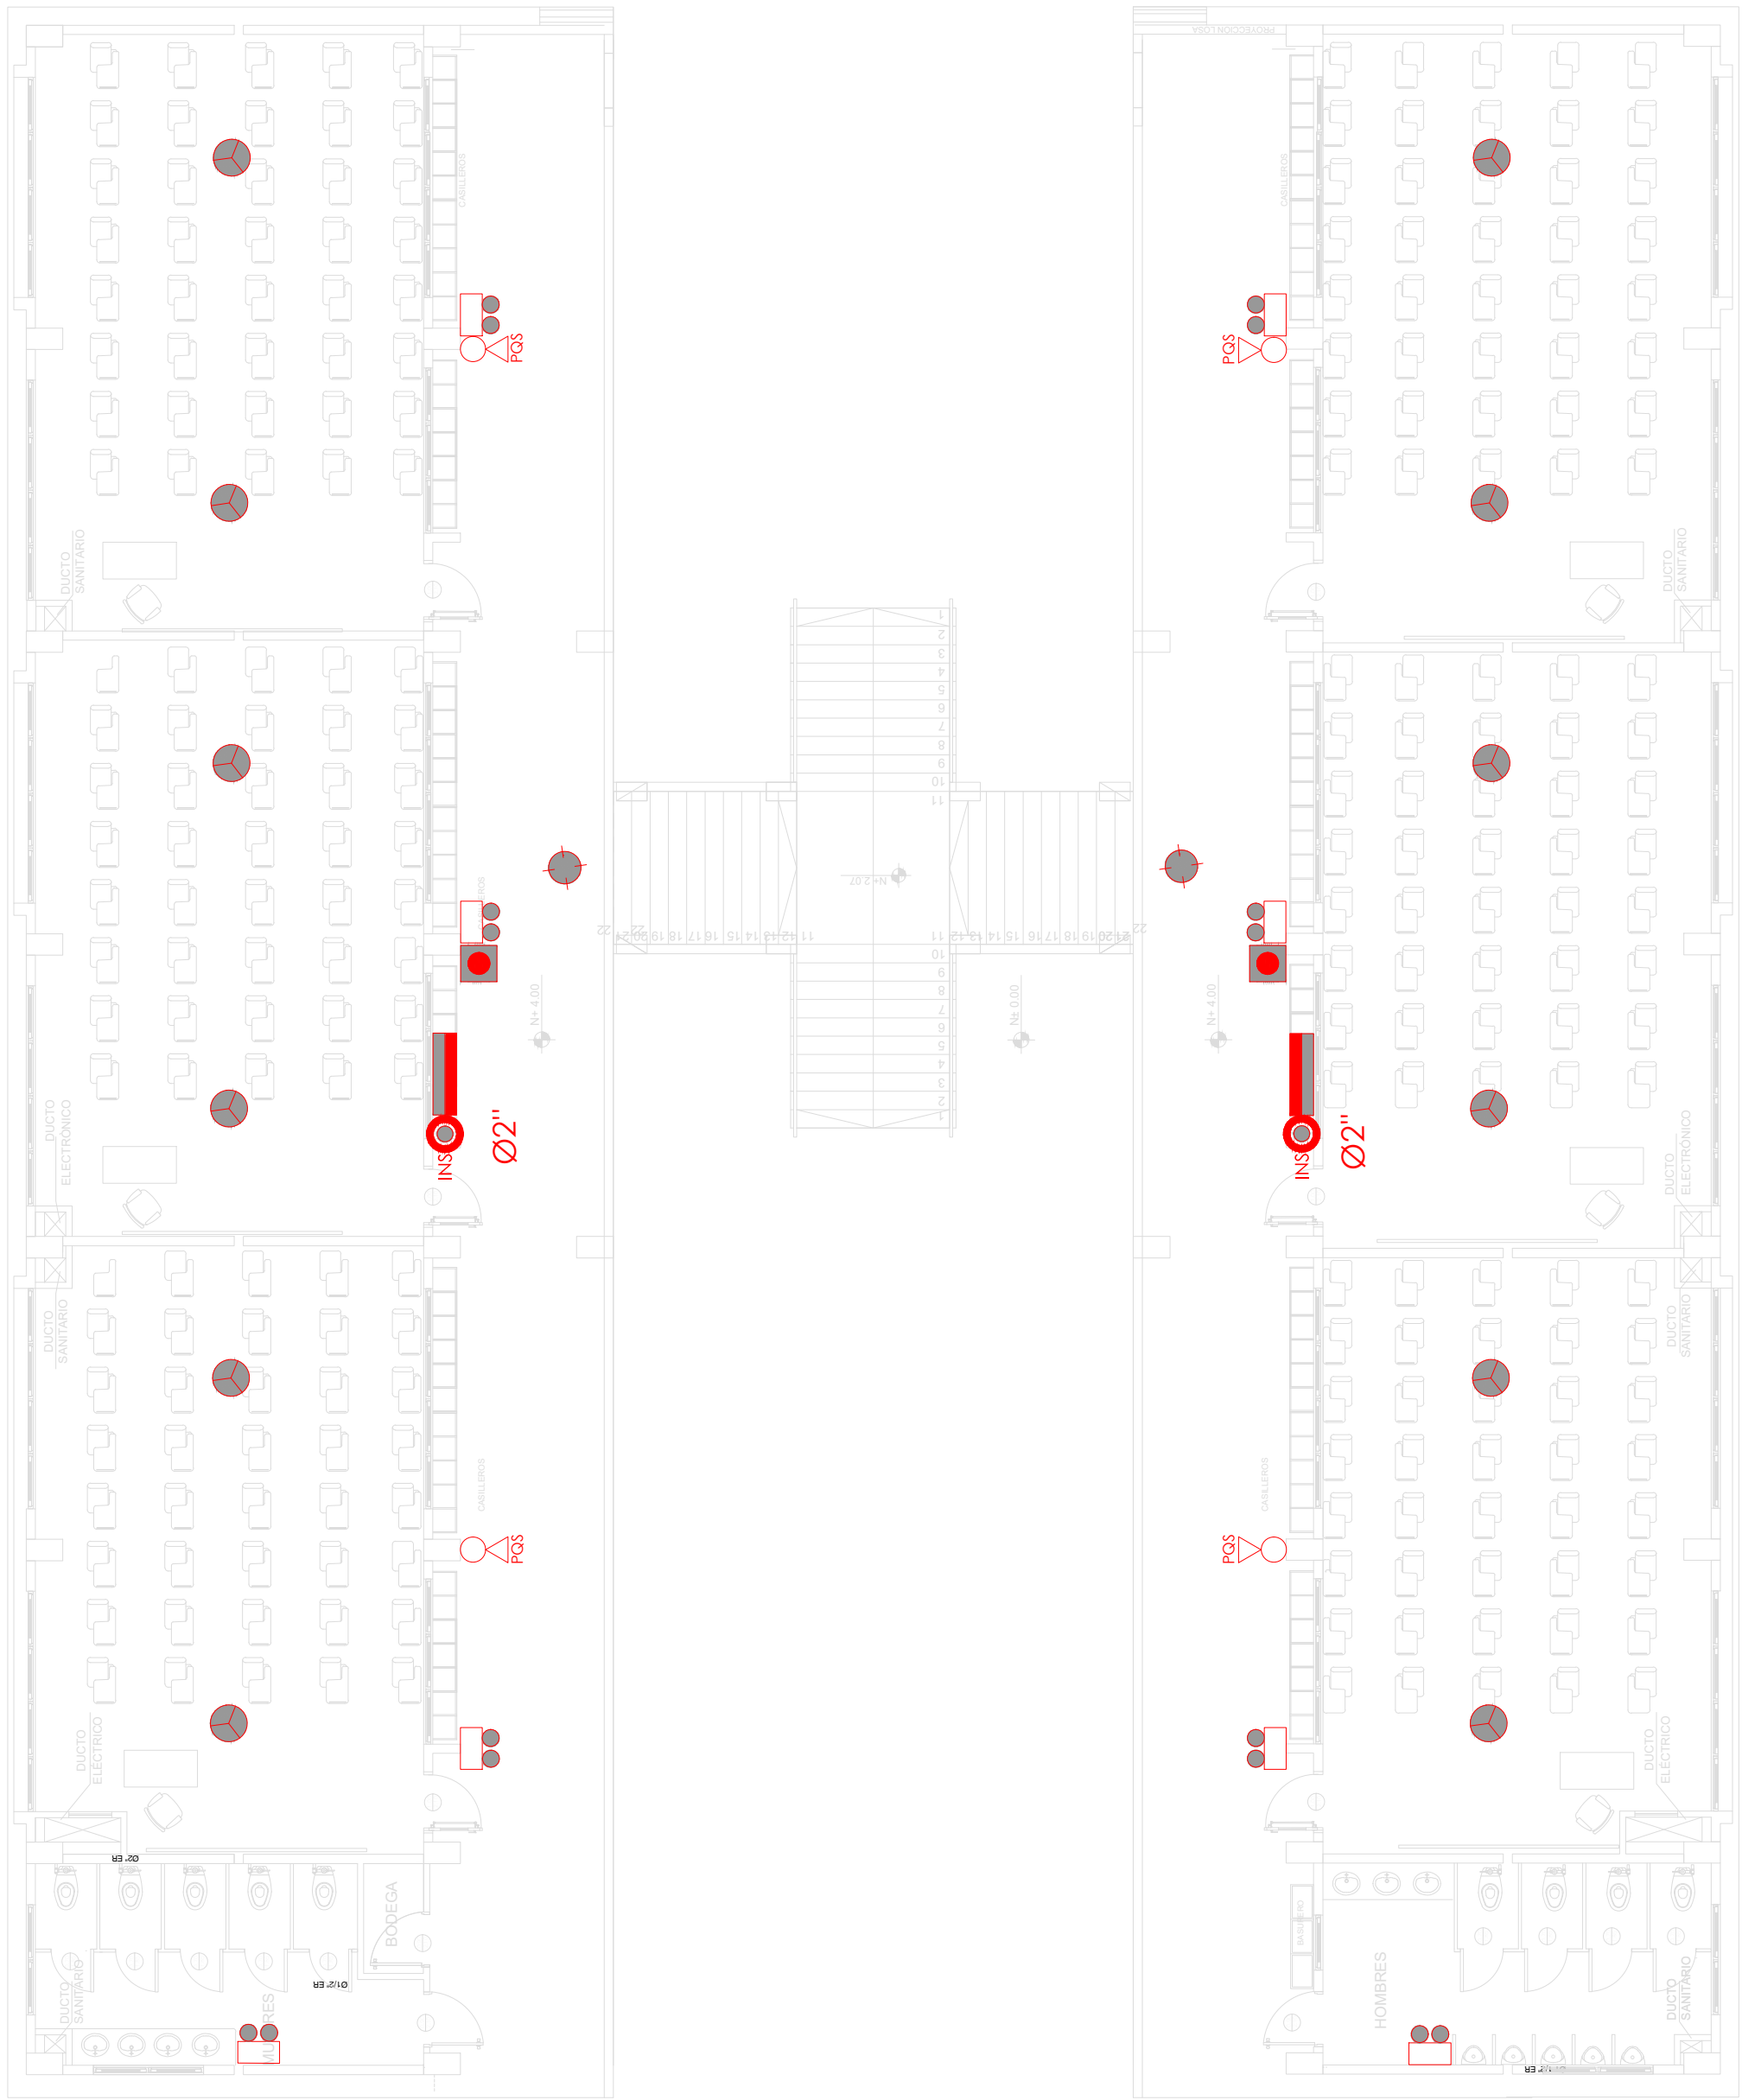

UBICACIÓN SISTEMA CONTRA INCENDIO
PLANTA ALTA

ESCALA 1:100

| SIMBOLOGIA CONTRA INCENDIOS | | | |
|-----------------------------|----------------------|--|-------------|
| | SEÑALIZADOR DE FUEGO | | EXTINGUIDOR |
| | SEÑALIZADOR DE FUEGO | | EXTINGUIDOR |
MINISTERIO DE EDUCACIÓN



RESPONSABLES:


ARQ. NELSON CAMPOS V.
DIRECTOR DE PROYECTO
TECNICAS CBB S.A.

ING. HERNAN ERAZO
ADMINISTRADOR DE CONTRATO #BIRF-8542-SBCC-CF-2019-001

ING. CARLOS ESTRELLA
ESPECIALISTA HIDROSANITARIO
TECNICAS CBB S.A.

ING. JORGE GOMEZ
ESPECIALISTA HIDROSANITARIO
MINEDUC

ESQUEMA DEL PROYECTO:

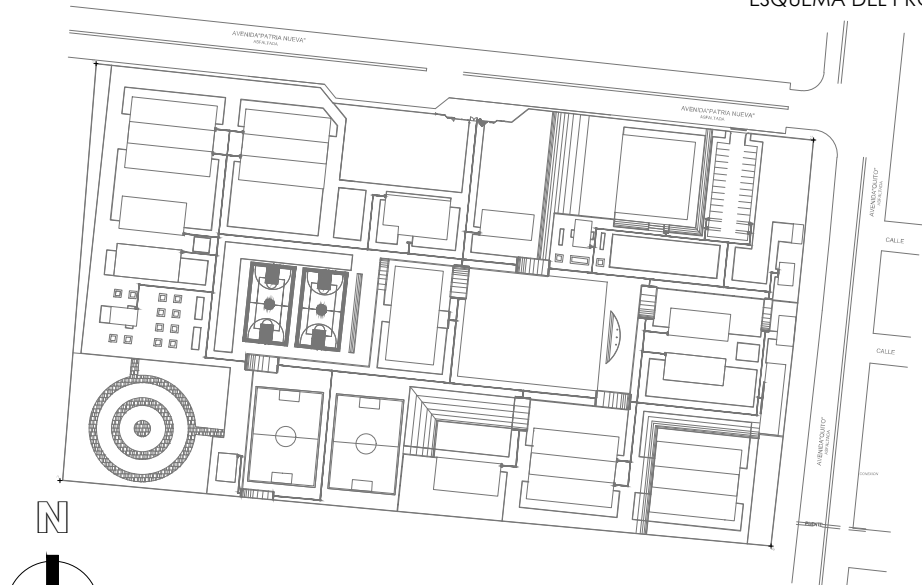

PROYECTO: BIRF-8542-SBCC-CF-2018-030

"INTERVENCIÓN EN LA INFRAESTRUCTURA EXISTENTE Y PROPUESTA PARA LA REPOTENCIACIÓN DE LA UNIDAD EDUCATIVA NICOLAS INFANTE DIAZ, UBICADA EN EL CANTÓN QUEVEDO PROVINCIA DE LOS RÍOS Y UNIDAD EDUCATIVA QUEVEDO UBICADA EN EL CANTÓN QUEVEDO PROVINCIA DE LOS RÍOS."

UNIDAD EDUCATIVA: UNIDAD EDUCATIVA QUEVEDO.

CANTÓN: QUEVEDO

PROVINCIA: LOS RÍOS

CONTIENE: BLOQUE DE 12 AULAS
SISTEMA CONTRA INCENDIO.
PLANTA BAJA.
PLANTA ALTA.

ESCALA: INDICADAS

FECHA: 2020

LÁMINA: N.º H.S. - 24

SELLOS MUNICIPALES: