


UBICACIÓN DE DESAGÜES DE CUBIERTA

ESCALA 1:100

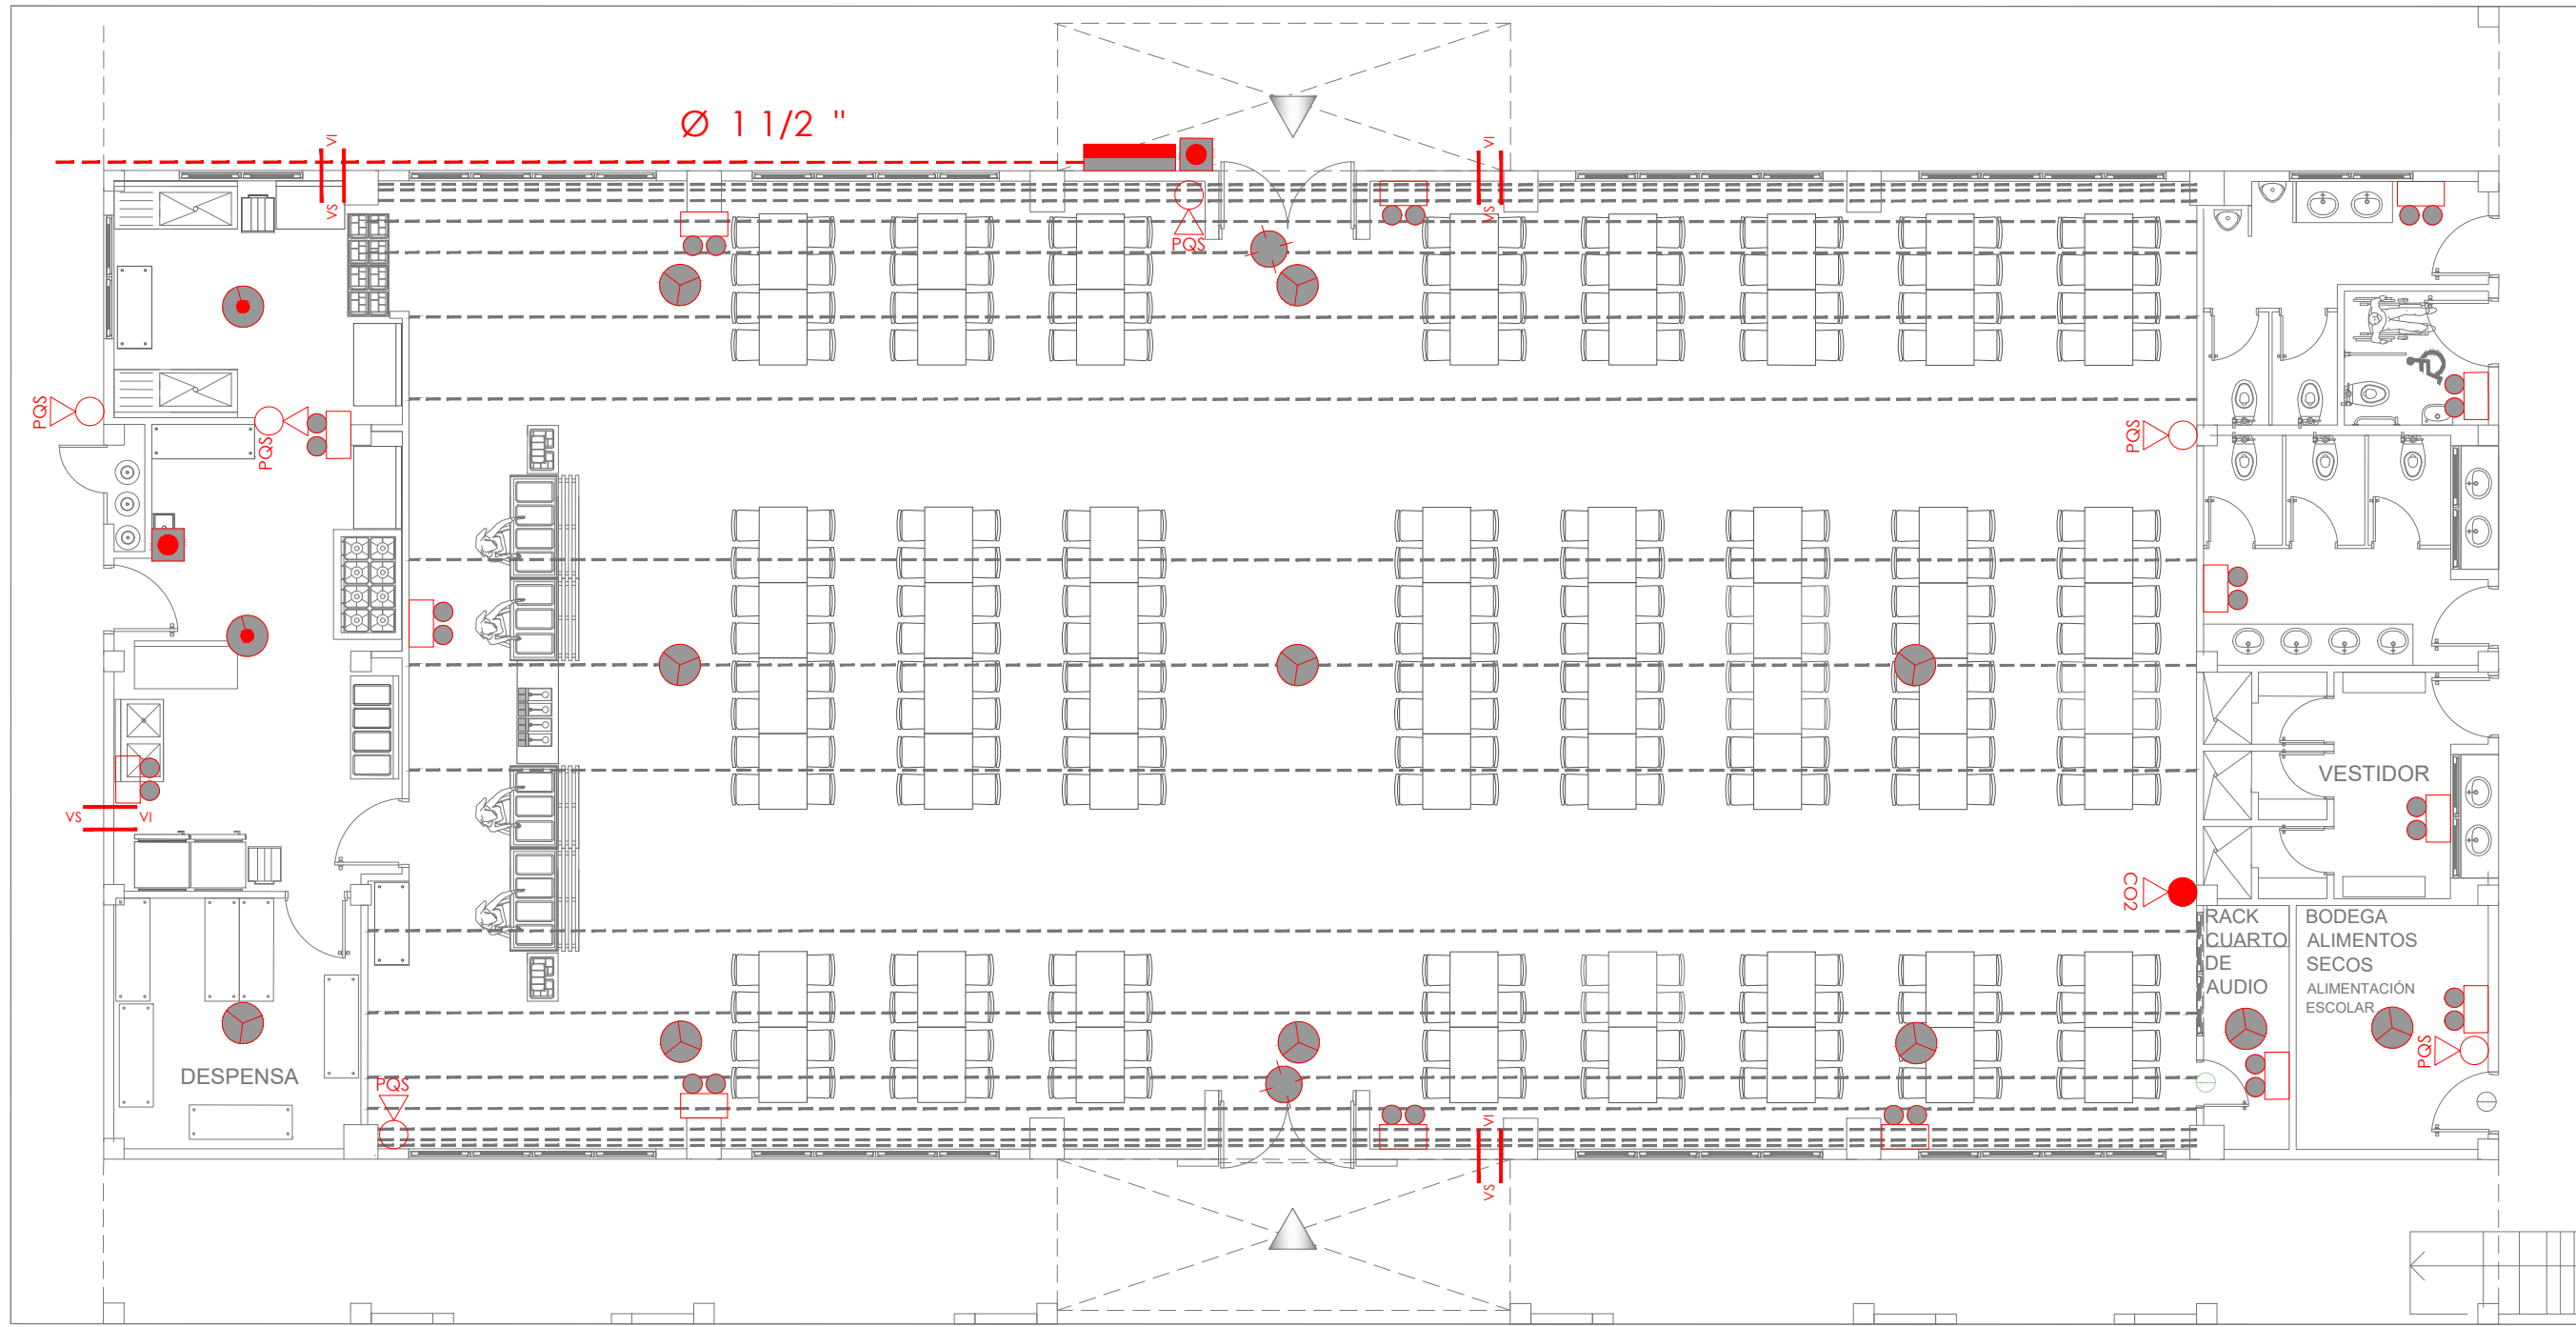

UBICACIÓN DE SISTEMA CONTRA INCENDIO

ESCALA 1:100

SIMBOLOGIA CONTRA INCENDIOS			
	EXTINTOR 15 LBS PDS		LAMPARA DE EMERGENCIA
	EXTINTOR 15 LBS CO2		CONEXIONES DE MANOJERA CLASE 2
	DETECTOR DE FUMOS		COLUMNA PRINCIPAL
	DETECTOR DE HUMEDAD		ALARMA
	PULSADOR DE EMERGENCIA		VALLADA DIRECTA
	SEÑAL O OPERADOR DE SONIDO		TIERRA - TIPO CONTRA INCENDIOS
	USO EMERGENCIA		CALENTADOR ELECTRICO
	PANES DE MONITORIO		PUERTA CONTRA FUEGO

MINISTERIO DE EDUCACIÓN



RESPONSABLES:


ARQ. NELSON CAMPOS V.
DIRECTOR DE PROYECTO
TECNICAS CBB S.A.

ING. HERNAN ERAZO
ADMINISTRADOR DE CONTRATO #BIRF-8542-SBCC-CF-2019-001

ING. CARLOS ESTRELLA
ESPECIALISTA HIDROSANITARIO
TECNICAS CBB S.A.

ING. JORGE GOMEZ
ESPECIALISTA HIDROSANITARIO
MINEDUC

ESQUEMA DEL PROYECTO:

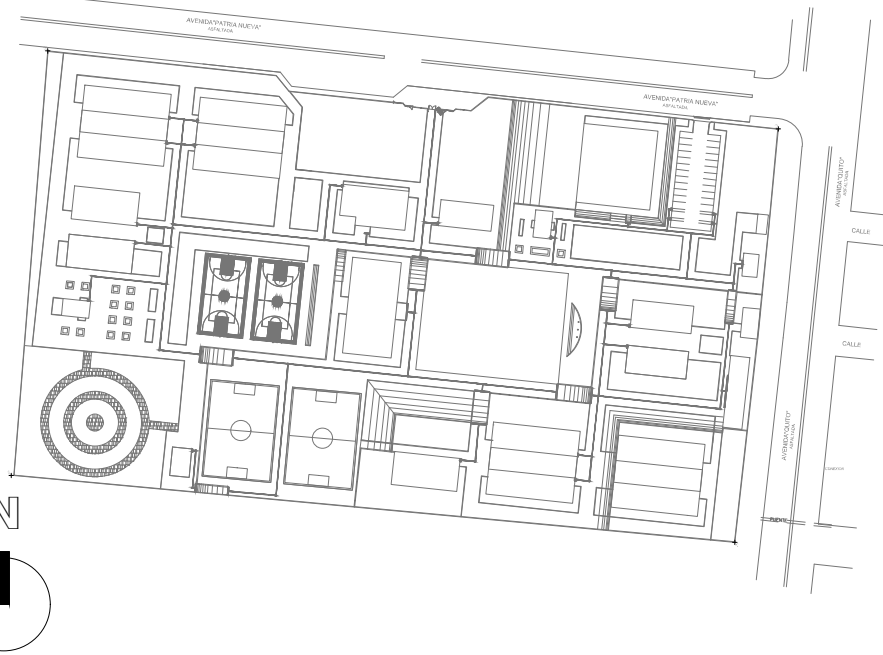

PROYECTO:

BIRF-8542-SBCC-CF-2018-030

"INTERVENCIÓN EN LA INFRAESTRUCTURA EXISTENTE Y PROPUESTA PARA LA REPOTENCIACIÓN DE LA UNIDAD EDUCATIVA NICOLAS INFANTE DIAZ, UBICADA EN EL CANTÓN QUEVEDO PROVINCIA DE LOS RÍOS Y UNIDAD EDUCATIVA QUEVEDO UBICADA EN EL CANTÓN QUEVEDO PROVINCIA DE LOS RÍOS."

UNIDAD EDUCATIVA:

UNIDAD EDUCATIVA QUEVEDO.

CANTÓN:

QUEVEDO

PROVINCIA:

LOS RÍOS

CONTIENE:

COMEDOR

UBICACION DE DESAGUES DE CUBIERTA.

UBICACION DE SISTEMA CONTRA INCENDIO.

ESCALA:

INDICADAS

FECHA:

2020

LÁMINA N.º

H.S. - 28

SELLOS MUNICIPALES: