


AMPLIACIÓN I

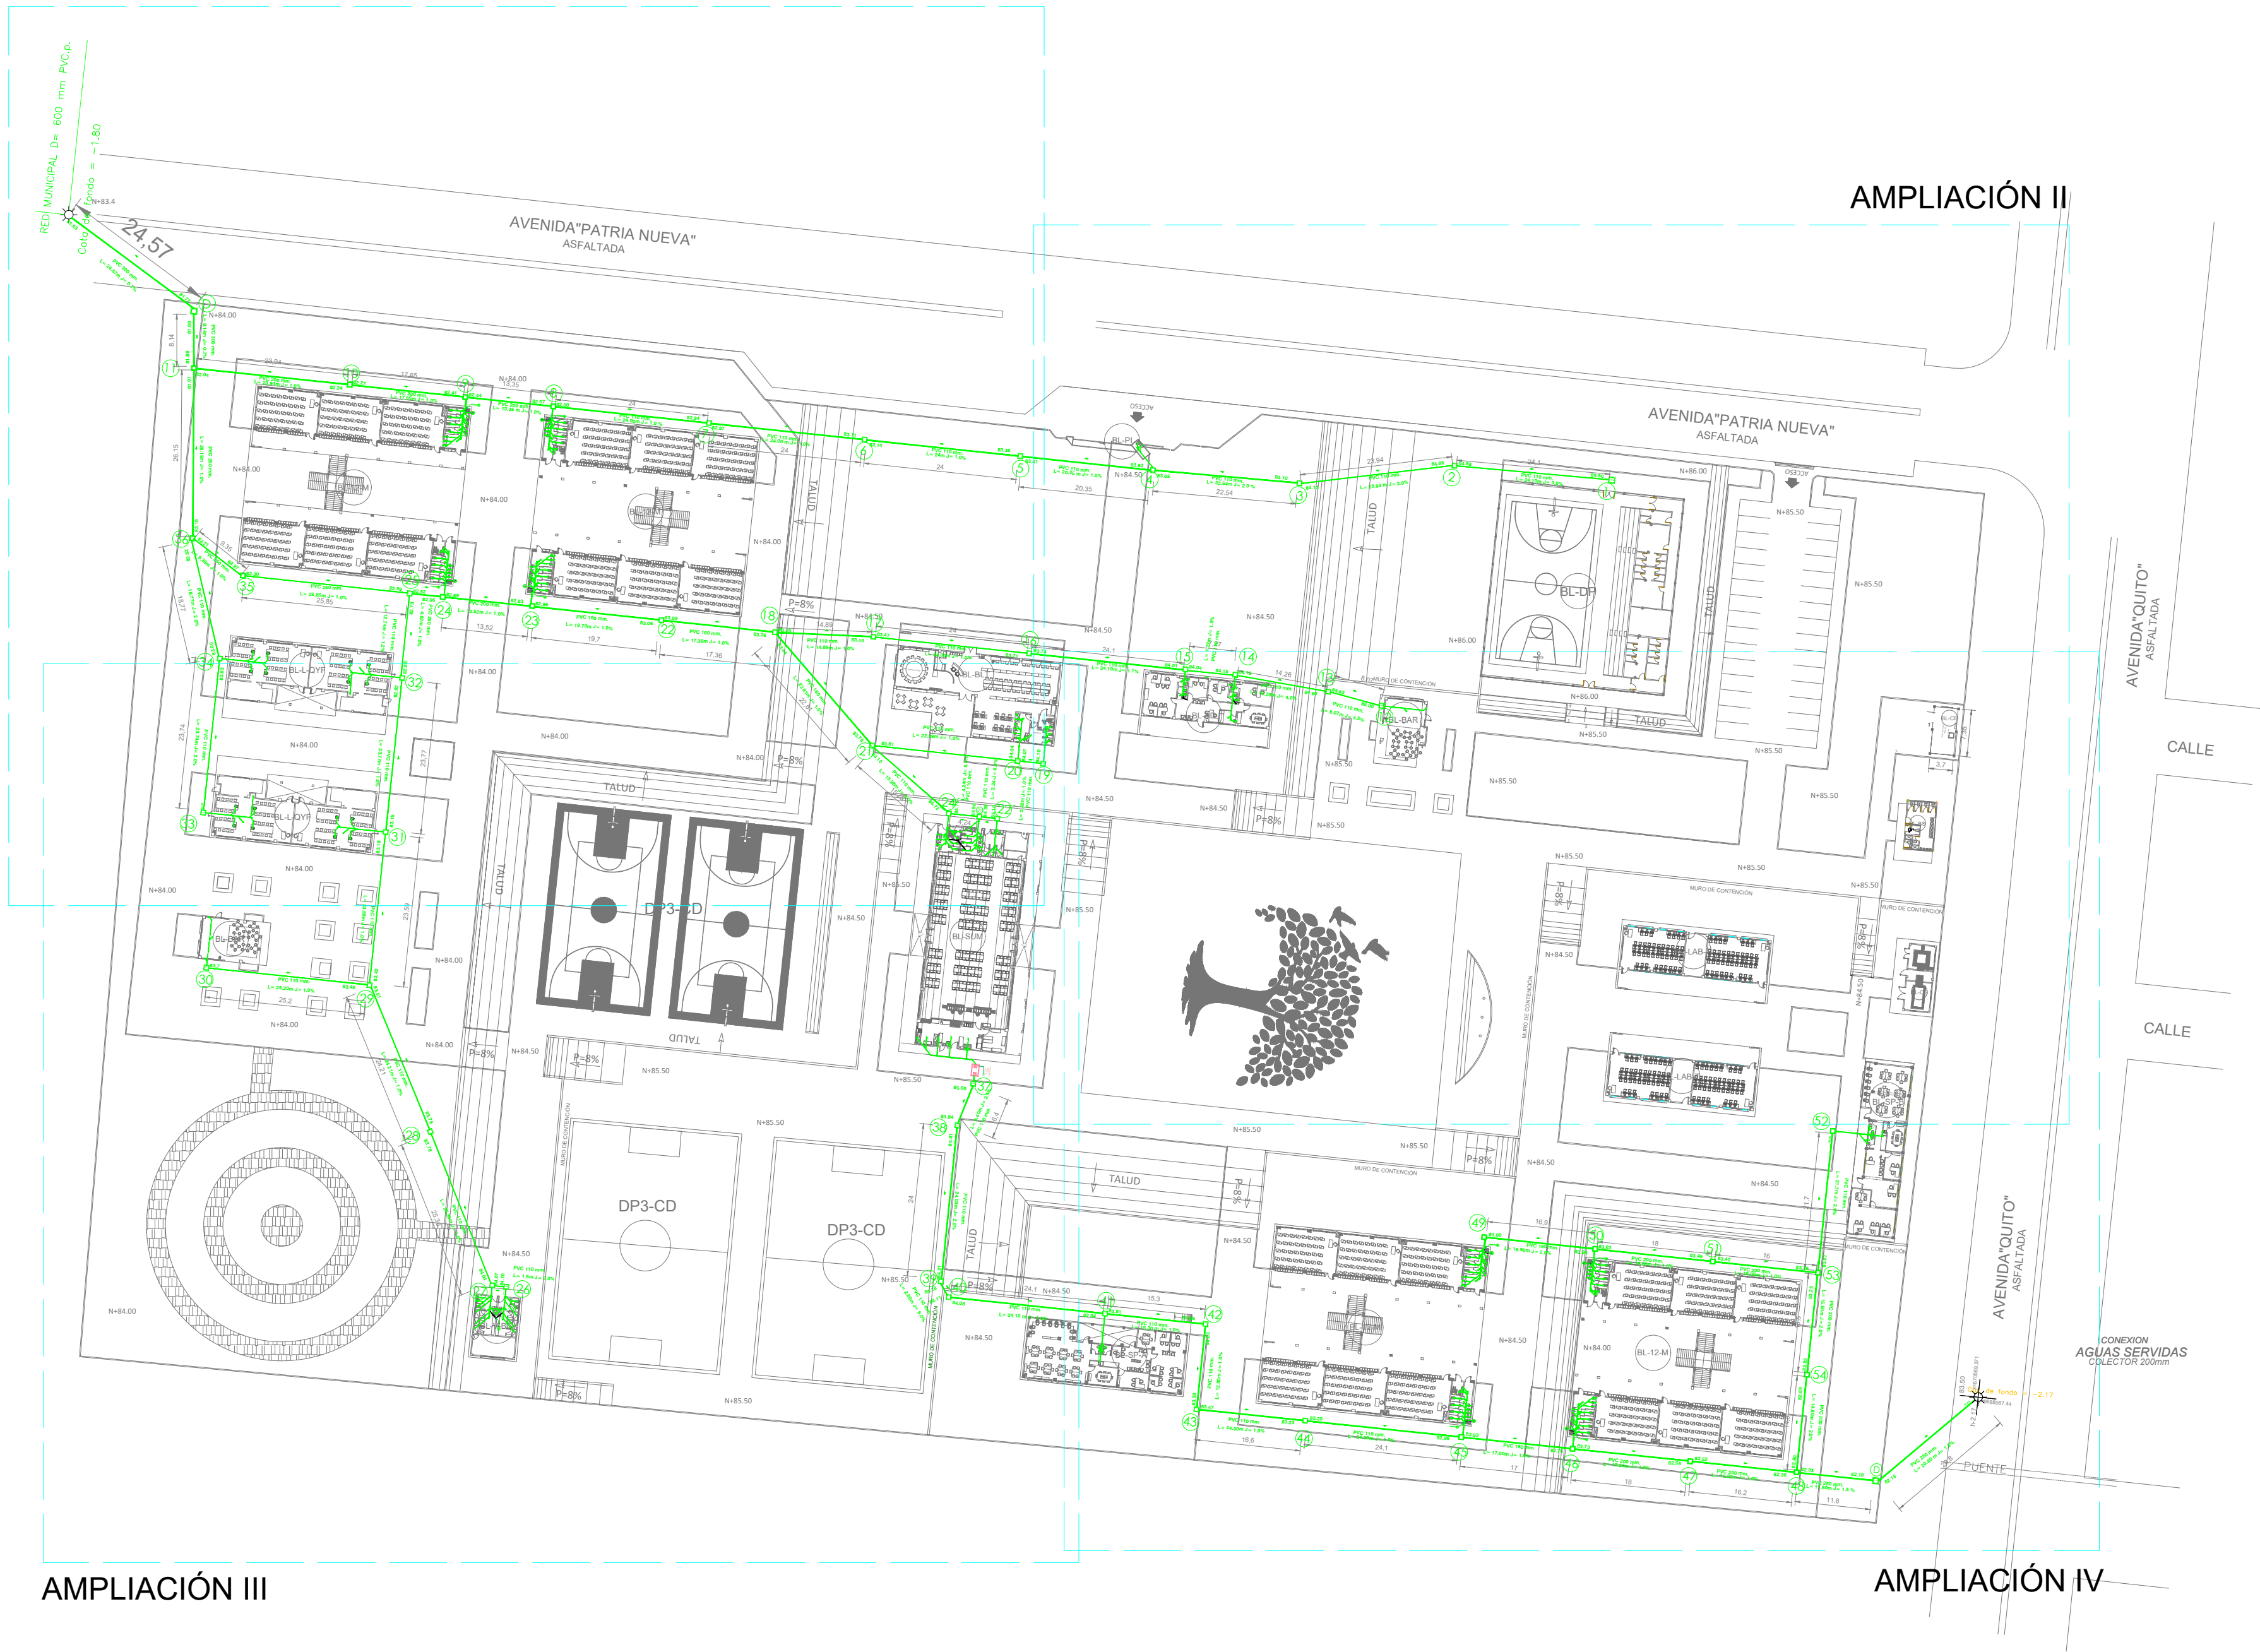

AMPLIACIÓN II

AMPLIACIÓN III

AMPLIACIÓN IV

SIMBOLOGÍA

AGUAS LLUVIAS Y SERVIDAS	
	TUBERIA DE PVC D/N DRENAJE DE AASS
	TUBERIA DE PVC D/N DRENAJE DE AALL
	BAJANTE DE AASS DE PVC D/N
	BAJANTE DE AALL DE PVC D/N
	VENTILACION
	SUMIDERO DE AALL Y TRAMPA DE PISO
	YEE REDUCTORA
	YEE
	CODO 45°
	TAPON DE REGISTRO
	NO. DE COLUMNA DE DESAGUE DE AASS
	NO. DE COLUMNA DE DESAGUE DE AALL
	CAJA DE REGISTRO DE AA.SS.
<p>PVC material, Diámetro mm. L= Longitud, m J= Pendiente % Cota de entrada Cota de salida Direccion, Rpto</p>	

BL-12-M	BLOQUE 1 DE 12 MODULOS
BL-LAB-T	BLOQUE LABORATORIO TECNOLOGIA E IDIOMAS
BL-BAR	BLOQUE DE BAR
BL-L-QYF	BLOQUE LABORATORIO FISICA Y QUIMICA
BL-BG	BLOQUE BODEGA
BL-PI	BLOQUE PORTON DE INGRESO
BL-SP	BLOQUE SALA DE PROFESORES
DP3-CD	CANCHAS DEPORTIVAS
BL-V-BG	BLOQUE VESTIDOR BODEGA
BL-AD	BLOQUE ADMINISTRACION
BL-BLT	BLOQUE BIBLIOTECA
BL-SUM	BLOQUE COMEDOR S.U.M.
BL-CB	BLOQUE CUARTO DE BOMBAS
BL-CG	BLOQUE CUARTO DE GENERADOR
BL-DP	BLOQUE COLISEO DEPORTIVO

IMPLANTACION PLANTAS BAJAS

ESCALA 1:750

MINISTERIO DE EDUCACIÓN



RESPONSABLES:



ARQ. NELSON CAMPOS V.
DIRECTOR DE PROYECTO
TECNICAS CBB S.A.

ING. HERNAN ERAZO
ADMINISTRADOR DE CONTRATO
#BIRF-8542-SBCC-CF-2019-001

ING. CARLOS ESTRELLA
ESPECIALISTA HIDROSANITARIO
TECNICAS CBB S.A.

ING. JORGE GOMEZ
ESPECIALISTA HIDROSANITARIO
MINEDUC

ESQUEMA DEL PROYECTO:

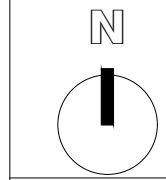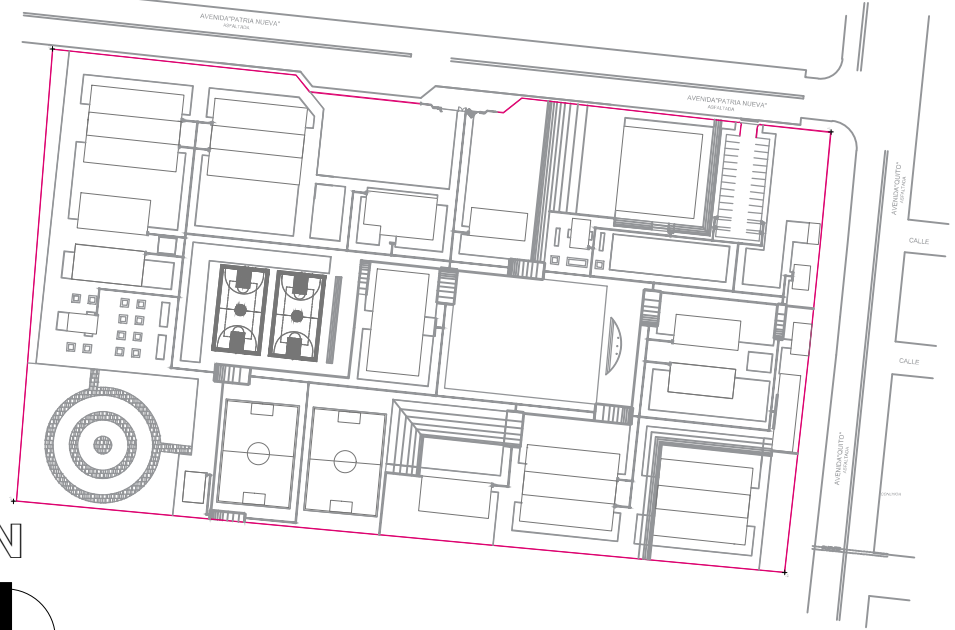

PROYECTO: BIRF-8542-SBCC-CF-2018-030

"INTERVENCIÓN EN LA INFRAESTRUCTURA EXISTENTE Y PROPUESTA PARA LA REPOTENCIACIÓN DE LA UNIDAD EDUCATIVA NICOLAS INFANTE DIAZ, UBICADA EN EL CANTÓN QUEVEDO PROVINCIA DE LOS RÍOS Y UNIDAD EDUCATIVA QUEVEDO UBICADA EN EL CANTÓN QUEVEDO PROVINCIA DE LOS RÍOS."

UNIDAD EDUCATIVA: UNIDAD EDUCATIVA QUEVEDO

CANTÓN: QUEVEDO PROVINCIA: LOS RÍOS

CONTIENE: RED ALCANTARILLADO SANITARIO P.B.

ESCALA: INDICADAS FECHA: 2020 LÁMINA N.º H.S. - 06

SELLOS MUNICIPALES: