

27

CORTE TRANSVERSAL  
CORTE A - A'

CORTE TRANSVERSAL  
CORTE B - B'


TRAMO 2

TRAMO 2

A

TRAMO 1

DETALLES DE DRENAJE - CANCHA DE FULBITO  
ESCALA: 1:100

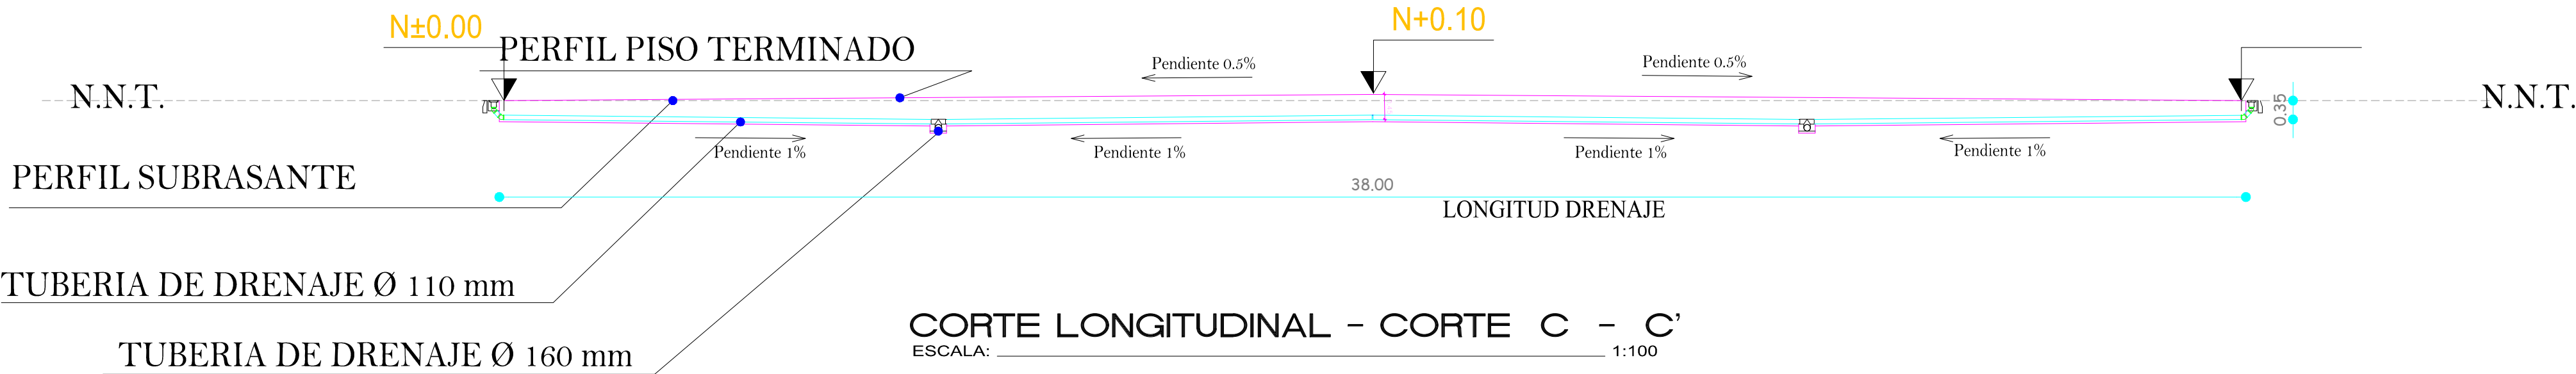

MINISTERIO DE EDUCACIÓN



RESPONSABLES:


ARQ. NELSON CAMPOS V.  
DIRECTOR DE PROYECTO  
TECNICAS CBB S.A.

ING. HERNAN ERAZO  
ADMINISTRADOR DE CONTRATO #BIRF-8542-SBCC-CF-2019-001

ING. CARLOS ESTRELLA  
ESPECIALISTA HIDROSANITARIO  
TECNICAS CBB S.A.

ING. JORGE GOMEZ  
ESPECIALISTA HIDROSANITARIO  
MINEDUC

ESQUEMA DEL PROYECTO:

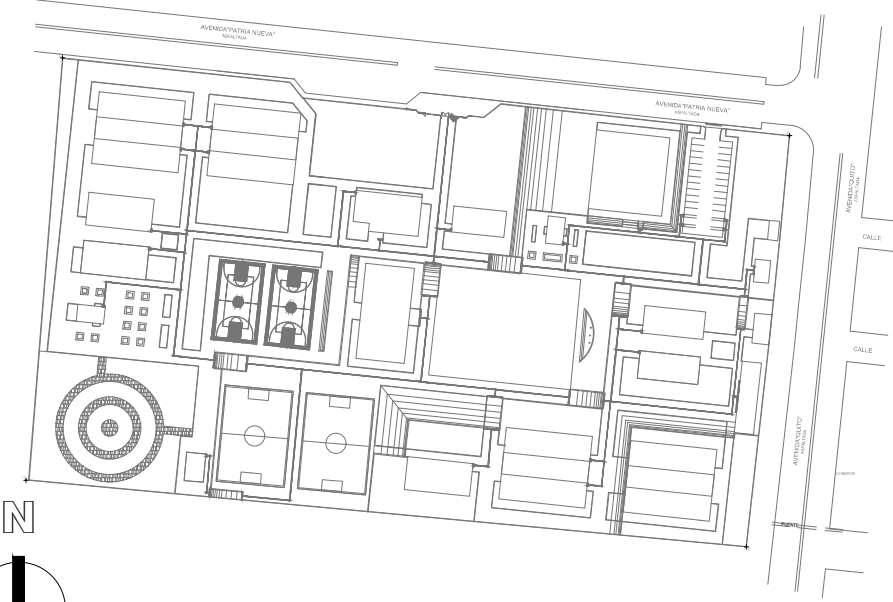

PROYECTO:

BIRF-8542-SBCC-CF-2018-030

"INTERVENCIÓN EN LA INFRAESTRUCTURA EXISTENTE Y PROPUESTA PARA LA REPOTENCIACIÓN DE LA UNIDAD EDUCATIVA NICOLAS INFANTE DIAZ, UBICADA EN EL CANTÓN QUEVEDO PROVINCIA DE LOS RÍOS Y UNIDAD EDUCATIVA QUEVEDO UBICADA EN EL CANTÓN QUEVEDO PROVINCIA DE LOS RÍOS."

UNIDAD EDUCATIVA:

UNIDAD EDUCATIVA QUEVEDO.

CANTÓN:

QUEVEDO

PROVINCIA:

LOS RÍOS

CONTIENE:

DETALLES HIDROSANITARIOS

DETALLES DE DRENAJE - CANCHA DE FULBITO

CORTES :TRANSVERSAL Y LONGITUDINAL.

ESCALA:

INDICADAS

FECHA:

2020

LÁMINA N.º

H.S. - 38

SELLOS MUNICIPALES: