


AMPLIACIÓN I

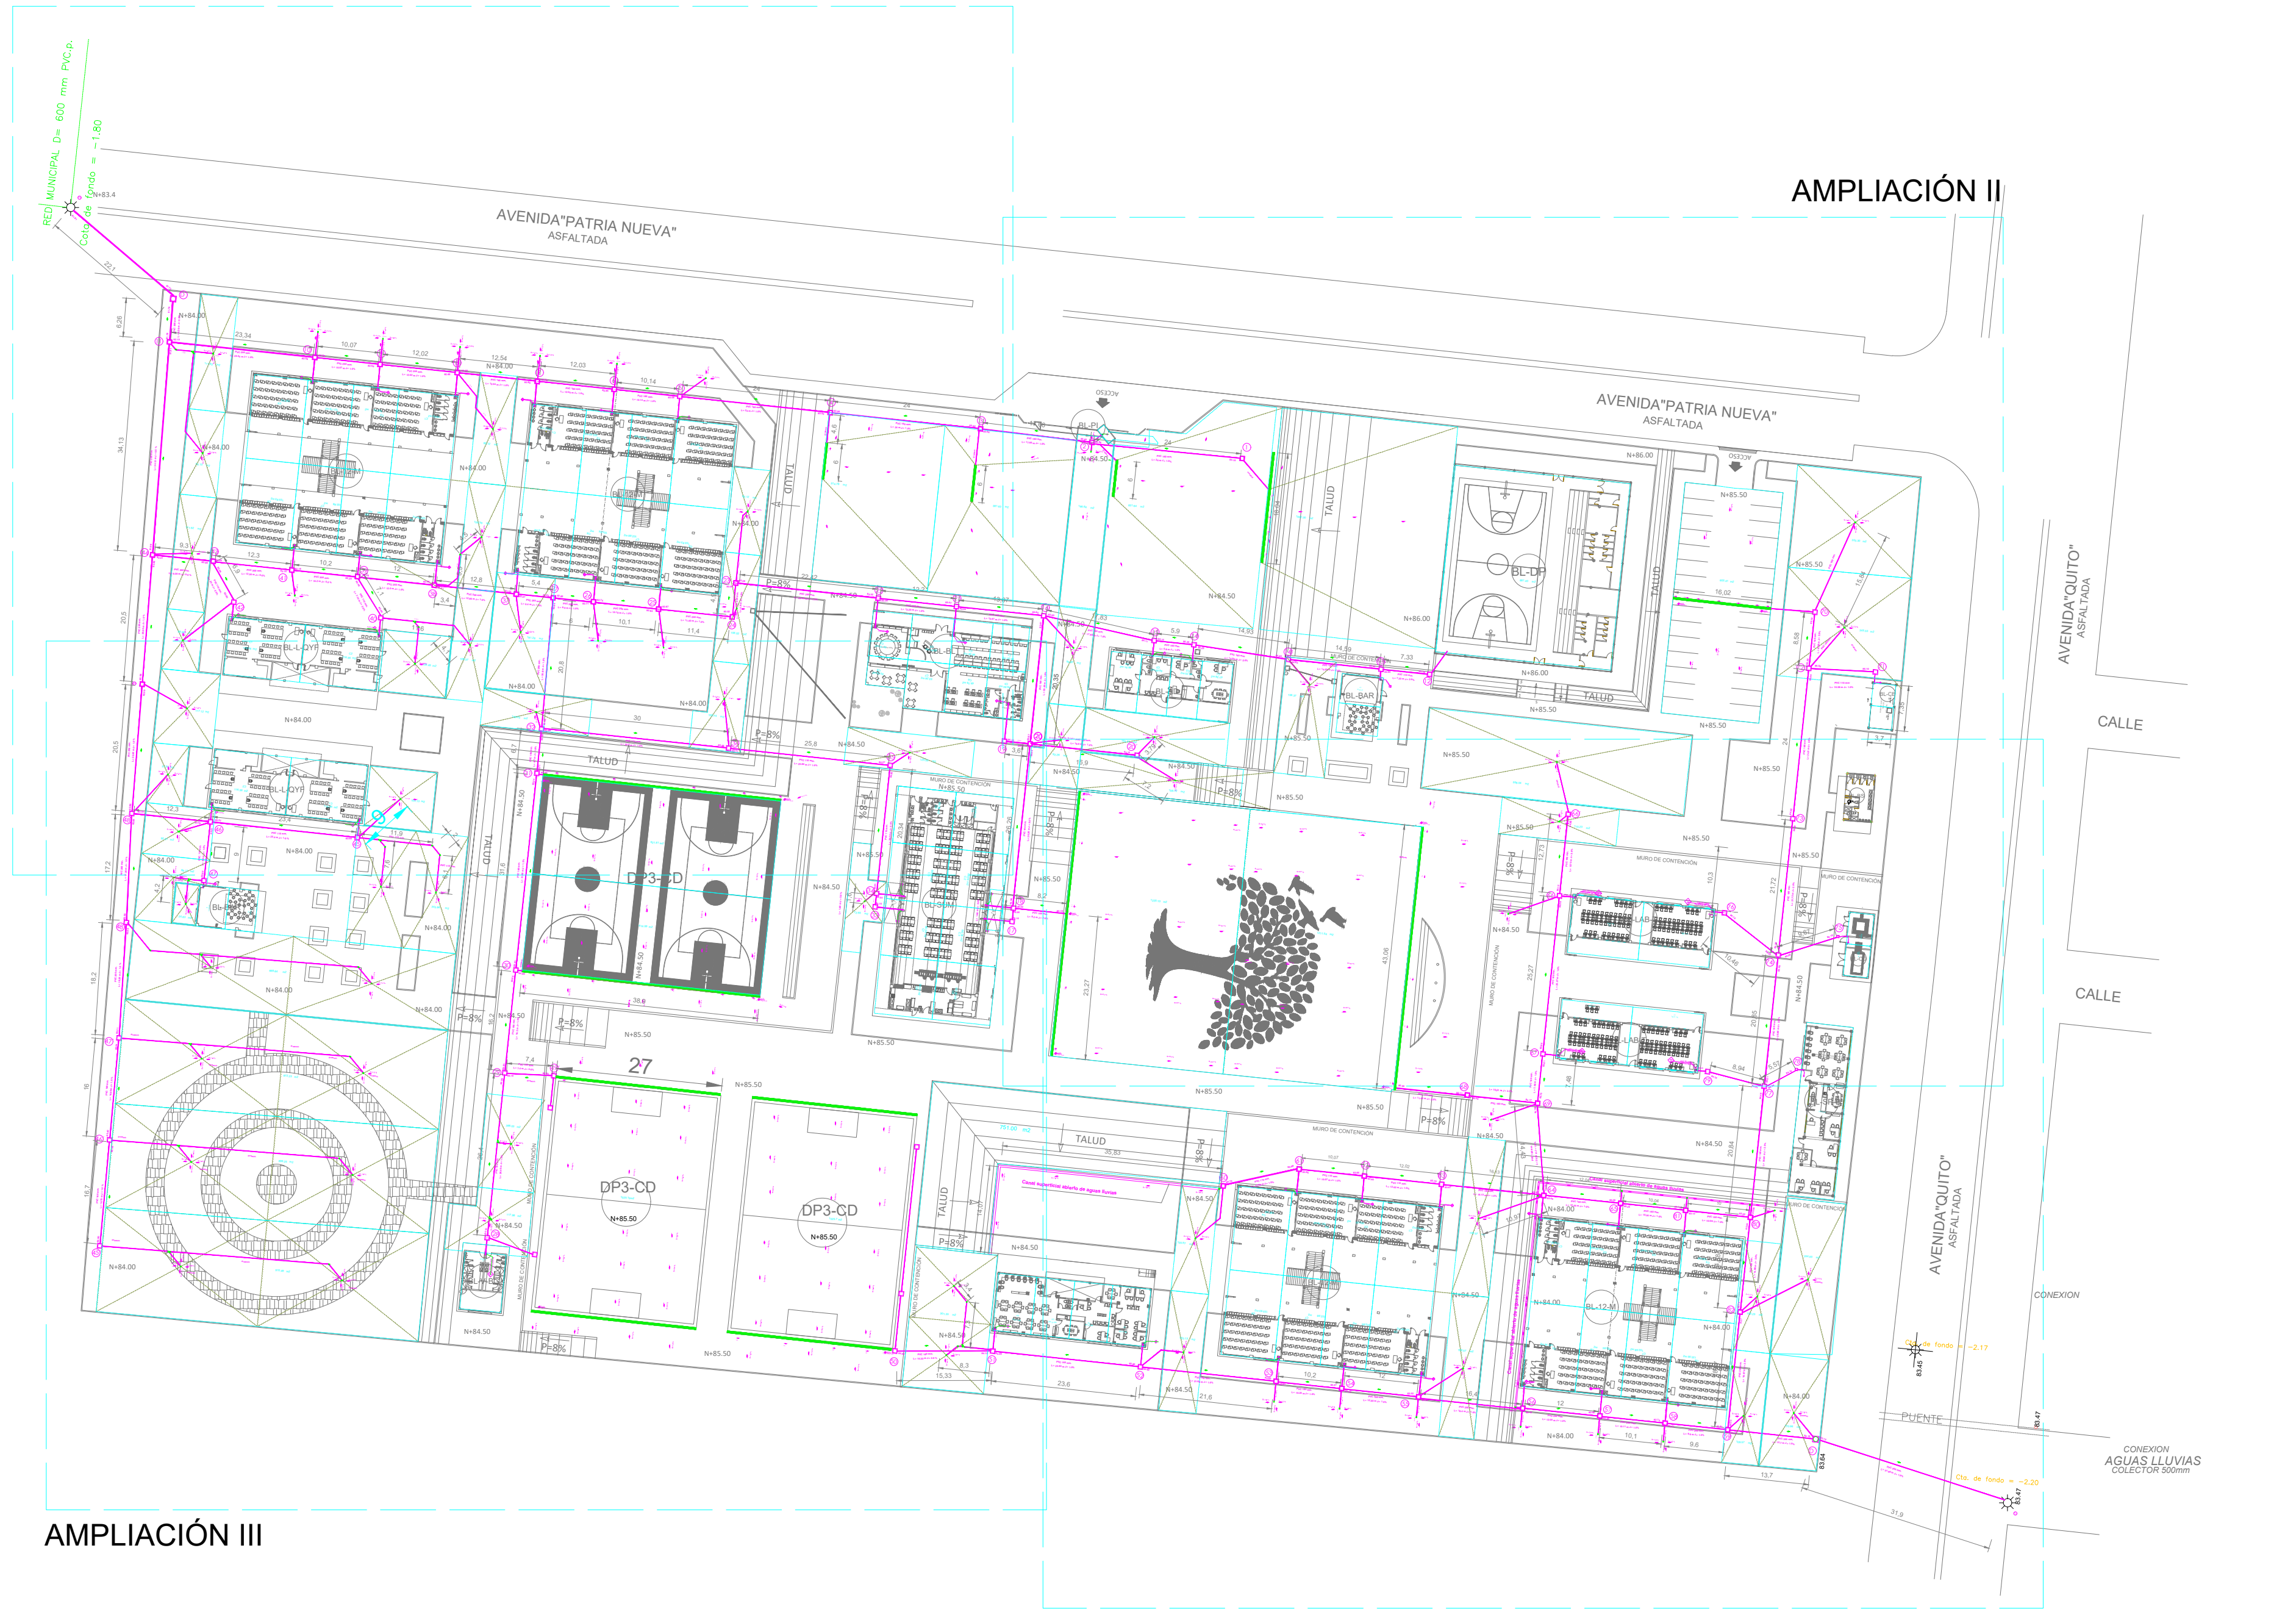

AMPLIACIÓN II

AVENIDA "QUITO" ASFALTADA

CALLE

CALLE

AVENIDA "QUITO" ASFALTADA

CONEXION

CONEXION AGUAS LLUVIAS COLECTOR 300MM

AMPLIACIÓN IV

SIMBOLOGÍA

| AGUAS LLUVIAS Y SERVIDAS |   |
|--------------------------|---|
|                          | TUBERIA DE PVC D/N DRENAJE DE AASS                      |
|                          | TUBERIA DE PVC D/N DRENAJE DE AALL                      |
|                          | BAJANTE DE AASS DE PVC D/N                              |
|                          | BAJANTE DE AALL DE PVC D/N                              |
|                          | VENTILACIÓN   |
|                          | SUMIDERO DE AALL Y TRAMPA DE PISO                       |
|                          | YEE REDUCTORA   |
|                          | YEE   |
|                          | CODO 45°  |
|                          | TAPON DE REGISTRO                                       |
|                          | NO. DE COLUMNA DE DESAGUE DE AASS                       |
|                          | NO. DE COLUMNA DE DESAGUE DE AALL                       |
|                          | CAJA DE REGISTRO DE AA.LL.                              |
|                          | CAJA DE ENTRADA   |
|                          | CAJA DE SALIDA  |
|                          | PVC material. Diámetro mm. L= Longitud m J= Pendiente % |
|                          | Direccion Agua  |

|          |   |
|----------|---|
| BL-12-M  | BLOQUE 1 DE 12 MODULOS                  |
| BL-LAB-T | BLOQUE LABORATORIO TECNOLOGIA E IDIOMAS |
| BL-BAR   | BLOQUE DE BAR                           |
| BL-L-QYF | BLOQUE LABORATORIO FISICA Y QUIMICA     |
| BL-BG    | BLOQUE BODEGA                           |
| BL-PI    | BLOQUE PORTON DE INGRESO                |
| BL-SP    | BLOQUE SALA DE PROFESORES               |
| DP3-CD   | CANCHAS DEPORTIVAS                      |
| BL-V-BG  | BLOQUE VESTIDOR BODEGA                  |
| BL-AD    | BLOQUE ADMINISTRACION                   |
| BL-BLT   | BLOQUE BIBLIOTECA                       |
| BL-SUM   | BLOQUE COMEDOR S.U.M.                   |
| BL-CB    | BLOQUE CUARTO DE BOMBAS                 |
| BL-CG    | BLOQUE CUARTO DE GENERADOR              |
| BL-DP    | BLOQUE COLISEO DEPORTIVO                |

IMPLANTACION PLANTAS BAJAS

ESCALA 1:750

MINISTERIO DE EDUCACIÓN



RESPONSABLES:


ARQ. NELSON CAMPOS V.  
DIRECTOR DE PROYECTO  
TECNICAS CBB S.A.

ING. HERNAN ERAZO  
ADMINISTRADOR DE CONTRATO  
#BIRF-8542-SBCC-CF-2019-001

ING. CARLOS ESTRELLA  
ESPECIALISTA HIDROSANITARIO  
TECNICAS CBB S.A.

ING. JORGE GOMEZ  
ESPECIALISTA HIDROSANITARIO  
MINEDUC

ESQUEMA DEL PROYECTO:

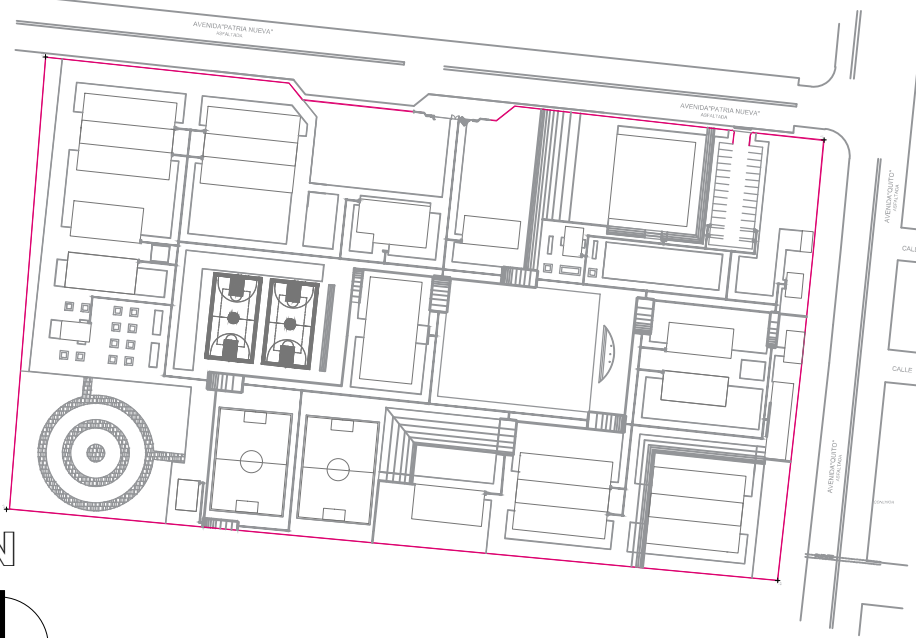

PROYECTO:

BIRF-8542-SBCC-CF-2018-030

"INTERVENCIÓN EN LA INFRAESTRUCTURA EXISTENTE Y PROPUESTA PARA LA REPOTENCIACIÓN DE LA UNIDAD EDUCATIVA NICOLAS INFANTE DIAZ, UBICADA EN EL CANTÓN QUEVEDO PROVINCIA DE LOS RÍOS Y UNIDAD EDUCATIVA QUEVEDO UBICADA EN EL CANTÓN QUEVEDO PROVINCIA DE LOS RÍOS."

UNIDAD EDUCATIVA:

UNIDAD EDUCATIVA QUEVEDO

CANTÓN:

QUEVEDO

PROVINCIA:

LOS RÍOS

CONTIENE:

RED ALCANTARILLADO PLUVIAL P.B.

ESCALA:

INDICADAS

FECHA:

2020

LÁMINA N.º

H.S. - 11

SELLOS MUNICIPALES: