


UBICACIÓN DE TUBERIAS DE AGUAS LLUVIAS


ESCALA 1:50

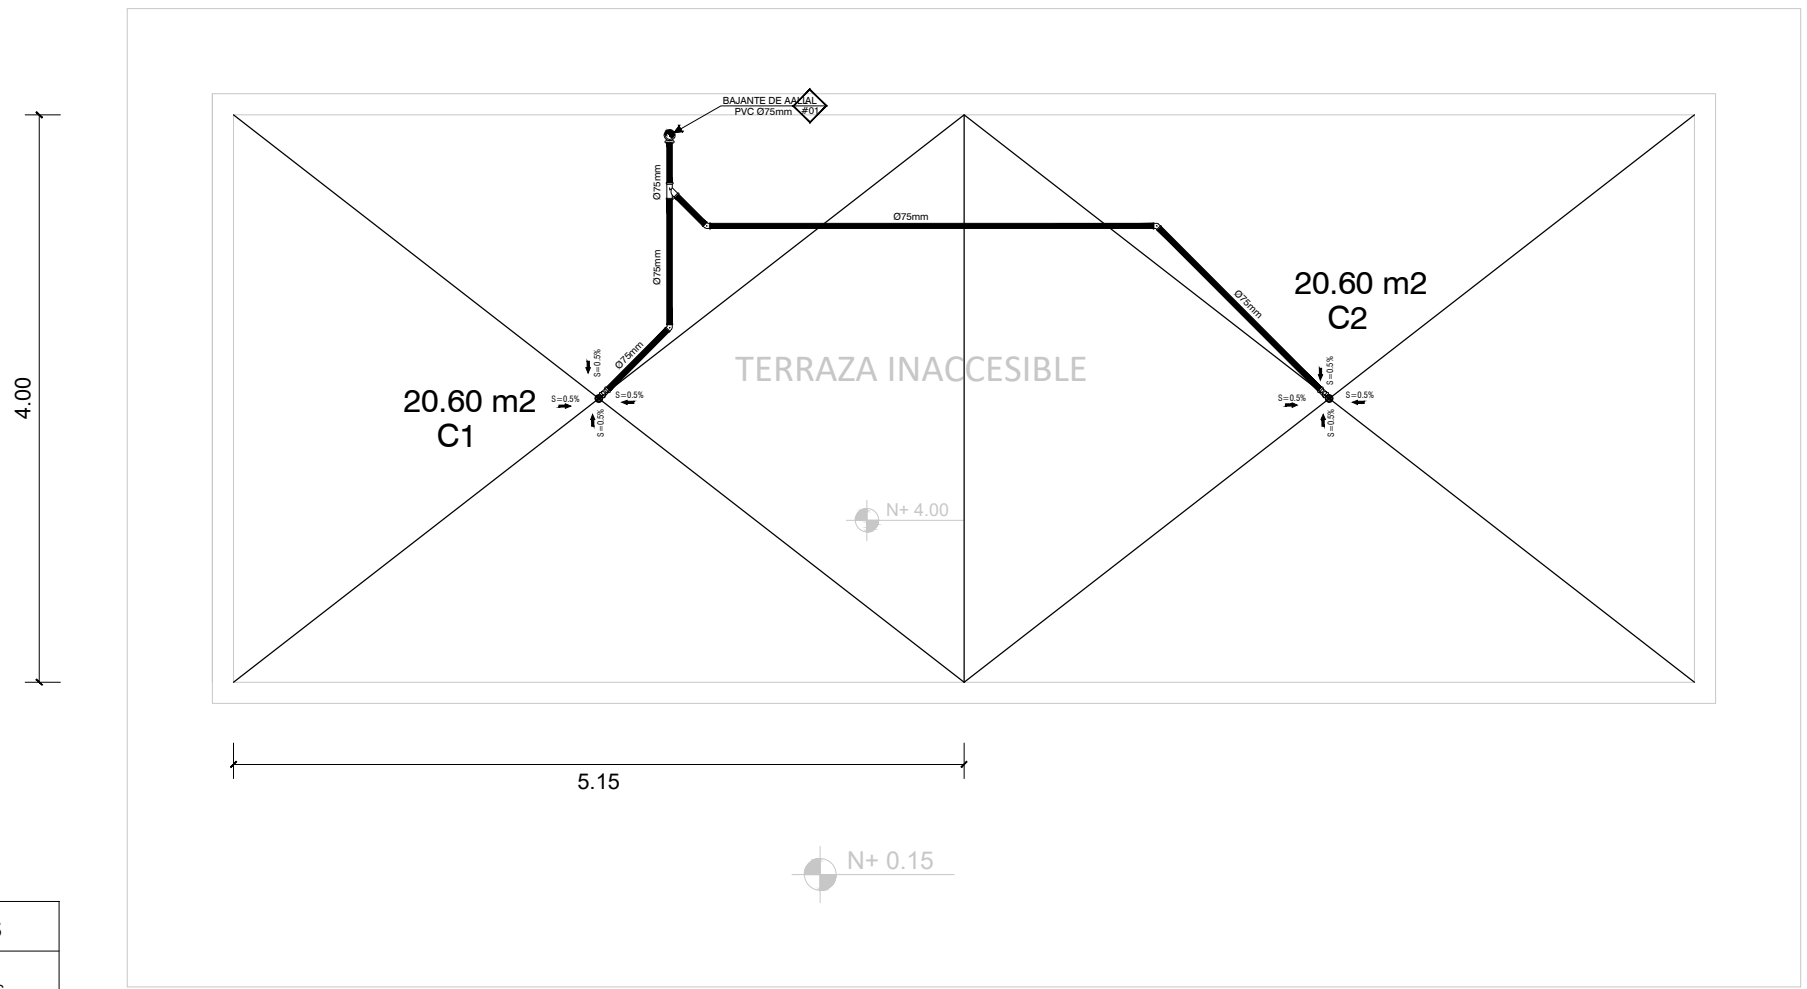

UBICACIÓN DE DESAGÜES DE CUBIERTA

ESCALA 1:50

SIMBOLOGÍA	
AGUAS LLUVIAS Y SERVIDAS	
	TUBERIA DE PVC DN DRENAJE DE AASS
	TUBERIA DE PVC DN DRENAJE DE AALL
	TUBERIA DE PVC DN VENTILACIÓN
	BAIANTE DE AASS DE PVC DN
	BAIANTE DE AALL DE PVC DN
	VENTILACIÓN
	SUMIDERO DE AALL Y TRAMPA DE PISO
	YEE REDUCTORA
	YEE
	CODO 45°
	TAPON DE REGISTRO
	NO. DE COLUMNA DE DESAGUE DE AASS
	NO. DE COLUMNA DE DESAGUE DE AALL
	CAJA DE REGISTRO DE AASS
	CAJA DE REGISTRO DE AALL

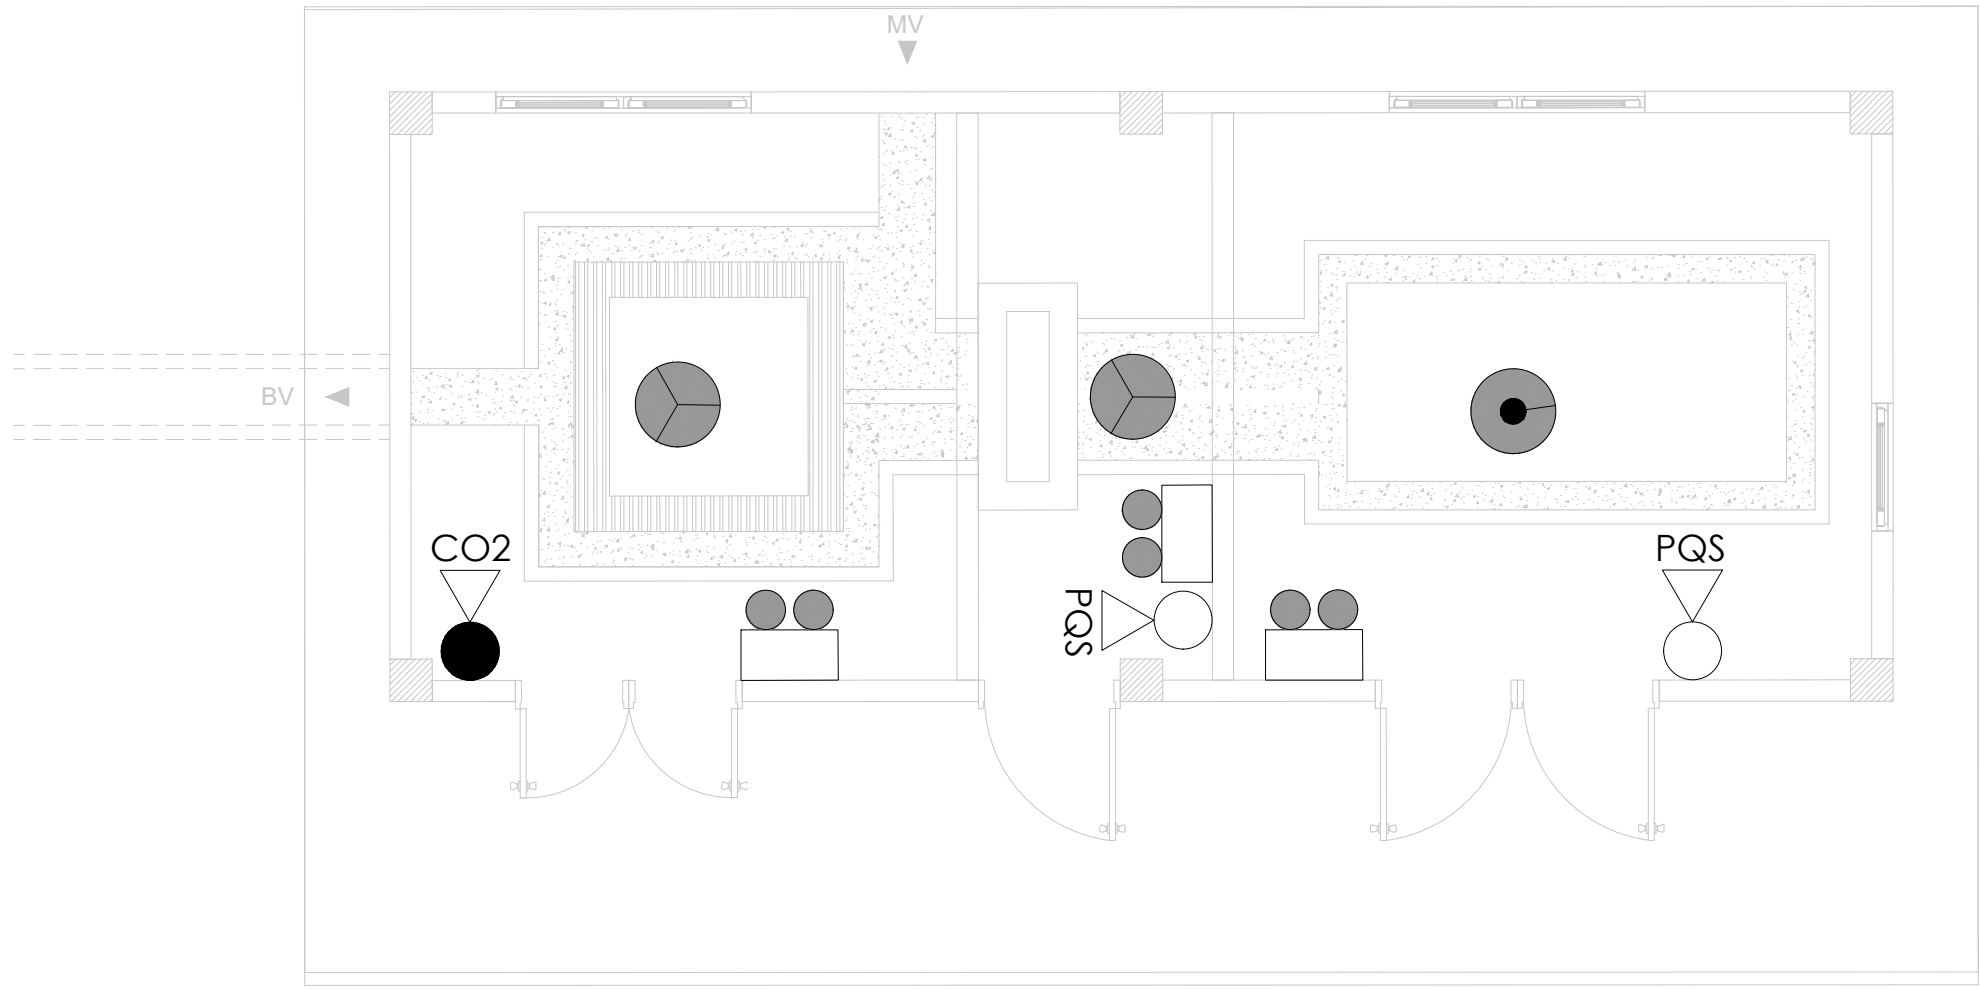


UBICACIÓN DE SISTEMA CONTRA INCENDIO

ESCALA 1:50

SIMBOLOGIA CONTRA INCENDIOS			
	EXTINTOR 10LBS FOS		LAMPARA DE EMERGENCIA
	EXTINTOR 10LBS CO2		CONEXIONES DE MANGUERA CLASE 2
	DETECTOR DE FUMOS		COLUMNA PRINCIPAL
	DETECTOR DE TEMPERATURA		MANEJA
	PALEADOR DE EMERGENCIA		VALVULA CHECK
	ARMAS O SUPORTES FUMOS		TERMINAL DEL CONTRA INCENDIOS
	USE BRINCOSOPICA		CHAMIZADOR ELECTRICO
	PANEL DE MONITORIO		PARRA CONTRA FUEGO

MINISTERIO DE EDUCACIÓN

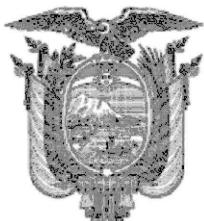

EL
GOBIERNO
DE TODOS

RESPONSABLES:


ARQ. NELSON CAMPOS V.
DIRECTOR DE PROYECTO
TECNICAS CBB S.A.

ING. HERNAN ERAZO
ADMINISTRADOR DE CONTRATO #BIRF-8542-SBCC-CF-2019-001

ING. CARLOS ESTRELLA
ESPECIALISTA HIDROSANITARIO
TECNICAS CBB S.A.

ING. JORGE GOMEZ
ESPECIALISTA HIDROSANITARIO
MINEDUC

ESQUEMA DEL PROYECTO:

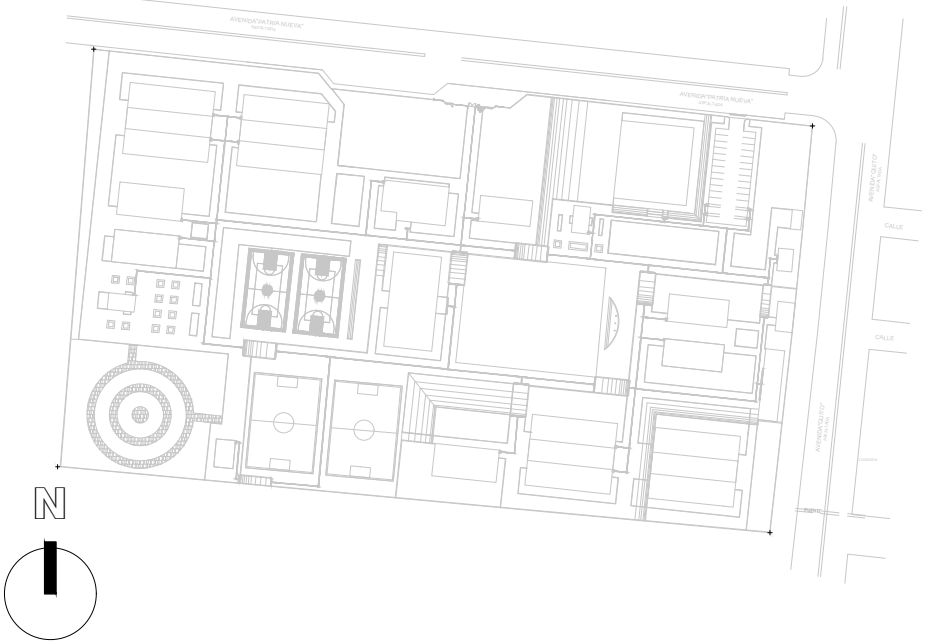

PROYECTO: BIRF-8542-SBCC-CF-2018-030

"INTERVENCIÓN EN LA INFRAESTRUCTURA EXISTENTE Y PROPUESTA PARA LA REPOTENCIACIÓN DE LA UNIDAD EDUCATIVA NICOLAS INFANTE DIAZ, UBICADA EN EL CANTÓN QUEVEDO PROVINCIA DE LOS RÍOS Y UNIDAD EDUCATIVA QUEVEDO UBICADA EN EL CANTÓN QUEVEDO PROVINCIA DE LOS RÍOS."

UNIDAD EDUCATIVA: UNIDAD EDUCATIVA QUEVEDO.

CANTÓN: QUEVEDO

PROVINCIA: LOS RÍOS

CONTIENE: CUARTO DE MÁQUINAS

UBICACION DE TUBERIAS AGUAS LLUVIAS .
UBICACION DE DESAGÜES DE CUBIERTA .
UBICACION DE SISTEMA CONTRA INCENDIO.

ESCALA: INDICADAS

FECHA: 2020

LÁMINA N.º H.S. - 34

SELLOS MUNICIPALES: