




IMPLANTACIÓN BLOQUE BL-12M A
ESC. 1___500

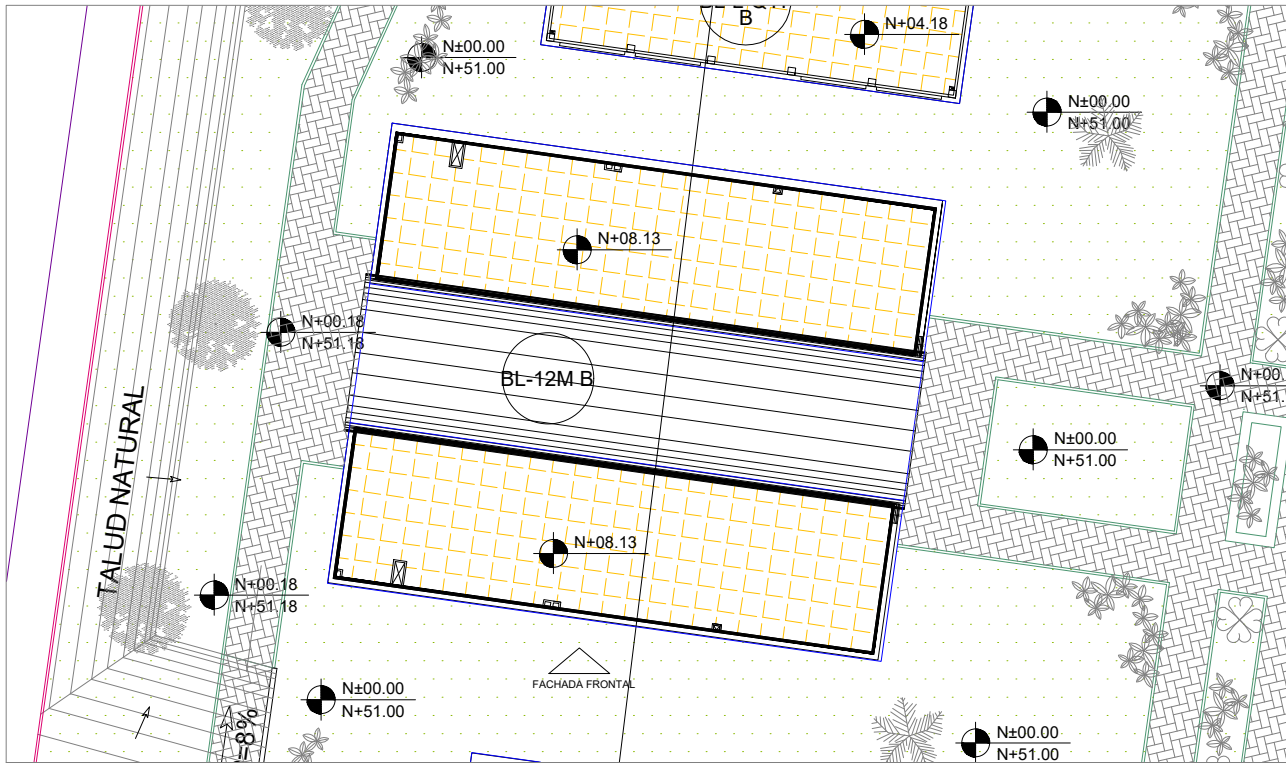


IMPLANTACIÓN BLOQUE BL-12M B
ESC. 1___500

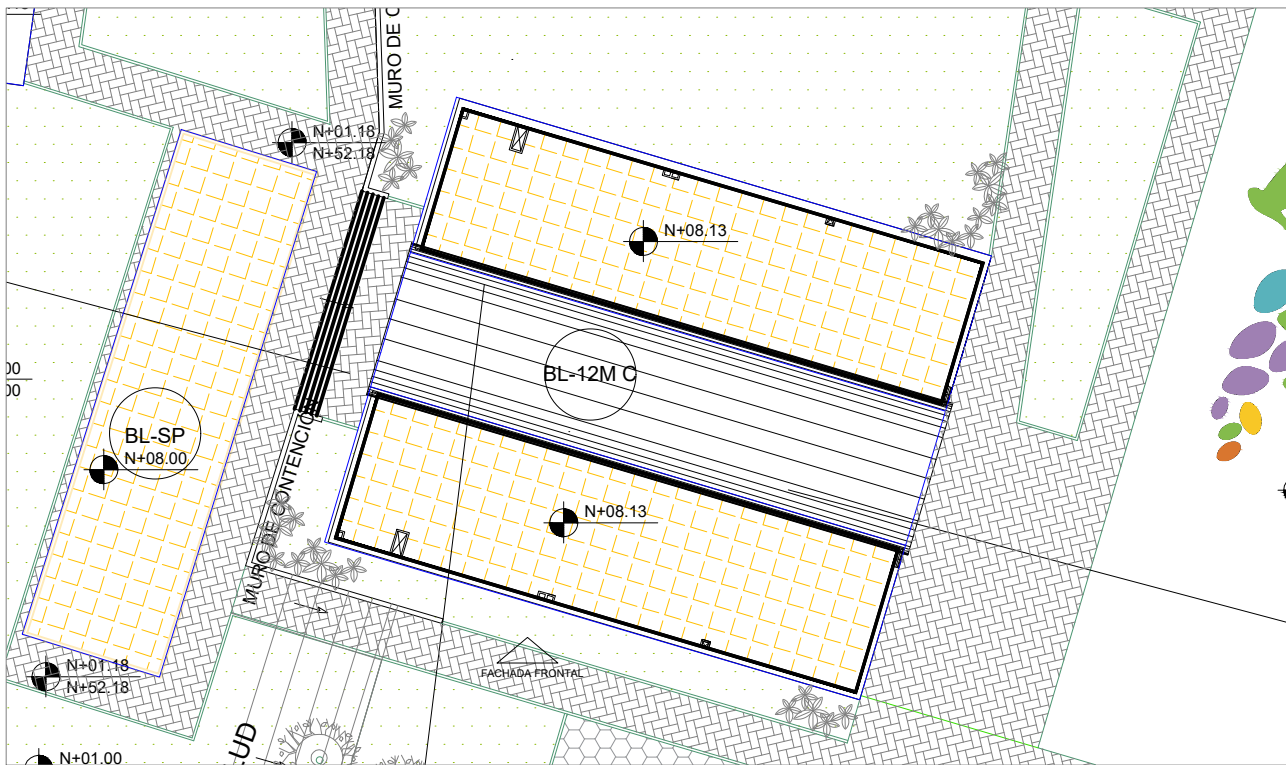

IMPLANTACIÓN BLOQUE BL-12M C
ESC. 1___500

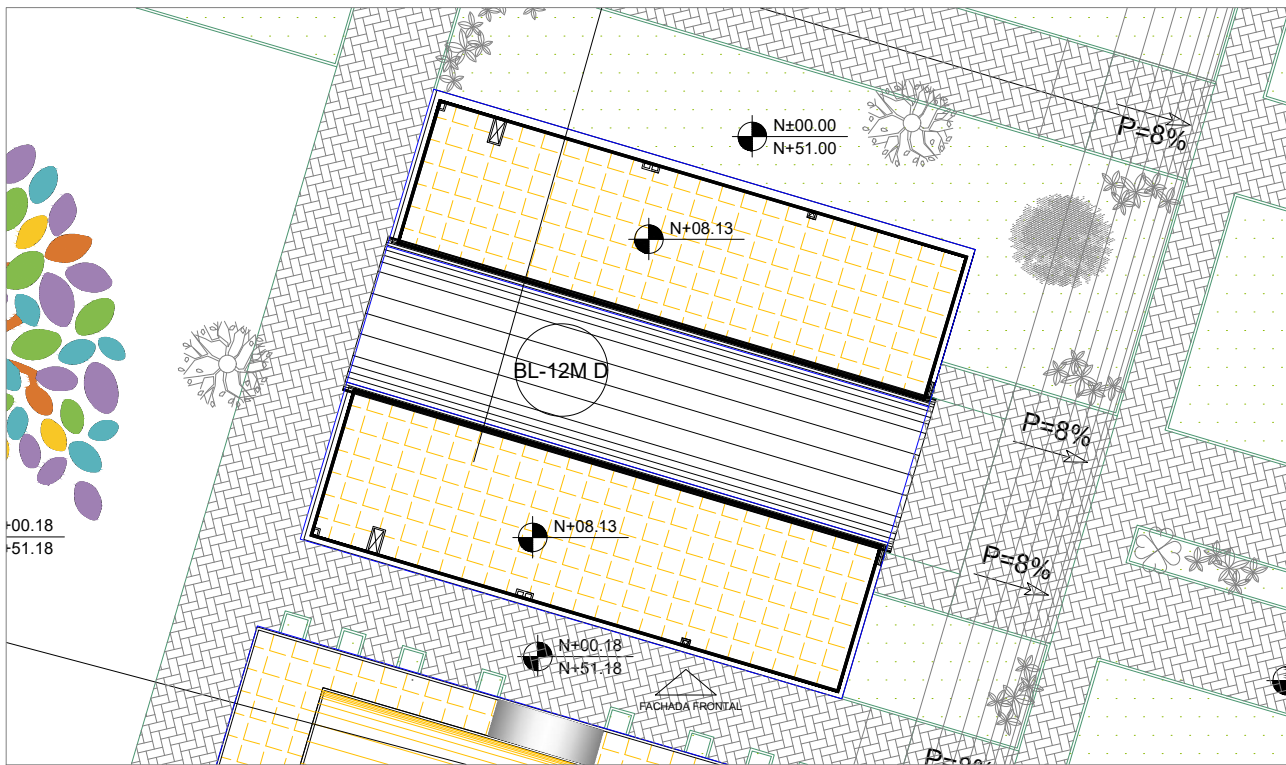

IMPLANTACIÓN BLOQUE BL-12M D
ESC. 1___500

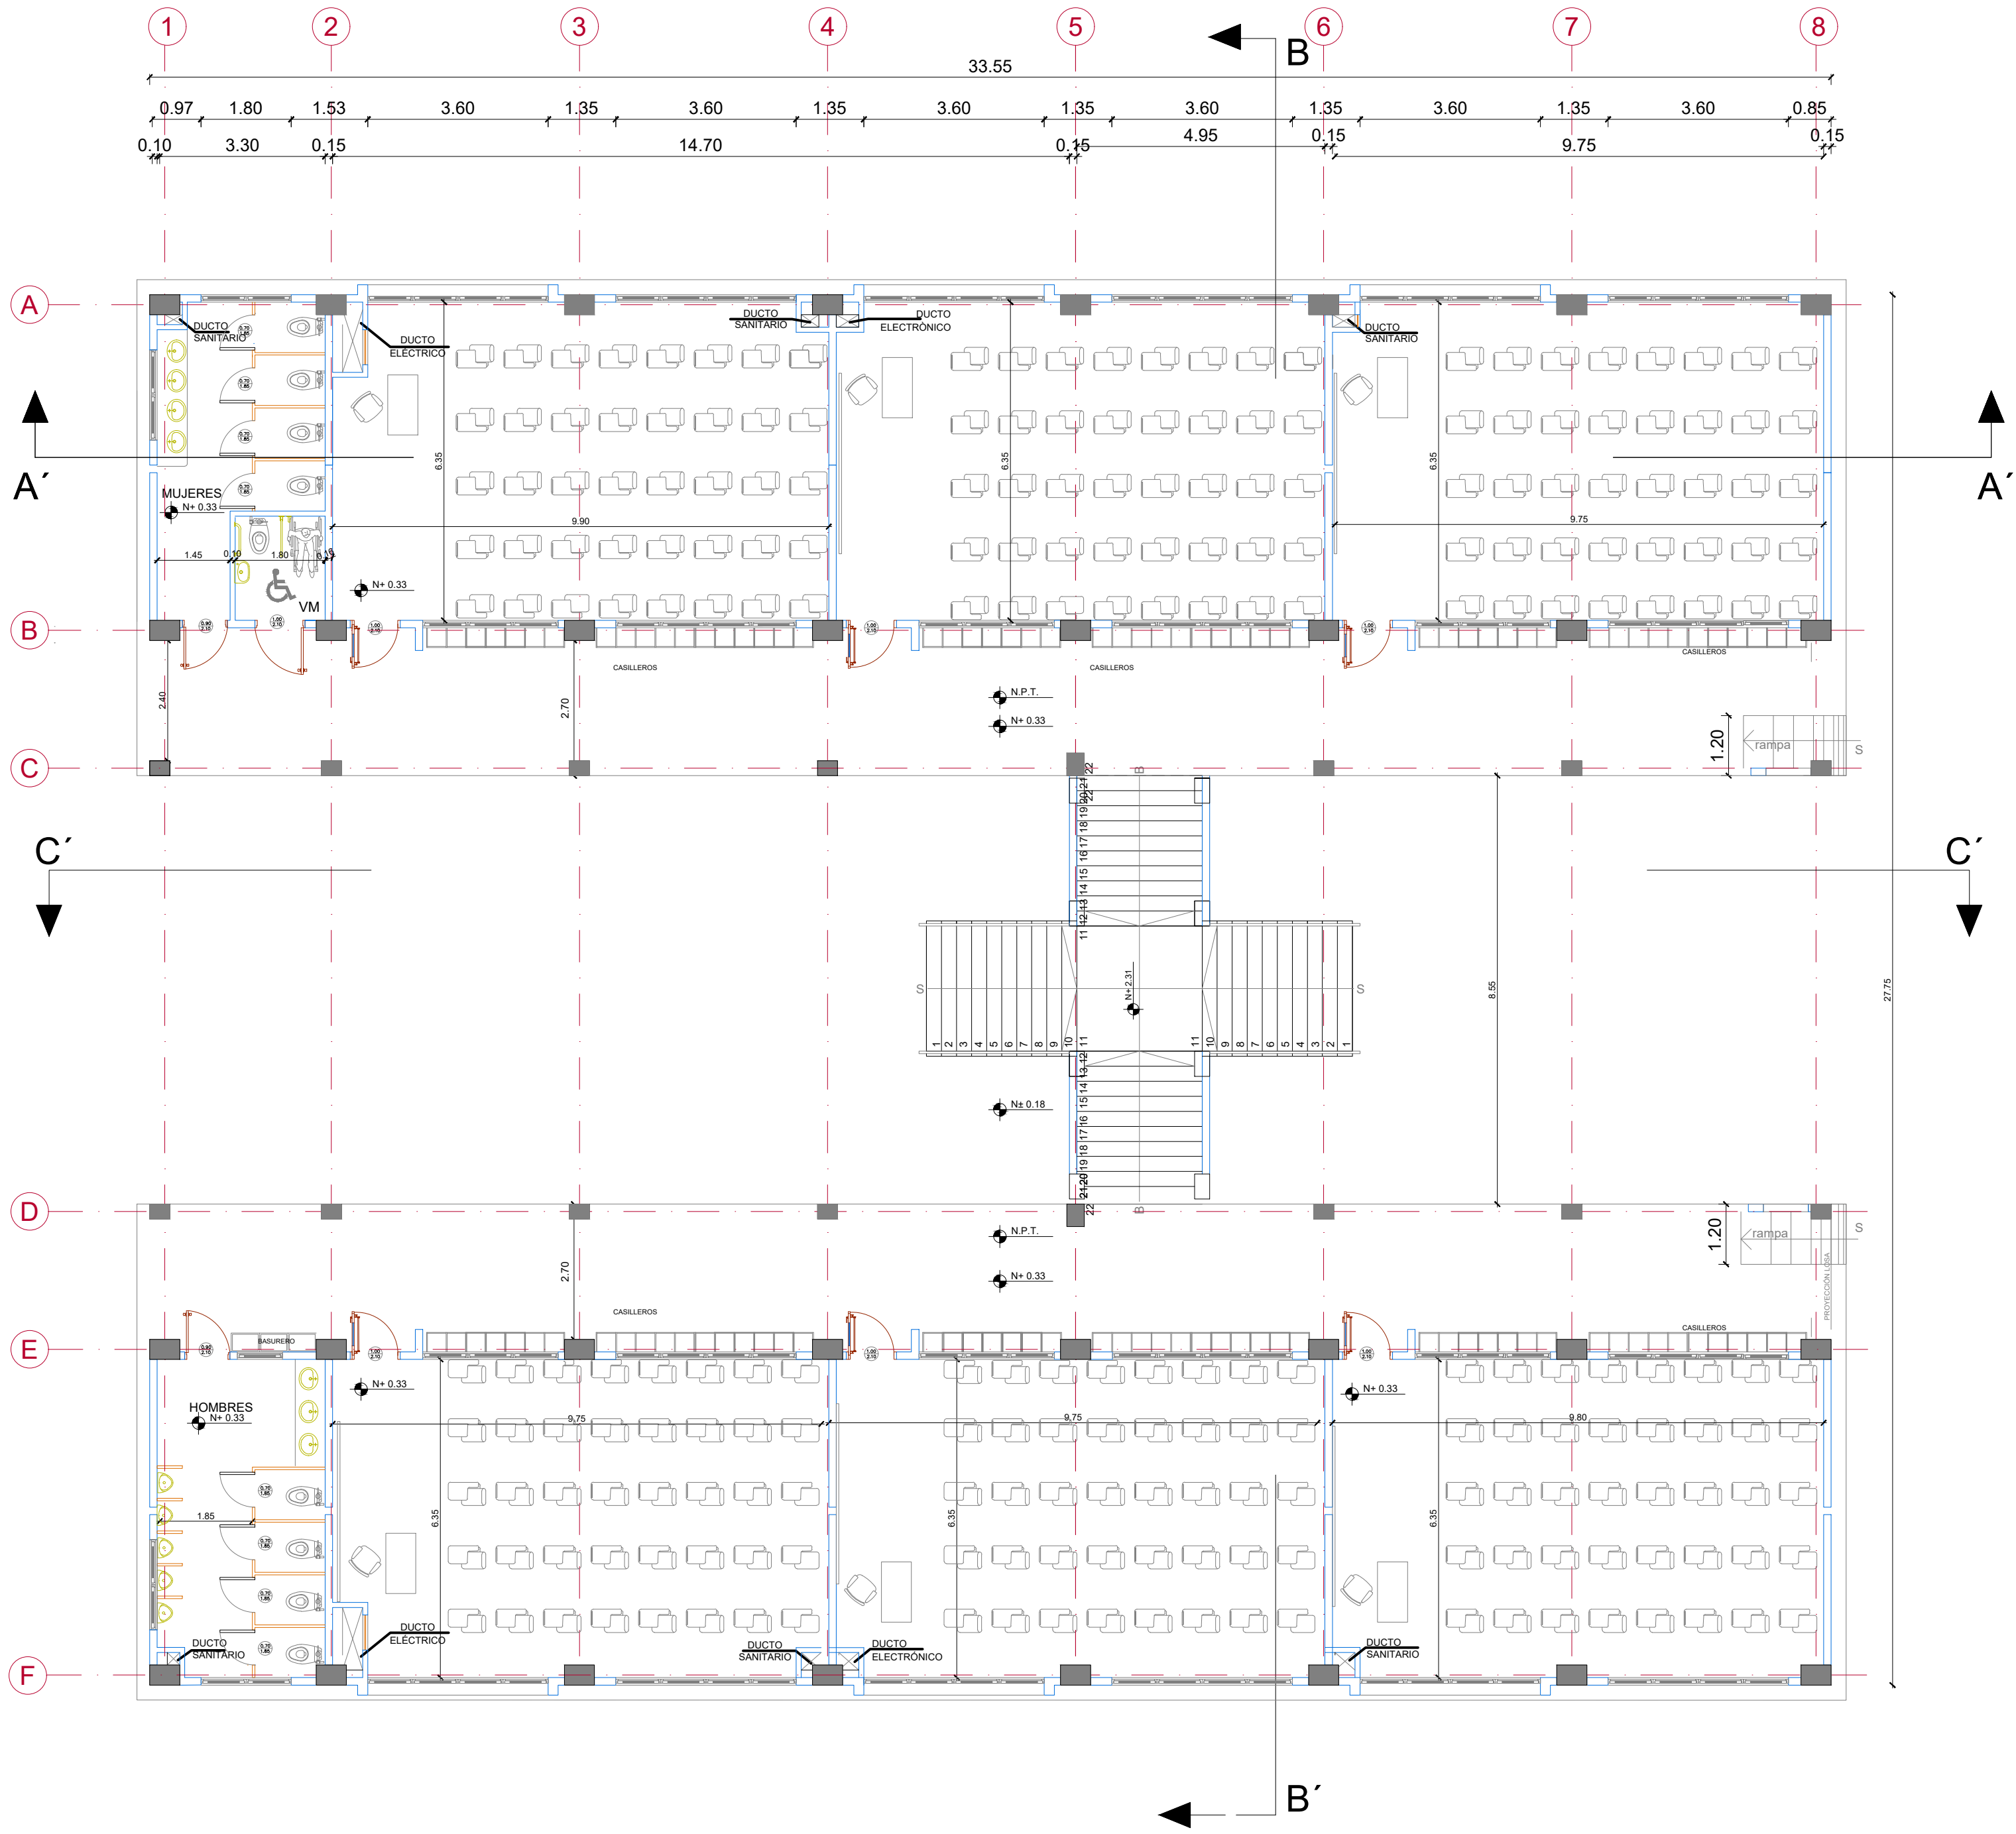

PLANTA BAJA
ESCALA 1:100

MINISTERIO DE EDUCACIÓN



EL GOBIERNO
DE TODOS

 
RESPONSABLES:

ARQ. NELSON CAMPOS V.
DIRECTOR DE PROYECTO
TECNICAS CBB S.A.


ING. HERNAN ERAZO
ADMINISTRADOR DE CONTRATO
#BIRF-8542-SBCC-CF-2018-030

ARQ. MARCELO BARROS
ARQUITECTO DISEÑADOR
TECNICAS CBB S.A.

ARQ. MAURICIO NIETO
ESPECIALISTA ARQUITECTÓNICO
MINEDUC



ESQUEMA DEL PROYECTO:

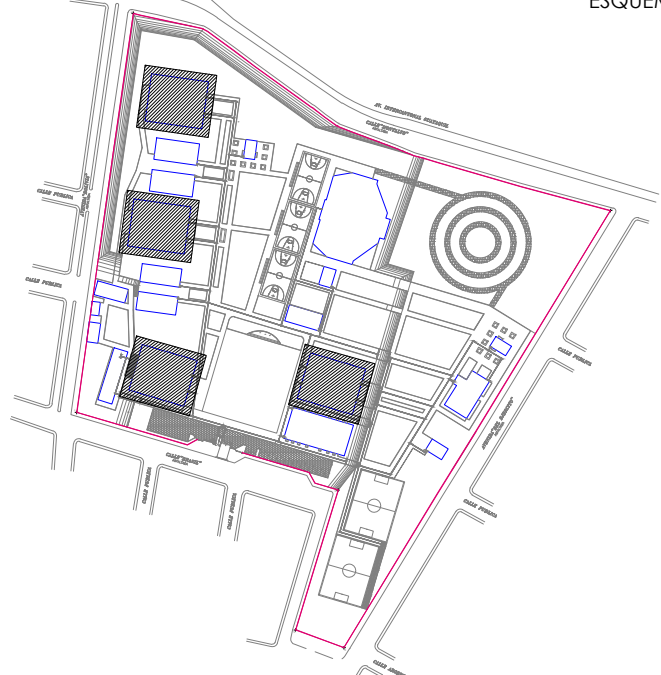

PROYECTO:

BIRF-8542-SBCC-CF-2018-030

CONSULTORÍA "INTERVENCIÓN EN LA INFRAESTRUCTURA EXISTENTE Y PROPUESTA PARA LA REPOTENCIACIÓN DE LA UNIDAD EDUCATIVA NICOLÁS INFANTE DÍAZ, UBICADA EN EL CANTÓN QUEVEDO PROVINCIA DE LOS RÍOS Y UNIDAD EDUCATIVA QUEVEDO UBICADA EN EL CANTÓN QUEVEDO PROVINCIA DE LOS RÍOS."

UNIDAD EDUCATIVA:

UNIDAD EDUCATIVA NICOLAS INFANTE DIAZ

CANTÓN:

QUEVEDO

PROVINCIA:

LOS RÍOS

CONTIENE:

FASE IV PROYECTO ARQUITECTÓNICO
PLANOS ARQUITECTÓNICOS

BLOQUE 12 AULAS

PLANTA ARQUITECTÓNICA BLOQUE 1 DE 12 MÓDULOS

ESCALA:

INDICADAS

FECHA:

2019

LÁMINA N.º

AR-32

SELLOS MUNICIPALES: