


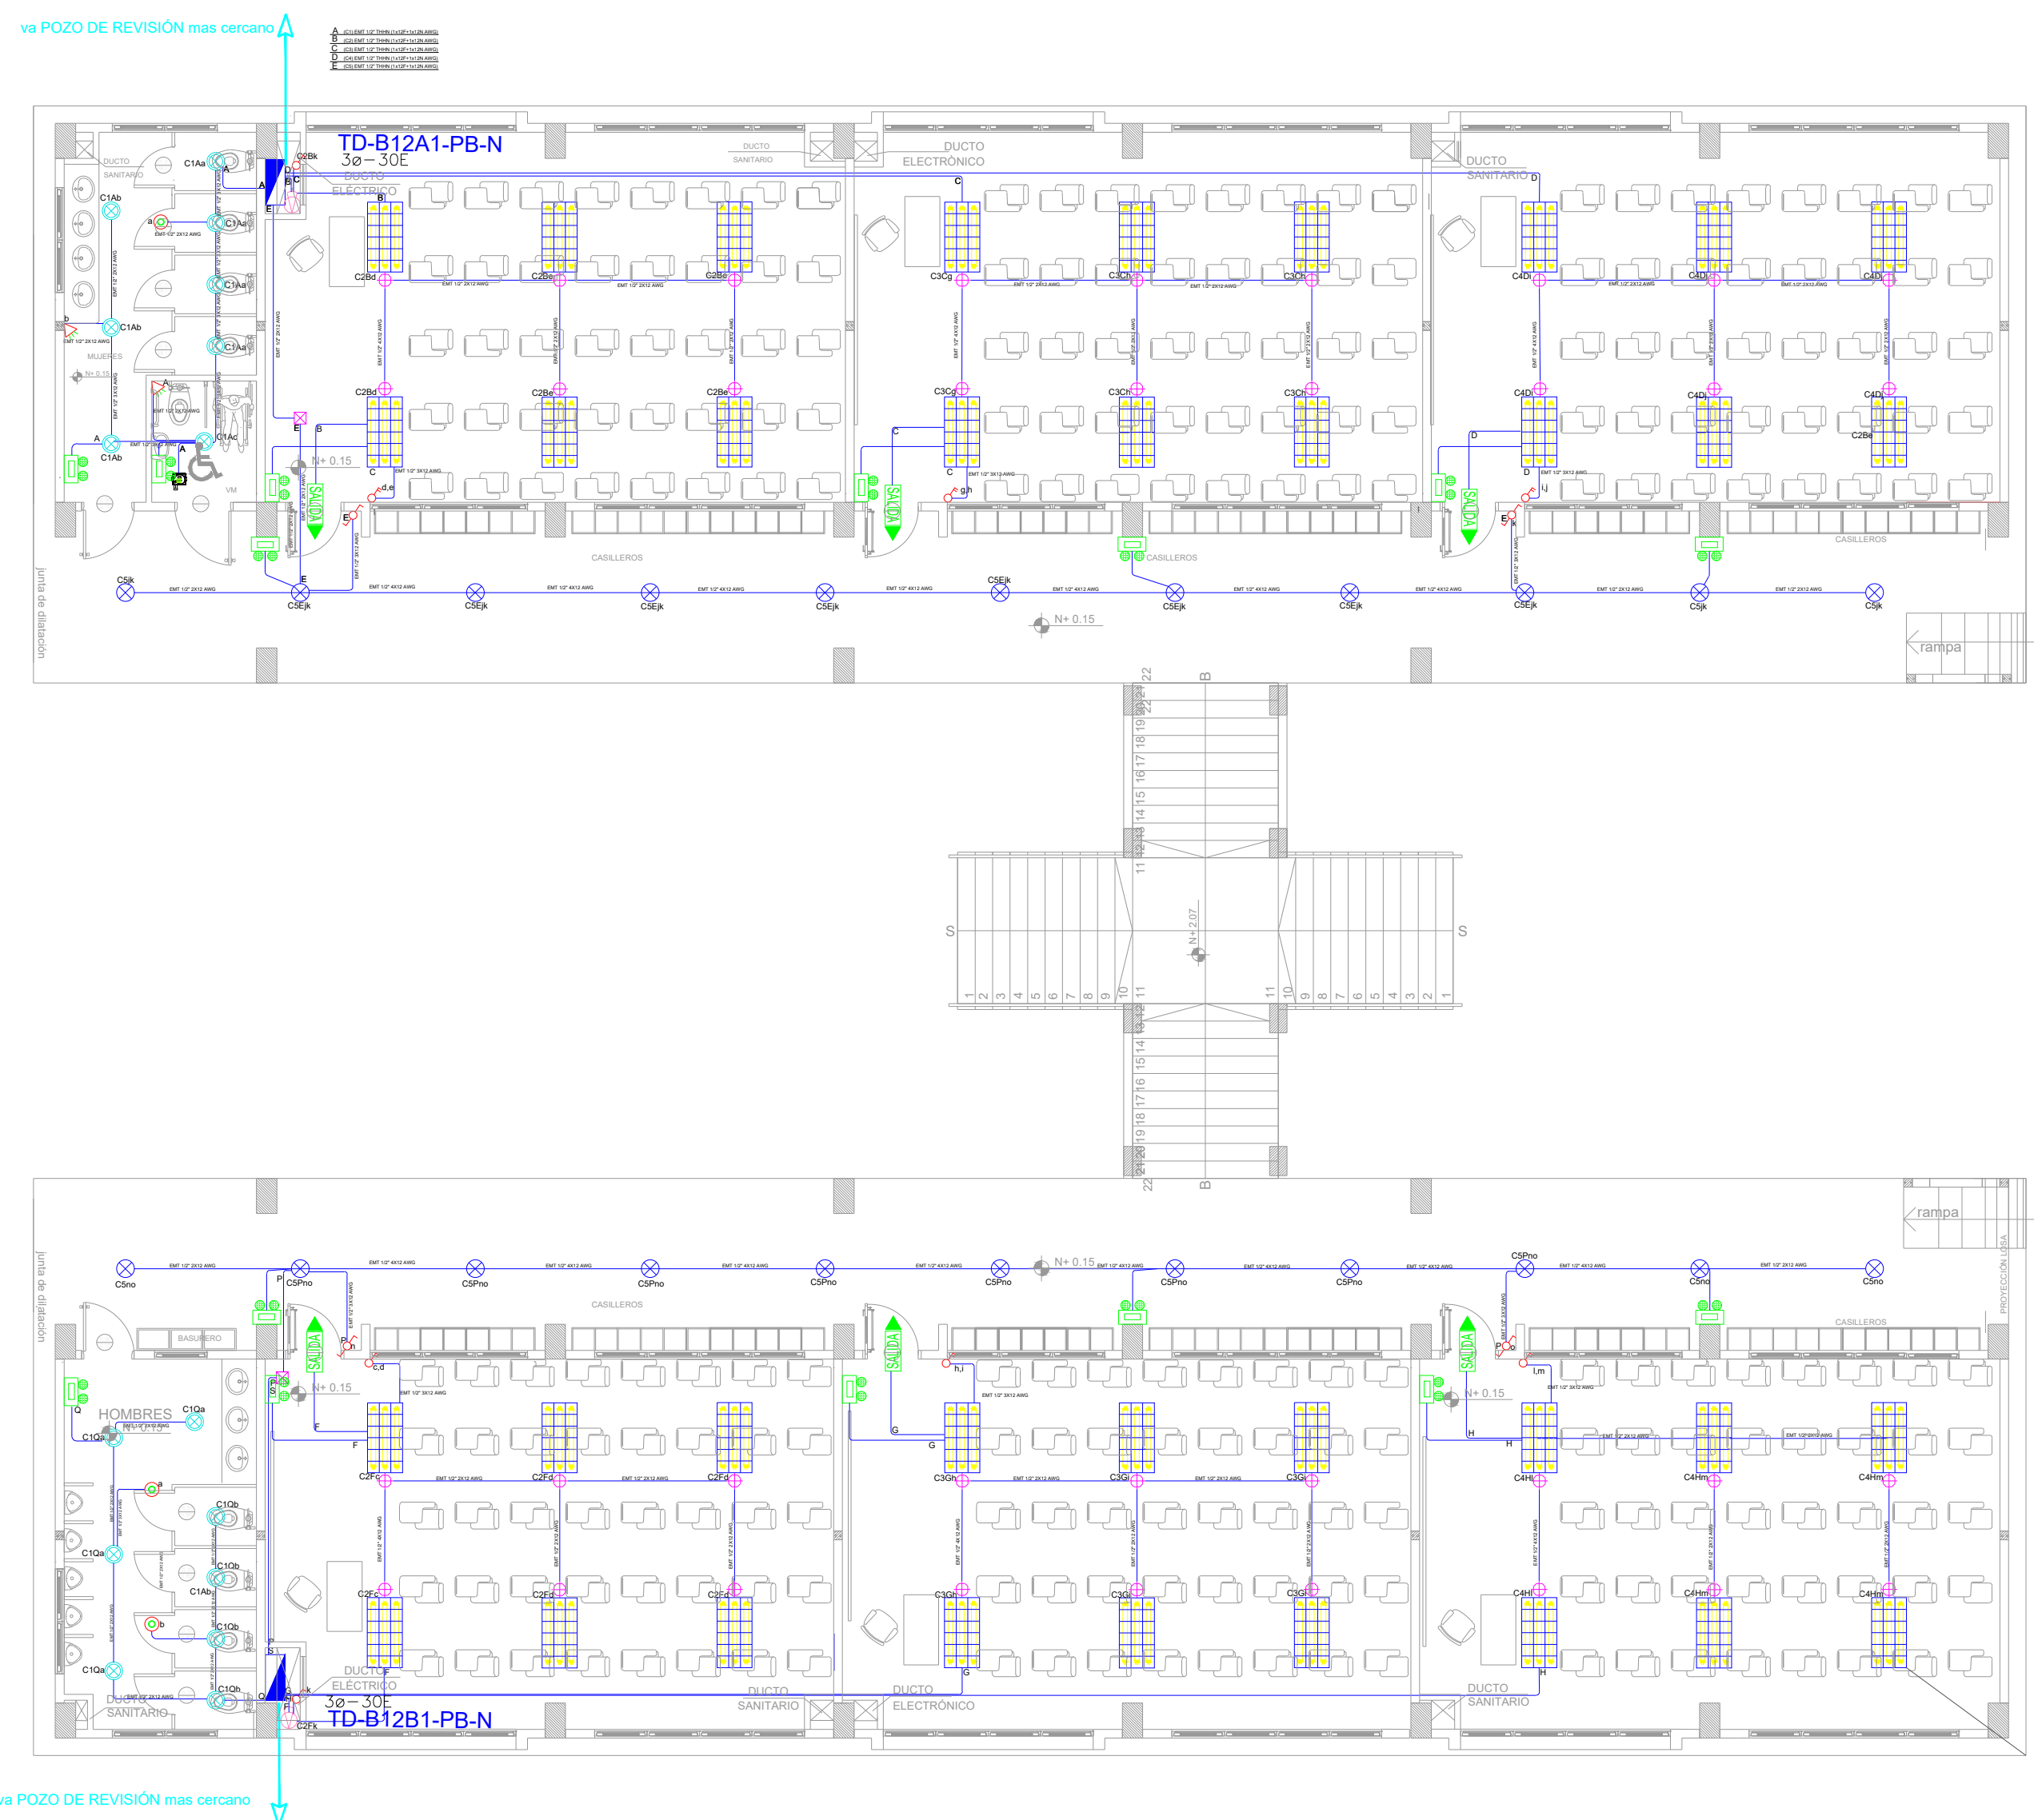




















BLOQUE 1 DE 12 - PLANTA BAJA SISTEMA DE ILUMINACIÓN



SIMBOLOGIA ILUMINACION		
ELEMENTO	DESCRIPCION	CANT.
	Intersección Simple	2
	Intersección Cruzada	2
	Tuberos con tubo de escape y/o de ventilación	2
	Luminaria LED 30W 120V, empotrada	96
	Luminaria Tipo Plafón 1x30W 120V	22
	Luminaria Tipo Coo 1x30W 120V	16
	Adifón de pared 120V"	1
	Sensor de movimiento 30W - 120V	3
	Sensor de movimiento 150 W/PIB	3
	Tubaria EMT 1x1/2 x1/2"	250m
	Caja de paso 1/2x3/4"	1
	Punto Exterior de tado (de iluminación)	1
	Adifón de pared 120V interior	2
	Caja de conexión	37
	Punto Lámpara de Emergencia	14
	Punto Lámpara de Sada	6
	Termoprotección instalada 1P-16A	18
	Termoprotección instalada 1P-20A	19
	Termoprotección instalada 2P-20A	1
	Termoprotección instalada 2P-25A	1

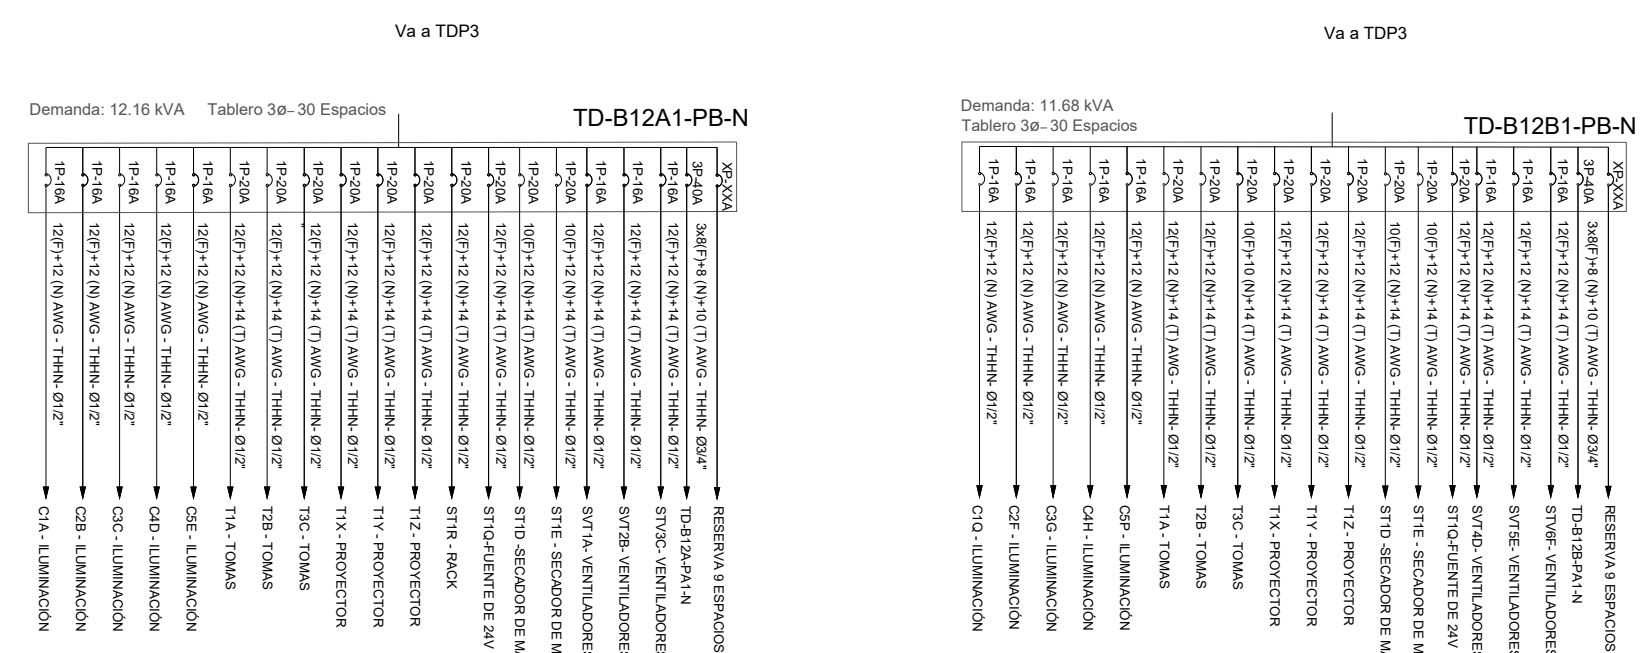


RESPONSABLES:

ARQ. NELSON CAMPOS V.
DIRECTOR DE PROYECTO
EMPRESA CONSULTORA S.A.

ING. HERNAN ERAZO
ADMINISTRADOR DE CONTRATO
#BIRF-8542-SBCC-CF-2019-001

ING. CARLOS SANCHEZ ARBOLEDA
ESPECIALISTA ELÉCTRICO
EMPRESA CONSULTORA S.A.

ING. VINICIO ITAZ
ESPECIALISTA ELÉCTRICO
MINEDUC

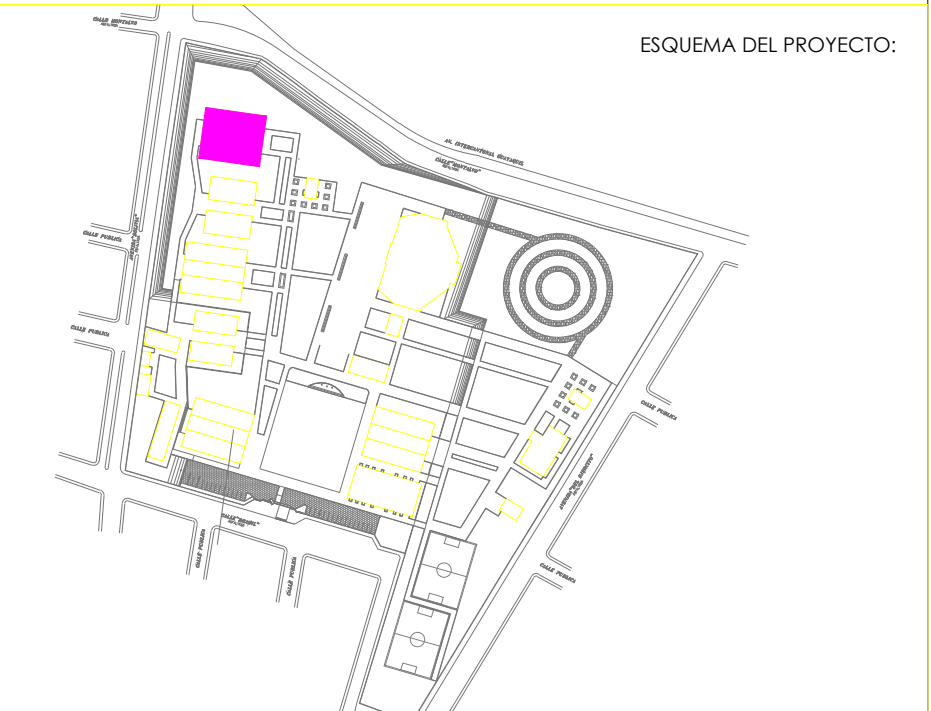

PROYECTO: BIRF-8542-SBCC-CF-2018-030

"INTERVENCIÓN EN LA INFRAESTRUCTURA EXISTENTE Y PROPUESTA PARA LA
REPOTENCIACIÓN DE LA UNIDAD EDUCATIVA NICOLAS INFANTE DIAZ,
UBICADA EN EL CANTÓN QUEVEDO PROVINCIA DE LOS RÍOS Y UNIDAD
EDUCATIVA QUEVEDO UBICADA EN EL CANTÓN QUEVEDO PROVINCIA DE
LOS RÍOS."

UNIDAD EDUCATIVA: UNIDAD EDUCATIVA NICOLAS INFANTE DIAZ

CANTÓN:	PROVINCIA:
QUEVEDO	LOS RÍOS

CONTIENE:

SISTEMA DE ILUMINACIÓN

PLANTA BAJA - BLOQUE 12 AULAS 1

DIAGRAMA UNIFILAR

SIMBOLOGÍA

ESCALA: 1:100	FECHA: 2020	LÁMINA N.º EL-01
----------------------	--------------------	-------------------------

SELLOS MUNICIPALES: