
 














[illegible]

SIMBOLÓGICA CLIMATIZACIÓN Y VENTILACIÓN		
ELEMENTO	DESCRIPCIÓN	
	Sala especial para acondicionamiento, características indicadas en planta	-
	Caja de peso 10/150m	-
	Sala especial para acondicionamiento, caja IP 65, DECE un, características indicadas en planta	-
	Punto de suministro de agua	6
	Unidad evaporadora Split de consola	-
	Unidad condensadora	-
	Ventilador evaporativo-Casasite de baño	-
	Ventilador de extracción tipo hongo	-
	$125^{\circ} = 125^{\circ} \times 167^{\circ} \text{ HANG} - 1140^{\circ} \text{ D30}$	20m
	$2415^{\circ} = 1830^{\circ} \times 1271^{\circ} \text{ HANG} - 1203^{\circ} \text{ D30}$	-
	$125^{\circ} = 125^{\circ} \times 167^{\circ} \text{ HANG} - 1140^{\circ} \text{ D30}$	-
	Sala especial para ventiladores, características indicadas en planta	6
	Recinto ventilador baño (incluye equipo mecánico)	6
	Extractor de baño	-

CUADRO DE EQUIPOS DE AIRE ACONDICIONADO Y VENTILACIÓN									
ITEM	DENOMINACION	UNIDAD	CANTIDAD	CARACTERÍSTICAS MECANICAS		CARACTERÍSTICAS ELECTRICAS		OBSERVACION	
				CAP. BTU/h	CFM / SWP in H2O	FILTRO / dBA	CONSUMO		Ø / V / f
EB-01	Extractor de baño tipo plafon	U	1	N/A	100 CFM @ 0.19 " "	N/A	40 W	1PH 120V 60HZ	
VENT-01	Ventilador de tumbado	U	12	N/A	2,142 CFM	N/A	50 W	1PH 120V 60HZ	


RESPONSABLES:

ARQ. NELSON CAMPOS V.
DIRECTOR DE PROYECTO
EMPRESA CONSULTORA S.A

ING. HERNAN ERAZO
ADMINISTRADOR DE CONTRATO
#BIRF-8542-SBCC-CF-2019-001

ING. CARLOS SANCHEZ ARBOLEDA
ESPECIALISTA ELÉCTRICO
EMPRESA CONSULTORA S.A.

ING. VINICIO ITAZ
ESPECIALISTA ELÉCTRICO
MINEDUC

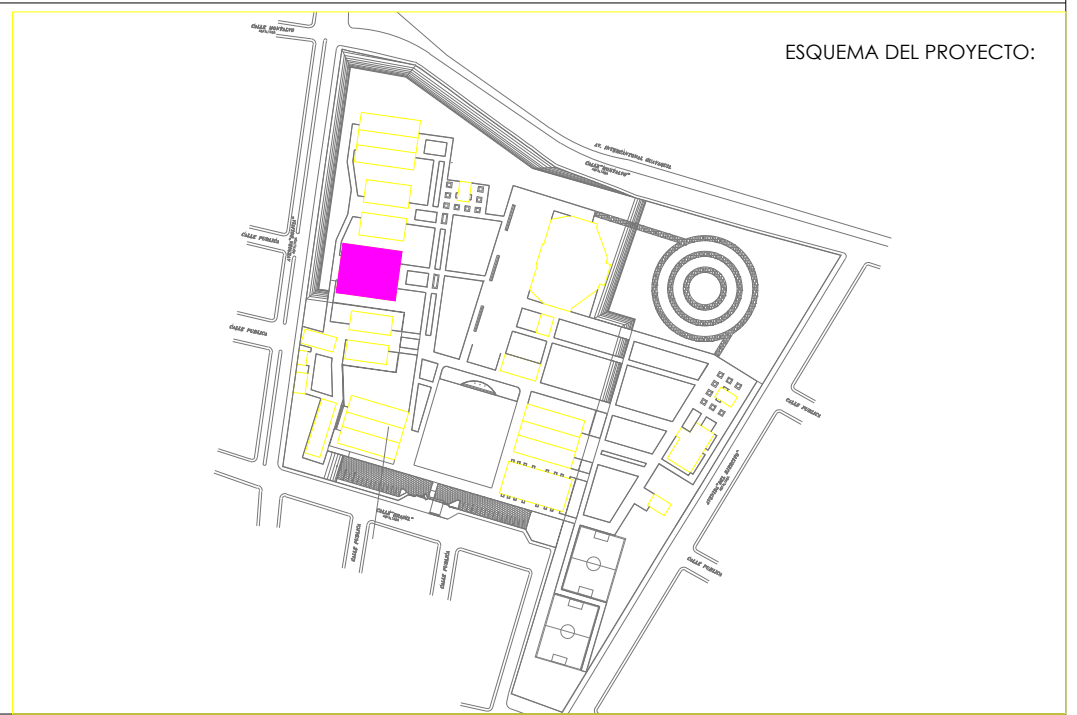

BIRF-8542-SBCC-CF-2018-030

"INTERVENCIÓN EN LA INFRAESTRUCTURA EXISTENTE Y PROPUESTA PARA LA REPOTENCIACIÓN DE LA UNIDAD EDUCATIVA NICOLAS INFANTE DIAZ, UBICADA EN EL CANTÓN QUEVEDO PROVINCIA DE LOS RÍOS Y UNIDAD EDUCATIVA QUEVEDO UBICADA EN EL CANTÓN QUEVEDO PROVINCIA DE LOS RÍOS."

UNIDAD EDUCATIVA:

UNIDAD EDUCATIVA NICOLAS INFANTE DIAZ

CANTÓN: QUEVEDO	PROVINCIA: LOS RÍOS
------------------------	----------------------------

CONTIENE:

SISTEMA MECÁNICO
PLANTA ALTA BLOQUE 12 AULAS 2
SIMBOLOGÍA
CUADRO DE EQUIPOS

ESCALA: 1:100	FECHA: 2020	LÁMINA N.º EL-12
----------------------	--------------------	-------------------------

SELLOS MUNICIPALES: