

MINISTERIO DE EDUCACIÓN




RESPONSABLES:

ARQ. NELSON CAMPOS V.
DIRECTOR DE PROYECTO
EMPRESA CONSULTORA S.A

ING. HERNAN ERAZO
ADMINISTRADOR DE CONTRATO
#BIRF-8542-SBCC-CF-2019-001

ING. CARLOS SANCHEZ ARBOLEDA
ESPECIALISTA ELÉCTRICO
EMPRESA CONSULTORA S.A.

ING. VINICIO ITAZ
ESPECIALISTA ELÉCTRICO
MINEDUC

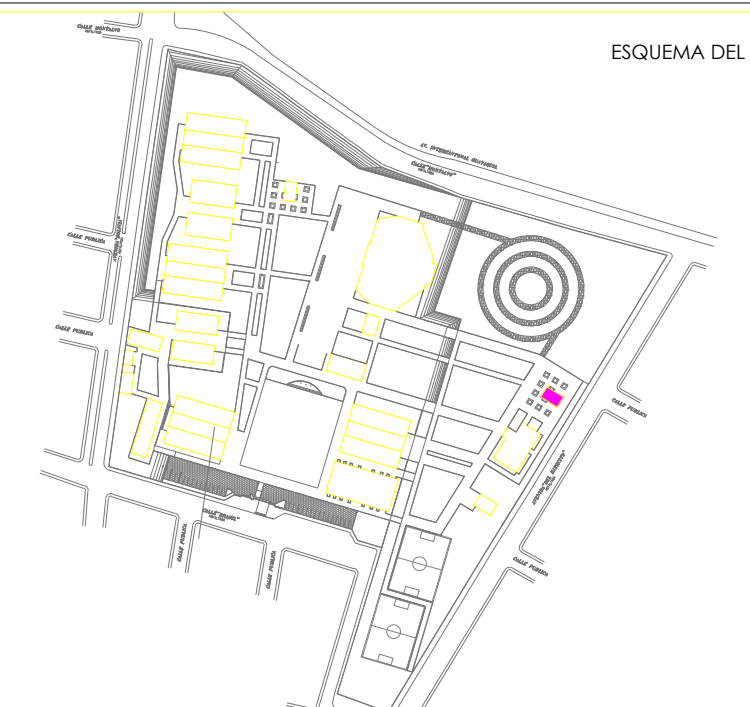

ESQUEMA DEL PROYECTO:

BIRF-8542-SBCC-CF-2018-030

"INTERVENCIÓN EN LA INFRAESTRUCTURA EXISTENTE Y PROPUESTA PARA LA REPOTENCIACIÓN DE LA UNIDAD EDUCATIVA NICOLAS INFANTE DIAZ, UBICADA EN EL CANTÓN QUEVEDO PROVINCIA DE LOS RÍOS Y UNIDAD EDUCATIVA QUEVEDO UBICADA EN EL CANTÓN QUEVEDO PROVINCIA DE LOS RÍOS."

UNIDAD EDUCATIVA:

UNIDAD EDUCATIVA NICOLAS INFANTE DIAZ

CANTÓN:	QUEVEDO	PROVINCIA:	LOS RÍOS
---------	---------	------------	----------

CONTIENE:

BLOQUE BAR 2
SISTEMA DE ILUMINACIÓN
SISTEMA DE FUERZA
SISTEMA MECÁNICO
DIAGRAMA UNIFILAR
SIMBLOGÍA

ESCALA:

1:100

FECHA:

2020

LÁMINA N.º

EL

EL-30

SELLOS MUNICIPALES: