


COMEDOR - SALÓN DE USOS MÚLTIPLES - SISTEMA DE ILUMINACIÓN

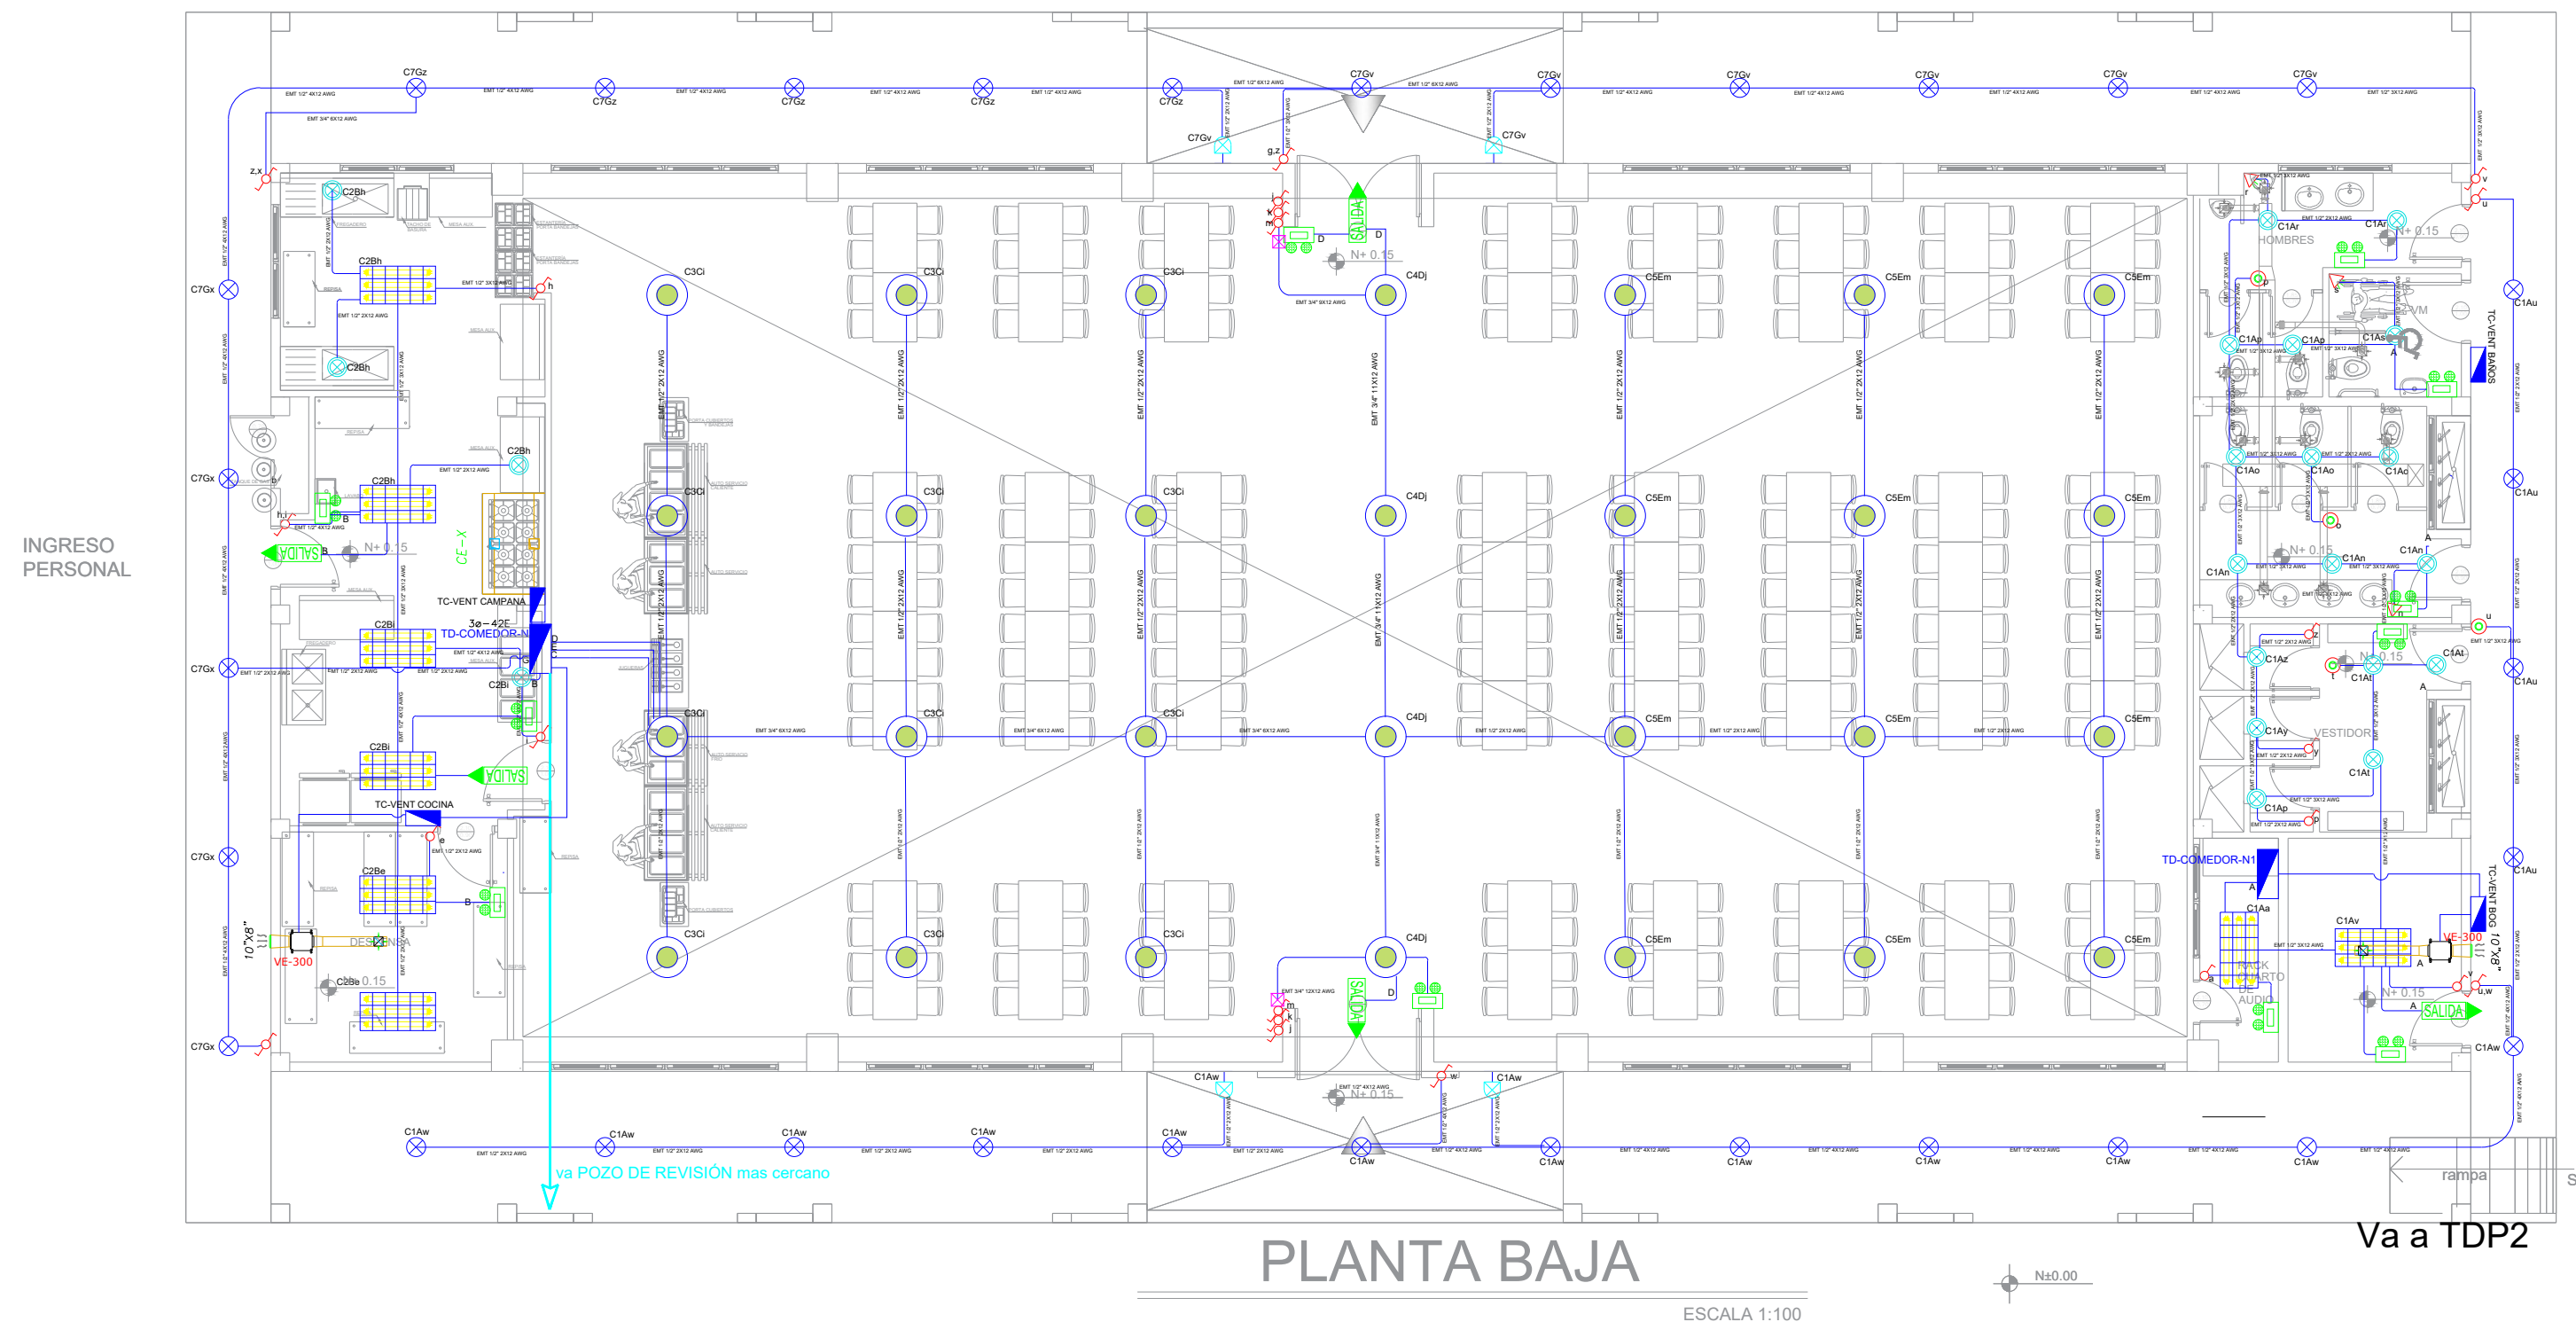

SIMBOLOGIA ILUMINACIÓN		
Interruptor Simple	1	✓
Interruptor Doble	2	✓
Controlador Simple	3	✓
Panel de control de carga	4	✓
Panel de control de carga	5	✓
Luminaria con compo LED 100W 120V original	6	✓
Luminaria LED 300W 120V original	7	✓
Luminaria Tipo Panel 1x1000 120V	8	✓
Luminaria Tipo Clip de Bury 1x1000 120V	9	✓
Atenuador de panel 1000W	10	✓
Sensor de movimiento 100' PIR	11	✓
Sensor de movimiento 100' PIR	12	✓
Tablero 100' 1x1000 120V	13	✓
Cable de paso 100' 120V	14	✓
Panel de control de carga	15	✓
Panel de control de carga	16	✓
Panel de control de carga	17	✓
Panel de control de carga	18	✓
Panel de control de carga	19	✓
Panel de control de carga	20	✓
Panel de control de carga	21	✓
Panel de control de carga	22	✓
Panel de control de carga	23	✓
Panel de control de carga	24	✓
Panel de control de carga	25	✓
Panel de control de carga	26	✓
Panel de control de carga	27	✓
Panel de control de carga	28	✓
Panel de control de carga	29	✓
Panel de control de carga	30	✓
Panel de control de carga	31	✓
Panel de control de carga	32	✓
Panel de control de carga	33	✓
Panel de control de carga	34	✓
Panel de control de carga	35	✓
Panel de control de carga	36	✓
Panel de control de carga	37	✓
Panel de control de carga	38	✓
Panel de control de carga	39	✓
Panel de control de carga	40	✓
Panel de control de carga	41	✓
Panel de control de carga	42	✓
Panel de control de carga	43	✓
Panel de control de carga	44	✓
Panel de control de carga	45	✓
Panel de control de carga	46	✓
Panel de control de carga	47	✓
Panel de control de carga	48	✓
Panel de control de carga	49	✓
Panel de control de carga	50	✓




RESPONSABLES:

ARQ. NELSON CAMPOS V.  
DIRECTOR DE PROYECTO  
EMPRESA CONSULTORA S.A.

ING. HERNAN ERAZO  
ADMINISTRADOR DE CONTRATO  
#BIRF-8542-SBCC-CF-2019-001

ING. CARLOS SANCHEZ ARBOLEDA  
EMPRESA CONSULTORA S.A.

ING. VINICIO ITAZ  
ESPECIALISTA ELÉCTRICO  
MINEDUC

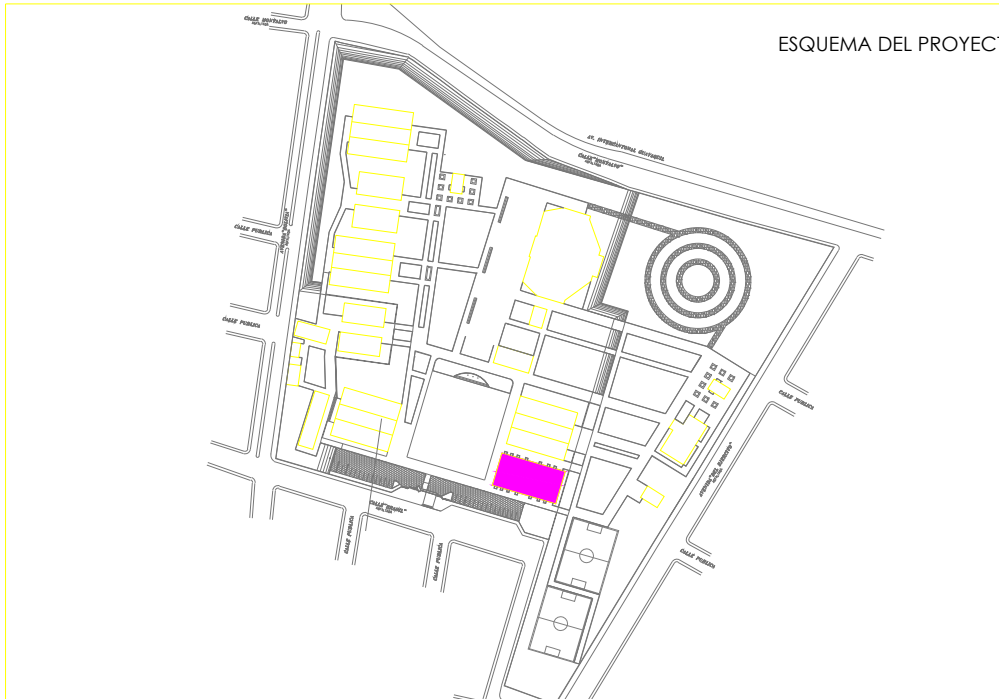

BIRF-8542-SBCC-CF-2018-030

"INTERVENCIÓN EN LA INFRAESTRUCTURA EXISTENTE Y PROPUESTA PARA LA REPOTENCIACIÓN DE LA UNIDAD EDUCATIVA NICOLÁS INFANTE DÍAZ, UBICADA EN EL CANTÓN QUEVEDO PROVINCIA DE LOS RÍOS Y UNIDAD EDUCATIVA QUEVEDO UBICADA EN EL CANTÓN QUEVEDO PROVINCIA DE LOS RÍOS."

UNIDAD EDUCATIVA:  
UNIDAD EDUCATIVA NICOLÁS INFANTE DÍAZ

CANTÓN: QUEVEDO

PROVINCIA: LOS RÍOS

CONTIENE:

BLOQUE COMEDOR - SALÓN DE USO MÚLTIPLE  
SISTEMA DE ILUMINACIÓN  
DIAGRAMA UNIFILAR  
SIMBOLOGÍA

ESCALA: 1:100

FECHA: 2020

LÁMINA N.º EL-31

SELLOS MUNICIPALES:

