


BLOQUE 2 DE 12 - PLANTA ALTA SISTEMA DE FUERZA

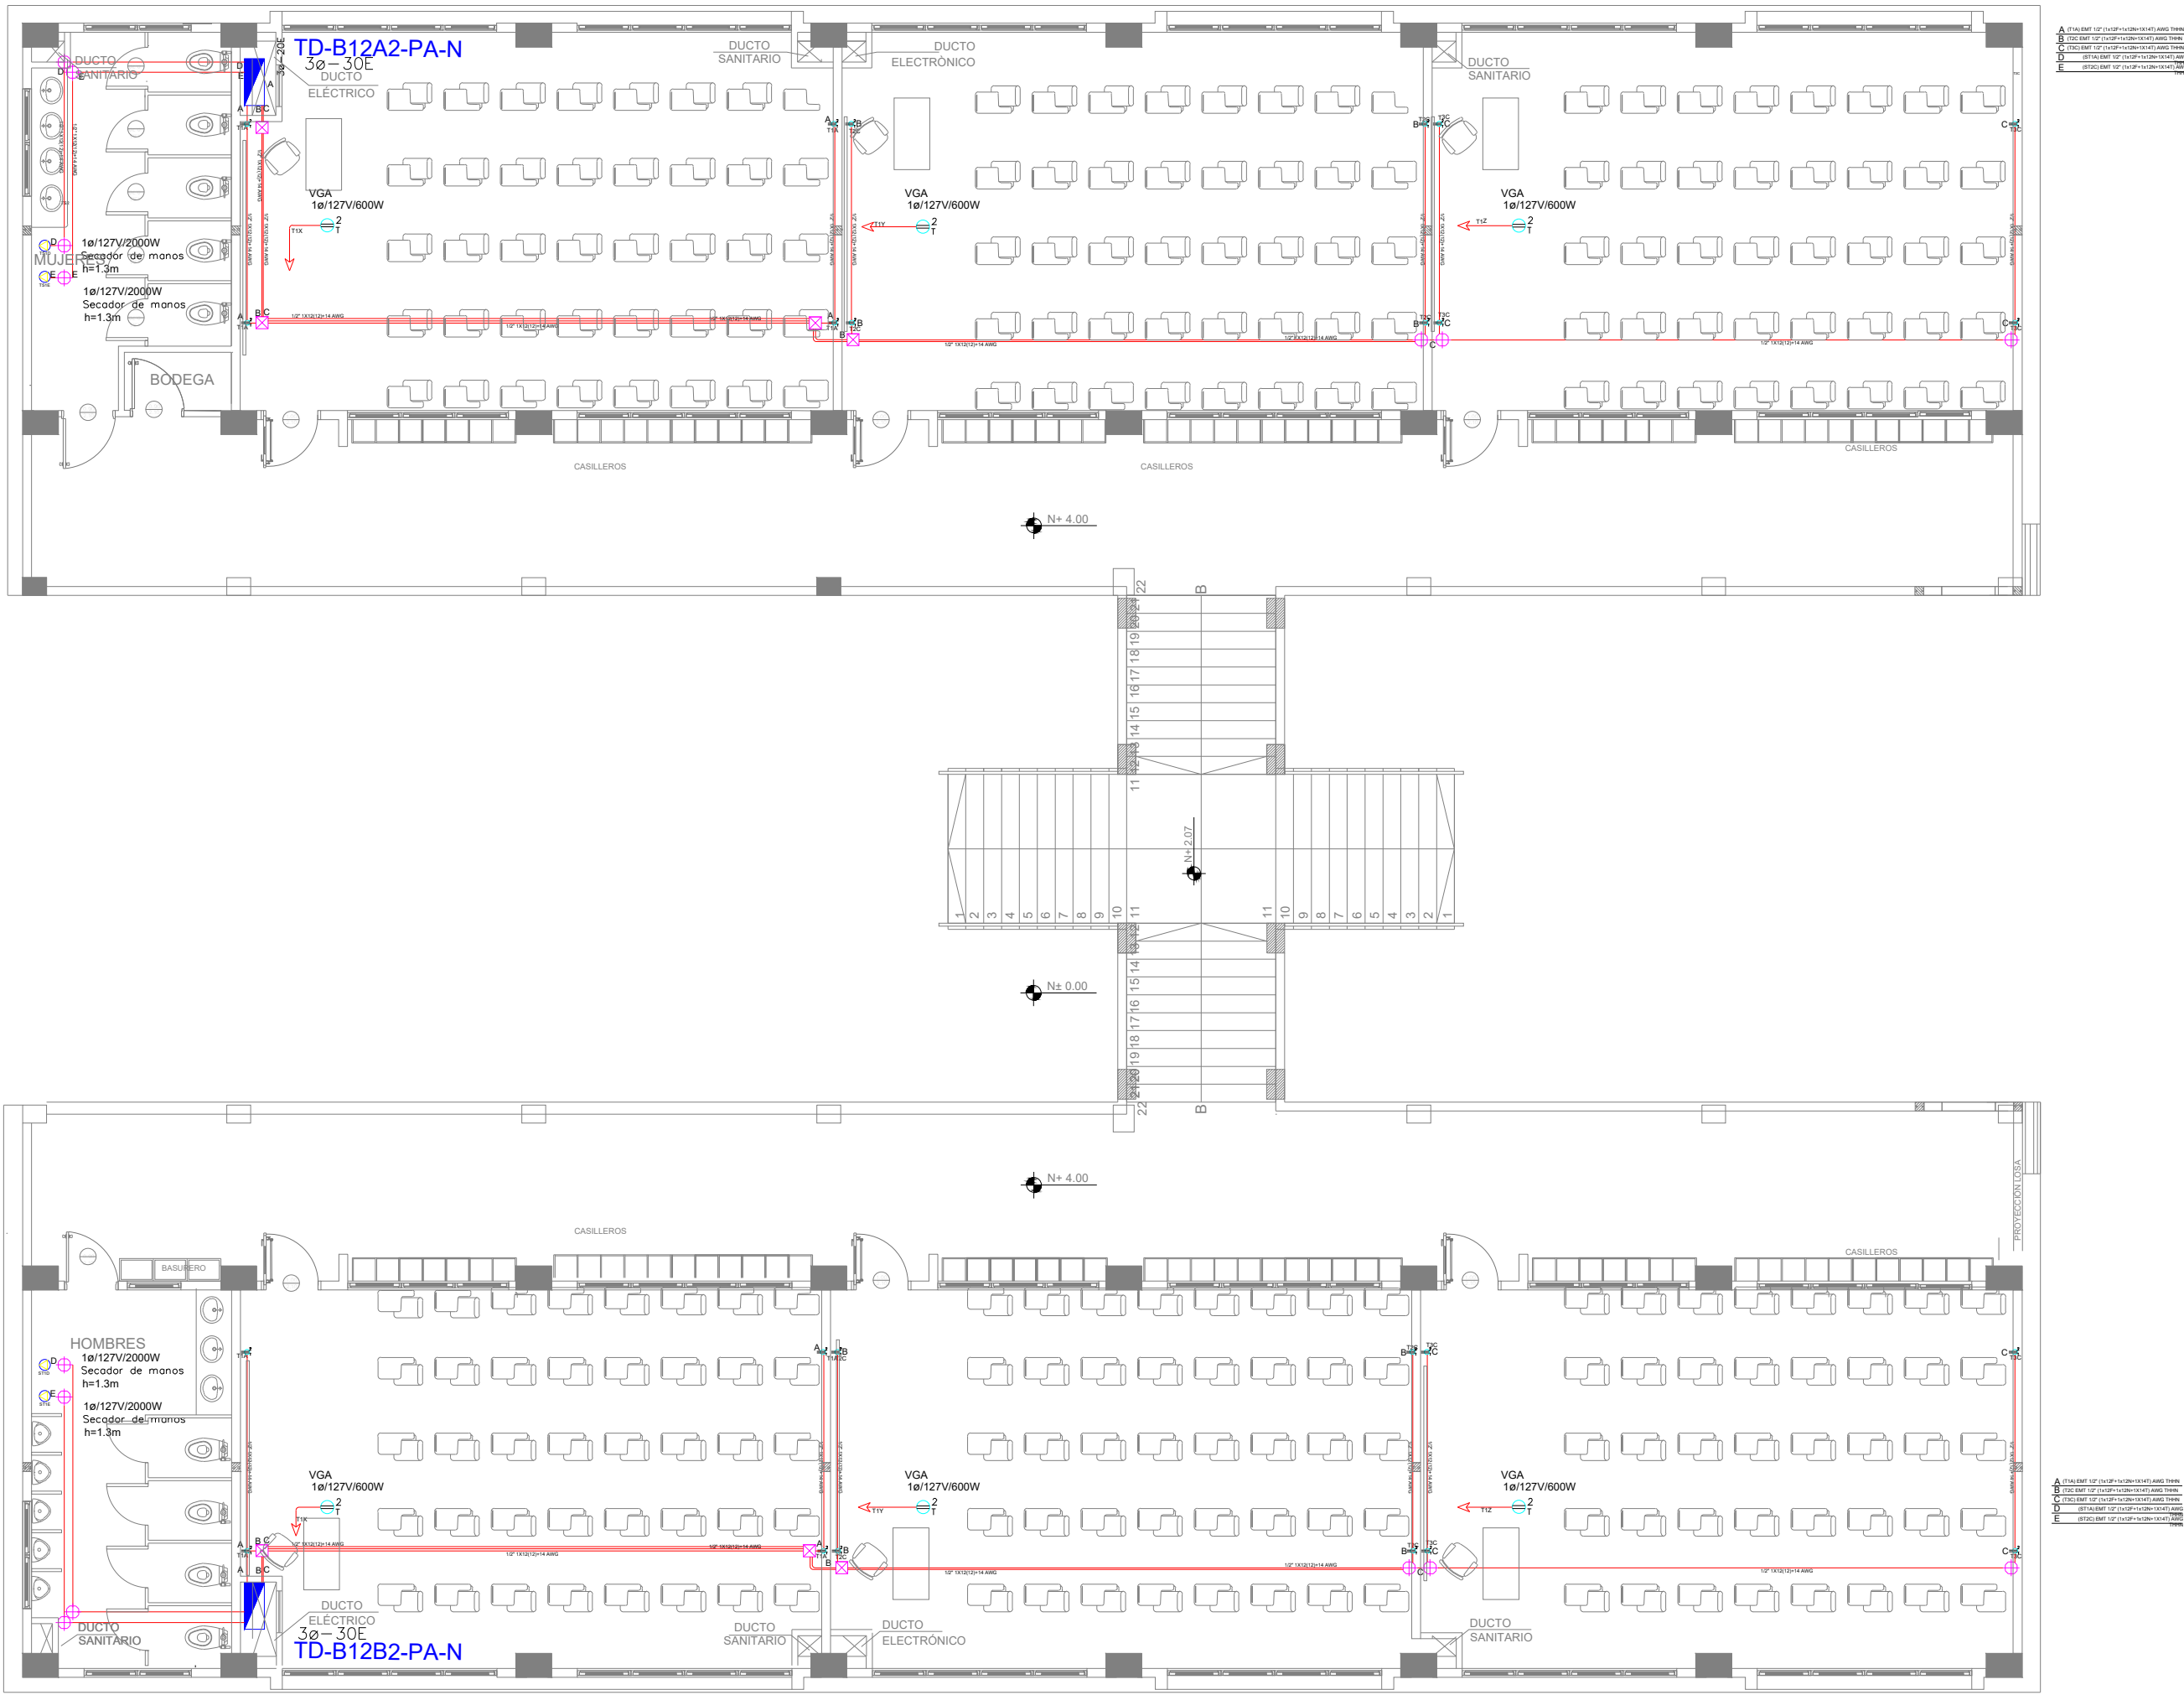

SIMBOLOGIA SISTEMA FUERZA NORMAL		
ELEMENTO	DESCRIPCION	CANT
	Transmision de datos	24
	Transmision de datos	-
	Transmision de datos	6
	Transmision de datos	-
	Transmision de datos	2
	Transmision de datos	400
	Transmision de datos	-
	Transmision de datos	6
	Transmision de datos	4

MINISTERIO DE EDUCACIÓN




RESPONSABLES:

ARQ. NELSON CAMPOS V.  
ESPECIALISTA ELÉCTRICO  
EMPRESA CONSULTORA S.A.

ING. HERNAN ERAZO  
ADMINISTRADOR DE CONTRATO  
#BIRF-8542-SBCC-CF-2019-001

ING. CARLOS SANCHEZ ARBOLEDA  
EMPRESA CONSULTORA S.A.

ING. VINICIO ITAZ  
ESPECIALISTA ELÉCTRICO  
MINEDUC

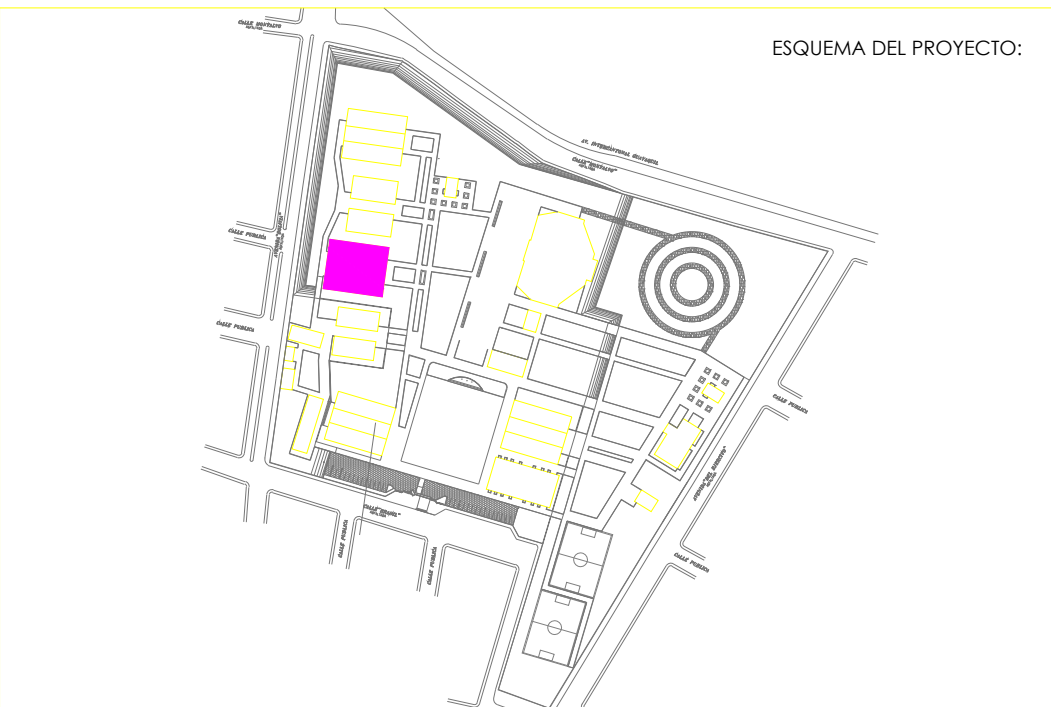

BIRF-8542-SBCC-CF-2018-030

"INTERVENCIÓN EN LA INFRAESTRUCTURA EXISTENTE Y PROPUESTA PARA LA REPOTENCIACIÓN DE LA UNIDAD EDUCATIVA NICOLAS INFANTE DIAZ, UBICADA EN EL CANTÓN QUEVEDO PROVINCIA DE LOS RÍOS Y UNIDAD EDUCATIVA QUEVEDO UBICADA EN EL CANTÓN QUEVEDO PROVINCIA DE LOS RÍOS."

UNIDAD EDUCATIVA:

UNIDAD EDUCATIVA NICOLAS INFANTE DIAZ

CANTÓN:

QUEVEDO

PROVINCIA:

LOS RÍOS

CONTIENE:

SISTEMA DE FUERZA  
PLANTA ALTA BLOQUE 12 AULAS 2  
SIMBOLOGÍA

ESCALA:

1:100

FECHA:

2020

LÁMINA N.º

EL-11

SELLOS MUNICIPALES: