


BLOQUE 4 DE 12 - PLANTA ALTA SISTEMA DE FUERZA

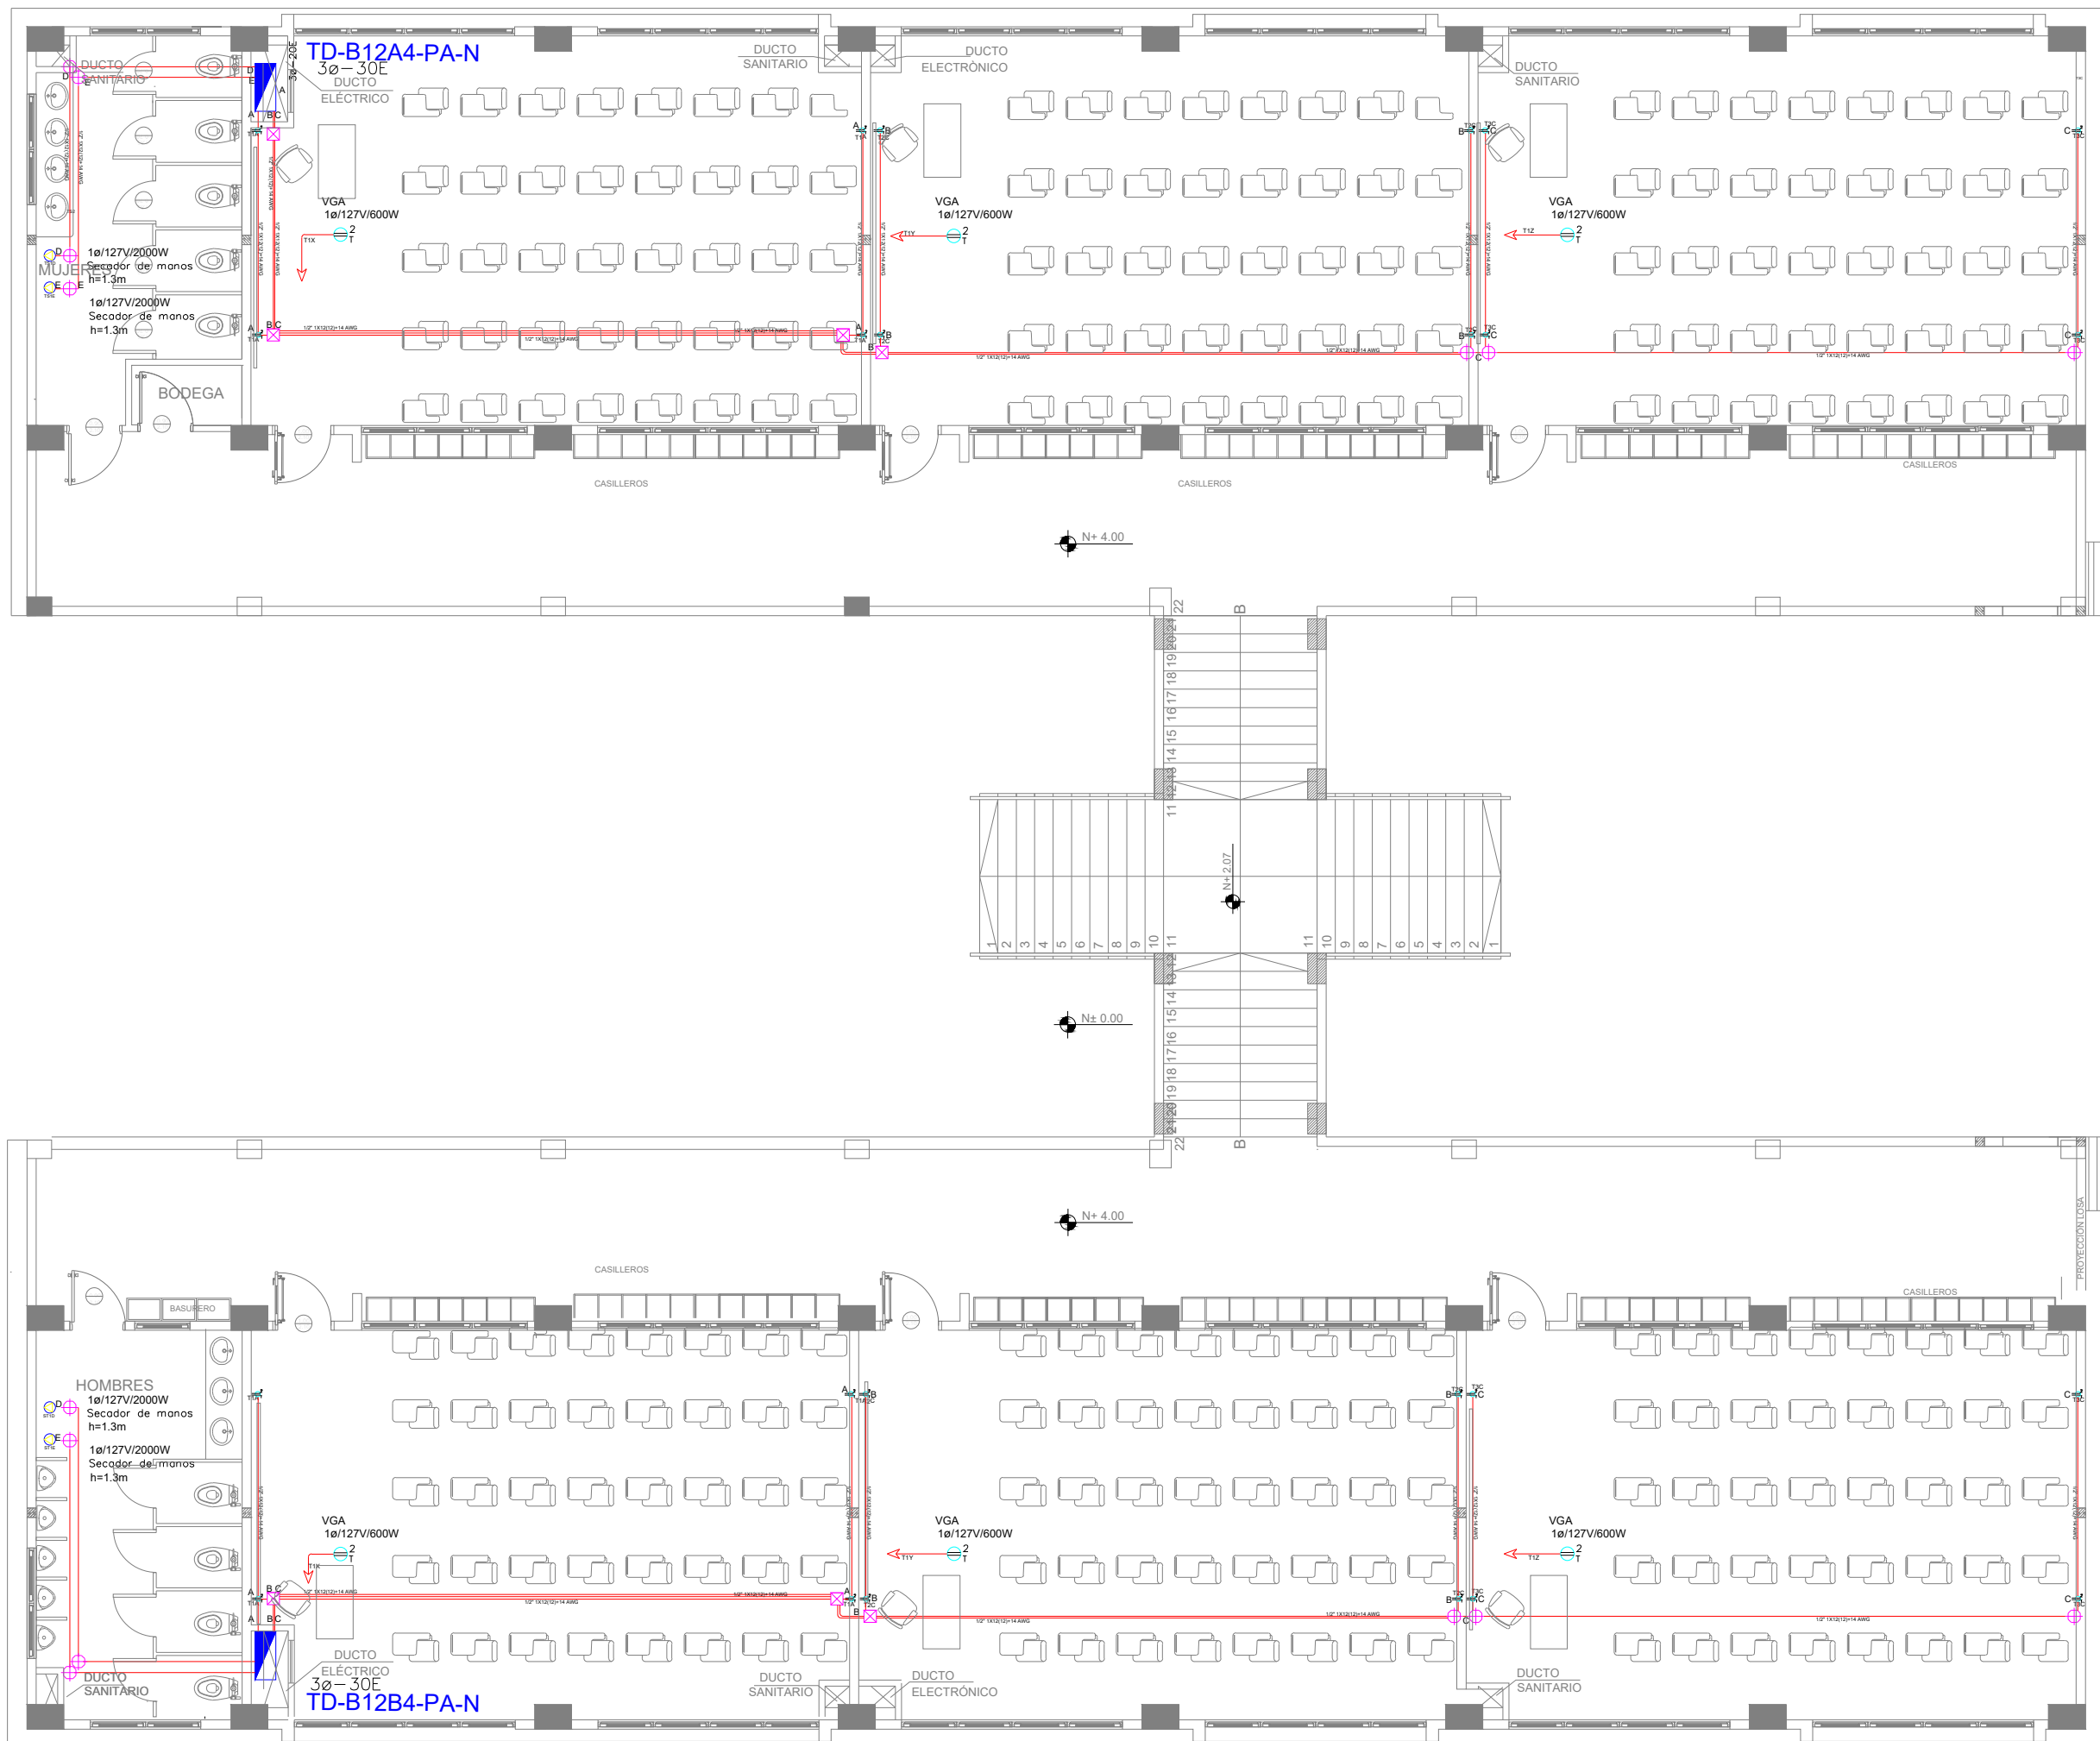

SIMBOLOGÍA SISTEMA FUERZA NORMAL		
LEYENDA	DESCRIPCION	CANT.
	Transmisor de onda polarizado con tierra	18
	Transmisor de onda polarizado con tierra de piso	18
	Transmisor de onda polarizado con tierra para techo	18
	Transmisor de onda polarizado con tierra sobre metal	18
	Tablero de onda de onda - Sistema normal de onda - 18kV - 27kV - 600W	2
	Tablero 12" Control DMT 12" por ancho o panel	400
	Tablero 12" Control DMT 12" por piso	1
	Caja de paso 12x12cm	4
	Salida especial, cancelación indicada en planta	4

MINISTERIO DE EDUCACIÓN




RESPONSABLES:

ARQ. NELSON CAMPOS V.
ADMINISTRADOR DE CONTRATO
EMPRESA CONSULTORA S.A.

ING. HERNAN ERAZO
ADMINISTRADOR DE CONTRATO
#BIRF-8542-SBCC-CF-2019-001

ING. CARLOS SANCHEZ ARBOLEDA
ESPECIALISTA ELÉCTRICO
EMPRESA CONSULTORA S.A.

ING. VINICIO ITAZ
ESPECIALISTA ELÉCTRICO
MINEDUC

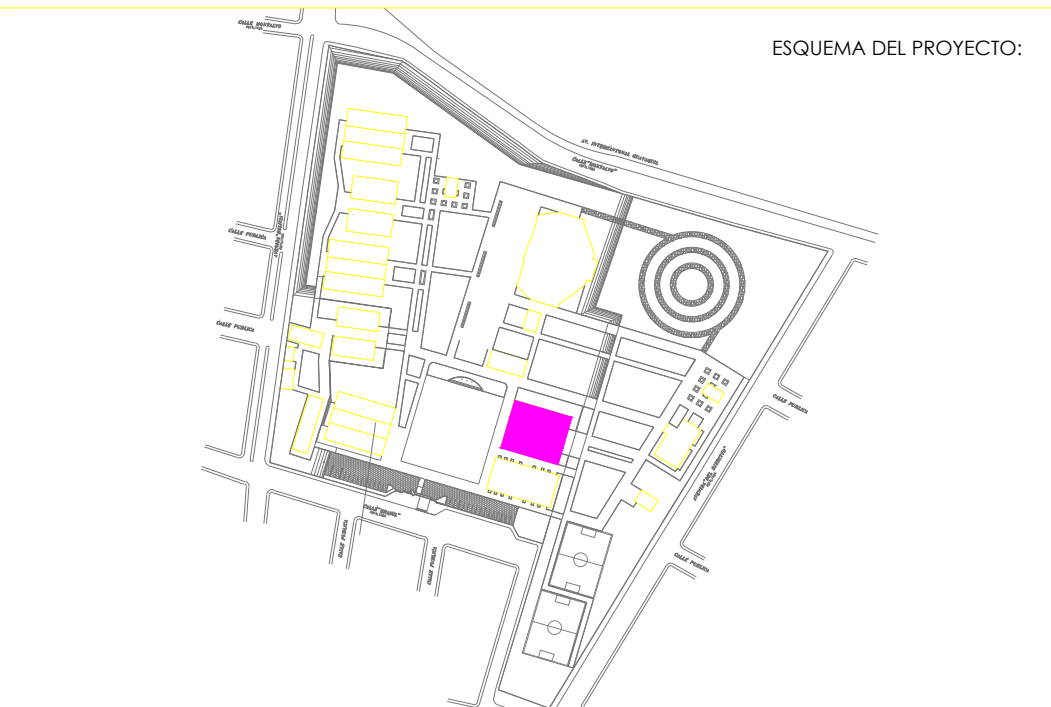

BIRF-8542-SBCC-CF-2018-030

"INTERVENCIÓN EN LA INFRAESTRUCTURA EXISTENTE Y PROPUESTA PARA LA REPOTENCIACIÓN DE LA UNIDAD EDUCATIVA NICOLAS INFANTE DIAZ, UBICADA EN EL CANTÓN QUEVEDO PROVINCIA DE LOS RÍOS Y UNIDAD EDUCATIVA QUEVEDO UBICADA EN EL CANTÓN QUEVEDO PROVINCIA DE LOS RÍOS."

UNIDAD EDUCATIVA:

UNIDAD EDUCATIVA NICOLAS INFANTE DIAZ

CANTÓN:

QUEVEDO

PROVINCIA:

LOS RÍOS

CONTIENE:

SISTEMA DE FUERZA
PLANTA ALTA BLOQUE 12 AULAS 4
SIMBOLOGÍA

ESCALA:

1:100

FECHA:

2020

LÁMINA N.º

EL-23

SELLOS MUNICIPALES: