

RESPONSABLES


ARQ. JOSÉ V. PADILLA
DIRECTOR DE PROYECTO
EMPRESA CONSULTORA SEG S.A

HERNÁN ERAZO VILLACRESES
ADMINISTRADOR DE CONTRATO
BIRF-8542-SBCC-CF-2017-016

ARQ. FERNANDO ARGUELLO
ARQUITECTO DISEÑADOR
EMPRESA CONSULTORA SEG S.A

ARQ. ANDRÉS ARAGUILLIN CALVA
ESPECIALISTA ARQUITECTÓNICO
MINEDUC

ESQUEMA REFERENCIAL DEL PROYECTO:

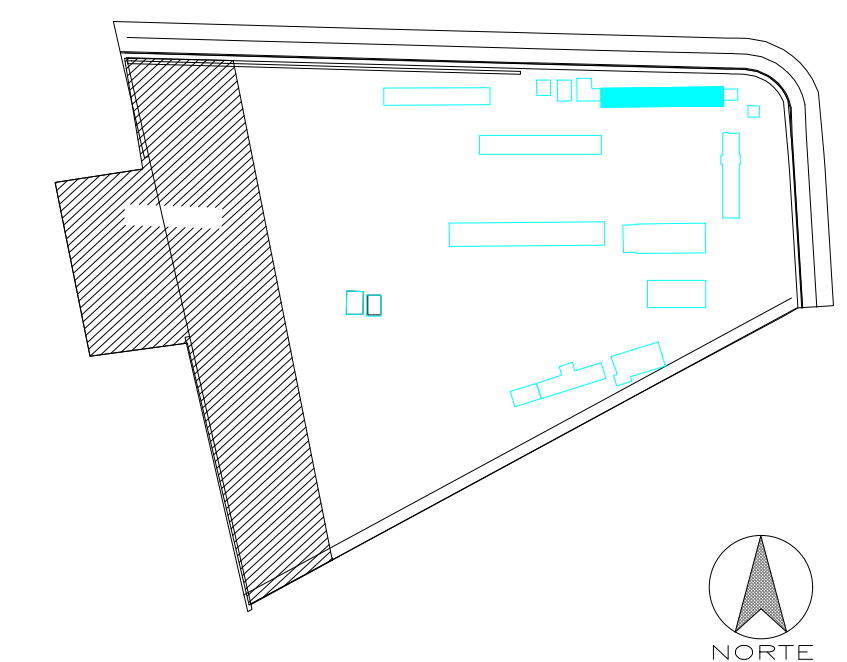

PROYECTO: BIRF-8542-SBCC-CF-2017-016
CONSULTORÍA PARA LA INTERVENCIÓN EN LA INFRAESTRUCTURA
EXISTENTE Y PROPUESTA PARA LA REPOTENCIACIÓN DE LA UNIDAD
EDUCATIVA JOSÉ MARÍA VELASCO IBARRA, UBICADA EN EL CANTÓN MILAGRO
PROVINCIA DEL GUAYAS


UNIDAD EDUCATIVA:
"UNIDAD EDUCATIVA JOSÉ MARÍA VELASCO IBARRA"

CANTÓN: MILAGRO PROVINCIA: GUAYAS

CONTIENE:
BLOQUE 1
DETALLE PUERTAS


ESCALA:	FECHA:	LÁMINA N.º
INDICADAS	2019	A-DE-09

SELLOS MUNICIPALES:

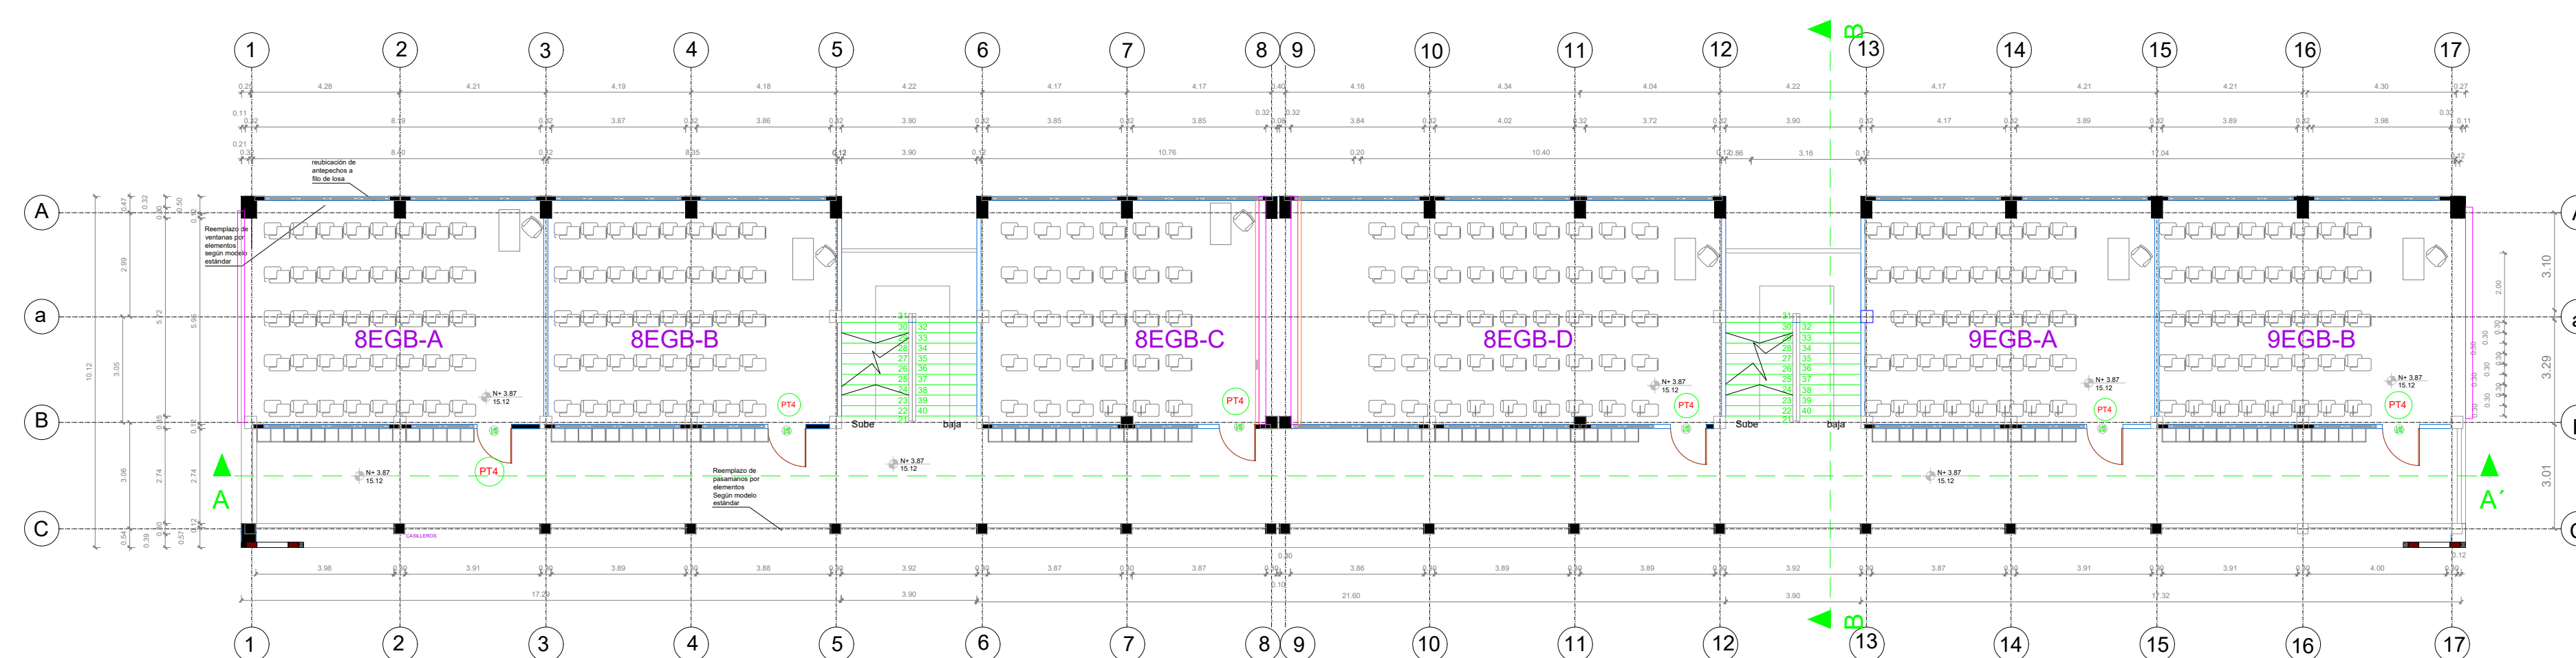


PRIMERA PLANTA ALTA

ESCALA 1:150

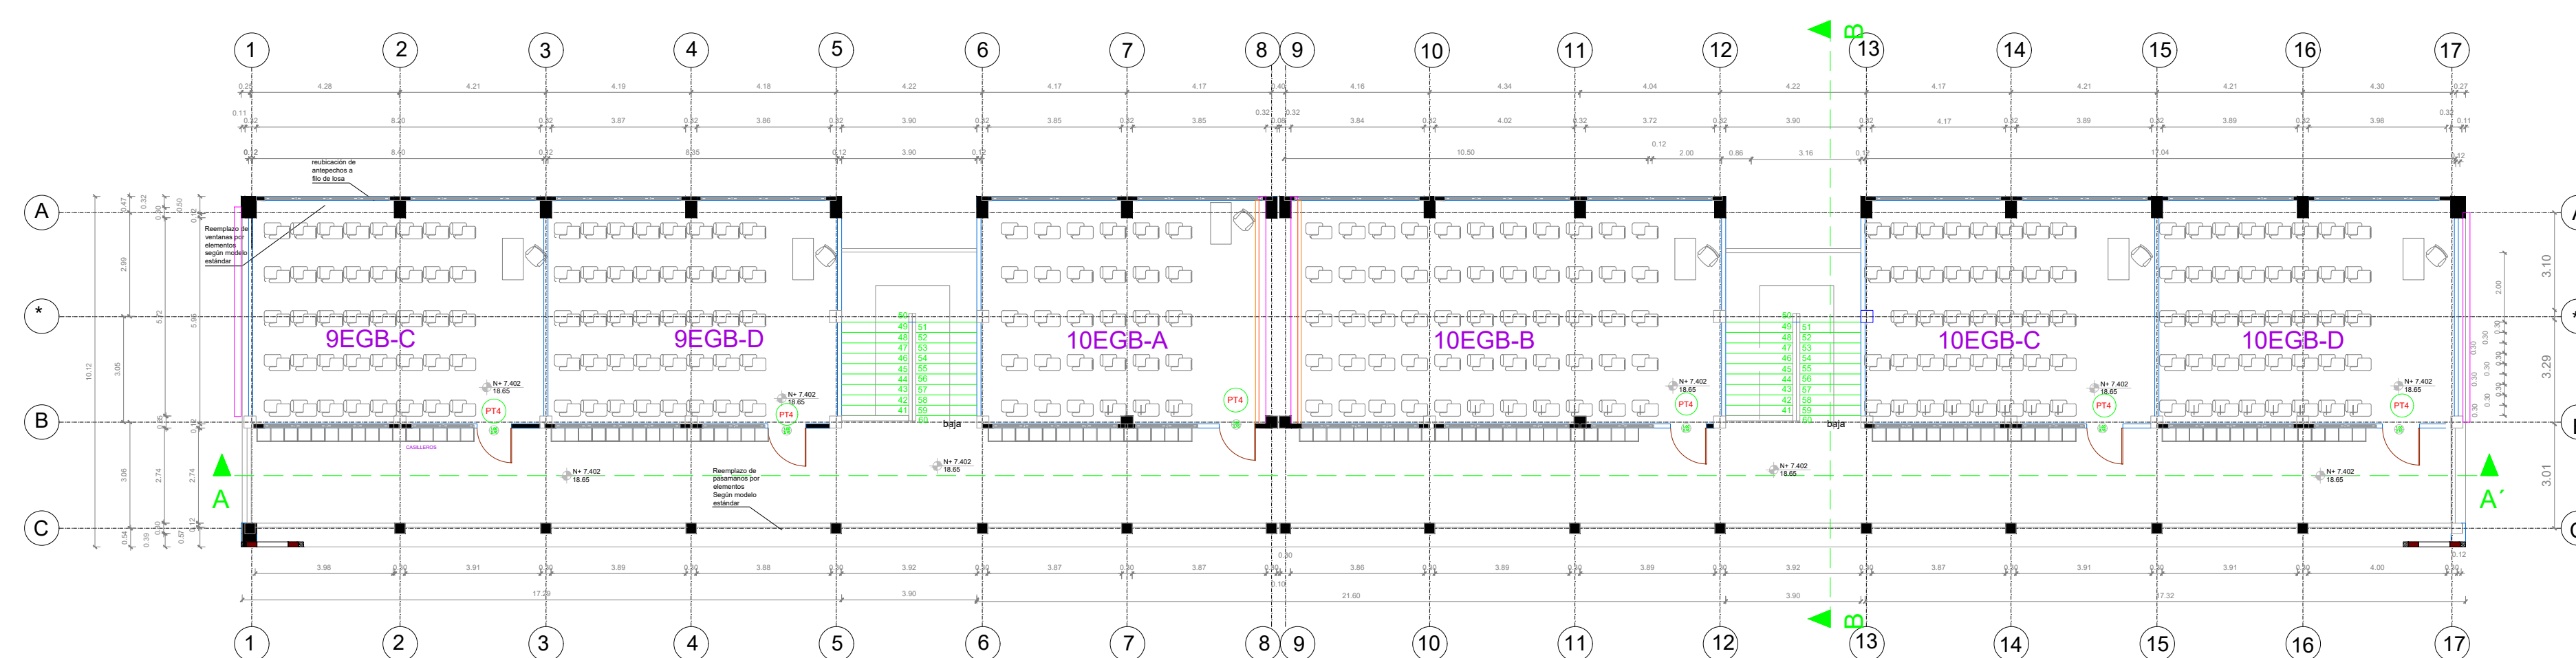


SEGUNDA PLANTA ALTA

ESCALA 1:150

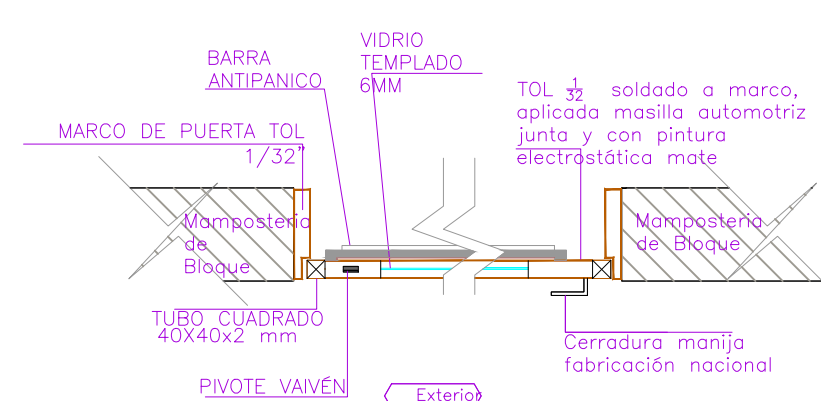

CORTE X - X'
SIN ESCALA

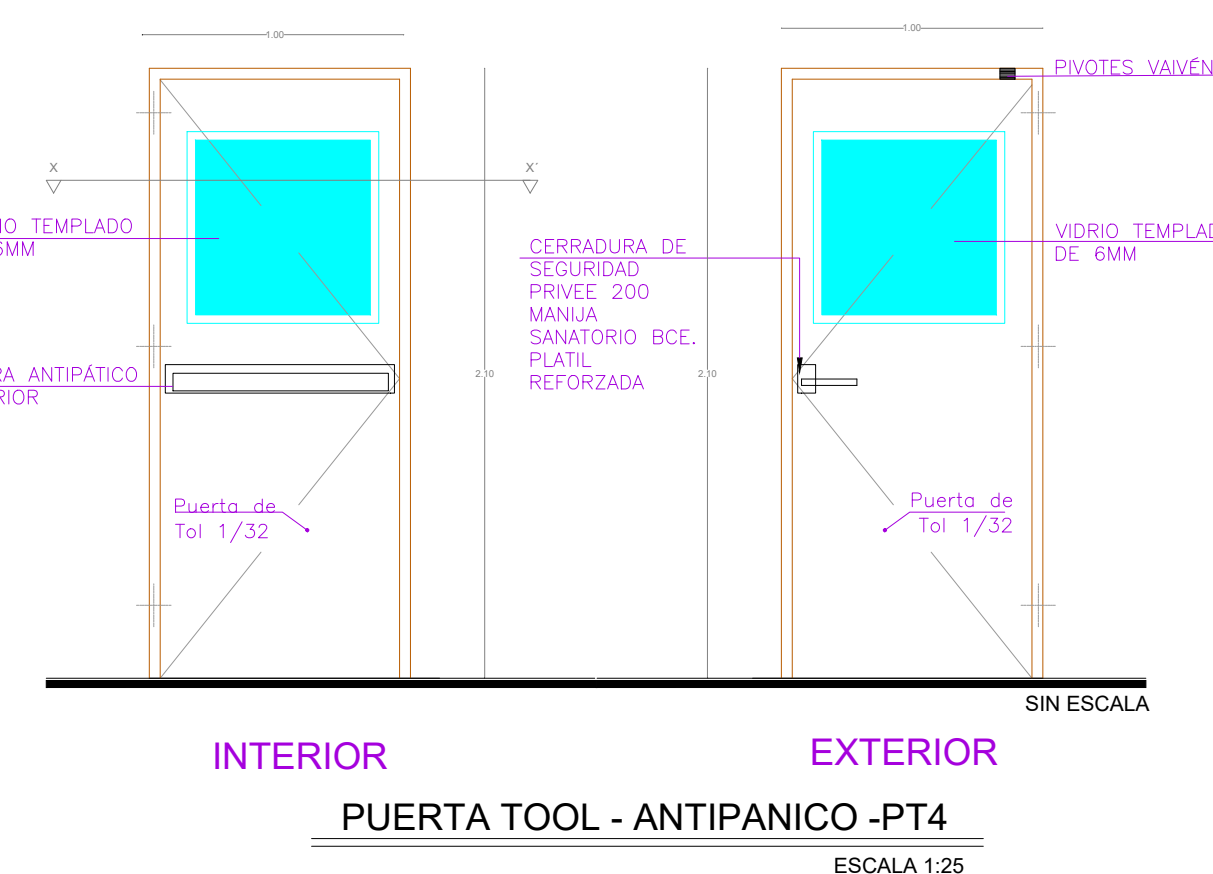

INTERIOR EXTERIOR
PUERTA TOOL - ANTIPANICO -PT4

ESCALA 1:25

CUADRO DE CLASIFICACIÓN DE PUERTAS

BLOQUE 1

NOMBRE	CANTIDAD	DIMENSIONES		ESPECIFICACIONES GENERALES	OBSERVACIONES
		ANCHO	ALTO		
PT4	12	1	2.10	Puerta antipánico	2.1
PT33	0	0.7	2.10	Puerta de tol 1/32mm ; estructura en tubo cuadrado de 40mm x 40mm x 2mm ;pintura eletroctatica mate	1.47