

RESPONSABLES


ARQ. JOSÉ V. PADILLA
DIRECTOR DE PROYECTO
EMPRESA CONSULTORA SEG S.A

HERNÁN ERAZO VILLACRESES
ADMINISTRADOR DE CONTRATO
BIRF-8542-SBCC-CF-2017-016

ARQ. FERNANDO ARGUELLO
ARQUITECTO DISEÑADOR
EMPRESA CONSULTORA SEG S.A

ARQ. ANDRÉS ARAGUILLIN CALVA
ESPECIALISTA ARQUITECTÓNICO
MINEDUC

ESQUEMA REFERENCIAL DEL PROYECTO:

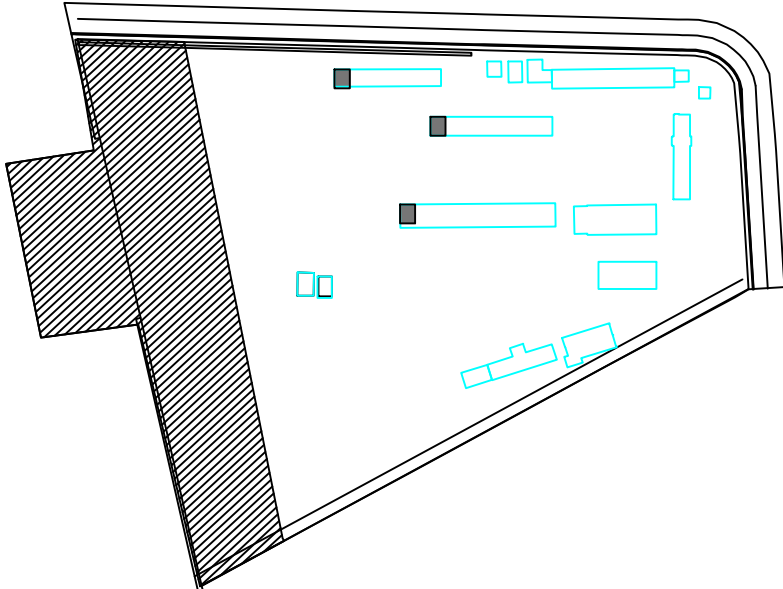

PROYECTO: BIRF-8542-SBCC-CF-2017-016
CONSULTORÍA PARA LA INTERVENCIÓN EN LA INFRAESTRUCTURA EXISTENTE Y PROPUESTA PARA LA REPOTENCIACIÓN DE LA UNIDAD EDUCATIVA JOSÉ MARÍA VELASCO IBARRA, UBICADA EN EL CANTÓN MILAGRO, PROVINCIA DEL GUAYAS


UNIDAD EDUCATIVA:
"UNIDAD EDUCATIVA JOSÉ MARÍA VELASCO IBARRA"

CANTÓN: MILAGRO PROVINCIA: GUAYAS

CONTIENE:
BLOQUE BAÑOS 2 - 3 -4
DETALLES DE VENTANAS


ESCALA:	FECHA:	LÁMINA N.º
INDICADAS	2019	A-DE-55

SELLOS MUNICIPALES:

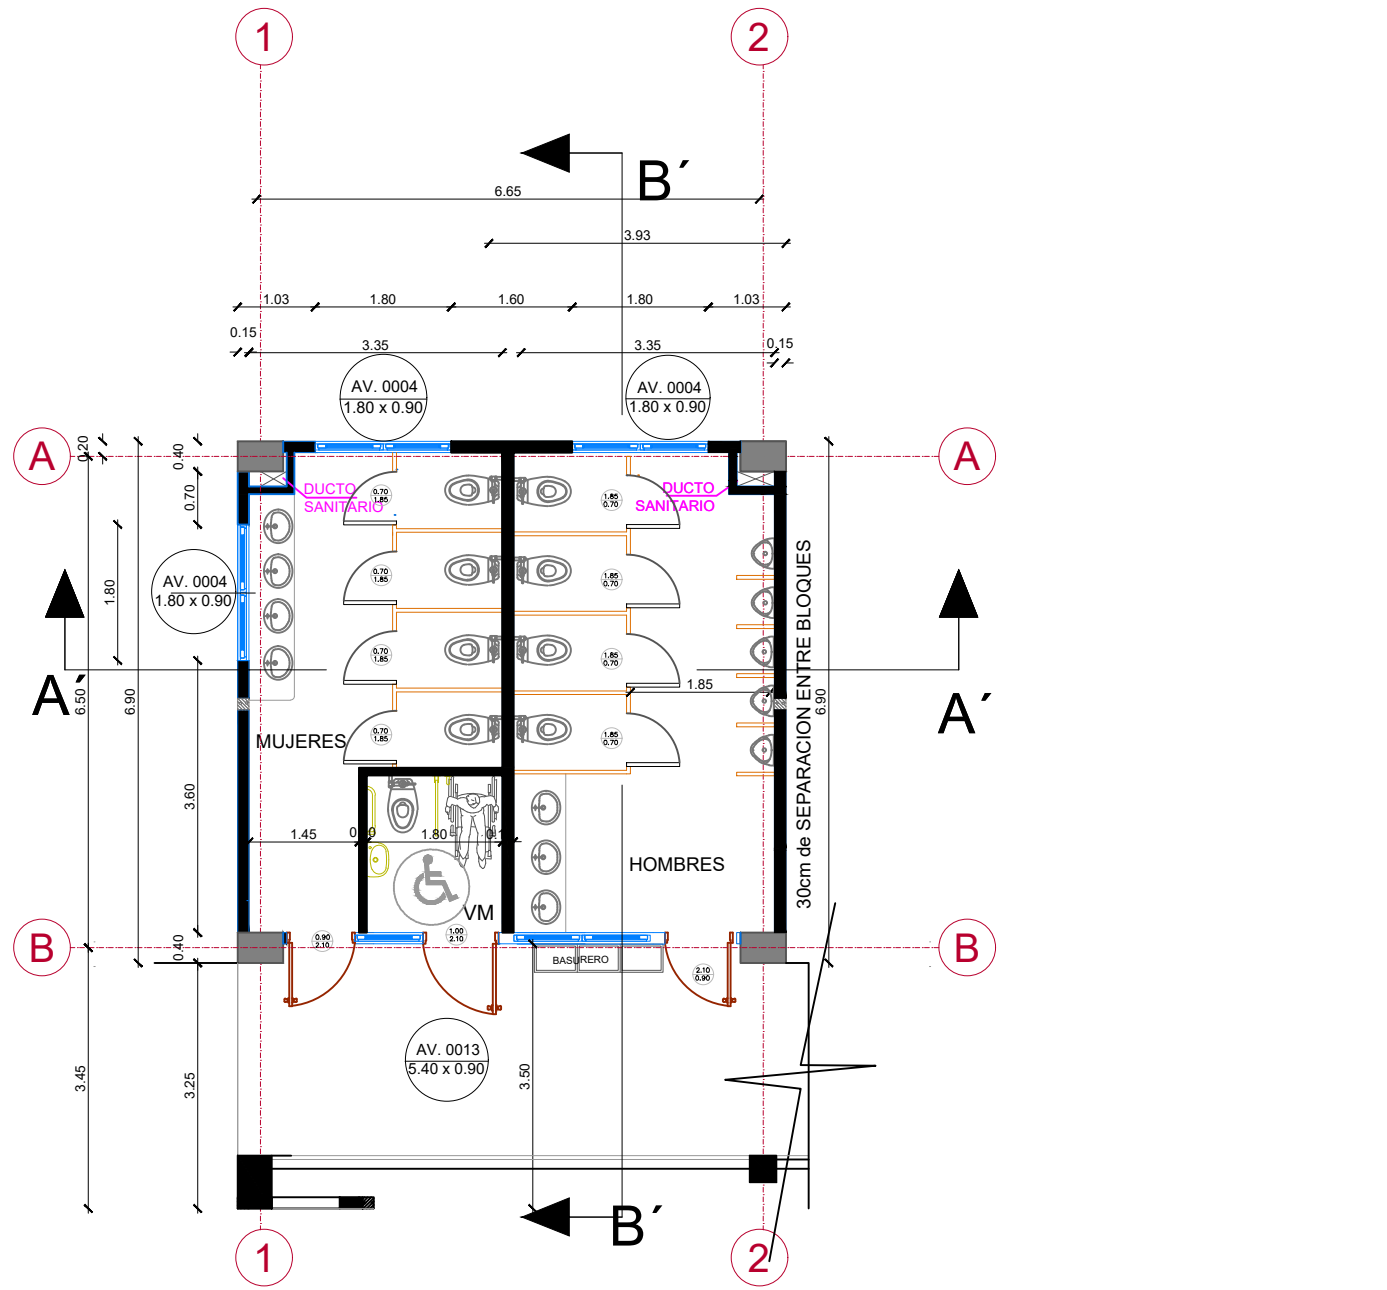



PLANTA BAJA
ESCALA 1:100

PLANTA BAJA
ESCALA 1:100

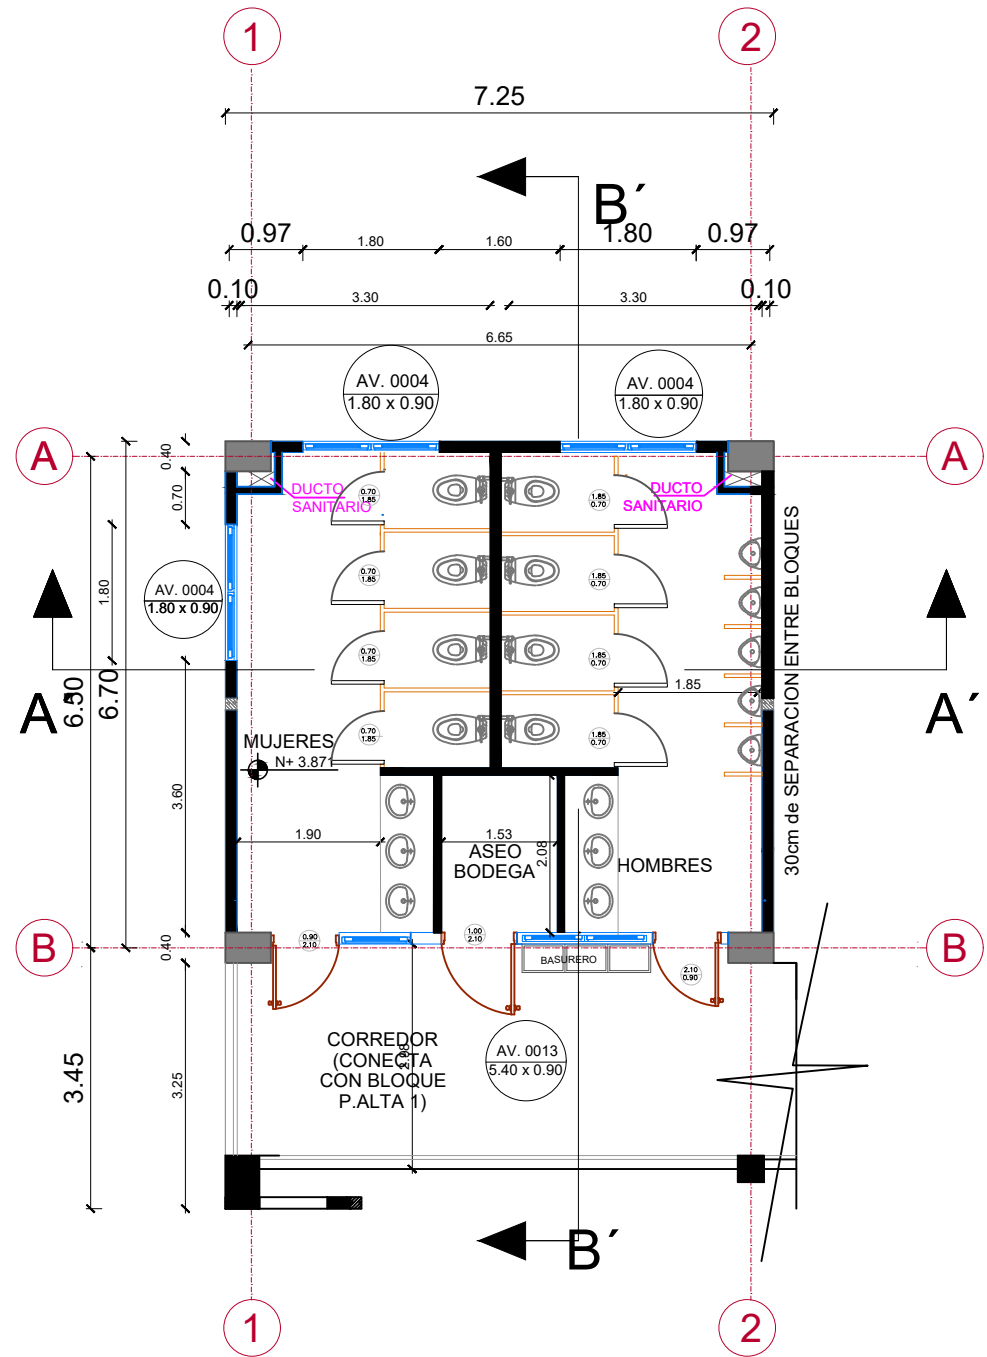

PLANTA ALTA I
ESCALA 1:100

PRIMER PISO
ESCALA 1:100

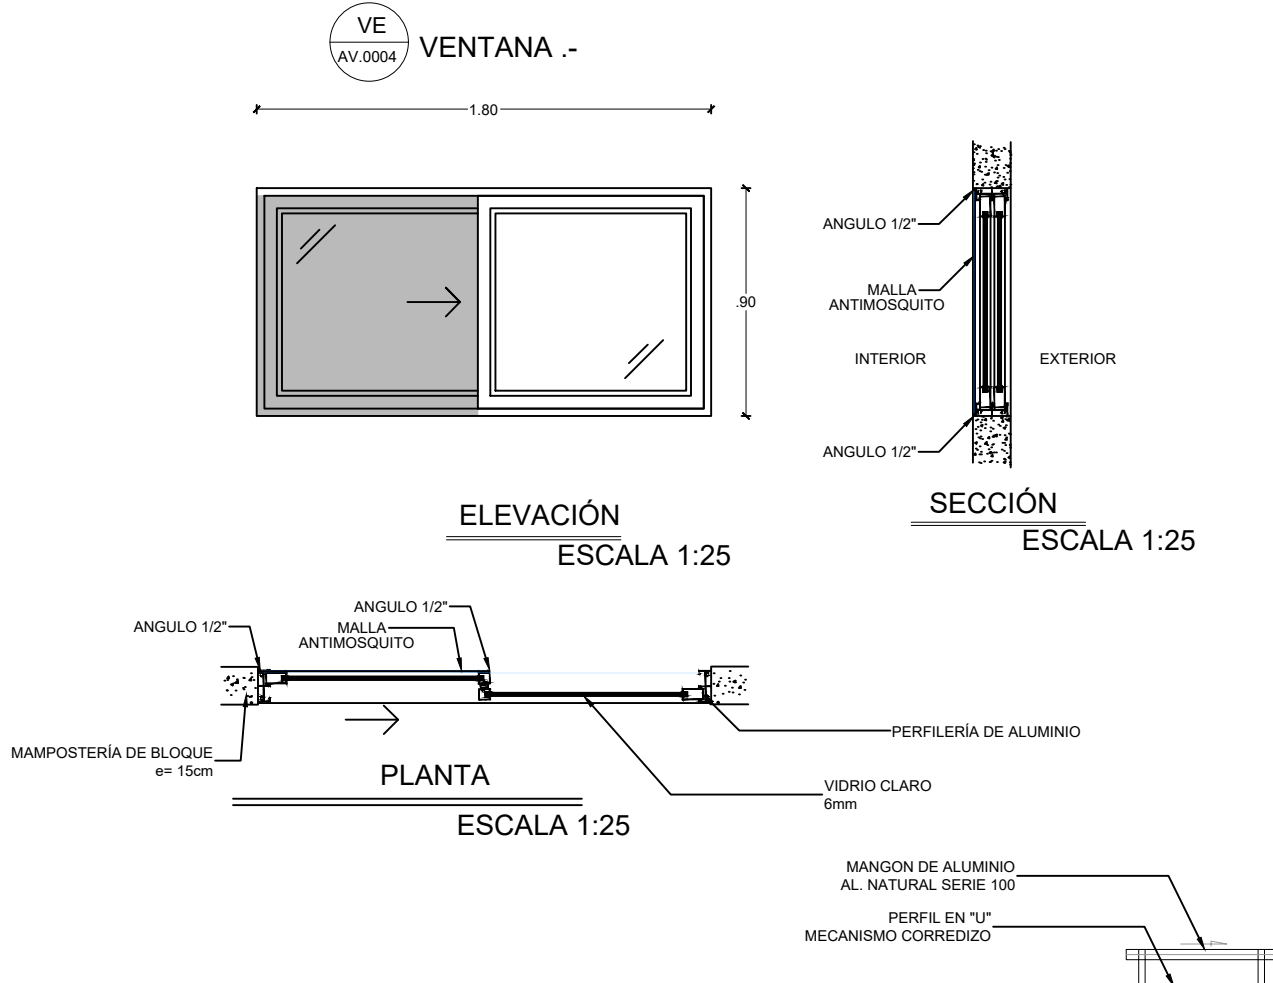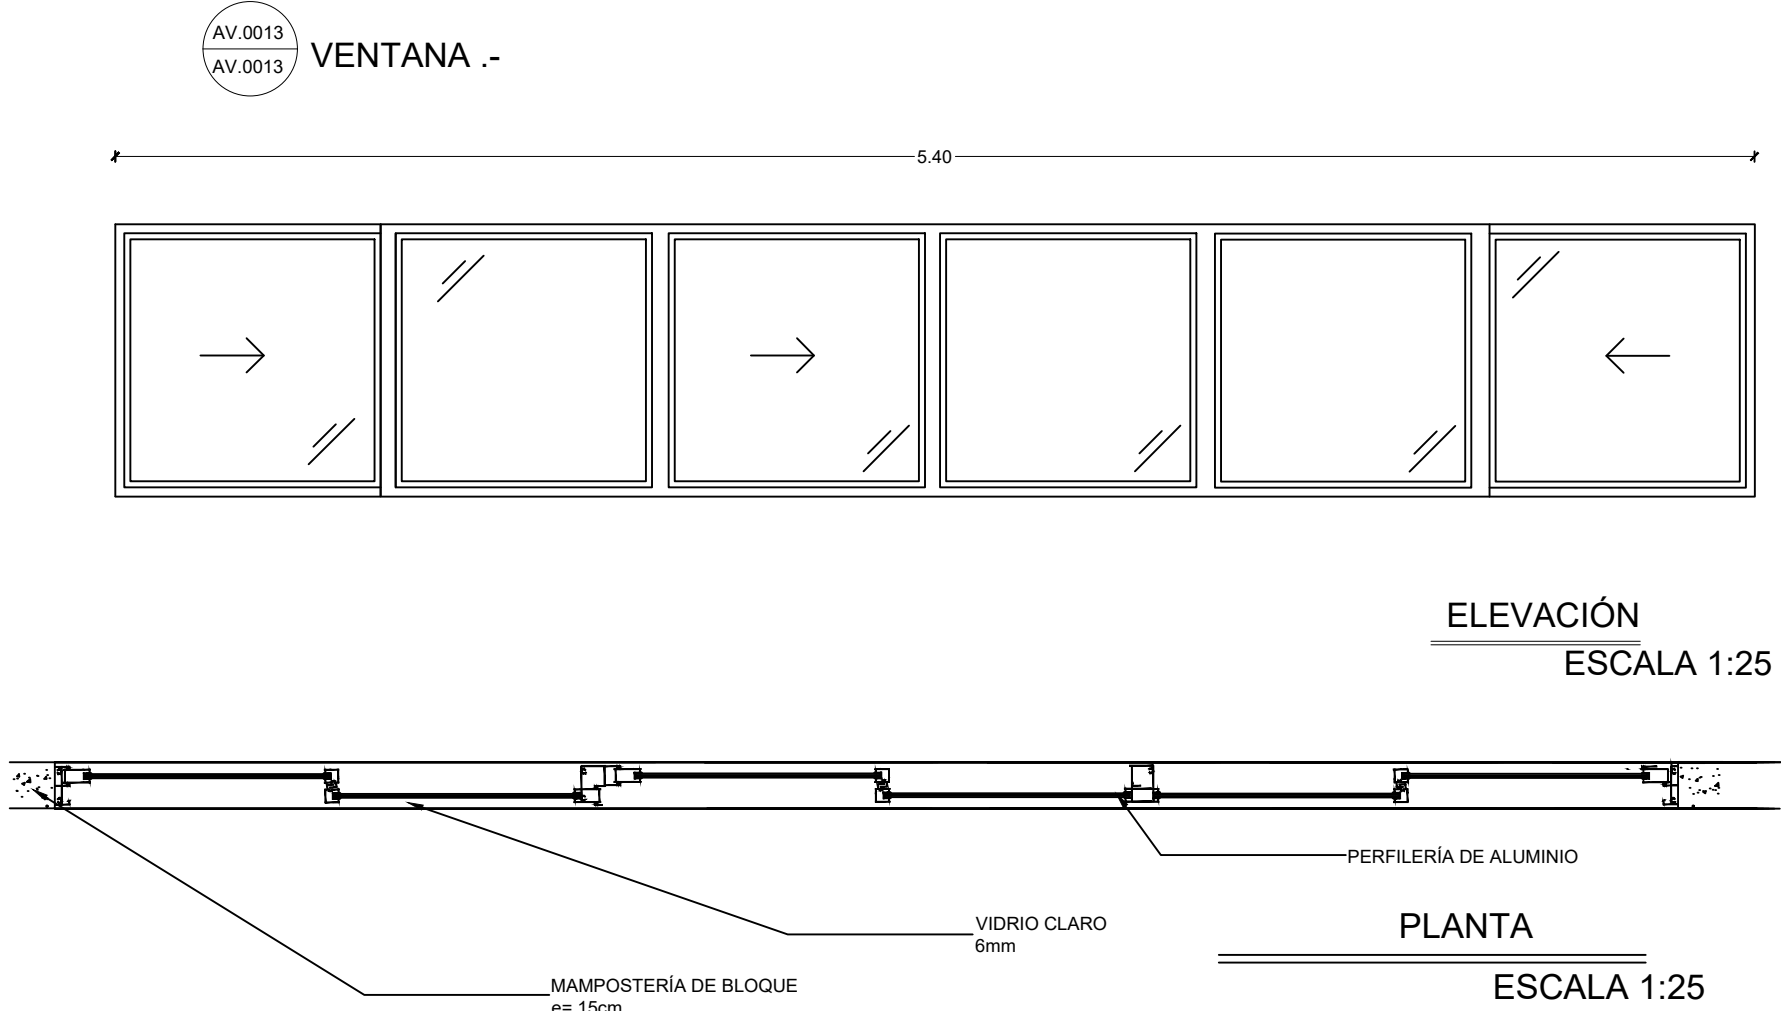

CUADRO DE VENTANAS			
BAÑOS NUEVOS			
NOMBRE	CODIGO	RUBRO	NÚMERO DE UNIDADES
VENTANAS VE	VE AV 0004	VENTANA CORREDIZA ALUMINIO Y VIDRIO 6MM DE 1.80 mts x 0.90 mts CON TIRADERA DE ALUMINIO	18
	VE AV 0013	VENTANA CORREDIZA ALUMINIO Y VIDRIO 6MM DE 5.40 mts x 0.90 mts CON TIRADERA DE ALUMINIO	6