


RESPONSABLES	
ARQ. JOSÉ V. PADILLA DIRECTOR DE PROYECTO EMPRESA CONSULTORA SEG S.A	HERNÁN ERAZO VILLACRESES ADMINISTRADOR DE CONTRATO # BIRF-8542-SBCC-CF-2017-016
ARQ. FERNANDO ARGUELLO ARQUITECTO DISEÑADOR EMPRESA CONSULTORA SEG S.A	ARQ. ANDRÉS ARAGUILLIN CALVA ESPECIALISTA ARQUITECTÓNICO MINEDUC

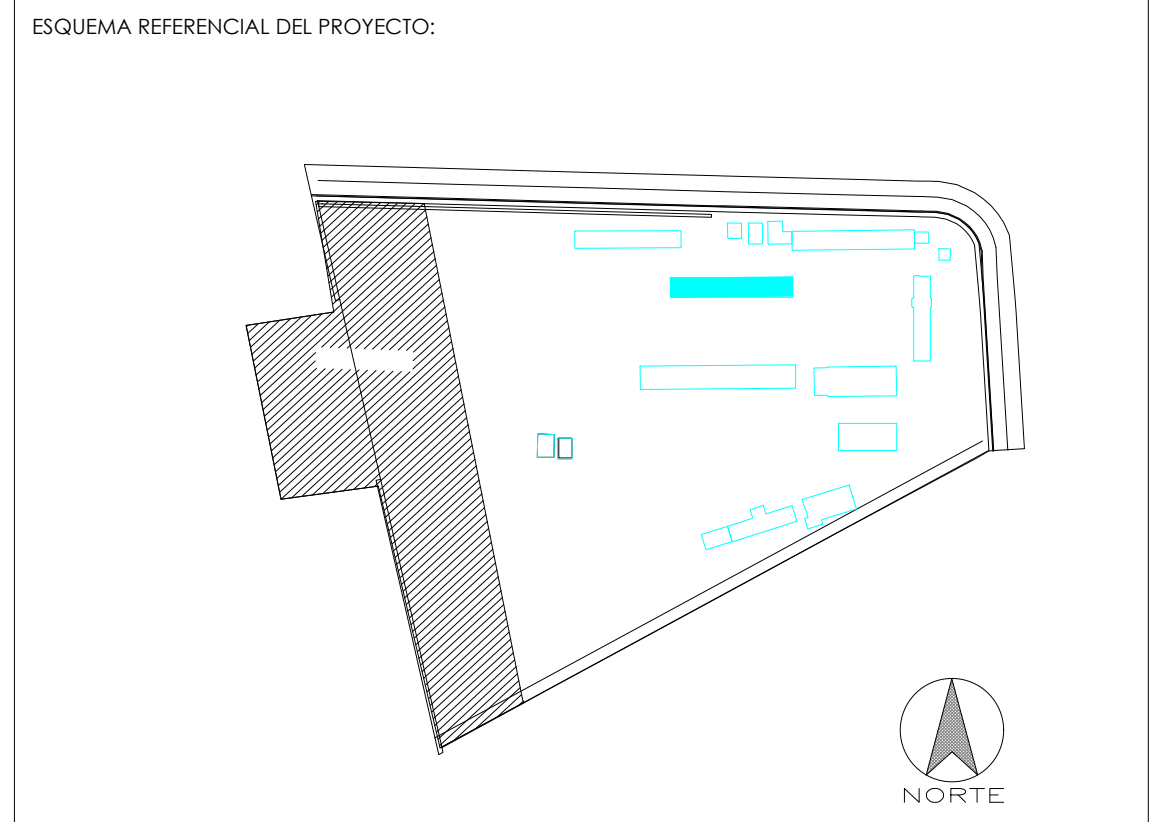

PROYECTO: BIRF-8542-SBCC-CF-2017-016
CONSULTORÍA PARA LA INTERVENCIÓN EN LA INFRAESTRUCTURA EXISTENTE Y PROPUESTA PARA LA REPOTENCIACIÓN DE LA UNIDAD EDUCATIVA JOSÉ MARÍA VELASCO IBARRA, UBICADA EN EL CANTÓN MILAGRO, PROVINCIA DEL GUAYAS


UNIDAD EDUCATIVA:
"UNIDAD EDUCATIVA JOSÉ MARÍA VELASCO IBARRA"

CANTÓN: MILAGRO PROVINCIA: GUAYAS


CONTIENE:
BLOQUE 2
DETALLE PUERTAS

ESCALA: INDICADAS	FECHA: 2019	LÁMINA N.º A-DE-15
-------------------	-------------	--------------------


SELLOS MUNICIPALES:

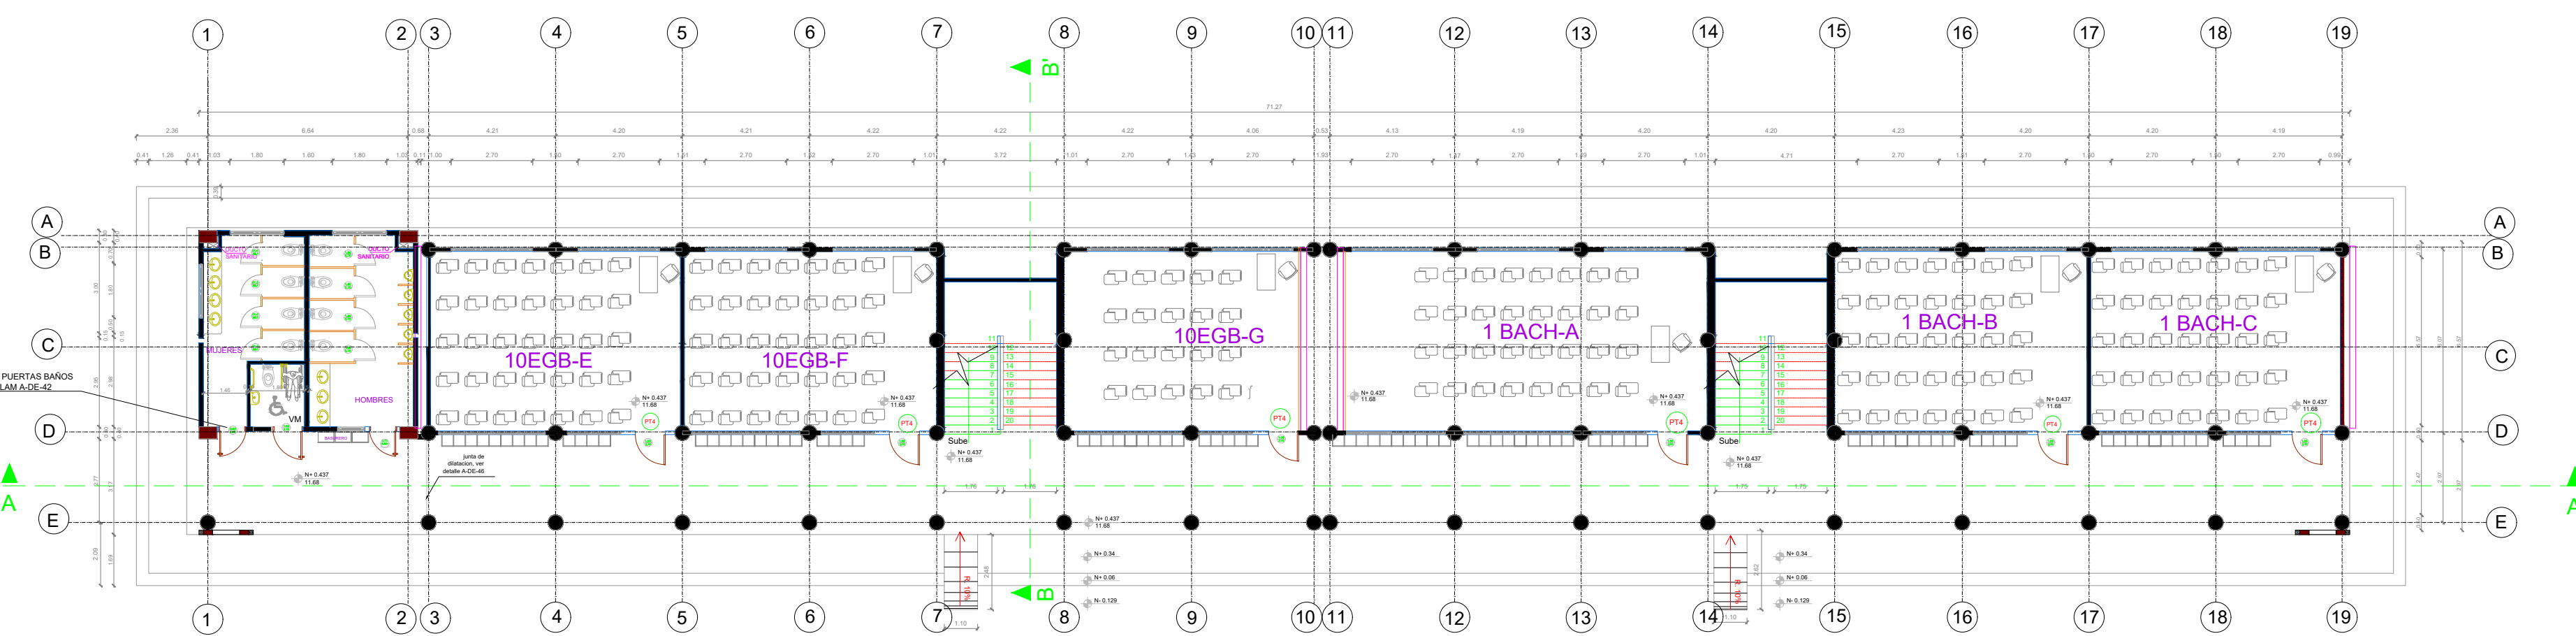


PLANTA BAJA
ESCALA 1:175

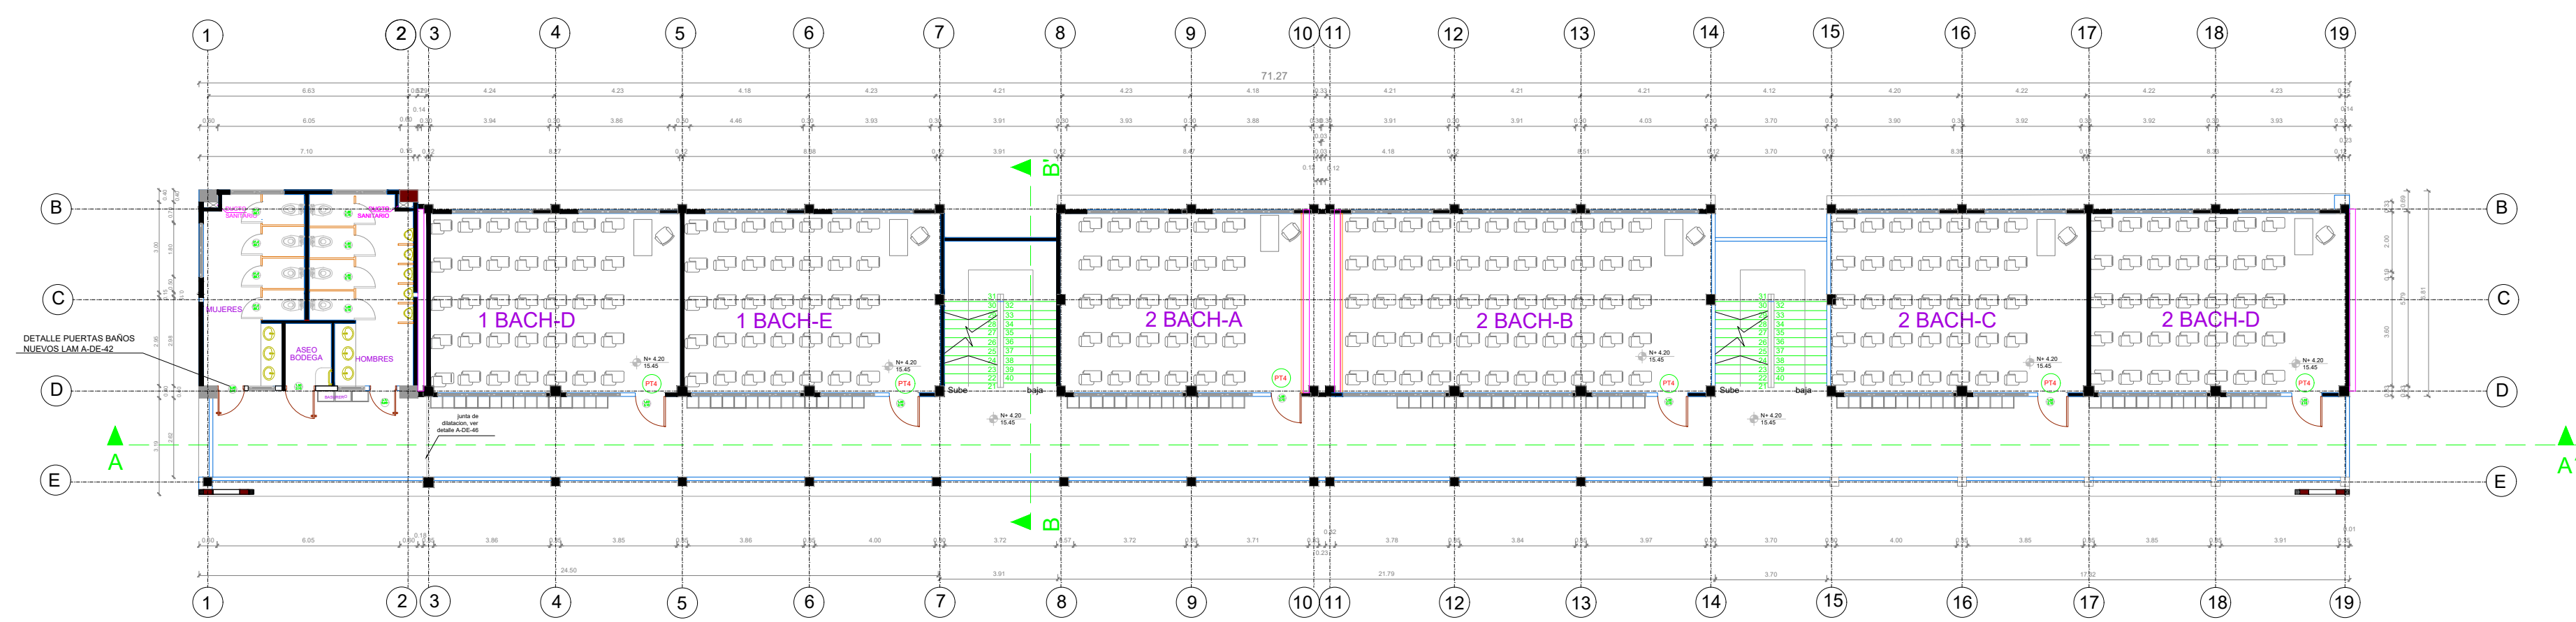


PRIMERA PLANTA ALTA
ESCALA 1:175

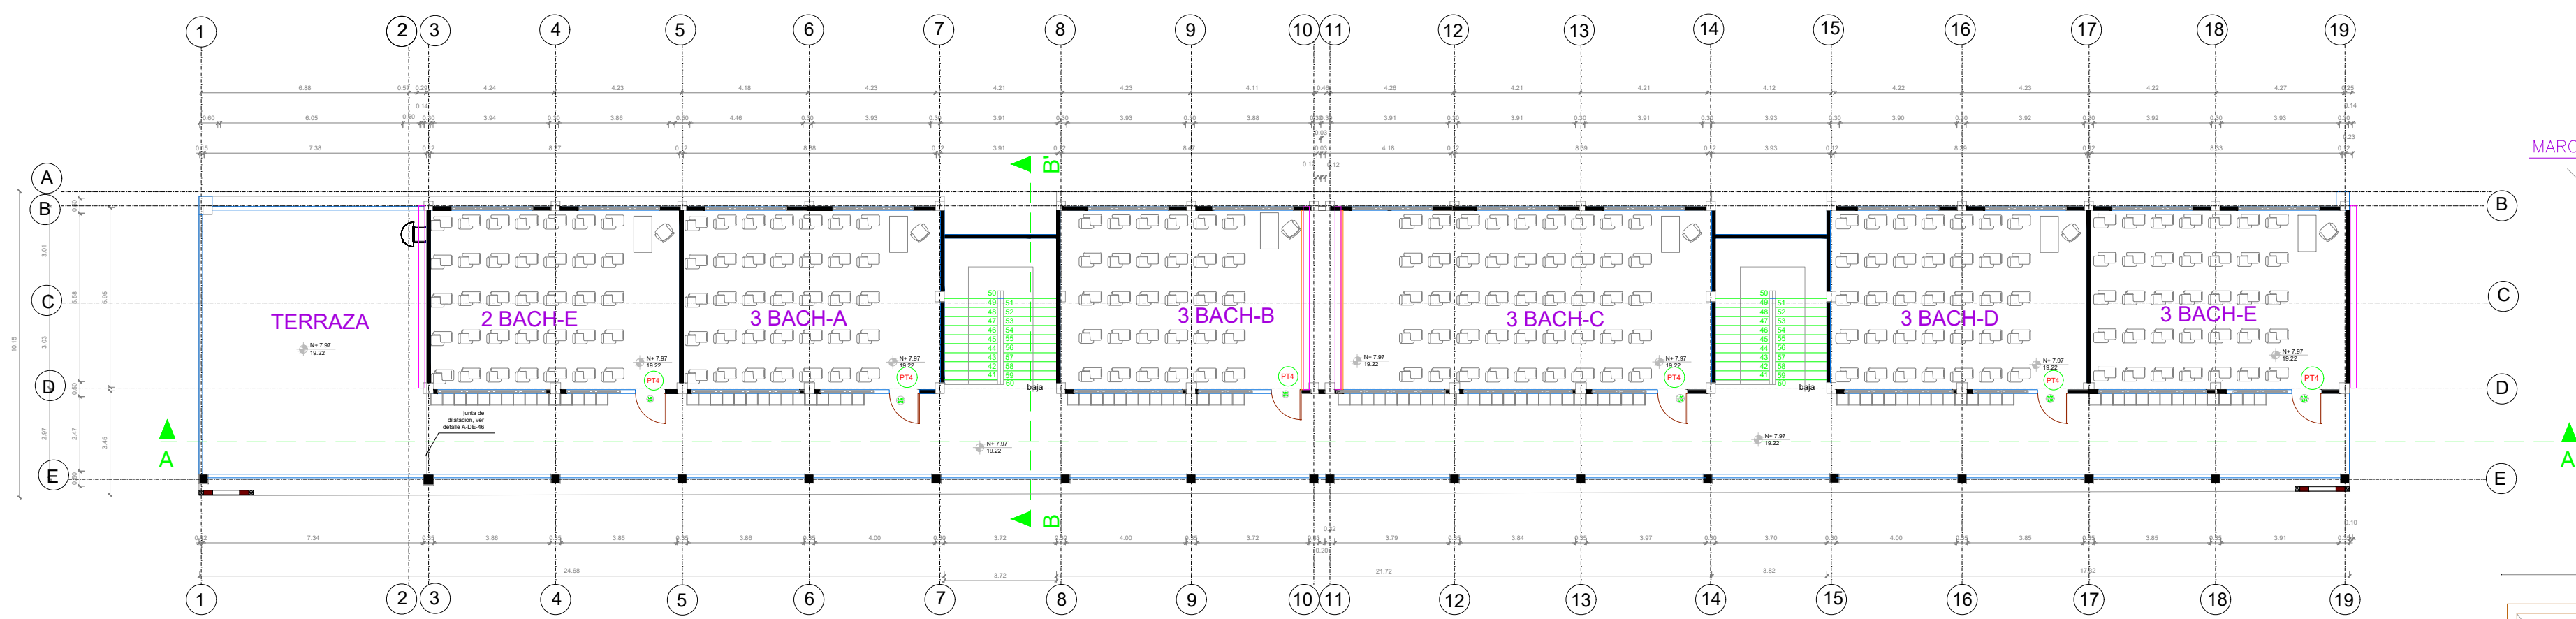

SEGUNDA PLANTA ALTA
ESCALA 1:175

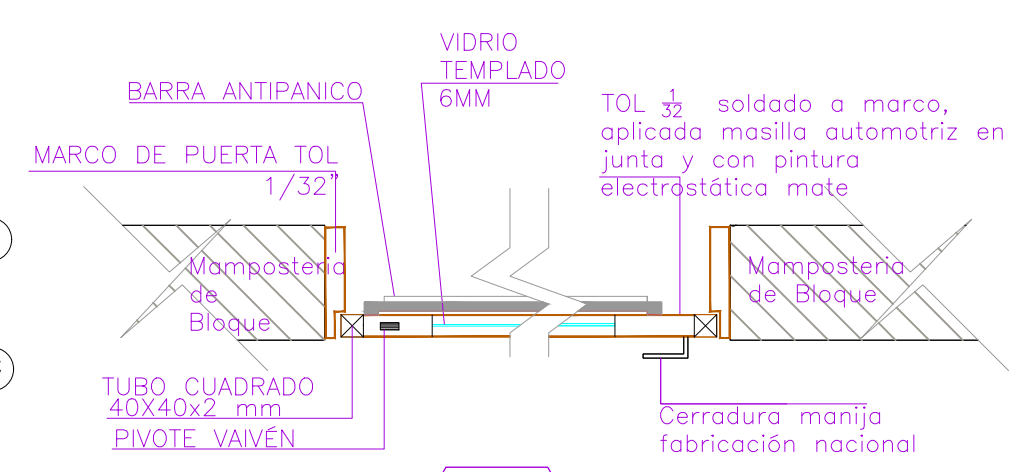

CORTE X - X'
SIN ESCALA

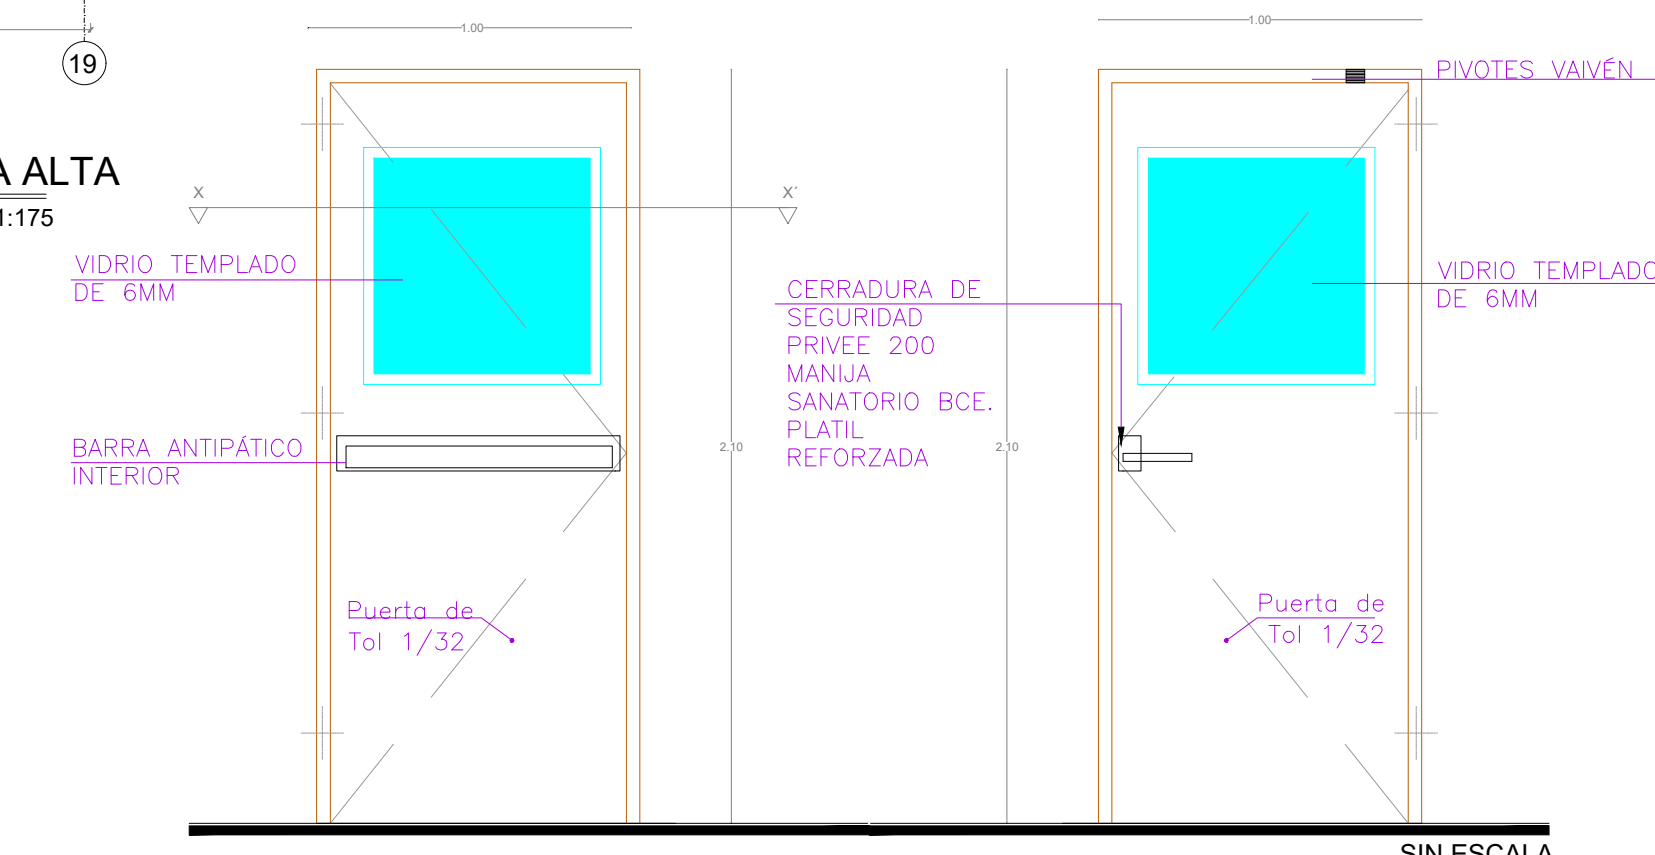

INTERIOR EXTERIOR
PUERTA TOOL - ANTIPANICO -PT4
ESCALA 1:25

CUADRO DE CLASIFICACIÓN DE PUERTAS					
BLOQUE 2					
NOMBRE	CANTIDAD	DIMENSIONES		ESPECIFICACIONES GENERALES	OBSERVACIONES
		ANCHO	ALTO		
PT4	18	1	2.1	Puerta Antipánico	