

Windows Ole Object

RESPONSABLES


ARO. JOSE Y PAOLA
LABORATORIO TECNICO S.O. S.A

TERNAN EBAZO VILLACRES
LABORATORIO TECNICO S.O. S.A
BRP-8042-SRC-C-2017-016

ING. YANIRIO TISER D
LABORATORIO TECNICO S.O. S.A

ING. YANIRIO TIAZ
LABORATORIO TECNICO S.O. S.A
BRP-8042-SRC-C-2017-016

ESQUEMA GENERAL DEL PROYECTO

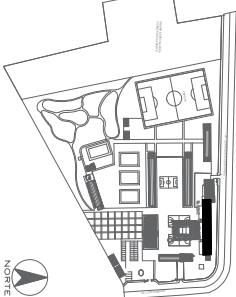

PROYECTO: BRP-8042-SRC-C-2017-016

CONSULTORIA PARA LA INTERVENCIÓN EN LA INFRAESTRUCTURA EXISTENTE Y PROPUESTA PARA LA REPOBLACIÓN DE LA UNIDAD EDUCATIVA JOSE MARIA VELASCO IBARRA EN EL CANTON MILAGRO

UNIDAD EDUCATIVA

"UNIDAD EDUCATIVA JOSE MARIA VELASCO IBARRA"

CANTON:

MILAGRO

PROVINCIA:

GUAYAS

CONTIENE:

BLOQUE 1 DE AULAS – REPOBLACION SISTEMA DE FUERZA

ESCALA:

1 : 150


FECHA:

2019

LUBANA N.°


EL – 50

SOLIS MUNICIPALES

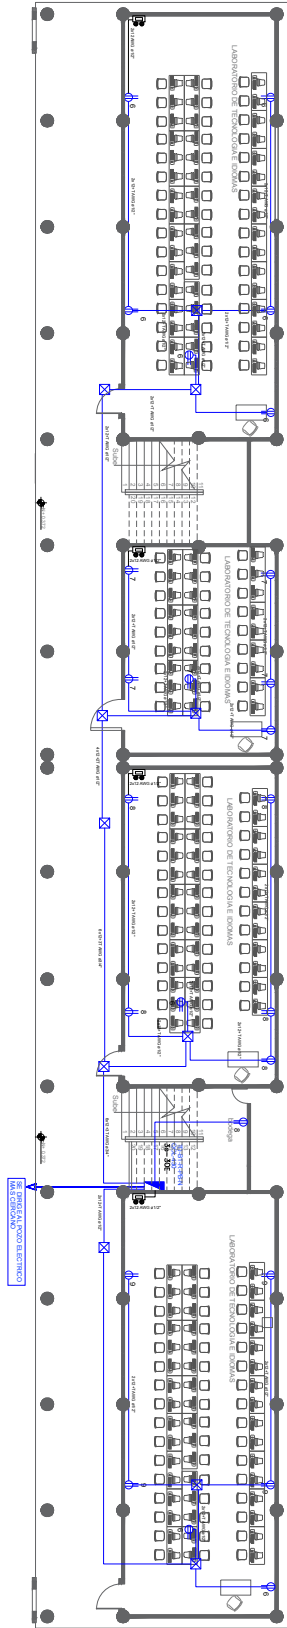

PLANTA BAJA

ESCALA 1/100

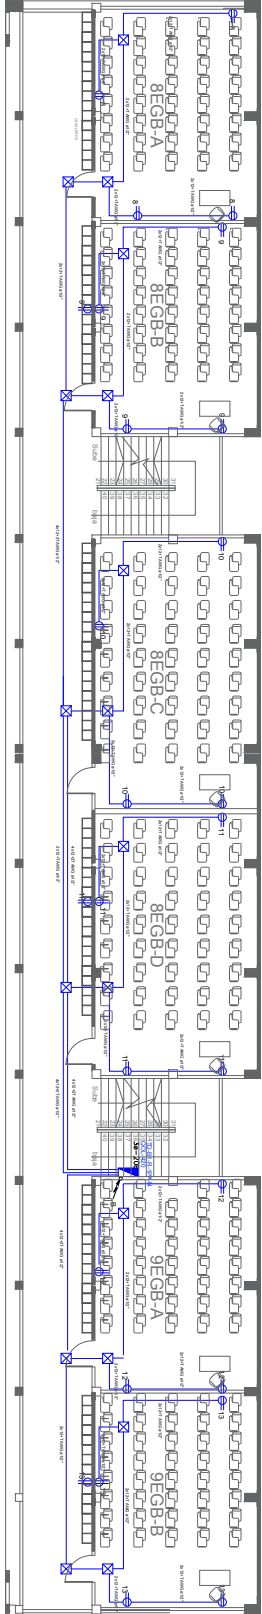



PRIMERA Y SEGUNDA PLANTA ALTA

ESCALA 1/100

DATA CENTER

DATA CENTER

DATA CENTER

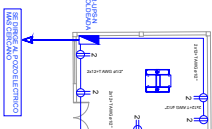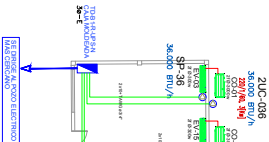

LEYENDA	CONEXIONES
	Unidad de Alimentación de Energía (UPS)
	Unidad de Conmutación de Red (Switch)
	Unidad de Ruteo (Router)
	Unidad de Firewall
	Unidad de Servidores
	Unidad de Almacenamiento
	Cable de Red
	Cable de Energía
	Conexión a Tierra
	Conexión de Red
	Conexión de Energía
	Conexión a Tierra