



PLANTA BAJA B3 - BIBLIOTECA

ESCALA 1:100

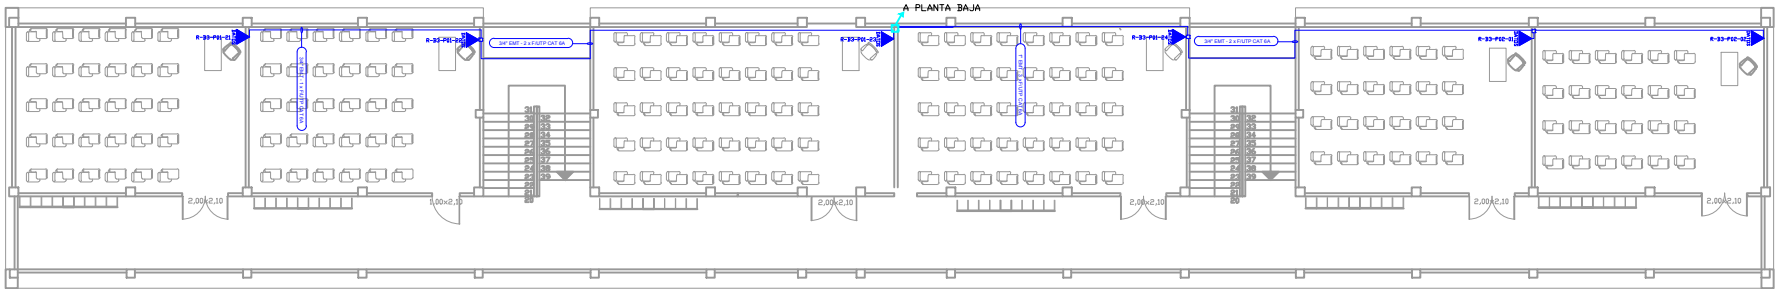


PRIMERA PLANTA

ESCALA 1:150

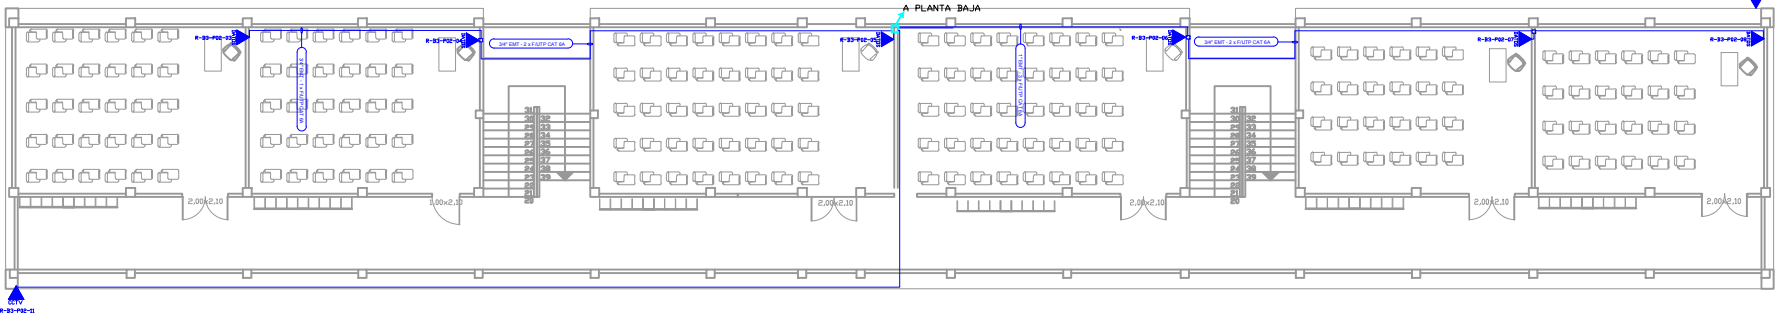




SEGUNDA PLANTA

ESCALA 1:150

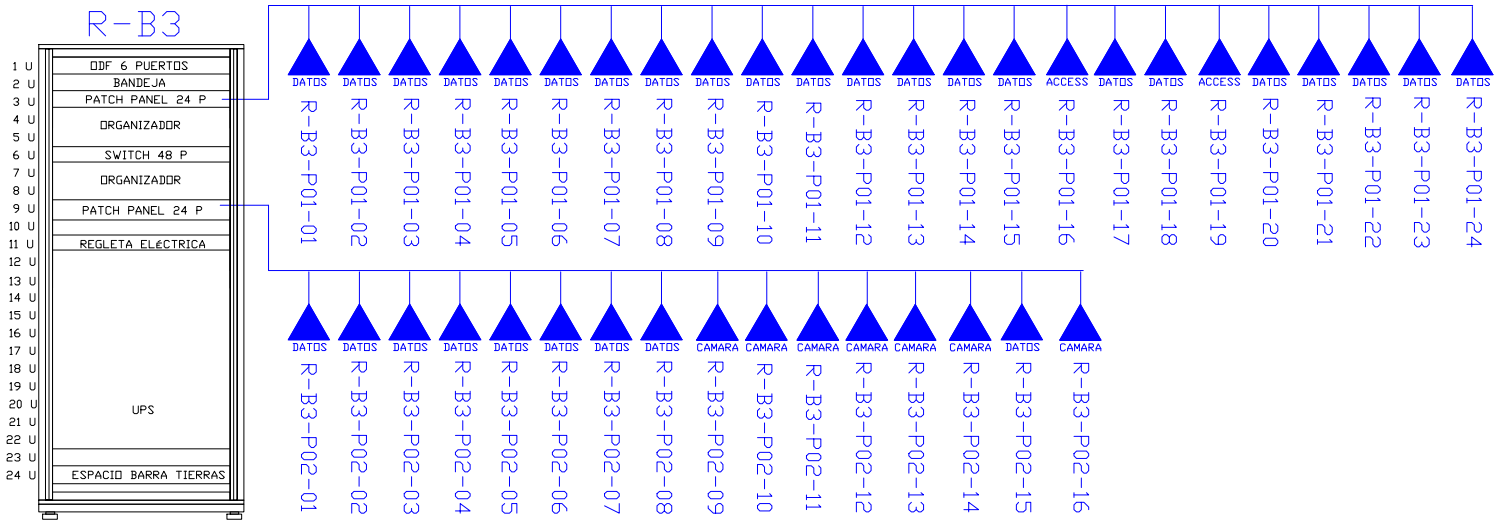

BLOQUE 3

| CANTIDAD | SIMBOLOGIA | |
|----------|------------|----------------------------------|
| 20 | | Salida simple datos pared |
| 12 | | Salida simple datos piso |
| 01 | | Teléfono IP |
| 01 | | Salida simple access point |
| 07 | | Salida simple CCTV |
| 00 | | Salida simple CCTV Monitor |
| 01 | | Pozo de revisión |
| 00 | | Bandeja metálica por piso |
| 00 | | Bandeja metálica por tumbado |
| 13 | | Rack Comunicaciones |
| 01 | | Tubería PVC 4" |
| 10 | | Caja metálica de paso 30X20x15cm |
| 02 | | |

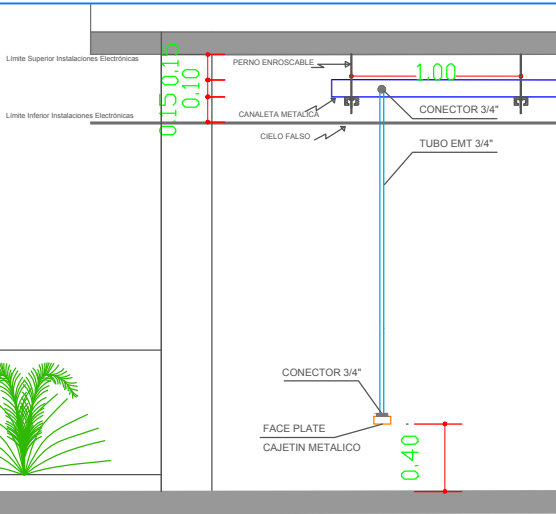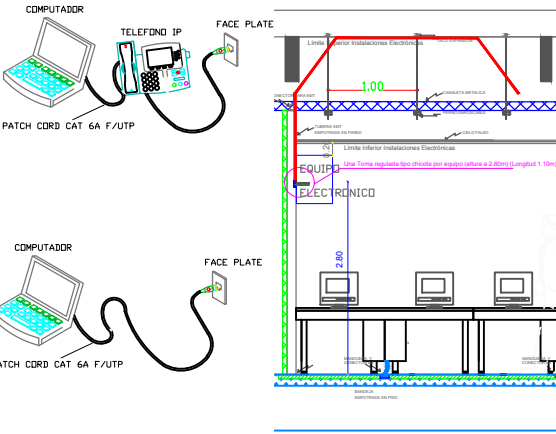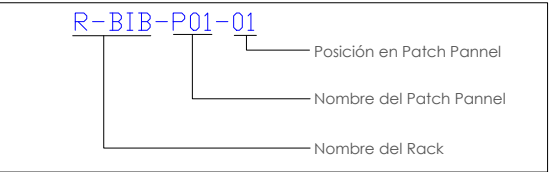

RESPONSABLES


ARO. JOSÉ V. PADILLA
DIRECTOR DE PROYECTO
EMPRESA CONSULTORA SEG S.A.

HERNÁN ERAZO VILLACRESES
ADMINISTRADOR DE CONTRATO
BIRF-8542-SBCC-CF-2017-016

ING. GALO SALCEDO C.
DISEÑADOR ELECTRONICO
EMPRESA CONSULTORA SEG S.A.

ING. RAUL ESTEBAN CHILUISA
ESPECIALISTA ELECTRONICO
MINEDUC

ESQUEMA REFERENCIAL DEL PROYECTO:

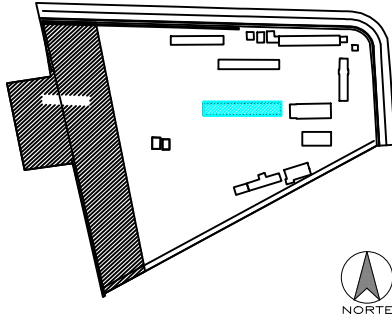

PROYECTO: BIRF-8542-SBCC-CF-2017-016

CONSULTORIA PARA LA INTERVENCIÓN EN LA INFRAESTRUCTURA
EXISTENTE Y PROPUESTA PARA LA REPOTENCIACIÓN DE LA UNIDAD
EDUCATIVA JOSÉ MARÍA VELASCO IBARRA, UBICADA EN EL CANTÓN MILAGRO
PROVINCIA DEL GUAYAS

UNIDAD EDUCATIVA:

"UNIDAD EDUCATIVA JOSÉ MARÍA VELASCO IBARRA"

CANTÓN:

MILAGRO

PROVINCIA:

GUAYAS

CONTIENE:

BLOQUE 3
CABLEADO ESTRUCTURADO

ESCALA:

FECHA:

2020

LÁMINA N.º

ELT-CE-04

SELLOS MUNICIPALES: