
 


BLOQUE 3
PLANTA BAJA


CANTIDAD	SIMBOLOGIA	
03	CM	Contacto Magnético
03	DM	Detector de Movimiento
02	TEC	Teclado Alfanumérico
01	SIR	Sirena con tamper
01	EXP 8 ZONAS	Expansor de 8 zonas
--	CENTRAL SEG	Central de Seguridad
13		Bandeja metálica
190m Cable 50m Tubería		Cable UTP CAT 5 para conexión Equipos con la Central
50m Cable		Cable 2 x 16 AWG para conexión de Sirenas con la Central

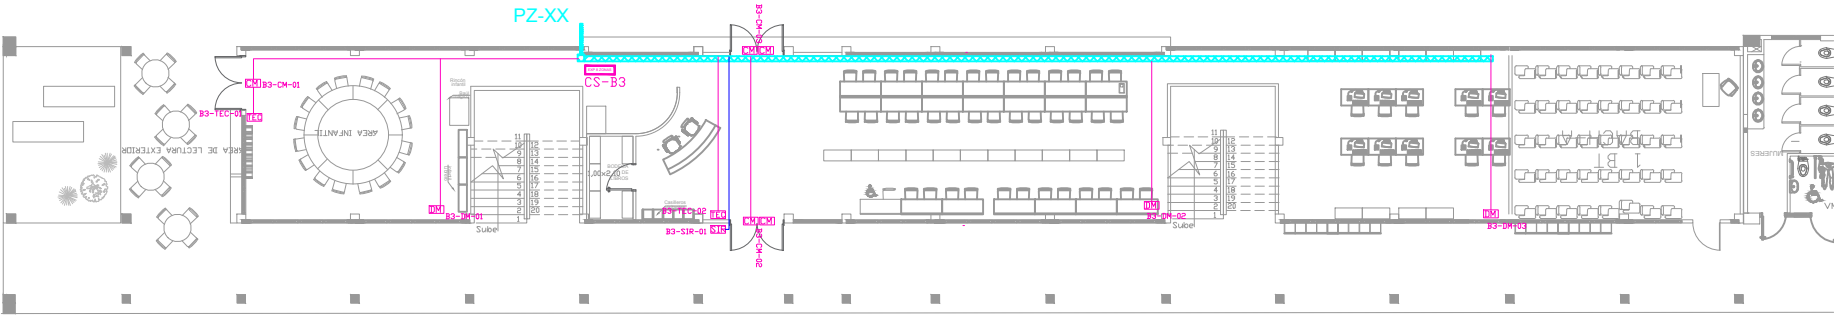


PLANTA BAJA B3 - BIBLIOTECA
ESCALA 1:100




INSTALACION DE CONTACTO MAGNETICO

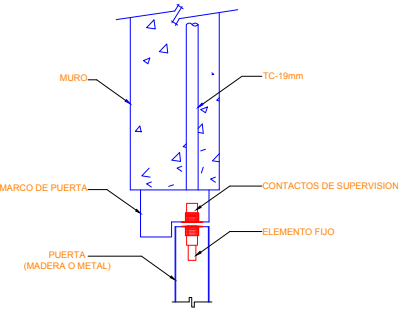

INSTALACION DE DETECTOR DE INTRUSION

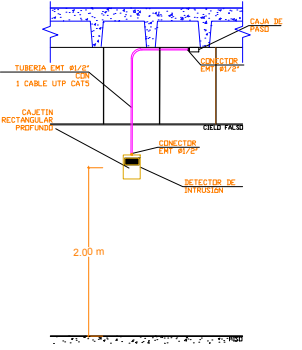

INSTALACION DE TECLADO DE ALARMA DE INTRUSION

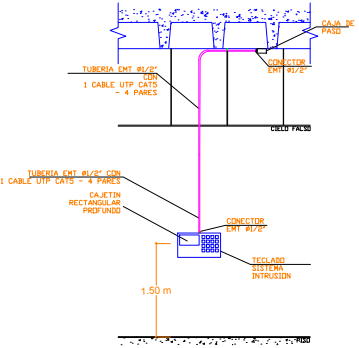

RESPONSABLES


ARG. JOSÉ V. PADILLA
DIRECTOR DE PROYECTO
EMPRESA CONSULTORA SEG S.A

HERNÁN ERAZO VILLACRESES
ADMINISTRADOR DE CONTRATO
BIRF-8542-SBCC-CF-2017-016

ING. GALO SALCEDO C.
DISEÑADOR ELECTRONICO
EMPRESA CONSULTORA SEG S.A

ING. RAUL ESTEBAN CHILUISA
ESPECIALISTA ELECTRONICO
MINEDUC

ESQUEMA REFERENCIAL DEL PROYECTO:

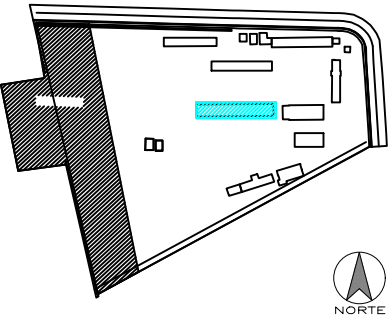

PROYECTO: BIRF-8542-SBCC-CF-2017-016
CONSULTORÍA PARA LA INTERVENCIÓN EN LA INFRAESTRUCTURA
EXISTENTE Y PROPUESTA PARA LA REPOTENCIACIÓN DE LA UNIDAD
EDUCATIVA JOSÉ MARÍA VELASCO IBARRA, UBICADA EN EL CANTÓN MILAGRO
PROVINCIA DEL GUAYAS

UNIDAD EDUCATIVA:
"UNIDAD EDUCATIVA JOSÉ MARÍA VELASCO IBARRA"

CANTÓN: MILAGRO PROVINCIA: GUAYAS

CONTIENE:
BLOQUE 3
PLANTA BAJA
SISTEMA DE SEGURIDAD

ESCALA: FECHA: 2019 LÁMINA N.º: ELT-SE-03

SELLOS MUNICIPALES:

