


BLOQUE 1

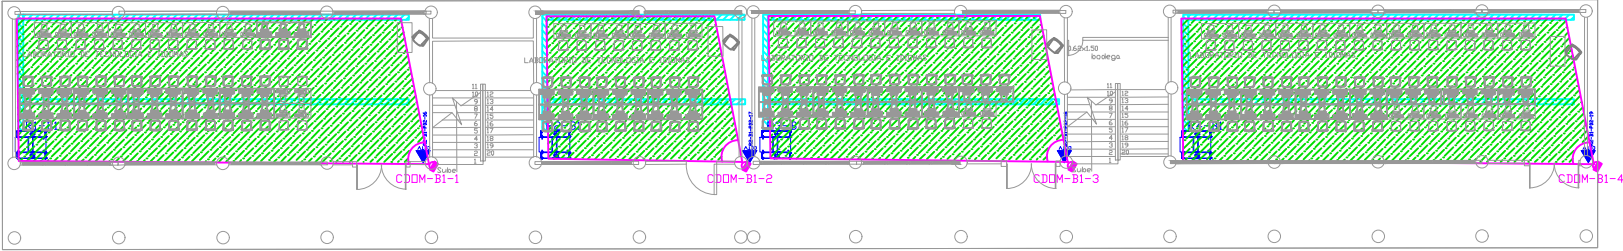


PLANTA BAJA

ESCALA 1:100



PRIMERA PLANTA

ESCALA 1:150


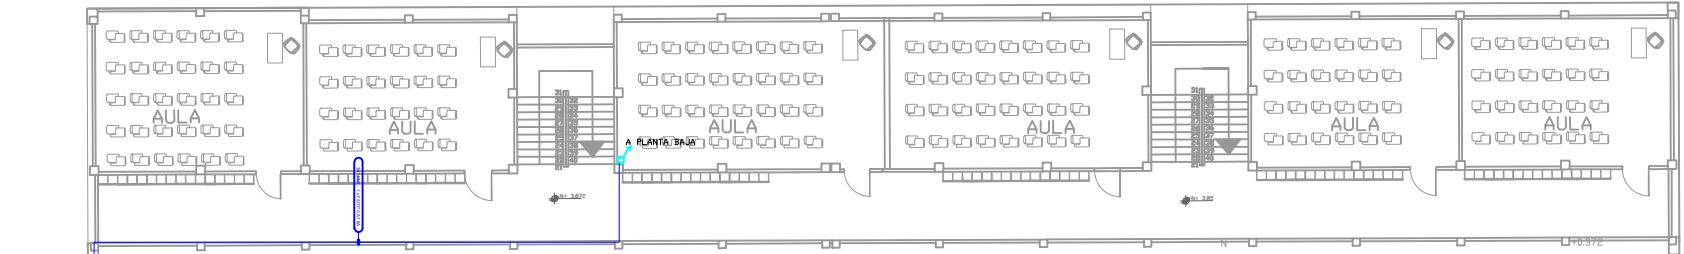


SEGUNDA PLANTA

ESCALA 1:150


DESDE RACK

 R-B1

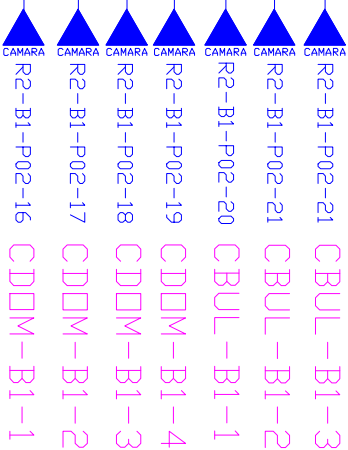


CANTIDAD	SIMBOLOGIA	
--		Salida simple datos pared
--		Salida simple datos piso
--		Teléfono IP
--		Salida simple access point pared
07		Salida simple CCTV pared
--		Salida simple CCTV Monitor
01		Pozo de revisión
--		Salida HDMI
00		Bandeja metálica por piso
10		Bandeja metálica por tumbado
01		Rack Comunicaciones
10		Tubería PVC 4"
01		Caja metálica de paso 15x15cm
07		Cámara IP

R-ADM-P01-01  
Posición en Patch Panel  
Nombre del Patch Panel  
Nombre del Rack

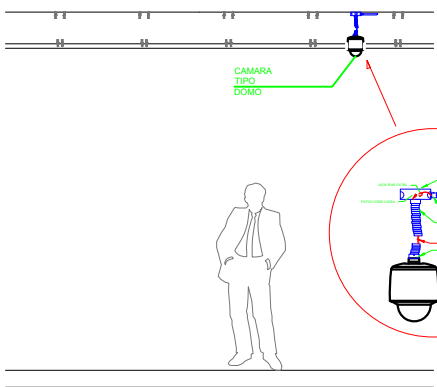

CAMARA TIPO DOMO

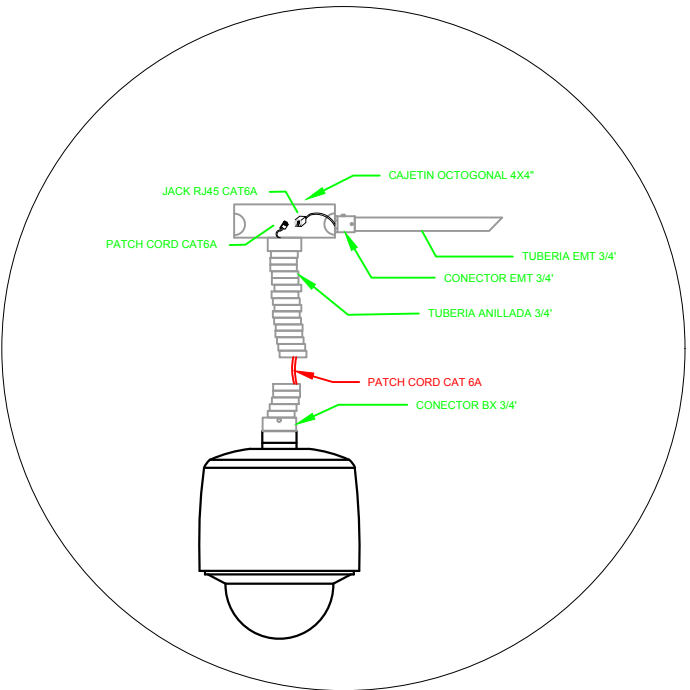

RESPONSABLES


ARQ. JOSÉ V. PADILLA  
DIRECTOR DE PROYECTO  
EMPRESA CONSULTORA SEG S.A

HERNÁN ERAZO VILLACRESES  
ADMINISTRADOR DE CONTRATO  
# BIRF-8542-SBCC-CF-2017-016

ING. GALO SALCEDO C.  
DISEÑADOR ELECTRONICO  
EMPRESA CONSULTORA SEG S.A

ING. RAUL ESTEBAN CHILUISA  
ESPECIALISTA ELECTRONICO  
MINEDUC

ESQUEMA REFERENCIAL DEL PROYECTO:

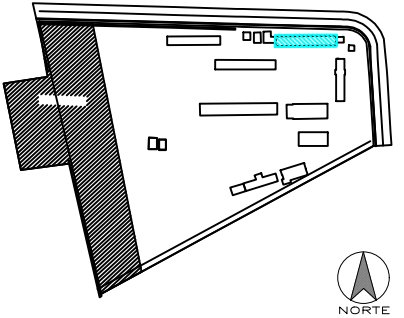

PROYECTO: BIRF-8542-SBCC-CF-2017-016  
CONSULTORIA PARA LA INTERVENCIÓN EN LA INFRAESTRUCTURA  
EXISTENTE Y PROPUESTA PARA LA REPOTENCIACIÓN DE LA UNIDAD  
EDUCATIVA JOSÉ MARÍA VELASCO IBARRA, UBICADA EN EL CANTÓN MILAGRO  
PROVINCIA DEL GUAYAS

UNIDAD EDUCATIVA:  
"UNIDAD EDUCATIVA JOSÉ MARÍA VELASCO IBARRA"

CANTÓN: MILAGRO  
PROVINCIA: GUAYAS

CONTIENE:  
BLOQUE 1  
SISTEMA DE CCTV

ESCALA: FECHA: 2019 LÁMINA N.º: ELT-CCTV-02

SELLOS MUNICIPALES: