



COMEDOR - AUDITORIO

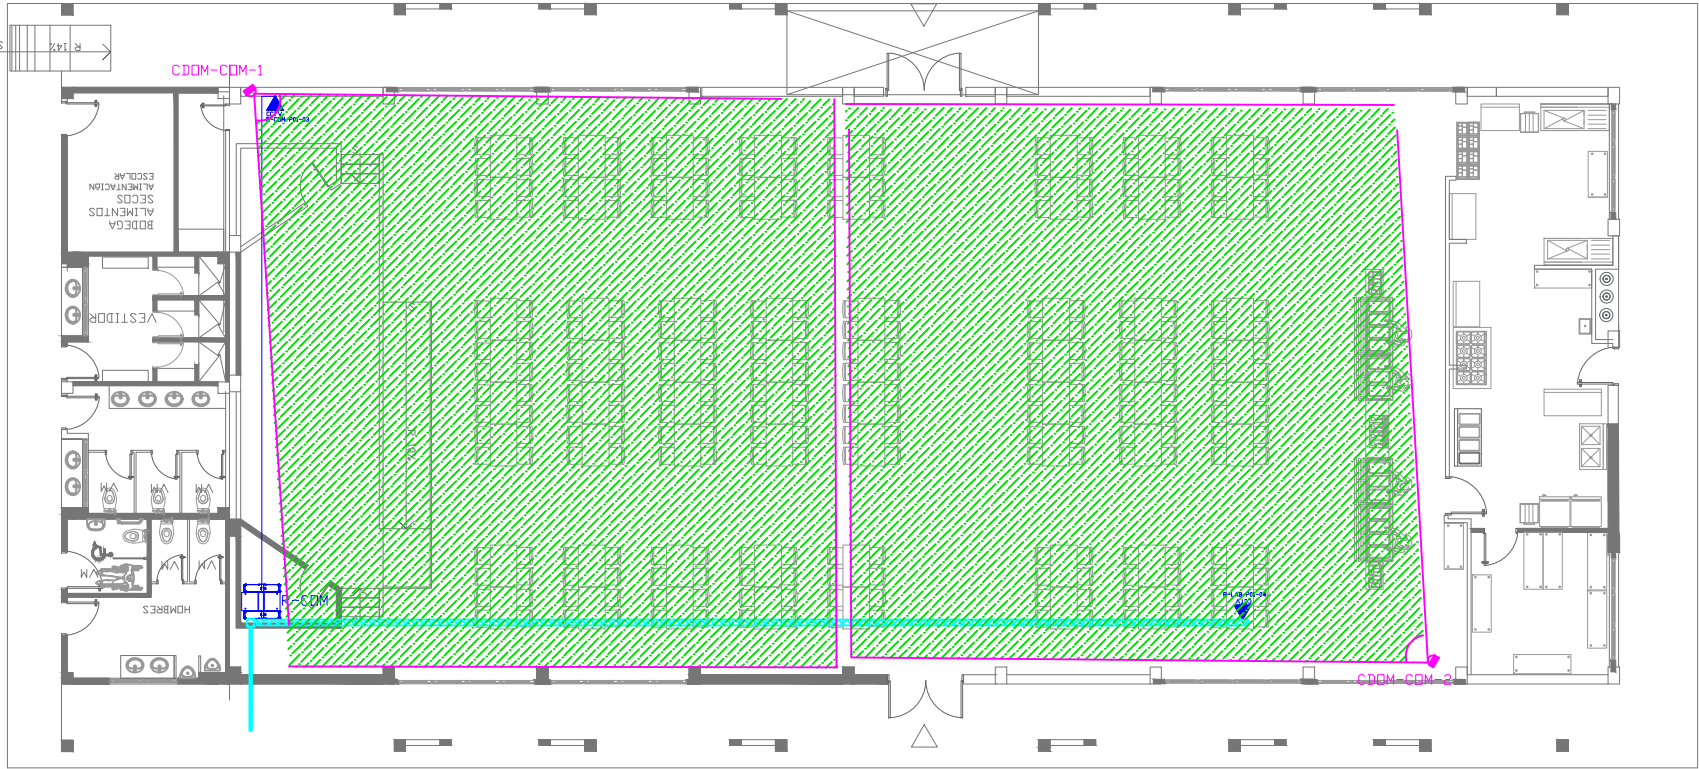


PLANTA BAJA

ESCALA 1:100

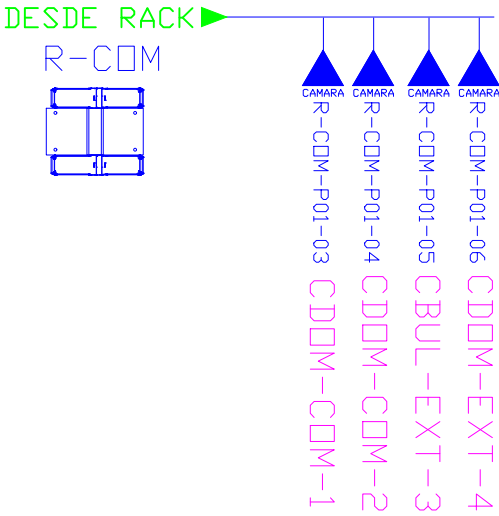


CANTIDAD	SIMBOLOGIA	
--		Salida simple datos pared
--		Salida simple datos piso
--		Teléfono IP
--		Salida simple access point pared
02		Salida simple CCTV pared
--		Salida simple CCTV Monitor
01		Pozo de revisión
--		Salida HDMI
00		Bandeja metálica por piso
10		Bandeja metálica por tumbado
01		Rack Comunicaciones
10		Tubería PVC 4"
01		Caja metálica de paso 15x15cm
02		Cámara IP

R-ADM-P01-01
Posición en Patch Pannel
Nombre del Patch Pannel
Nombre del Rack

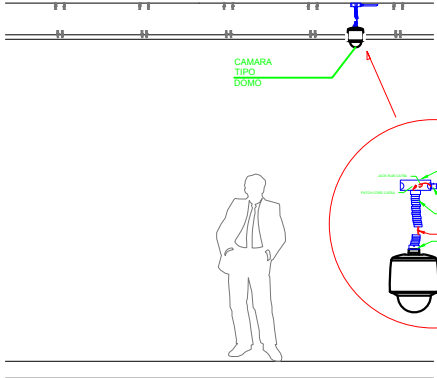

CAMARA TIPO DOMO

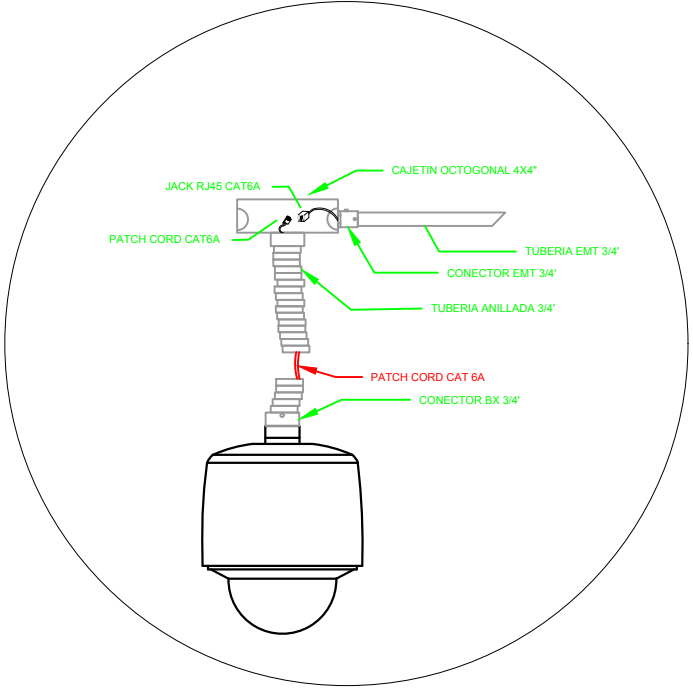

RESPONSABLES


ARQ. JOSÉ V. PADILLA
DIRECTOR DE PROYECTO
EMPRESA CONSULTORA SEG S.A

HERNÁN ERAZO VILLACRESES
ADMINISTRADOR DE CONTRATO
BIRF-8542-SBCC-CF-2017-016

ING. GALO SALCEDO C.
DISEÑADOR ELECTRONICO
EMPRESA CONSULTORA SEG S.A

ING. RAUL ESTEBAN CHILUISA
ESPECIALISTA ELECTRONICO
MINEDUC

ESQUEMA REFERENCIAL DEL PROYECTO:

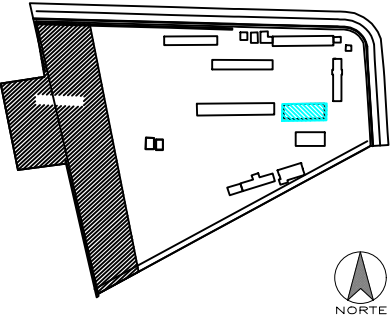

PROYECTO: BIRF-8542-SBCC-CF-2017-016
CONSULTORIA PARA LA INTERVENCIÓN EN LA INFRAESTRUCTURA EXISTENTE Y PROPUESTA PARA LA REPOTENCIACIÓN DE LA UNIDAD EDUCATIVA JOSÉ MARÍA VELASCO IBARRA, UBICADA EN EL CANTÓN MILAGRO PROVINCIA DEL GUAYAS

UNIDAD EDUCATIVA:
"UNIDAD EDUCATIVA JOSÉ MARÍA VELASCO IBARRA"

CANTÓN: MILAGRO
PROVINCIA: GUAYAS

CONTIENE:
COMEDOR - AUDITORIO
SISTEMA DE CCTV

ESCALA: FECHA: 2019 LÁMINA N.º: ELT-CCTV-06

SELLOS MUNICIPALES: