



AUDITORIO-COMEDOR



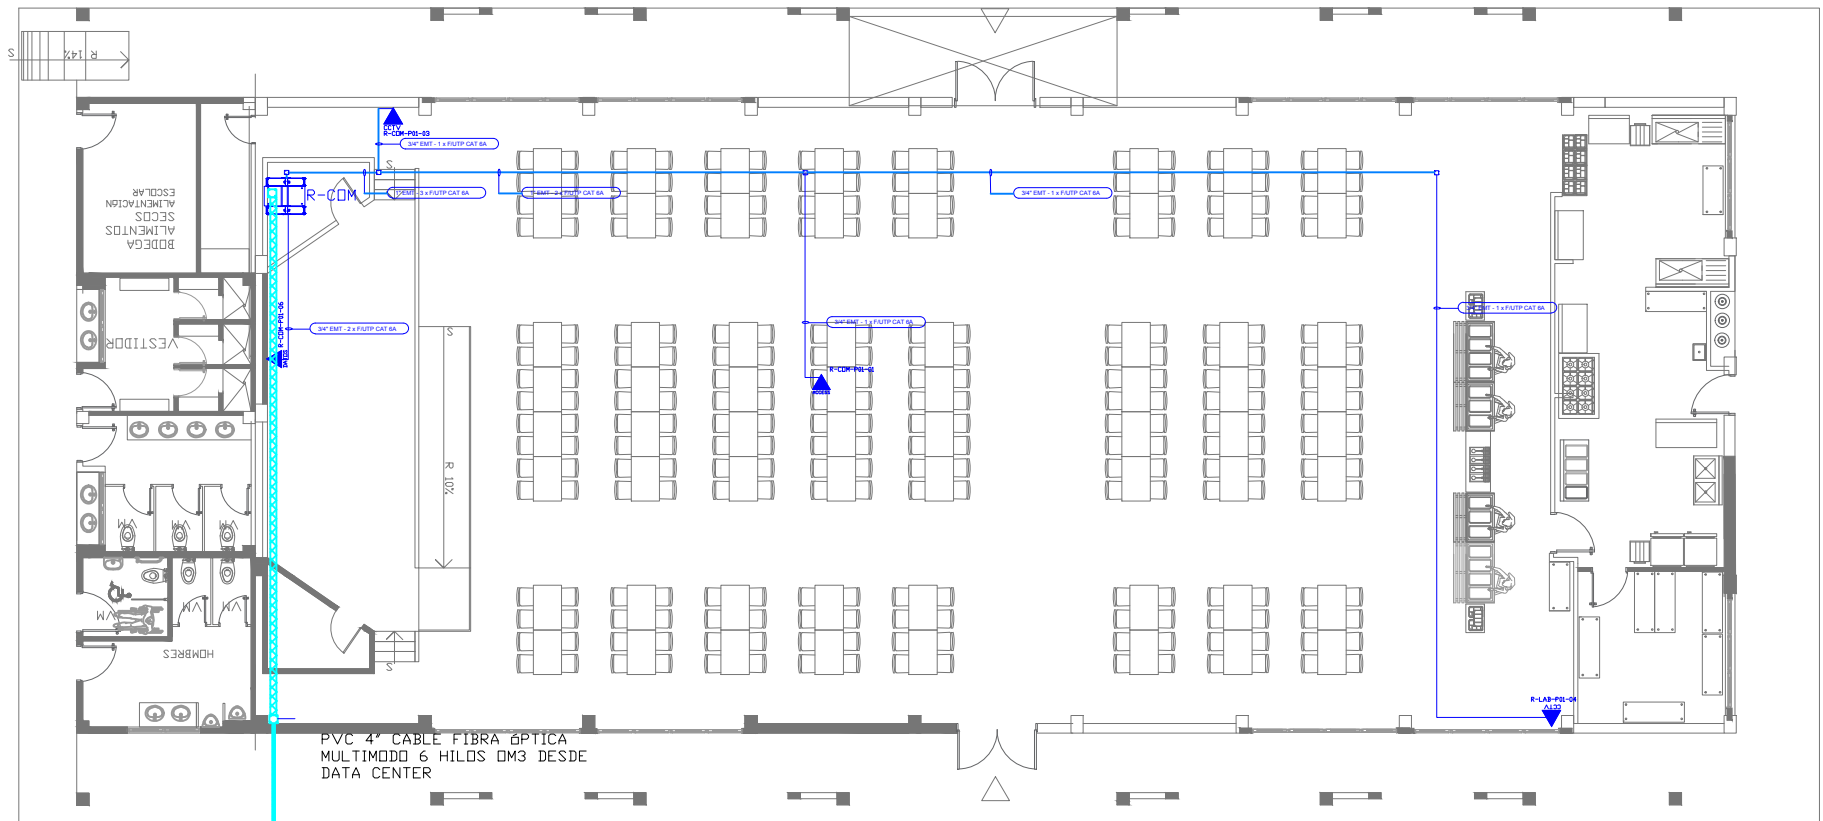


PLANTA BAJA

ESCALA 1:100

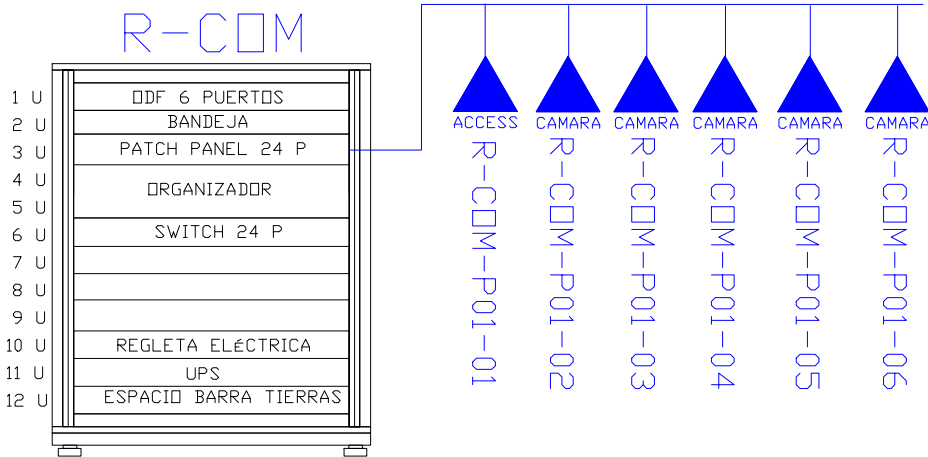

CANTIDAD	SIMBOLOGIA	
01		Salida simple datos pared
--		Salida simple datos piso
--		Teléfono IP
01		Salida simple access point
4		Salida simple CCTV
--		Salida simple CCTV Monitor
01		Pozo de revisión
--		Salida HDMI
00		Bandeja metálica por piso
33		Bandeja metálica por tumbado
01		Rack Comunicaciones
10		Tubería PVC 4"
01		Caja metálica de paso 30X20x15cm

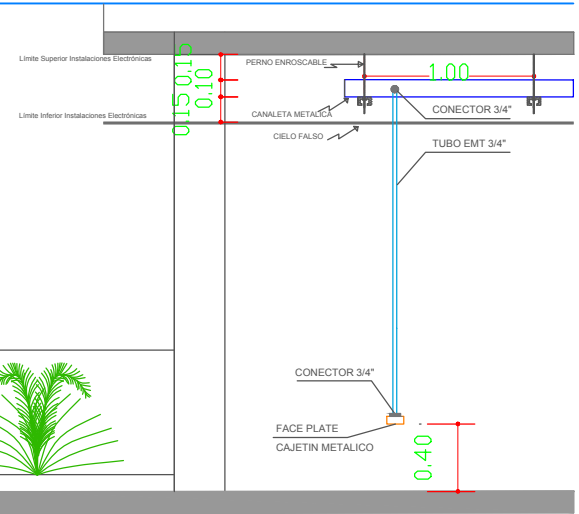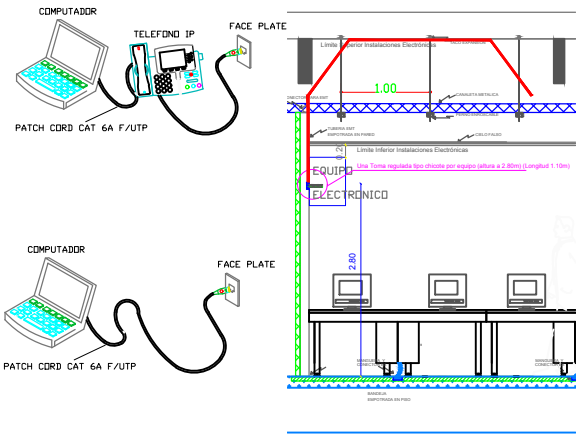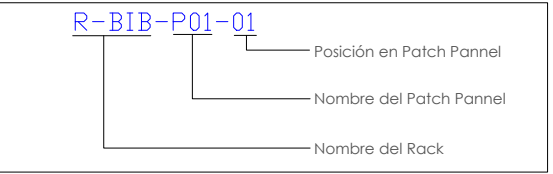

RESPONSABLES


ARO. JOSÉ V. PADILLA
DIRECTOR DE PROYECTO
EMPRESA CONSULTORA SEG S.A

HERNÁN ERAZO VILLACRESES
ADMINISTRADOR DE CONTRATO
BIRF-8542-SBCC-CF-2017-016

ING. GALO SALCEDO C.
DISEÑADOR ELECTRONICO
EMPRESA CONSULTORA SEG S.A

ING. RAUL ESTEBAN CHILUISA
ESPECIALISTA ELECTRONICO
MINEDUC

ESQUEMA REFERENCIAL DEL PROYECTO:

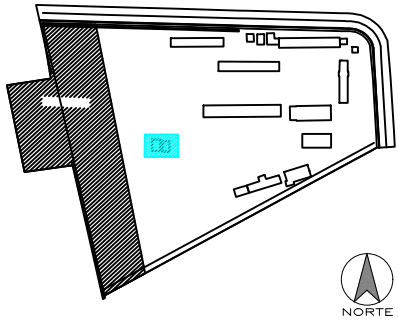

PROYECTO: BIRF-8542-SBCC-CF-2017-016
CONSULTORIA PARA LA INTERVENCIÓN EN LA INFRAESTRUCTURA EXISTENTE Y PROPUESTA PARA LA REPOTENCIACIÓN DE LA UNIDAD EDUCATIVA JOSÉ MARÍA VELASCO IBARRA, UBICADA EN EL CANTÓN MILAGRO, PROVINCIA DEL GUAYAS

UNIDAD EDUCATIVA:
"UNIDAD EDUCATIVA JOSÉ MARÍA VELASCO IBARRA"

CANTÓN: MILAGRO
PROVINCIA: GUAYAS

CONTIENE:
COMEDOR / AUDITORIO
CABLEADO ESTRUCTURADO

ESCALA: FECHA: 2020 LÁMINA N.º: ELT-CE-07

SELLOS MUNICIPALES: