

RESPONSABLES


ARQ. JOSÉ V. PADILLA
DIRECTOR DE PROYECTO
EMPRESA CONSULTORA SEG S.A

HERNÁN ERAZO VILLACRESES
ADMINISTRADOR DE CONTRATO
BIRF-8542-SBCC-CF-2017-016

ING. RODRIGO SÁNCHEZ MIÑO
INGENIERO DISEÑADOR
EMPRESA CONSULTORA SEG S.A

ING. JORGE GÓMEZ YASELGA
ESPECIALISTA HIDROSANITARIO
MINEDUC

ESQUEMA REFERENCIAL DEL PROYECTO:

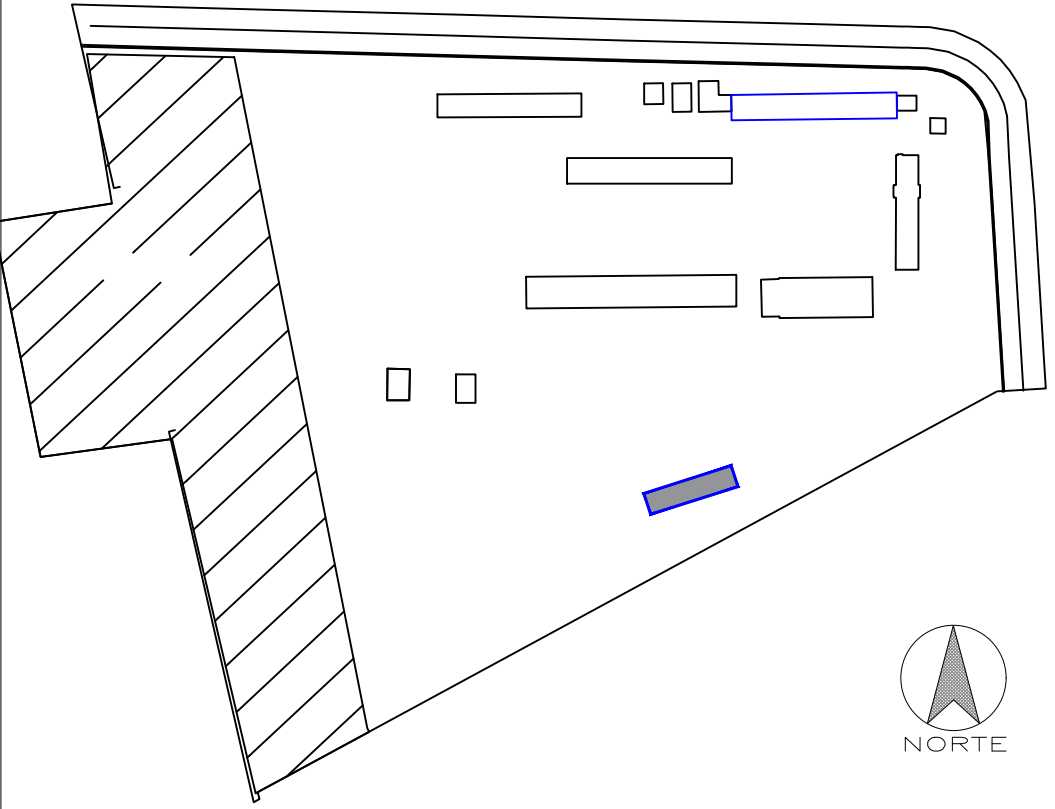

PROYECTO: BIRF-8542-SBCC-CF-2017-016

CONSULTORÍA PARA LA INTERVENCIÓN EN LA INFRAESTRUCTURA
EXISTENTE Y PROPUESTA PARA LA REPOTENCIACIÓN DE LA UNIDAD
EDUCATIVA JOSÉ MARÍA VELASCO IBARRA, UBICADA EN EL CANTÓN MILAGRO
PROVINCIA DEL GUAYAS

UNIDAD EDUCATIVA:

"UNIDAD EDUCATIVA JOSÉ MARÍA VELASCO IBARRA"

CANTÓN:

MILAGRO

PROVINCIA:

GUAYAS

CONTIENE:

LABORATORIO FISICA Y QUIMICA
DISEÑO DEL SISTEMA - AP-AS-AL
BLOQUE REPOTENCIADO

ESCALA:

FECHA:


2019

LÁMINA N.º

S-12/30


SELLOS MUNICIPALES:

AAPP

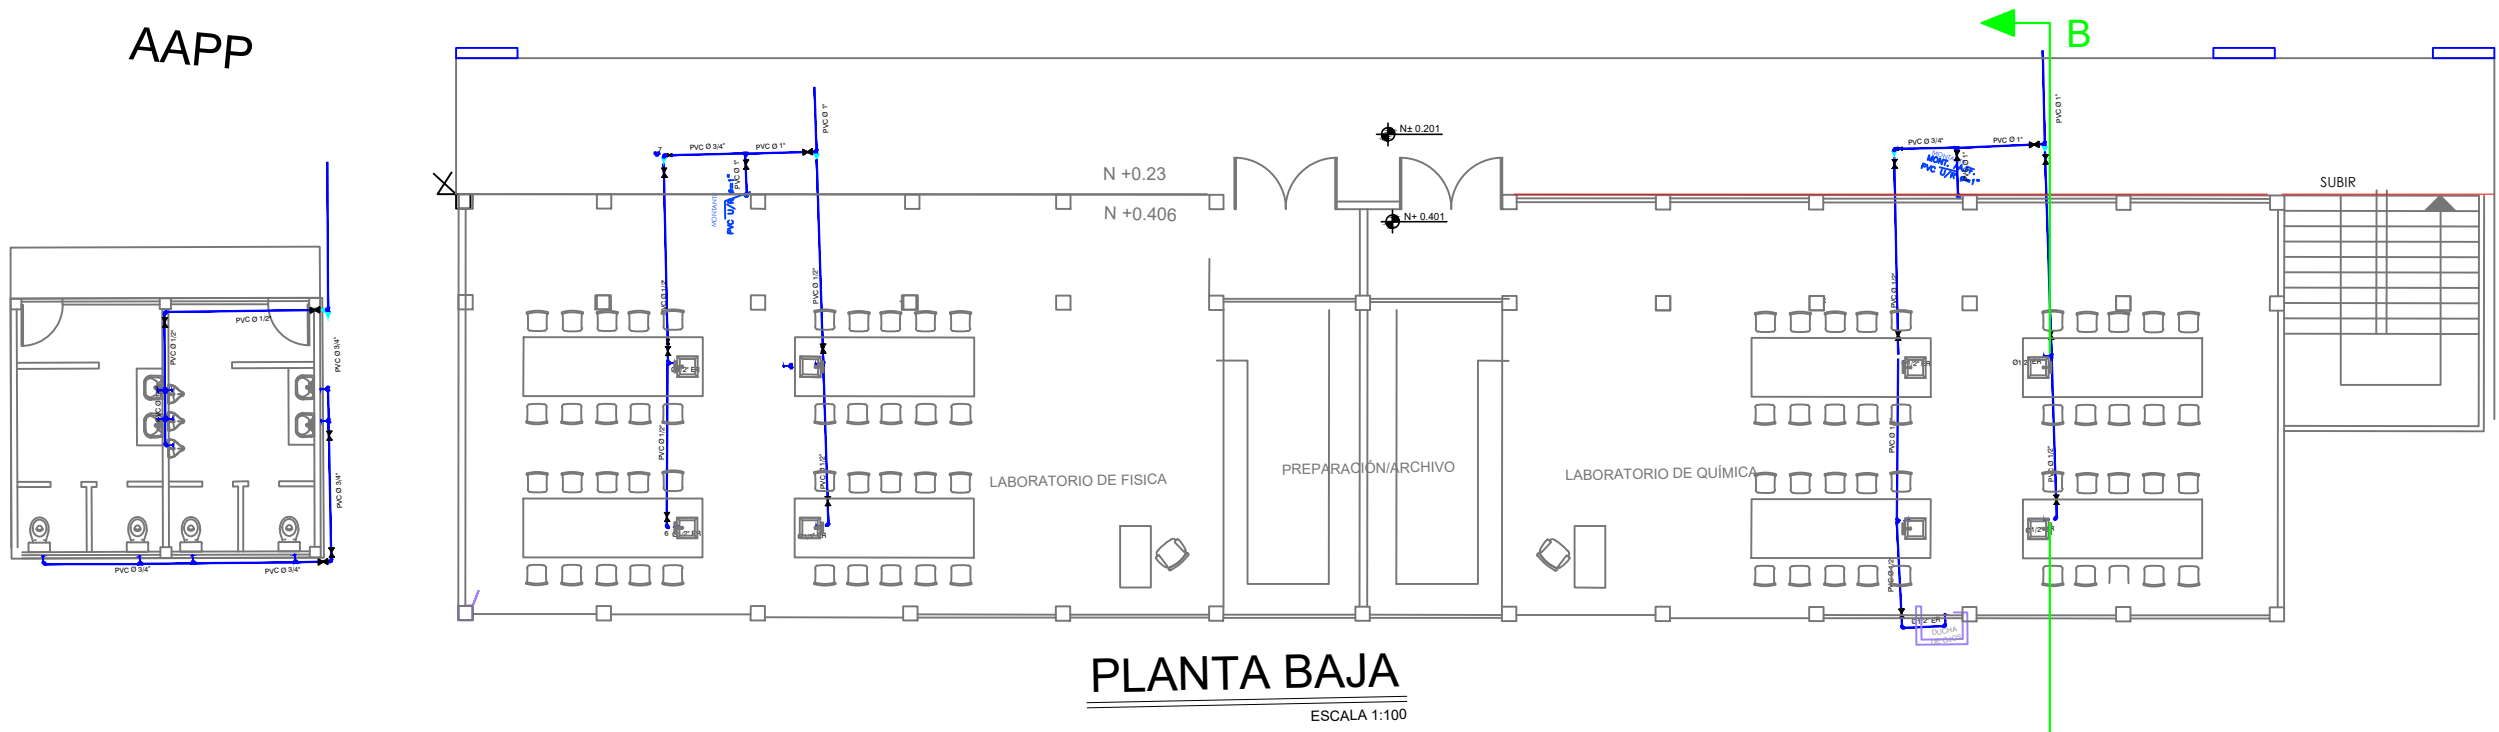

PLANTA BAJA
ESCALA 1:100

AAPP

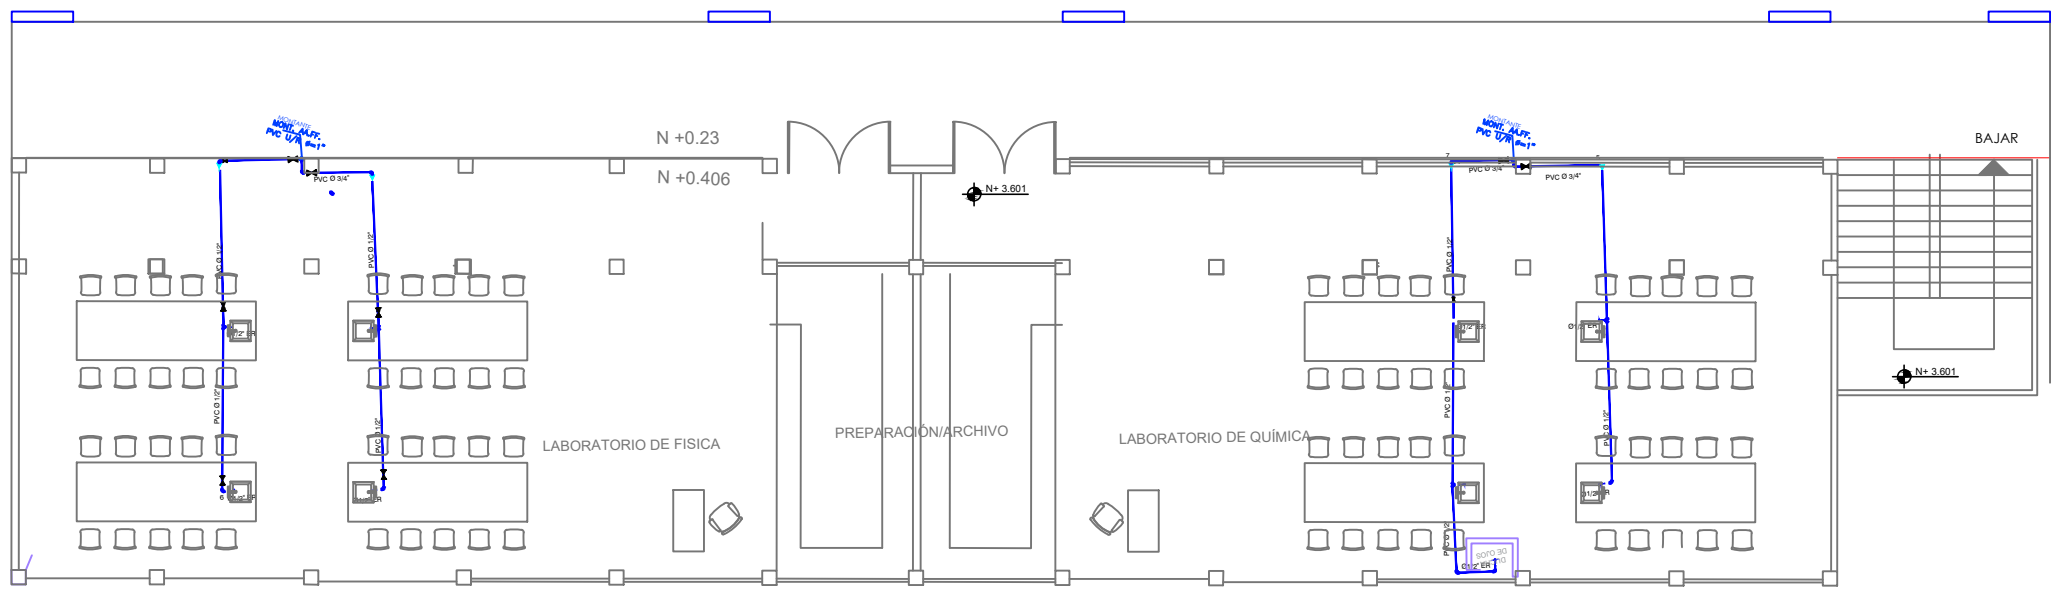

PLANTA ALTA


SIMBOLOGIA

	TUBERIA RED INCENDIOS
	TUBERIA DE AGUA POTABLE PVC
	TEE
	CODO 90°
	VALVULA DE COMPUERTA
	CODO 45°
	UNION UNIVERSAL
	VALVULA CHECK
	SALIDA DE AGUA
	REDUCCION
	MONTANTE
	TANQUE HIDRONEUMATICO
	LLAVE DE MANGUERA
	BOMBA CENTRIFUGA
	CAJA DE MEDIDOR DE AA-PP
	GABINETE CONTRA INCENDIO
	BANDEJA 4" X 2 1/2" X 2 1/2"

SIMBOLOS


SISTEMA DE AASS - AALL	
	TUBERIA DE PVC D/N DRENAJE DE AASS
	TUBERIA DE PVC D/N DRENAJE DE AALL
	BAJANTE DE AASS DE PVC D/N
	BAJANTE DE AALL DE PVC D/N
	SUMIDERO DE AALL
	CODO DE 90°
	YEE REDUCTORA
	YEE
	CODO 45°
	TAPON DE REGISTRO
	SIFON
	NO. DE COLUMNA DE DESAGUE DE AASS
	NO. DE COLUMNA DE DESAGUE DE AALL
	CAJA DE REGISTRO DE AA.SS.
	CAJA DE REGISTRO DE AALL.

AASS
AALL

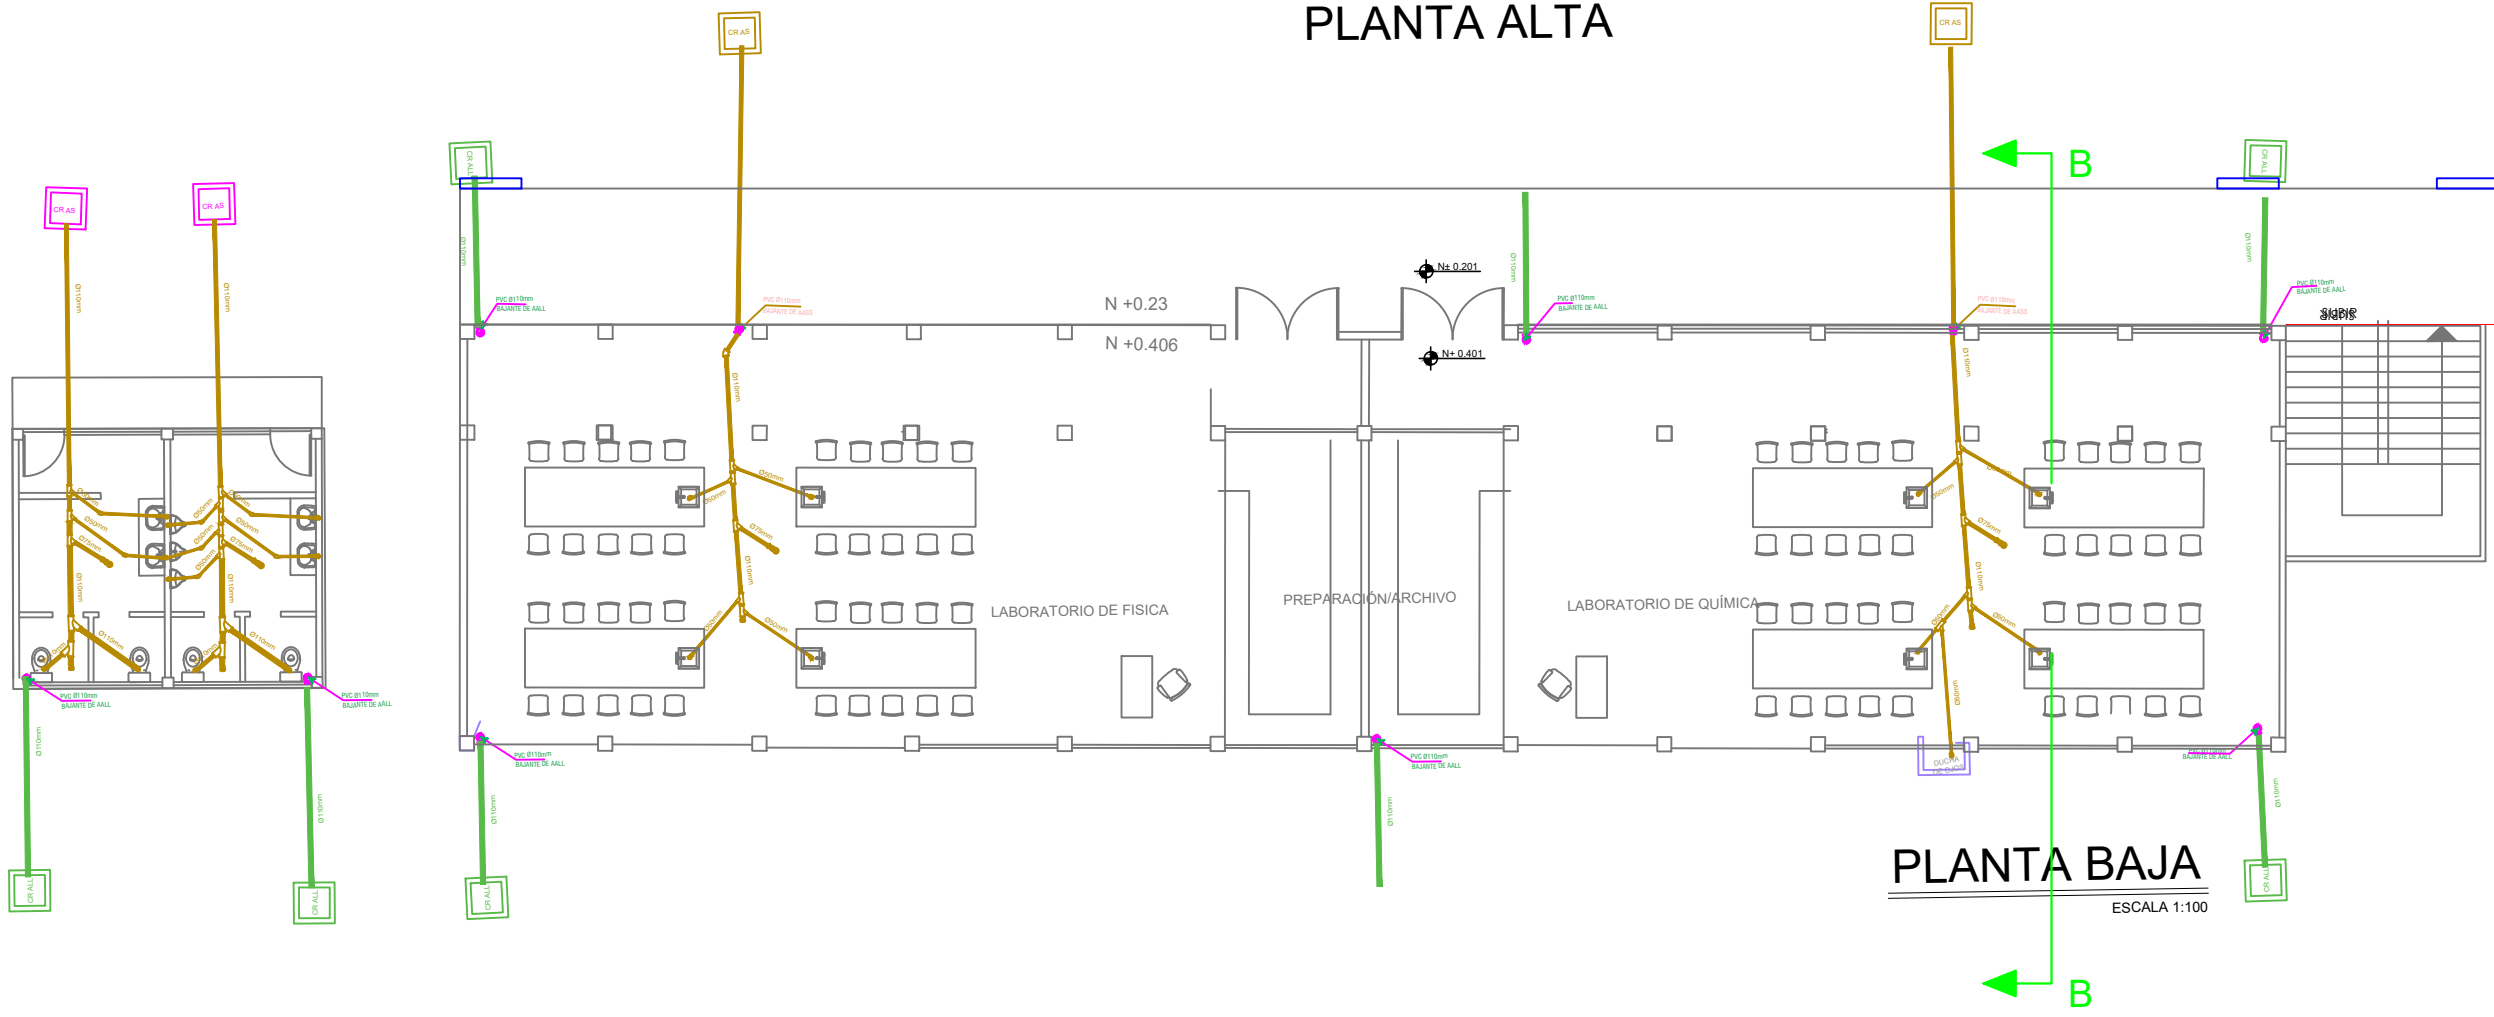


PLANTA BAJA
ESCALA 1:100


AASS
AALL

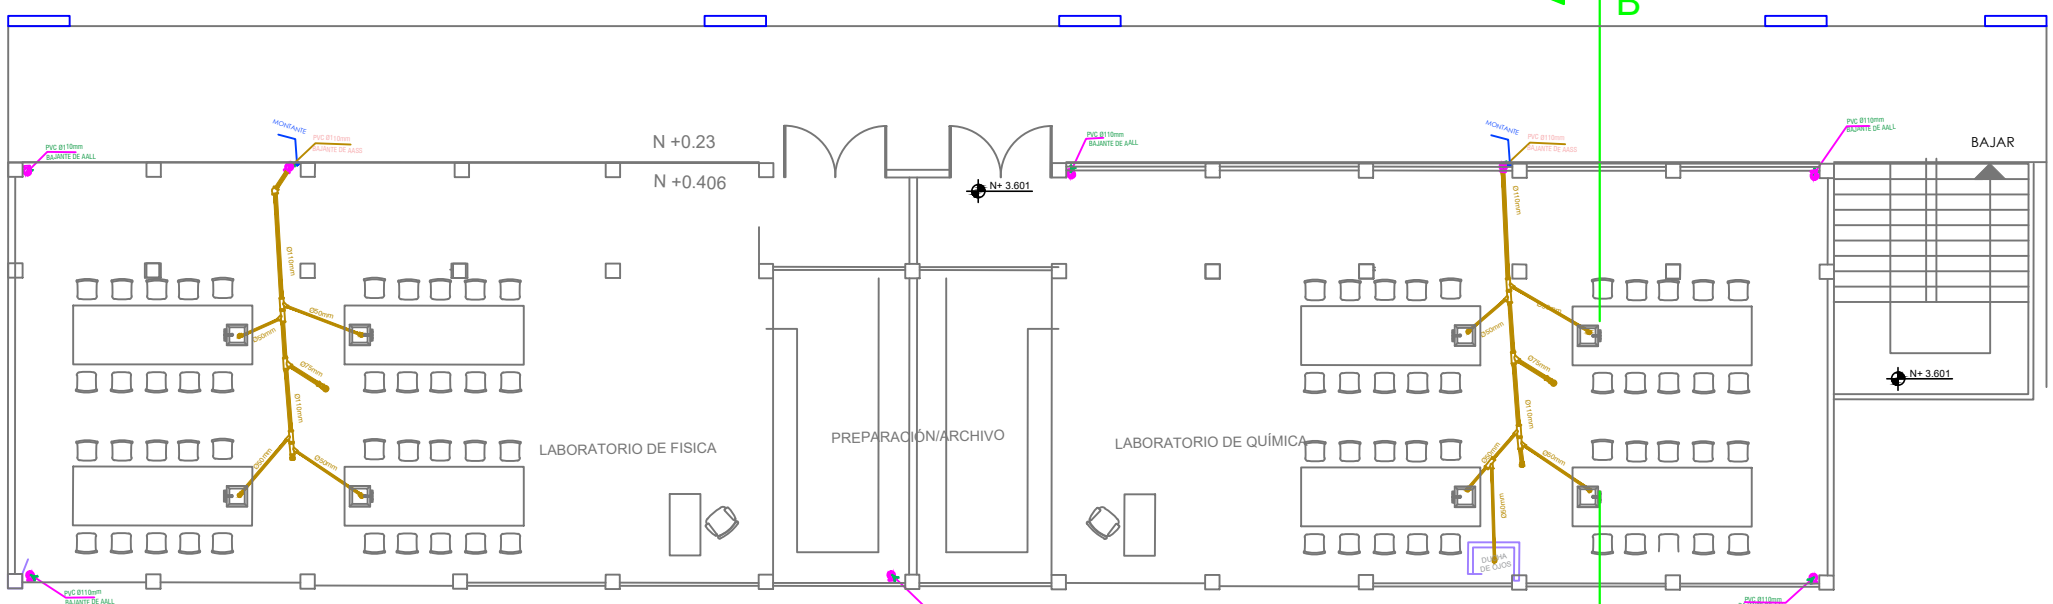

PLANTA ALTA
ESCALA 1:100

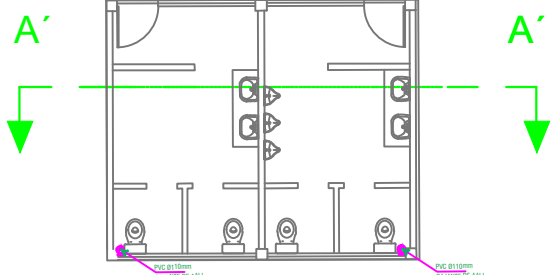


CUBIERTA BAJANTE DE AALL

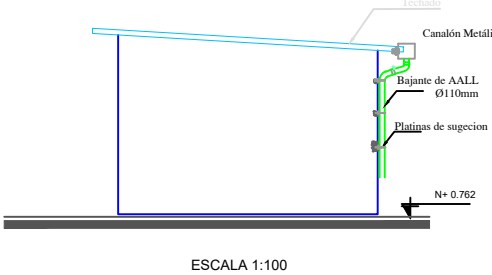

CORTE A - A"
ESCALA 1:100

CUBIERTA METALICA

MODELO BAJANTES DE AALL

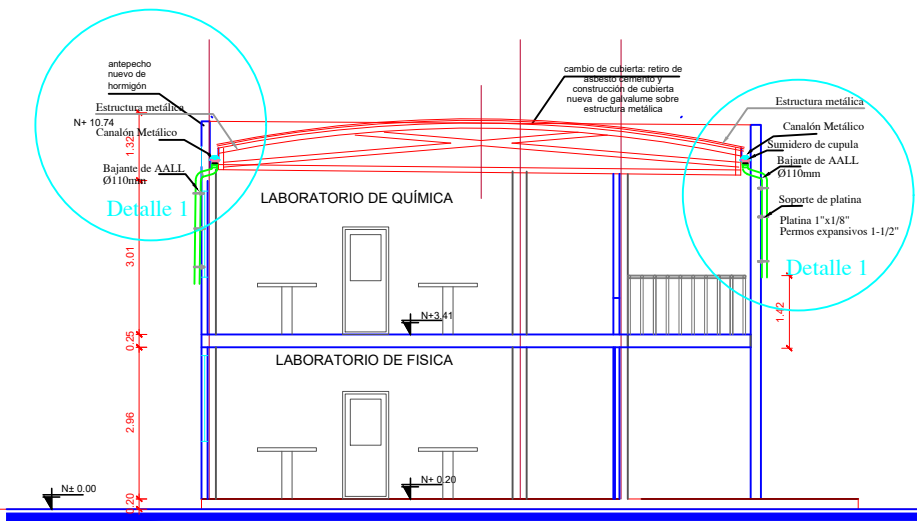

CORTE B-B"
ESCALA 1:100