



AAPP

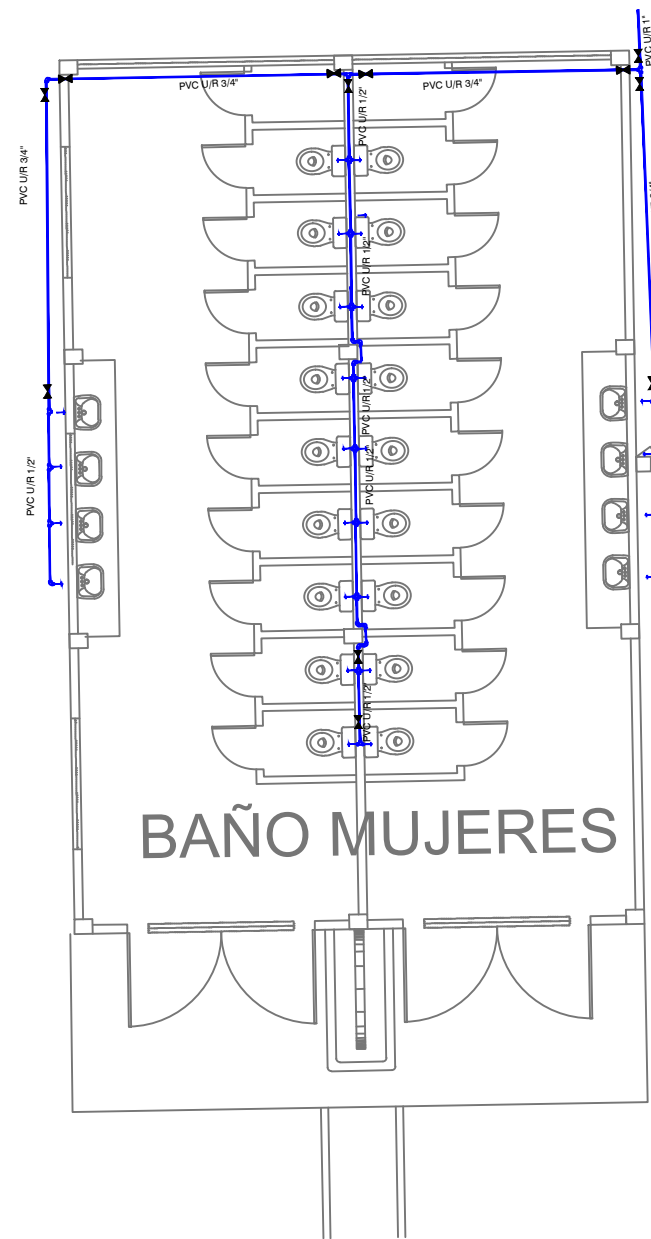

SIMBOLOGÍA

AGUA POTABLE	
	TUBERIA DE AGUA POTABLE PVC
	TEE
	CODO 90°
	VALVULA DE COMPUERTA
	CODO 45°
	UNION UNIVERSAL
	VALVULA CHECK
	SALIDA DE AGUA
	REDUCCION
	MONTANTE
	TANQUE HIDRONEUMATICO
	LLAVE DE MANGUERA
	BOMBA CENTRIFUGA
	CAJA DE MEDIDOR DE AA-PP



AASS

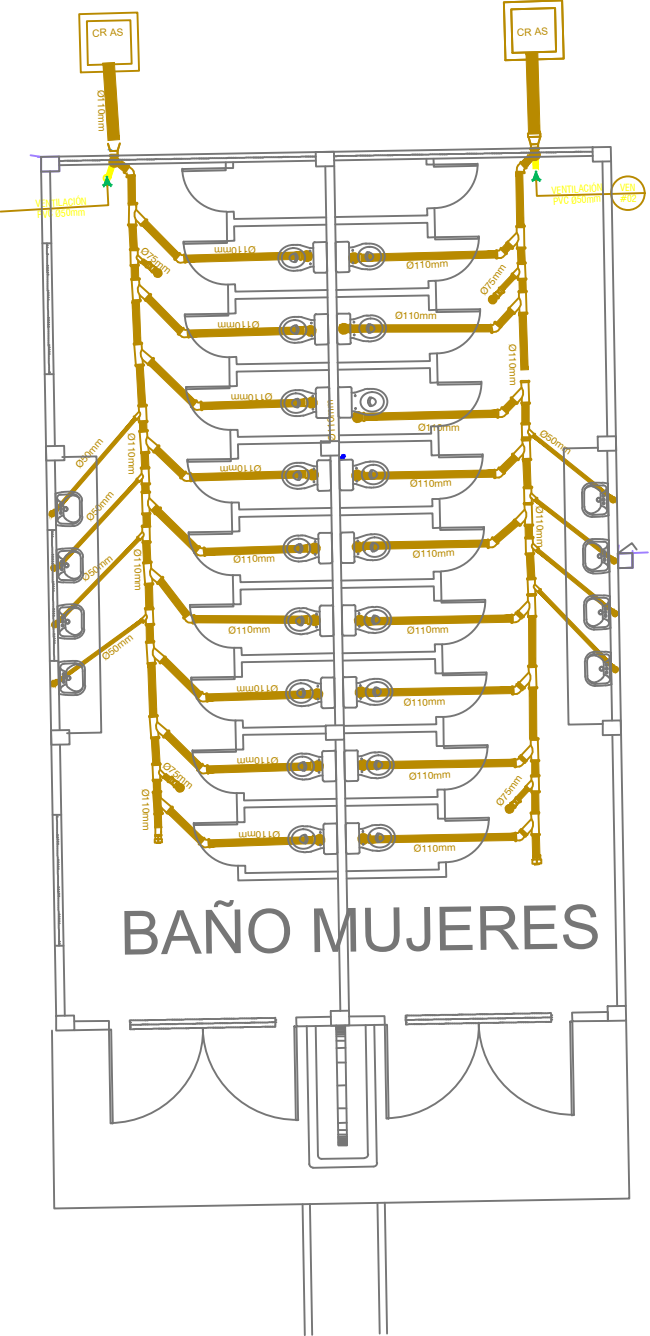

SIMBOLOGÍA

AGUAS LLUVIAS Y SERVIDAS	
	TUBERIA DE PVC D/N DRENAJE DE AASS
	TUBERIA DE PVC D/N DRENAJE DE AALL
	BAJANTE DE AASS DE PVC D/N
	BAJANTE DE AALL DE PVC D/N
	VENTILACIÓN
	SUMIDERO DE AALL Y TRAMPA DE PISO
	YEE REDUCTORA
	YEE
	CODO 45°
	TAPON DE REGISTRO
	NO. DE COLUMNA DE DESAGUE DE AASS
	NO. DE COLUMNA DE DESAGUE DE AALL
	CAJA DE REGISTRO DE AA.SS.
	CAJA DE REGISTRO DE AA.LL.

AALL

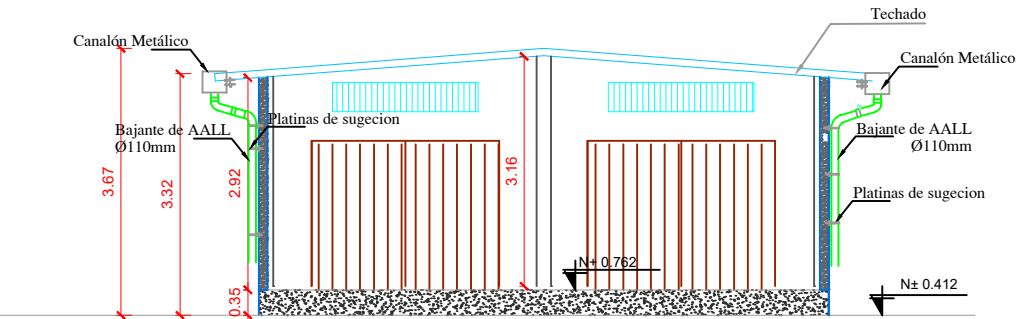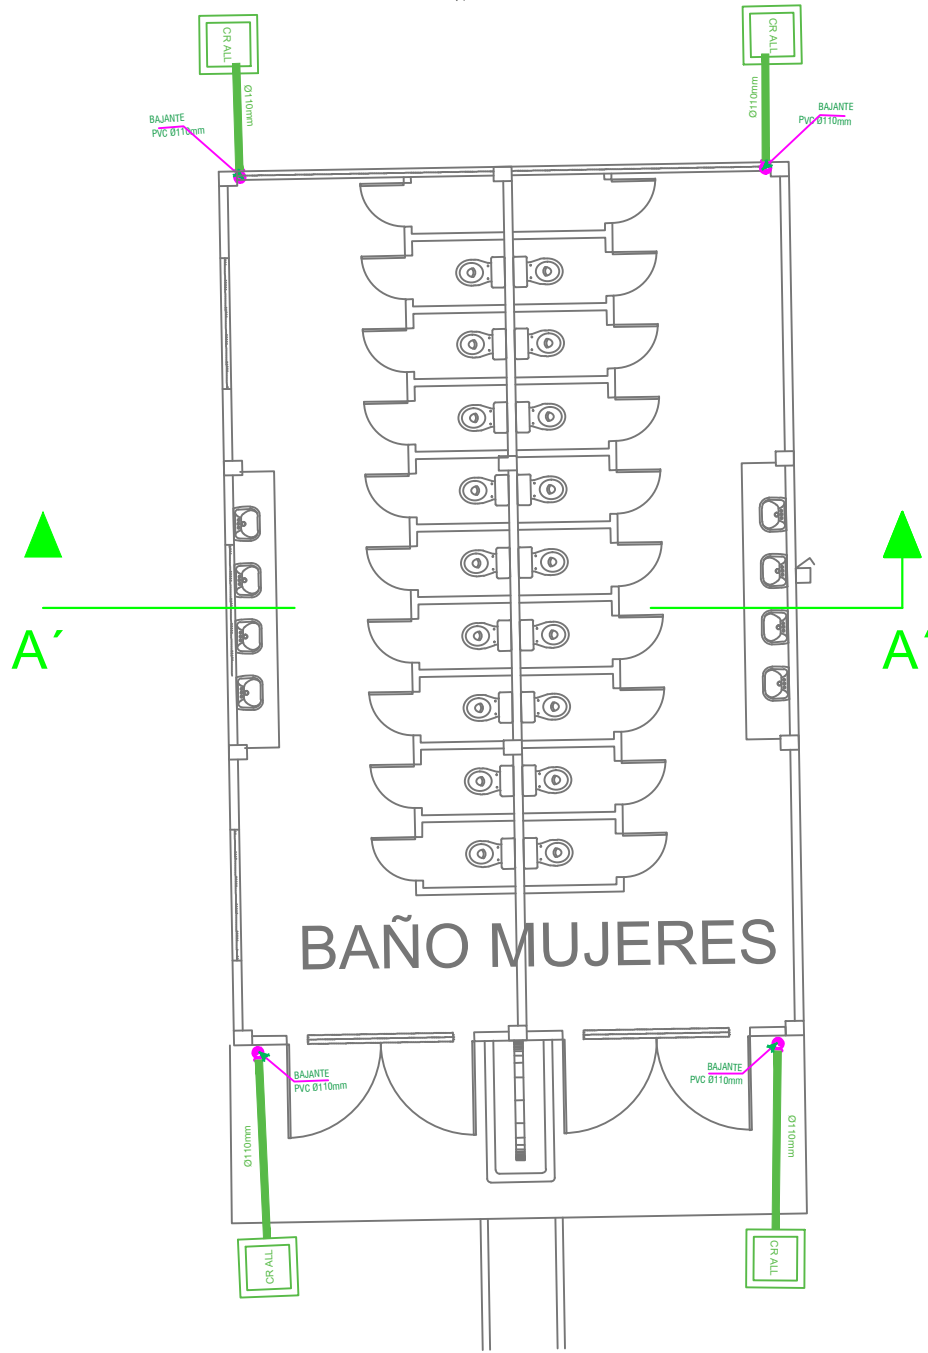

CORTE A - A
ESCALA 1:100

CUBIERTA BAJANTE DE AALL

RESPONSABLES


ARQ. JOSÉ V. PADILLA
DIRECTOR DE PROYECTO
EMPRESA CONSULTORA SEG S.A

HERNÁN ERAZO VILLACRESES
ADMINISTRADOR DE CONTRATO
BIRF-8542-SBCC-CF-2017-016

ING. RODRIGO SÁNCHEZ MIÑO
INGENIERO DISEÑADOR
EMPRESA CONSULTORA SEG S.A

ING. JORGE GOMEZ YASELGA
ESPECIALISTA HIDROSANITARIO
MINEDUC

ESQUEMA REFERENCIAL DEL PROYECTO:

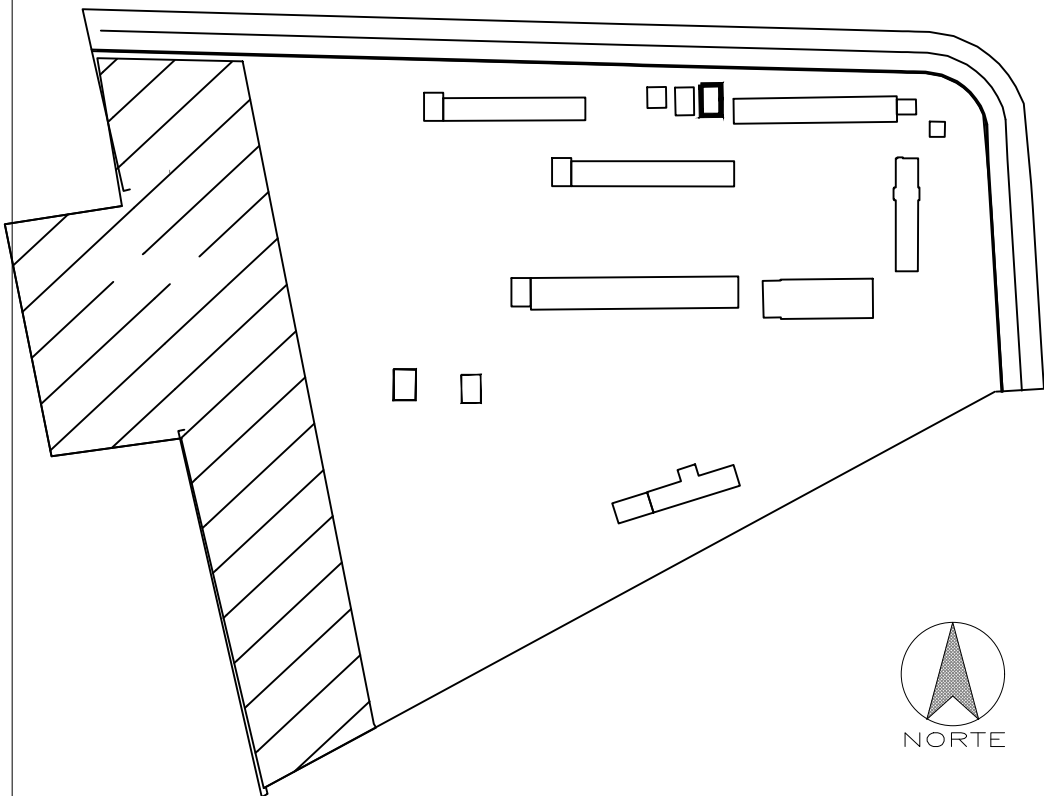

PROYECTO: BIRF-8542-SBCC-CF-2017-016

CONSULTORÍA PARA LA INTERVENCIÓN EN LA INFRAESTRUCTURA EXISTENTE Y PROPUESTA PARA LA REPOTENCIACIÓN DE LA UNIDAD EDUCATIVA JOSÉ MARÍA VELASCO IBARRA, UBICADA EN EL CANTÓN MILAGRO PROVINCIA DEL GUAYAS

UNIDAD EDUCATIVA:

"UNIDAD EDUCATIVA JOSÉ MARÍA VELASCO IBARRA"

CANTÓN:

MILAGRO

PROVINCIA:

GUAYAS

CONTIENE:

BAÑOS MUJERES
BLOQUE 1- REPOTENCIADO
DISEÑO DEL SISTEMA - AP-AS-AL

ESCALA:

ESCALA 1:100

FECHA:

2019

LÁMINA N.º

HS-15/30

SELLOS MUNICIPALES: