



DETALLE DE CAJAS DE REGISTRO
AGUAS LLUVIAS - AGUAS SERVIDAS

ESCALA 1: 15

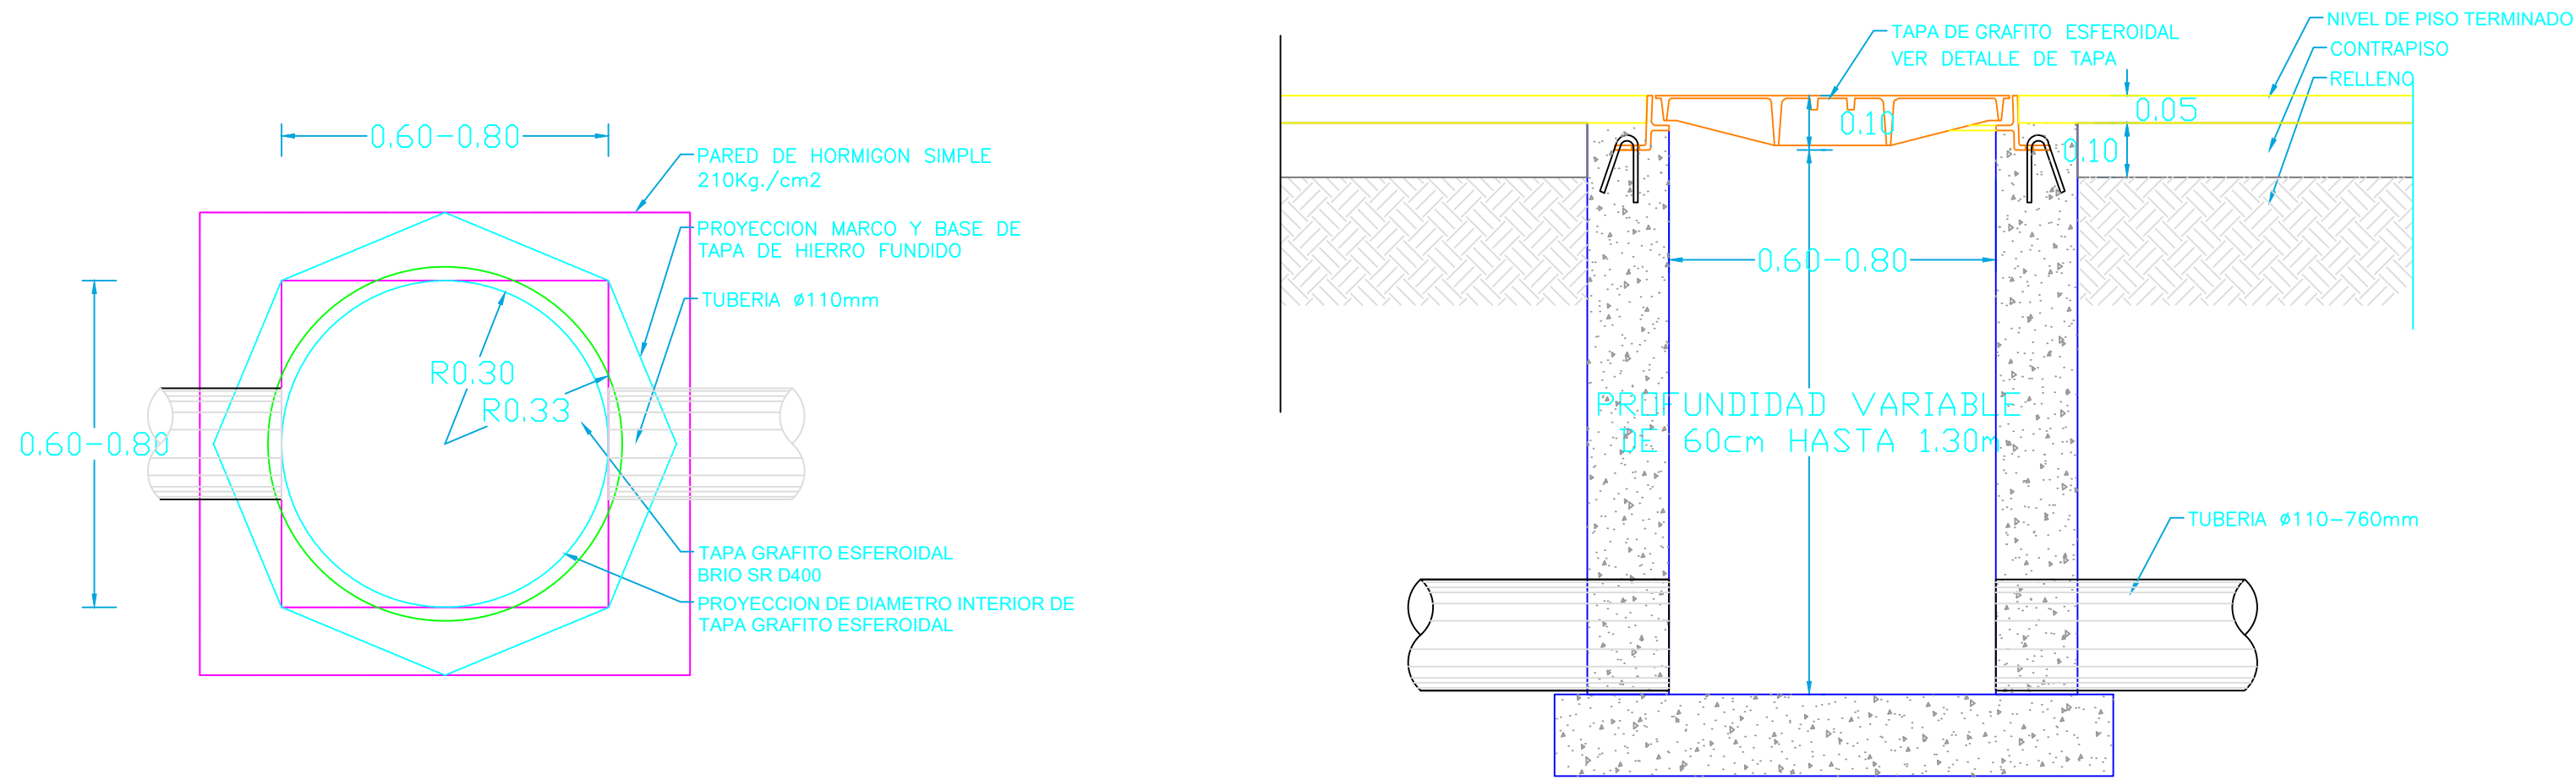


VENTILACION AA.SS.
EN BATERIAS SANITARIAS

ESCALA 1:50

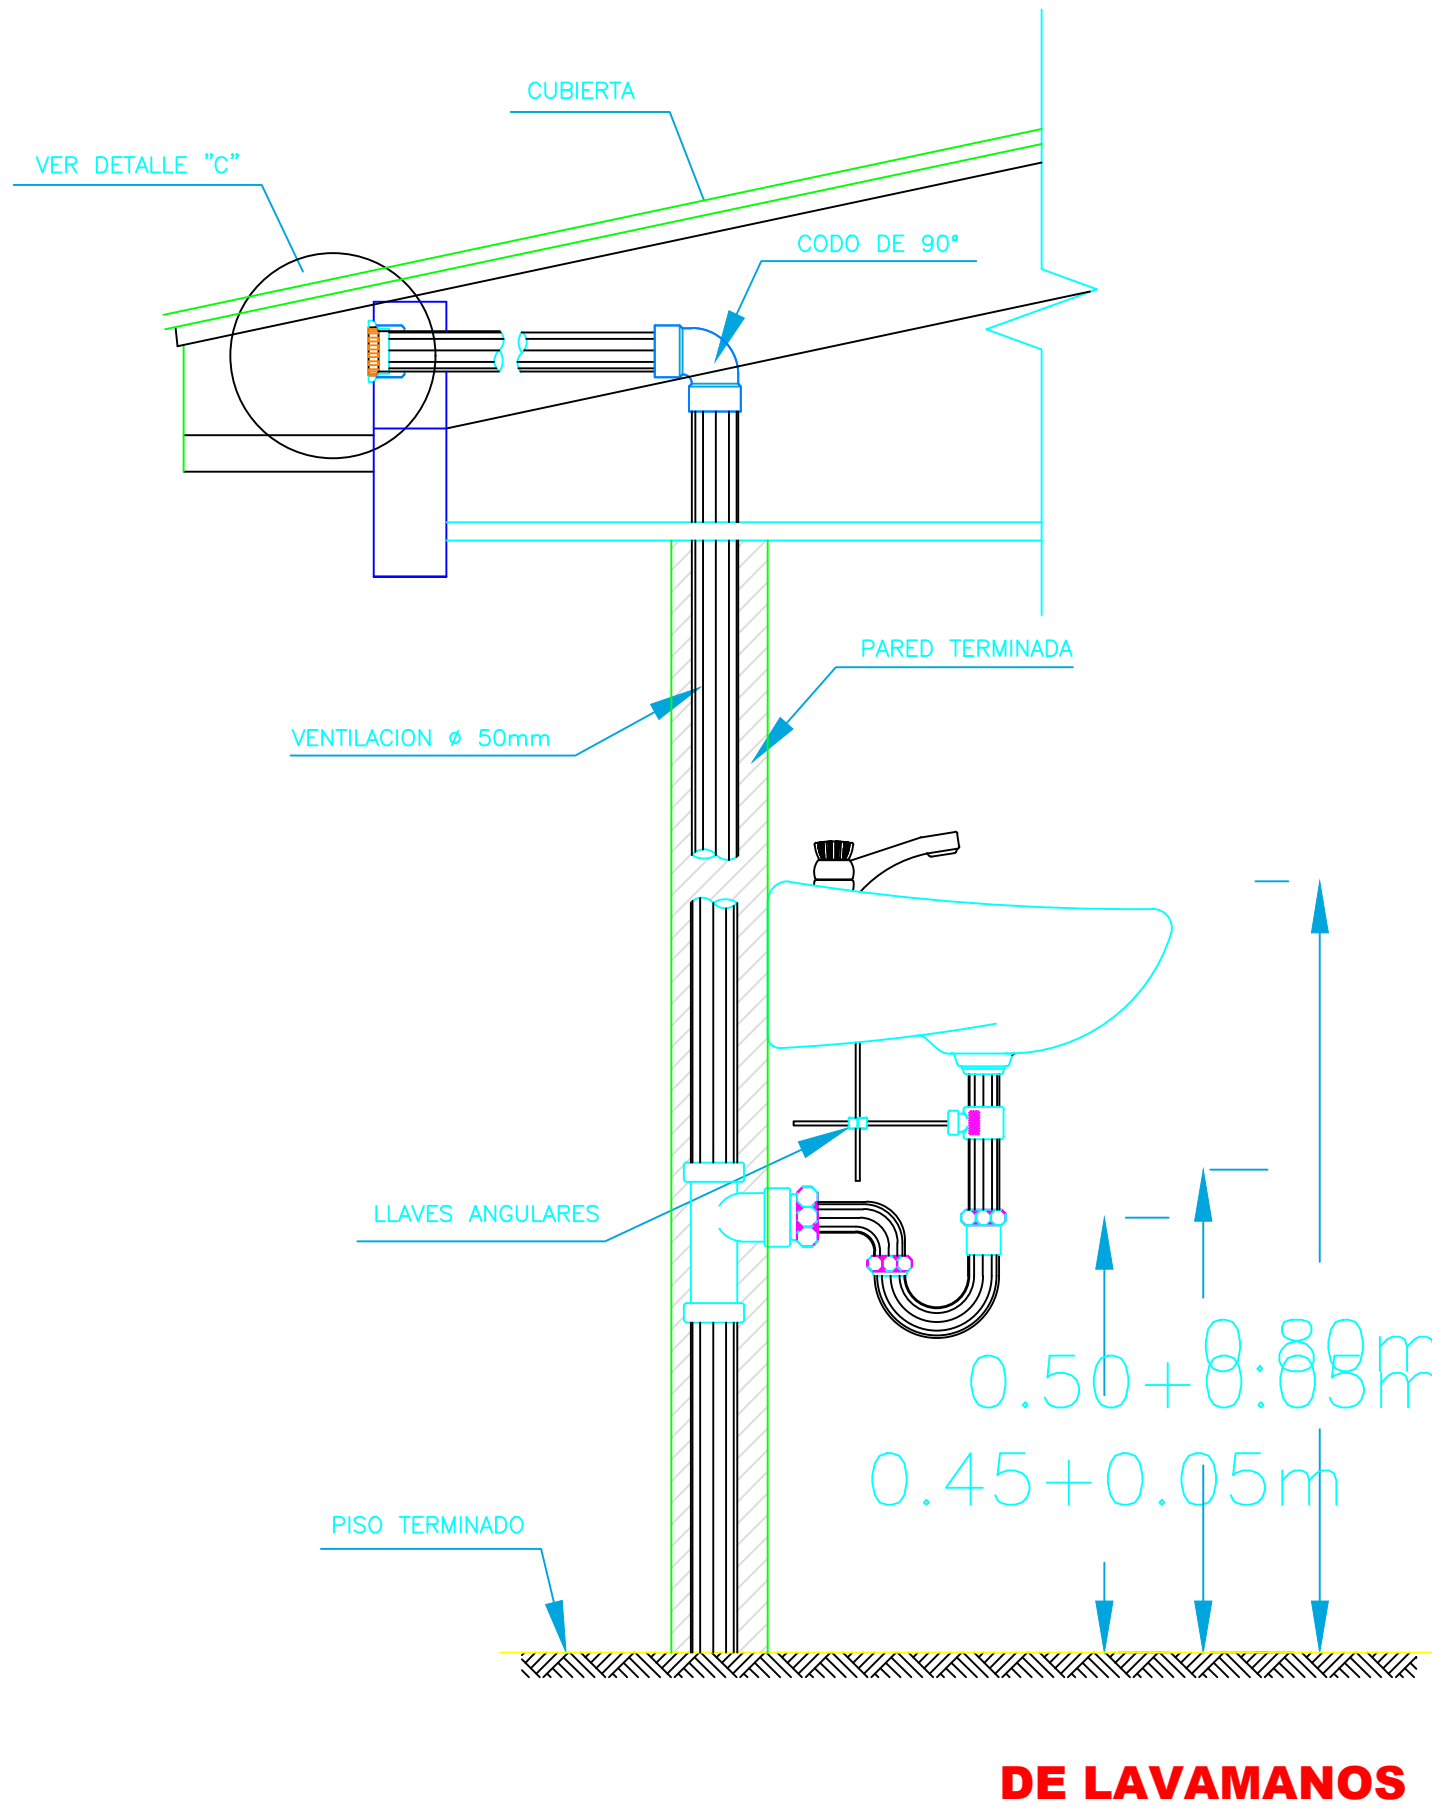


INTERCEPTOR DE GRASAS
BAJO FREGADERO

ESCALA 1: 10

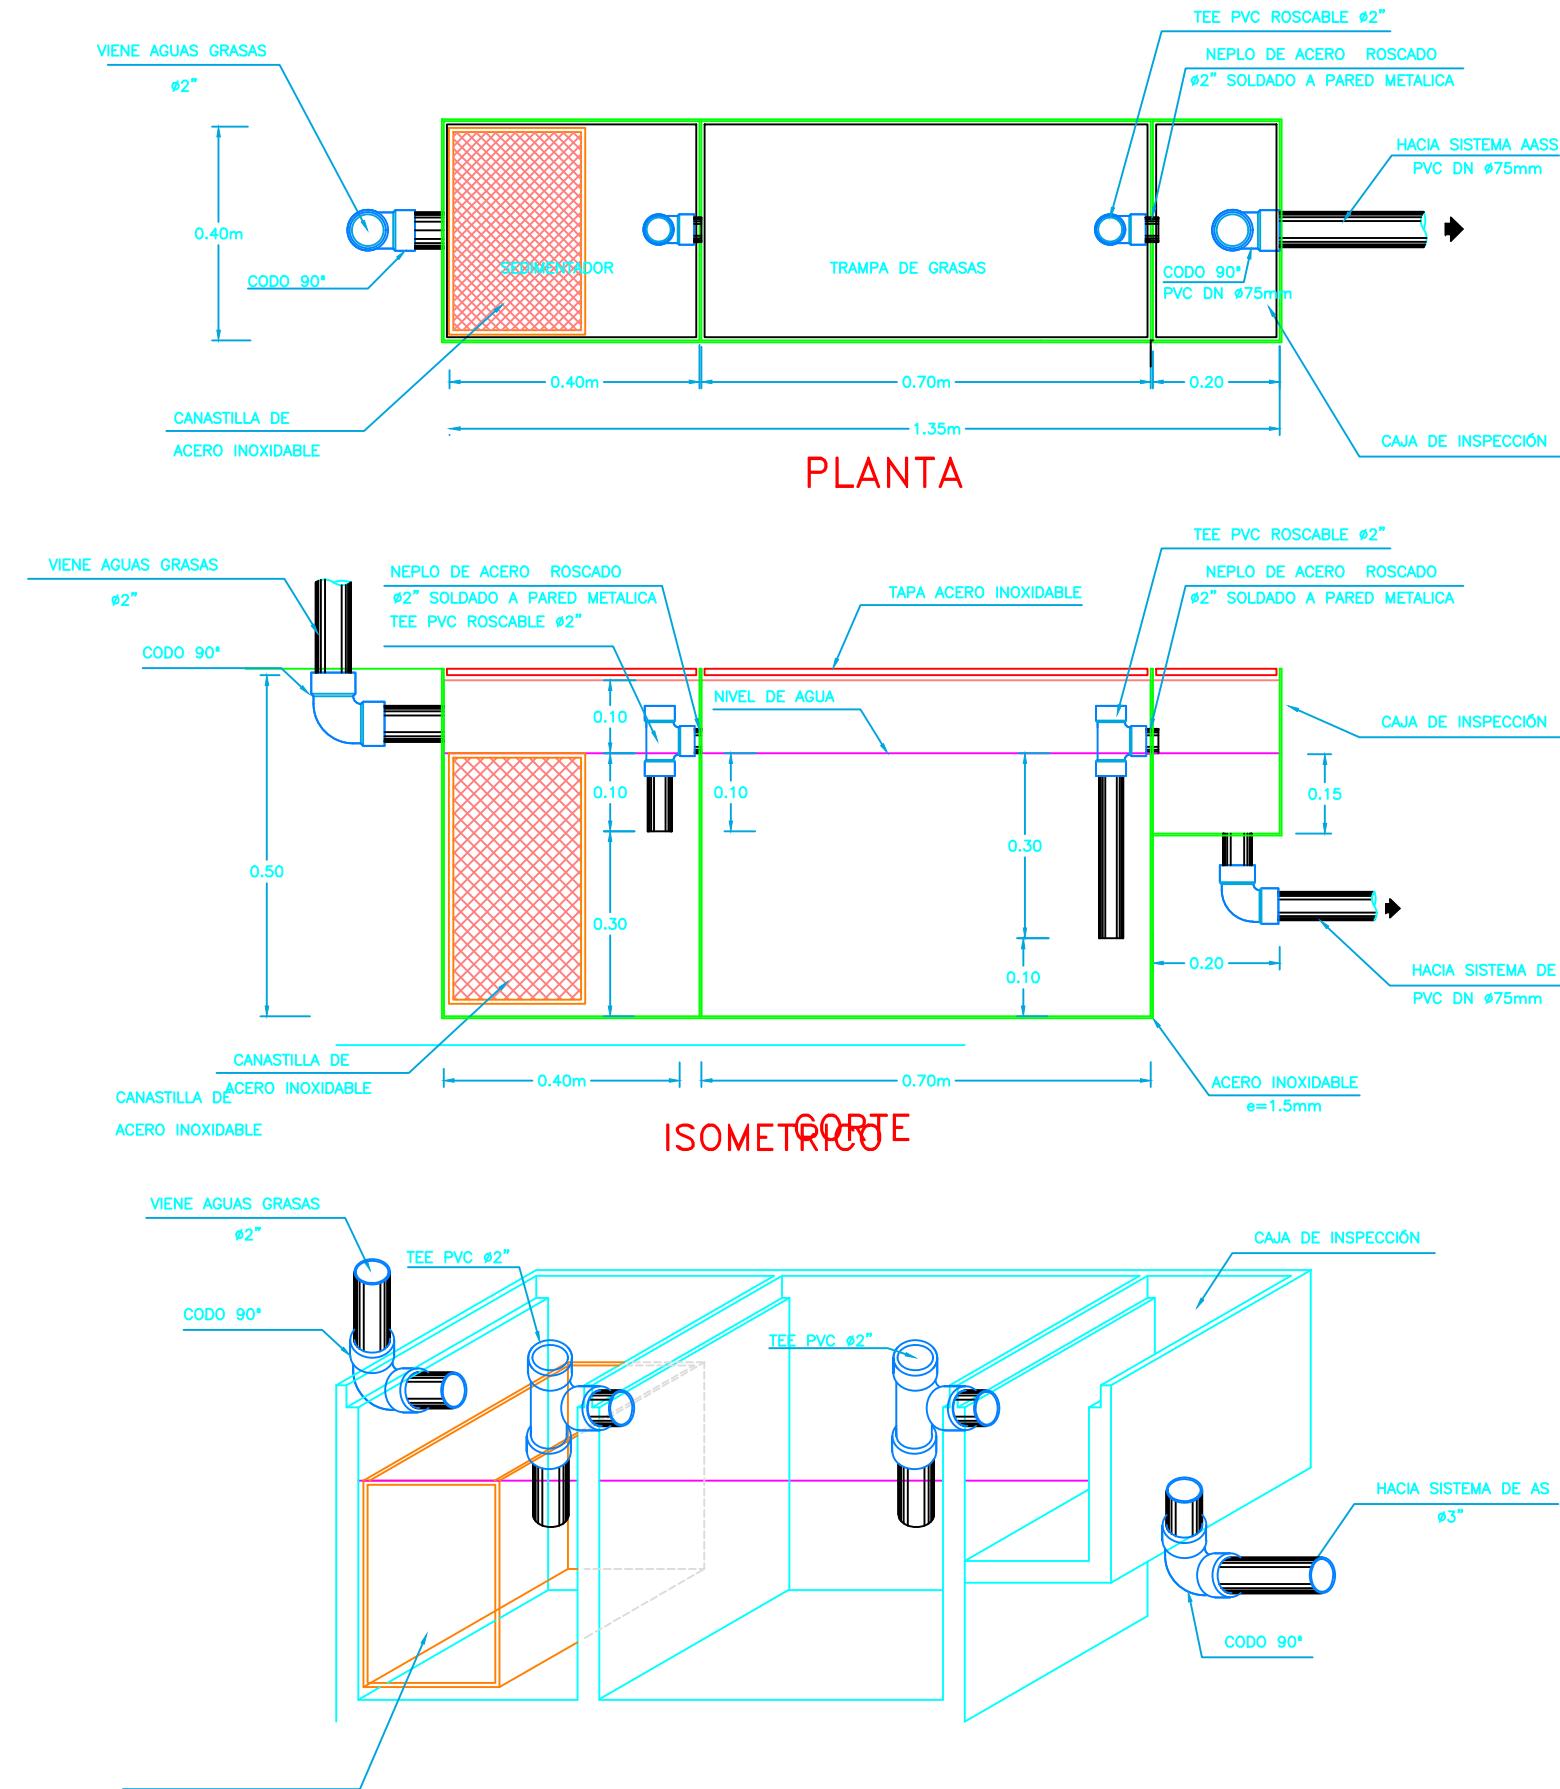


SUMIDERO HORIZONTAL

Sin escala

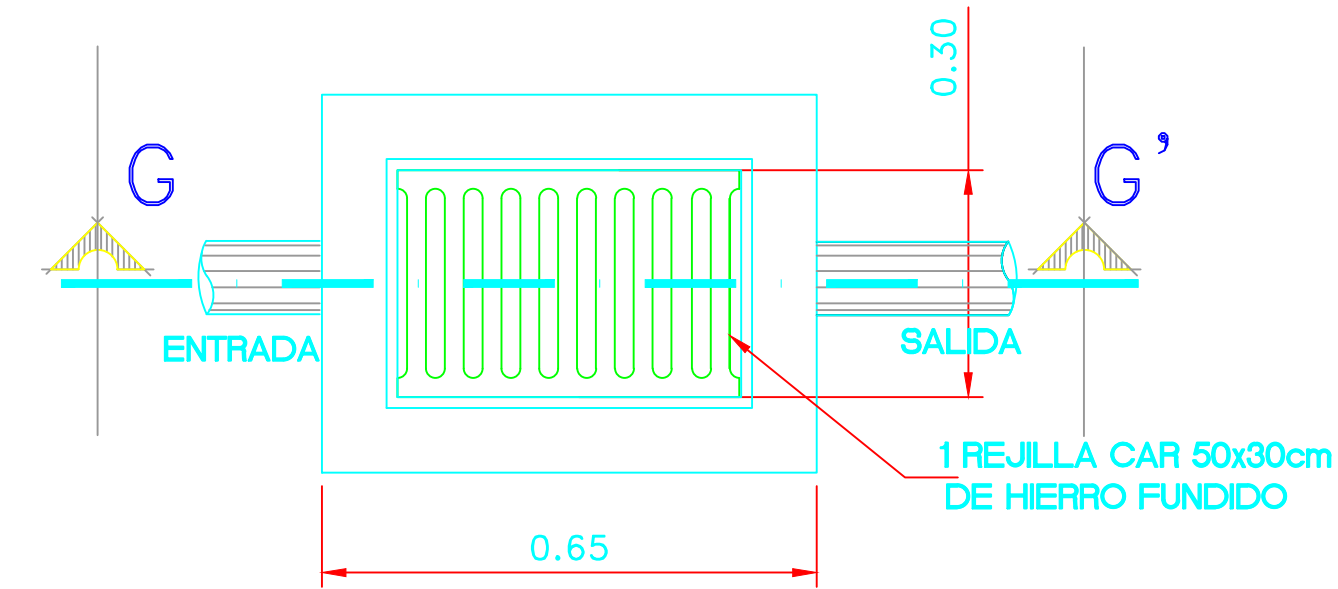


PLANTA

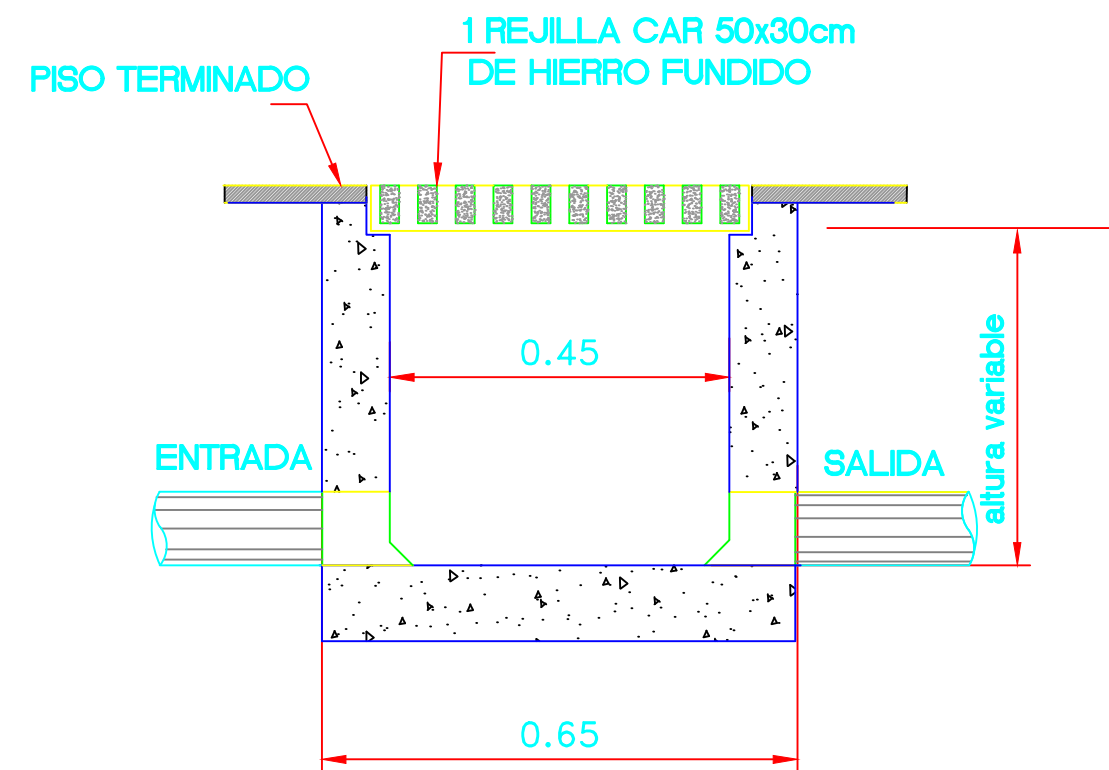

SECCION G-G'

REJILLA DE PISO

EN BATERIAS SANITARIAS ESCALA 1: 50

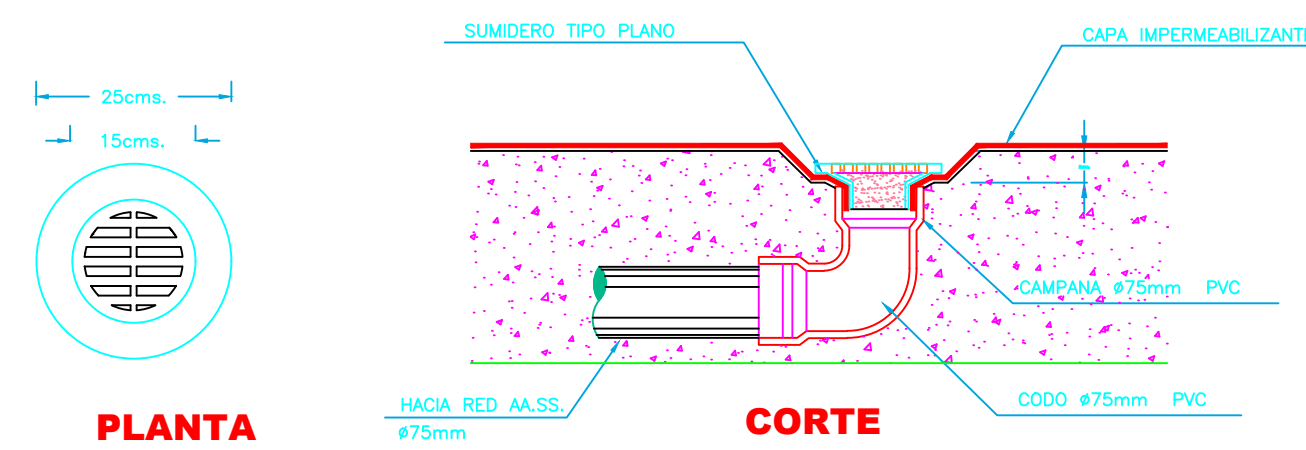

PLANTA

CORTE

PLANTA

SUMIDERO PARA AA.LL.

ESCALA 1: 15

RESPONSABLES

ARQ. JOSÉ V. PADILLA
DIRECTOR DE PROYECTO
EMPRESA CONSULTORA SEG S.A

HERNÁN ERAZO VILLACRESES
ADMINISTRADOR DE CONTRATO
BIRF-8542-SBCC-CF-2017-016

ING. RODRIGO SÁNCHEZ MIÑO
INGENIERO DISEÑADOR
EMPRESA CONSULTORA SEG S.A

ING. JORGE GOMEZ YASELGA
ESPECIALISTA HIDROSANITARIO
MINEDUC

ESQUEMA REFERENCIAL DEL PROYECTO:



PROYECTO: BIRF-8542-SBCC-CF-2017-016
CONSULTORÍA PARA LA INTERVENCIÓN EN LA INFRAESTRUCTURA
EXISTENTE Y PROPUESTA PARA LA REPOTENCIACIÓN DE LA UNIDAD
EDUCATIVA JOSÉ MARÍA VELASCO IBARRA, UBICADA EN EL CANTÓN MILAGRO
PROVINCIA DEL GUAYAS

UNIDAD EDUCATIVA:

"UNIDAD EDUCATIVA JOSÉ MARÍA VELASCO IBARRA"

CANTÓN:
MILAGRO

PROVINCIA:
GUAYAS

CONTIENE:

SISTEMA HIDROSANITARIO
DETALLES GENERAL AASS-AALL

ESCALA:
INDICADAS

FECHA:
Diciembre 2019

LÁMINA N.º
DET- HS-23/30

SELLOS MUNICIPALES: