



RESPONSABLES


ARQ. JOSÉ V. PADILLA  
DIRECTOR DE PROYECTO  
EMPRESA CONSULTORA SEG S.A.

HERNÁN ERAZO VILLACRESES  
ADMINISTRADOR DE CONTRATO  
# BIRF-8542-SBCC-CF-2017-016

ING. RODRIGO SÁNCHEZ MIÑO  
INGENIERO DISEÑADOR  
EMPRESA CONSULTORA SEG S.A.

ING. JORGE GÓMEZ YASELGA  
ESPECIALISTA HIDROSANITARIO  
MINEDUC

ESQUEMA REFERENCIAL DEL PROYECTO:

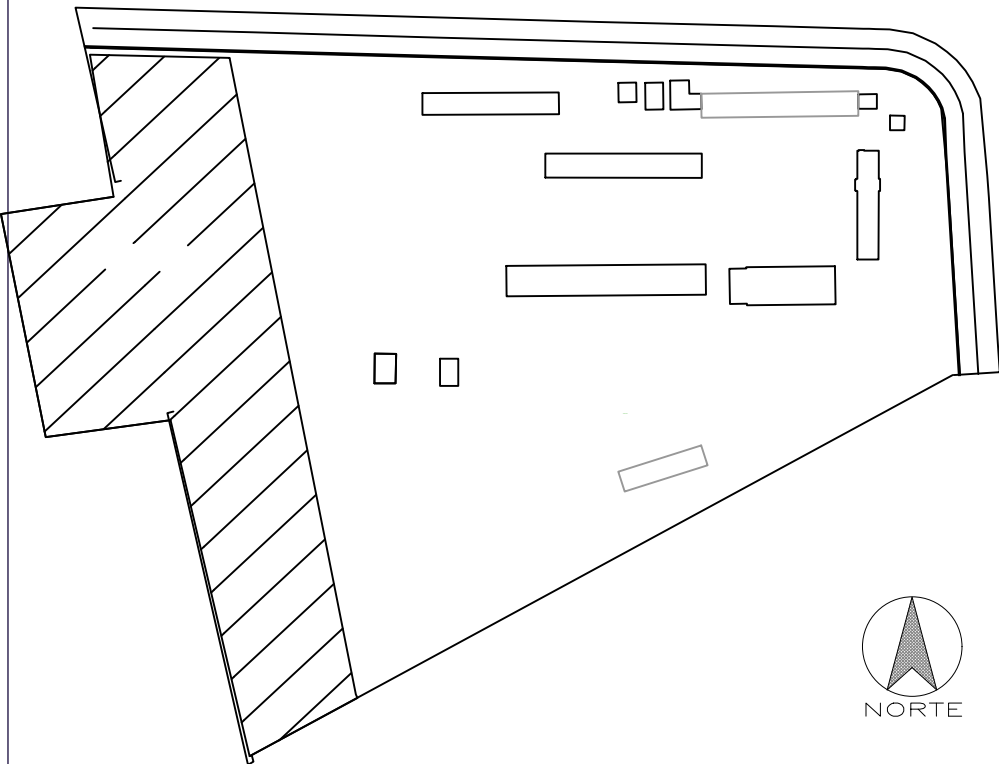

PROYECTO: BIRF-8542-SBCC-CF-2017-016

CONSULTORÍA PARA LA INTERVENCIÓN EN LA INFRAESTRUCTURA  
EXISTENTE Y PROPUESTA PARA LA REPOTENCIACIÓN DE LA UNIDAD  
EDUCATIVA JOSÉ MARÍA VELASCO IBARRA, UBICADA EN EL CANTÓN MILAGRO  
PROVINCIA DEL GUAYAS

UNIDAD EDUCATIVA:

"UNIDAD EDUCATIVA JOSÉ MARÍA VELASCO IBARRA"

CANTÓN:  
MILAGRO

PROVINCIA:  
GUAYAS

CONTIENE:

DISEÑO DEL  
SISTEMA AGUAS LLUVIAS

ESCALA:  
1 : 750

FECHA:  
Enero 2020

LÁMINA N.º  
HS-6/30

SELLOS MUNICIPALES: