



PLANTA BAJA

ESCALA 1:125

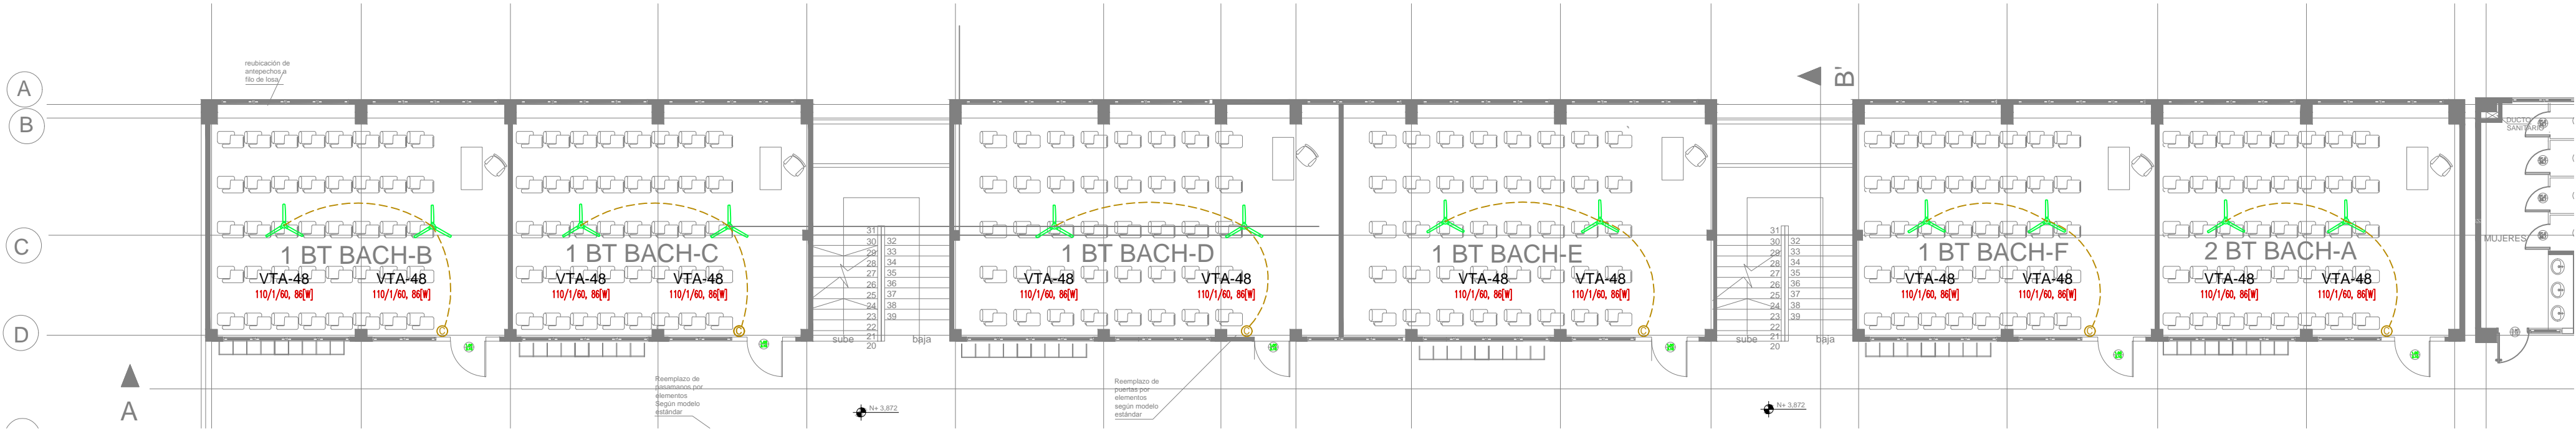

PRIMERA PLANTA

ESCALA 1:125

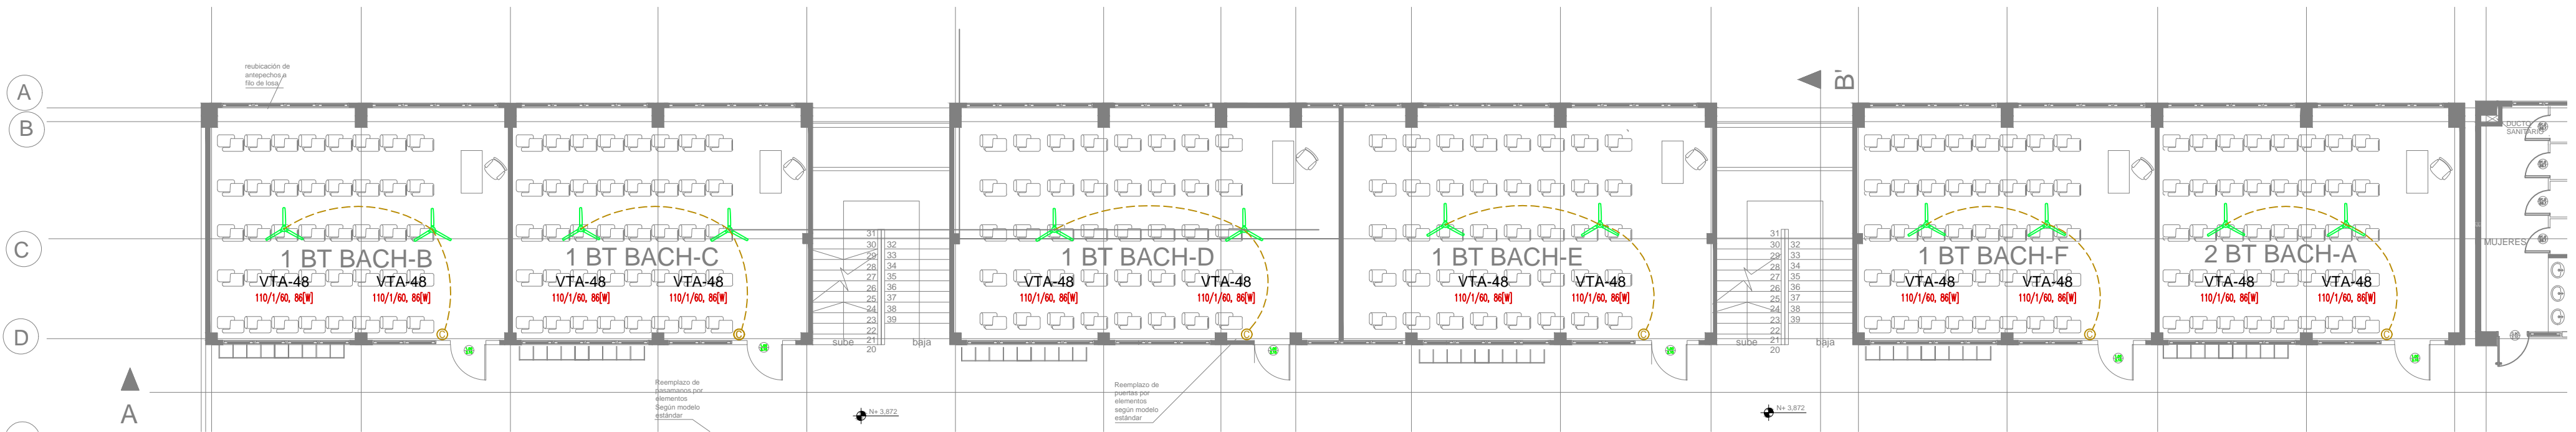

SEGUNDA PLANTA

ESCALA 1:125



FACHADA LATERAL

ESCALA 1:100

SIMBOLOS

SISTEMA DE AALL

- TUBERIA DE PVC DN DRENAJE DE AALL
- TUBERIA DE PVC DN DRENAJE DE AALL
- PUNTO DRENAJE
- BAJANTE
- CAJA DE REGISTRO DE AALL

.toda una vida.jpg

RESPONSABLES


ARQ. JOSÉ V. PADILLA
DIRECTOR DE PROYECTO
EMPRESA CONSULTORA SEG S.A

HERNÁN ERAZO VILLACRESES
ADMINISTRADOR DE CONTRATO
BIRF-8542-SBCC-CF-2017-016

ING. RODRIGO SÁNCHEZ MIÑO
INGENIERO DISEÑADOR
EMPRESA CONSULTORA SEG S.A

ING. JORGE GÓMEZ YASELGA
ESPECIALISTA HIDROSANITARIO
MINEDUC

ESQUEMA REFERENCIAL DEL PROYECTO:

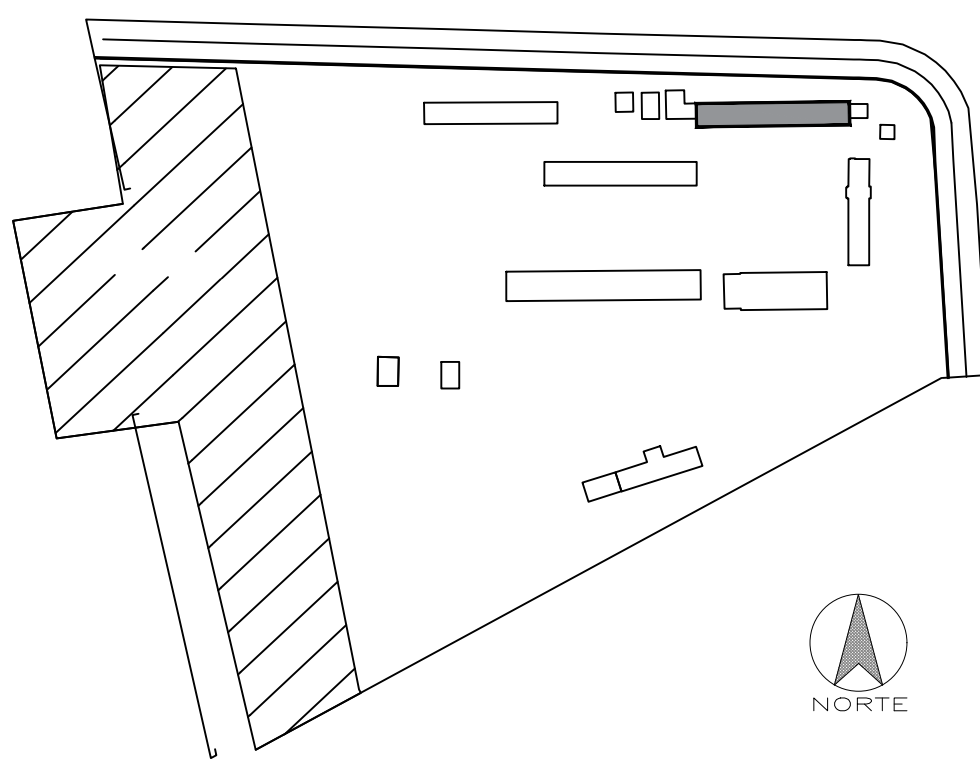

PROYECTO:

BIRF-8542-SBCC-CF-2017-016

CONSULTORÍA PARA LA INTERVENCIÓN EN LA INFRAESTRUCTURA
EXISTENTE Y PROPUESTA PARA LA REPOTENCIACIÓN DE LA UNIDAD
EDUCATIVA JOSÉ MARÍA VELASCO IBARRA, UBICADA EN EL CANTÓN MILAGRO
PROVINCIA DEL GUAYAS

UNIDAD EDUCATIVA:

"UNIDAD EDUCATIVA JOSÉ MARÍA VELASCO IBARRA"

CANTÓN:

MILAGRO

PROVINCIA:

GUAYAS

CONTIENE:

DISEÑO DEL SISTEMA DE AGUAS LLUVIAS
AIRE ACONDICIONADO
BLOQUE 3 - PLANTAS Y FACHADA

ESCALA:

1:125

FECHA:

2019

LÁMINA N.º

HS-A-AC-03

SELLOS MUNICIPALES: